


# RZUT PIWNIC

PROJEKT

SKALA 1:100

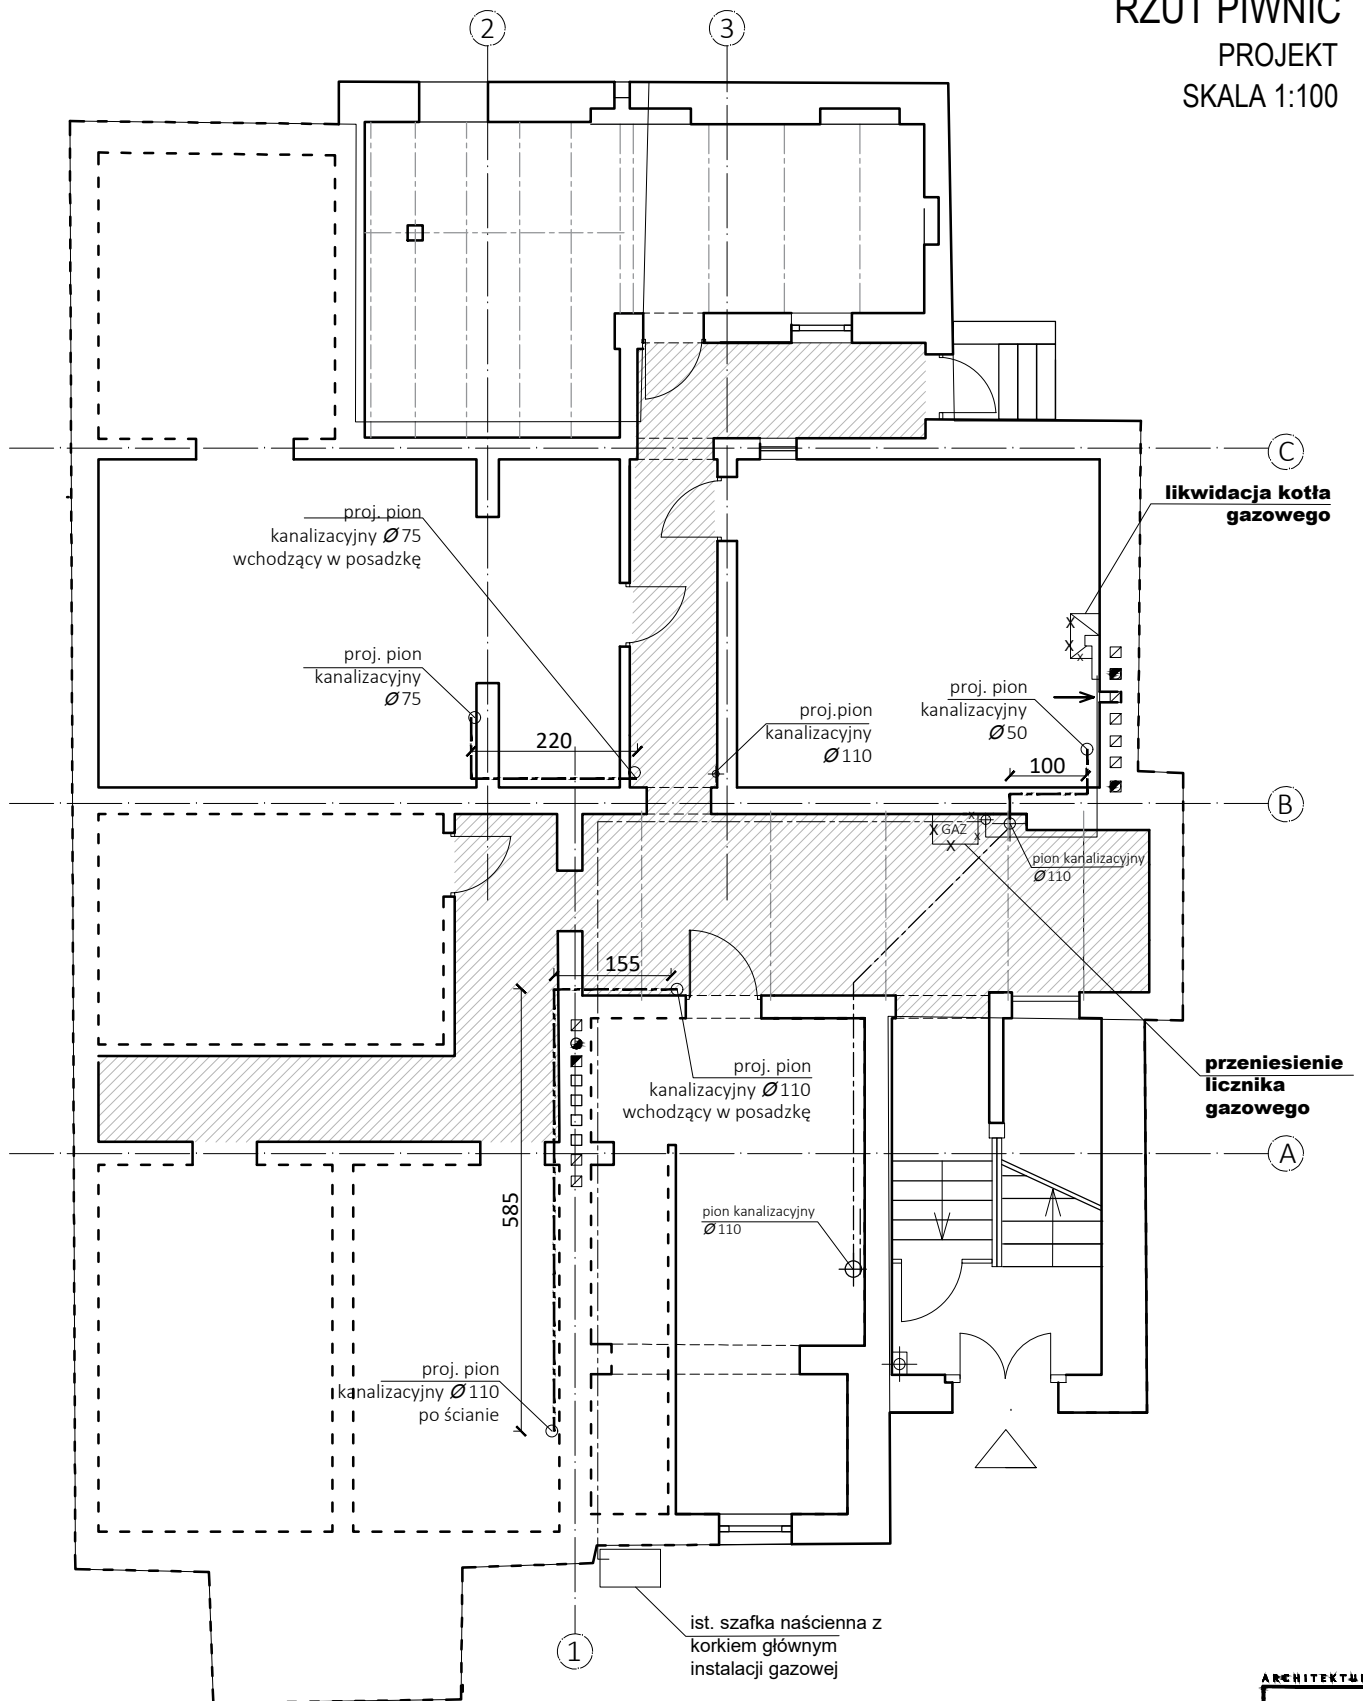

część wspólna w piwnicy



Projekt arch.-bud. podziału mieszkania z przebudową instalacji gazowej w budynku wielorodzinnym

ADRES INWESTYCJI Sopot, ul. T. Kościuszki 54/1, dz nr. 56 ark.31

TEMAT RYSUNKU **RZUT PIWNIC**

OPRACOWALI **mgr inż. arch. Jacek Kowalczyk  
spec. architektoniczna; nr upr. 2790 / Gd / 87  
mgr inż. arch. Karolina Otlowska**

INSTALACJA GAZOWA **mgr inż. Bożena Korczak  
nr upr. 19/Gd/96, spec. instalacyjna**

STADIUM  
**PROJEKT**

BRANŻA  
**ARCHITEKTURA**

SKALA DATA  
**1:100 26.10.22**

RYSunek  
**4**