


RZUT PIWNIC

PROJEKT

SKALA 1:100

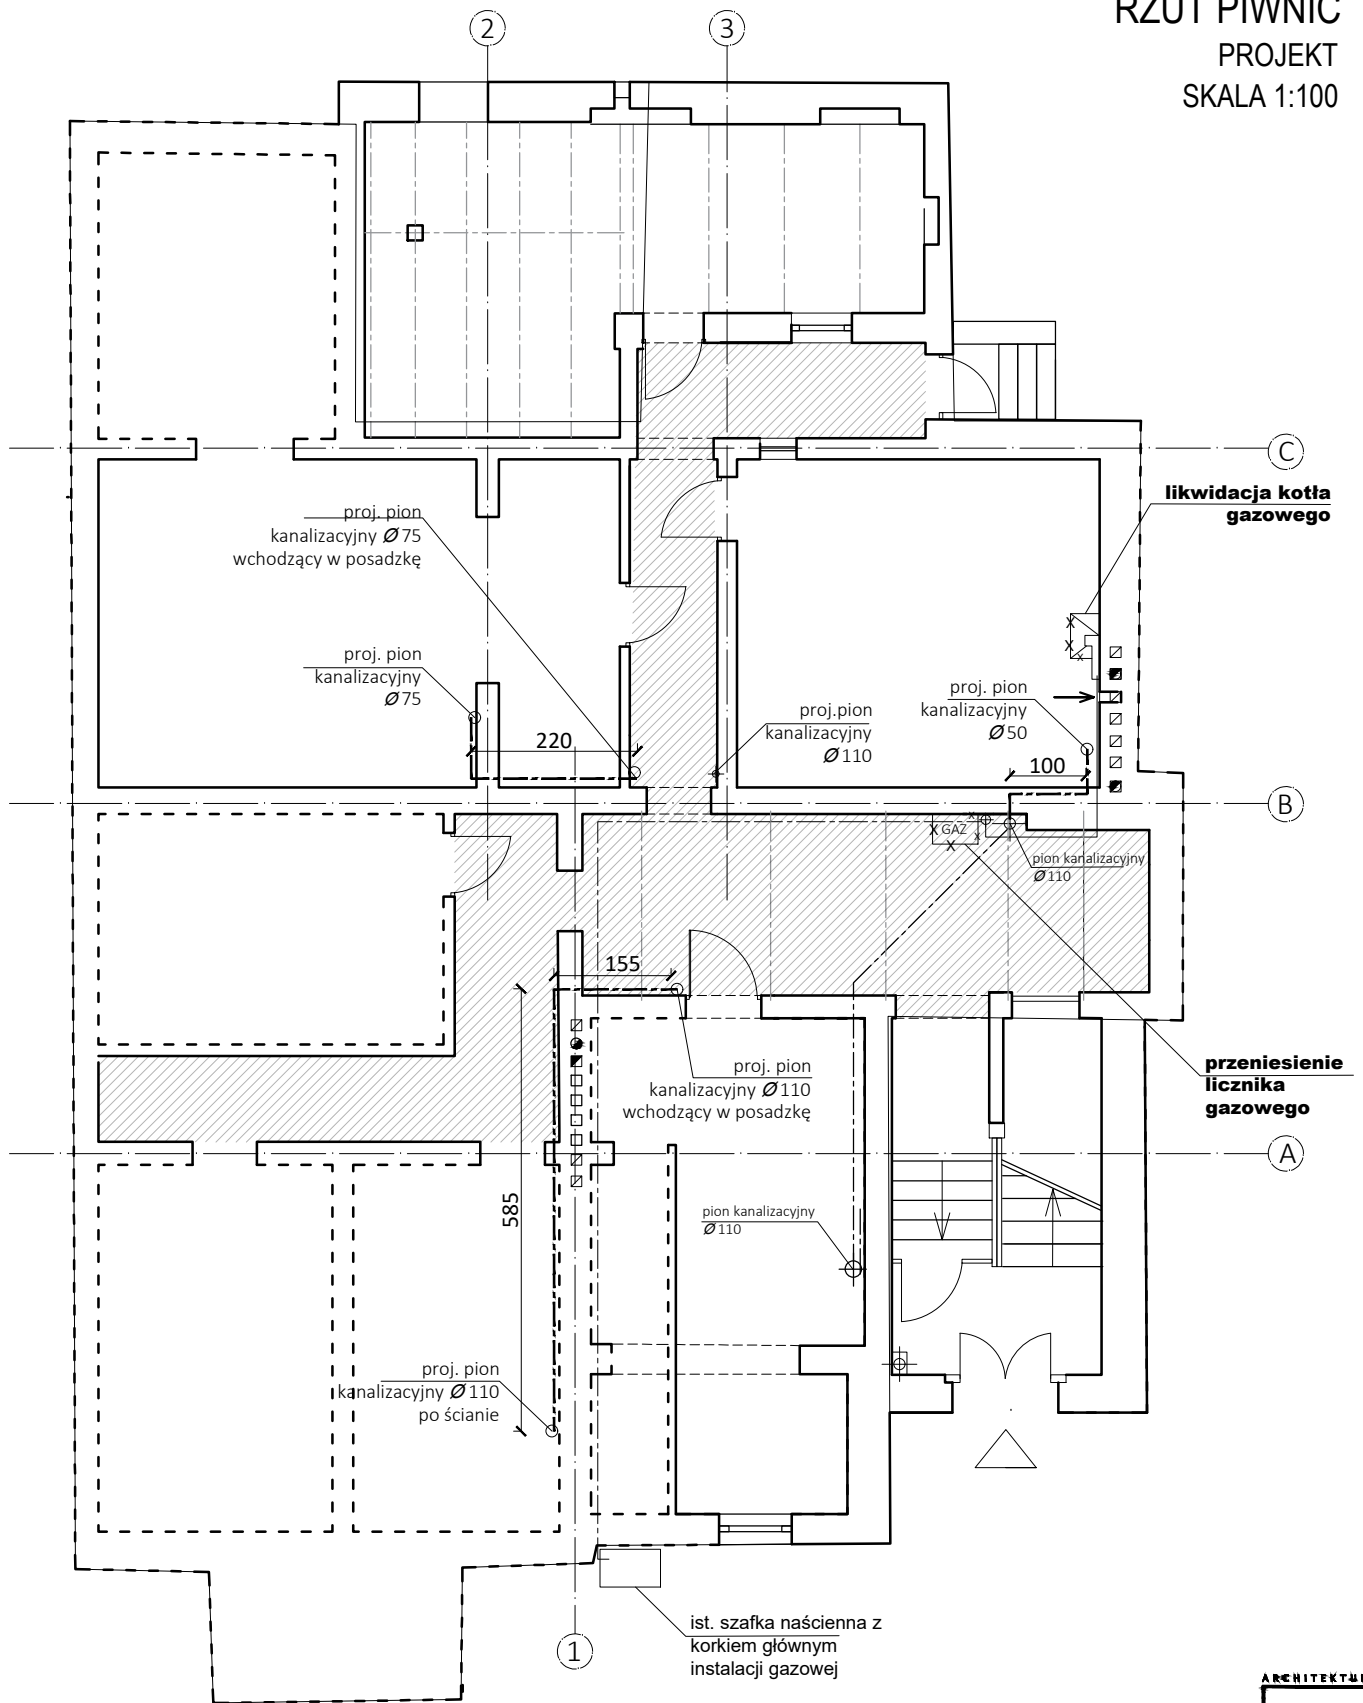

część wspólna w piwnicy



Projekt techniczny podziału mieszkania z przebudową instalacji gazowej w budynku wielorodzinnym

ADRES INWESTYCJI Sopot, ul. T. Kościuszki 54/1, dz nr. 56 ark.31

TEMAT RYSUNKU **RZUT PIWNIC**

OPRACOWALI **mgr inż. arch. Jacek Kowalczyk
spec. architektoniczna; nr upr. 2790 / Gd / 87
mgr inż. arch. Karolina Otlowska**

STADIUM
PROJEKT

BRANŻA
ARCHITEKTURA

SKALA DATA
1:100 26.10.22

RYSunek

1