



Rzut parteru (1:100)

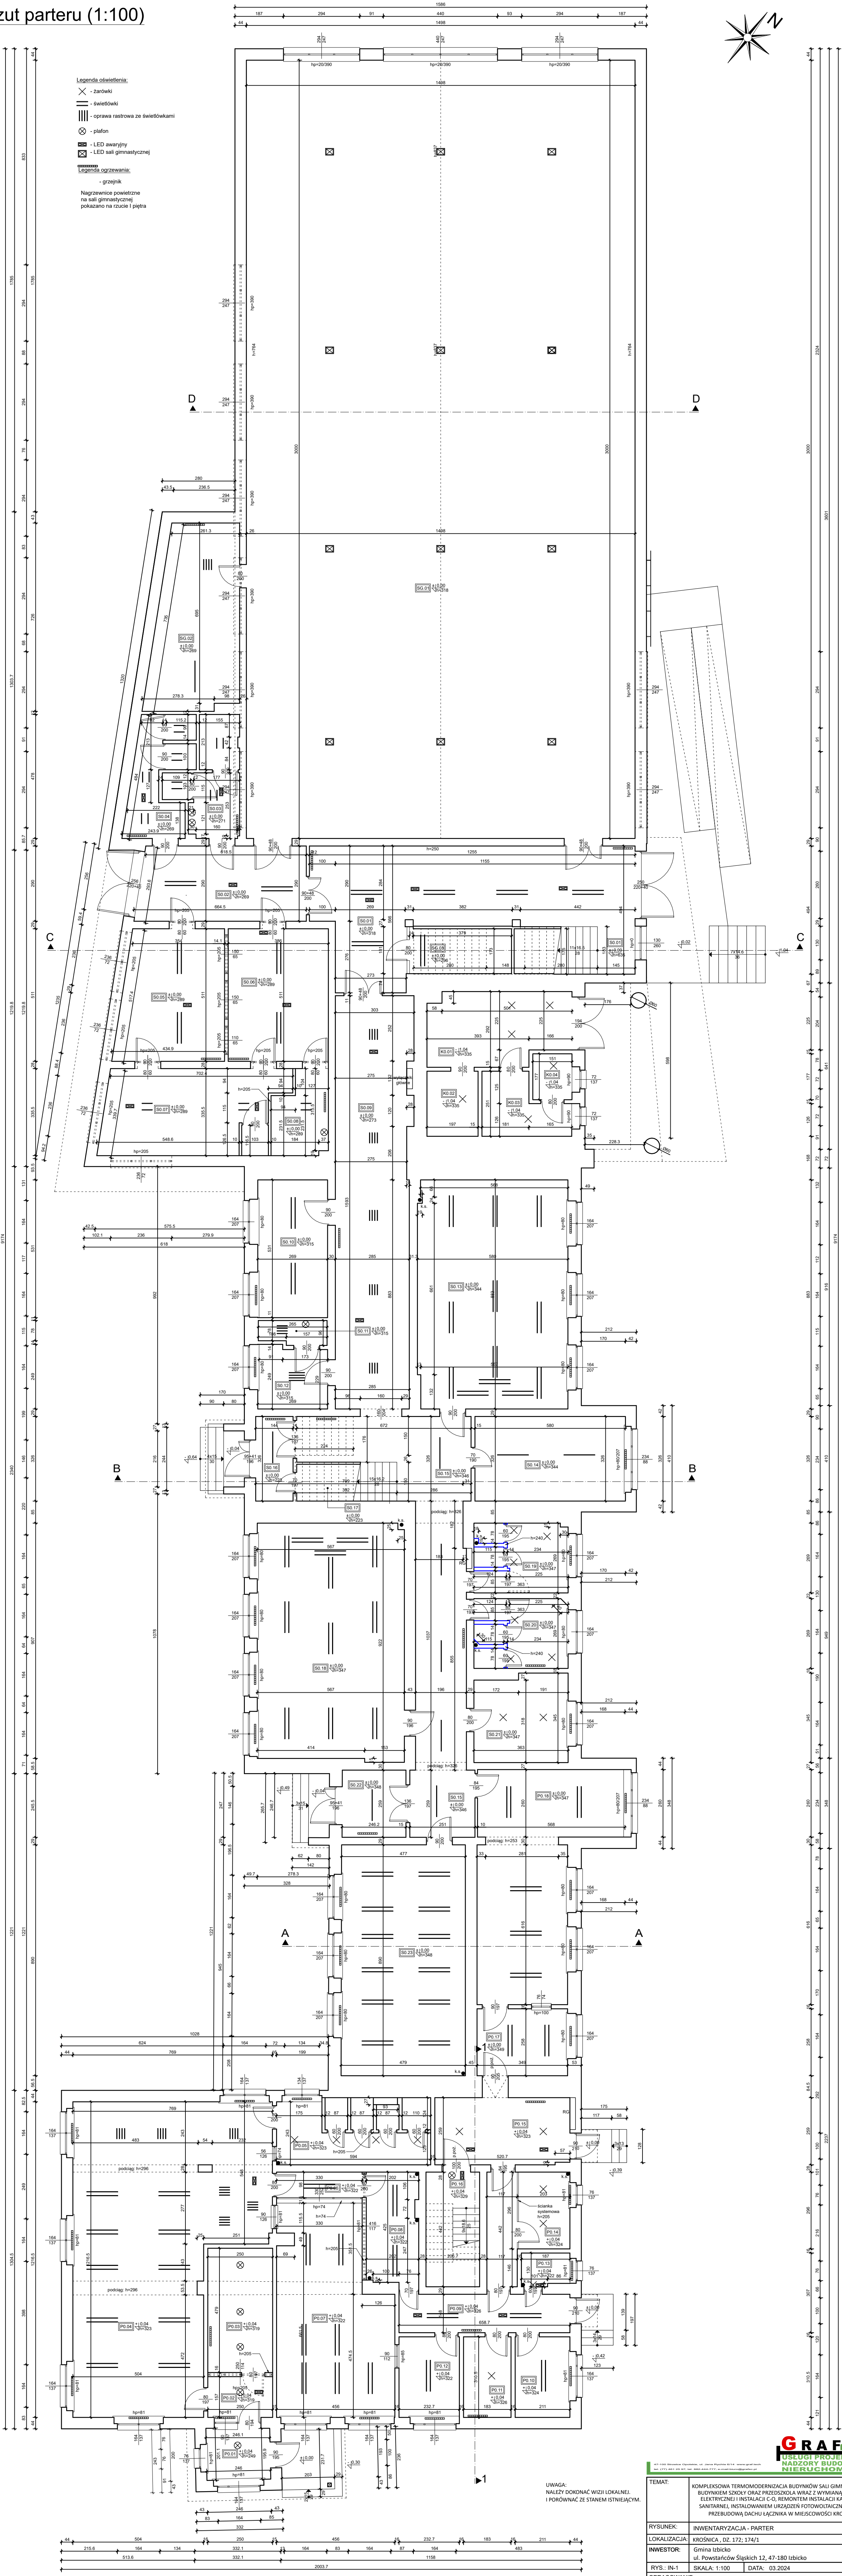

Legenda oświetlenia:
X - żarówki
||| - światłowki
||| - oprawa rastrowa ze światłownikami
⊗ - plafon
■ - LED awaryjny
■ - LED sali gimnastycznej
Legenda ogrzewania:
- grzejnik
Nagrzewanie powietrze na sali gimnastycznej pokazano na rzucie i piętra

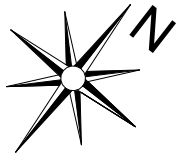

UWAGA:
Należy dokonać wizji lokalnej i porównać ze stanem istniejącym.



TEMAT:	KOMPLEKSOWA TERMOMODERNIZACJA BUDYNKÓW SALI GIMNASTYCZNEJ Z BUDYNKIEM SZKOŁY ORAZ PRZEDSZKOLA WRAZ Z WYKONANIEM INSTALACJI ELEKTRYCZNEJ I INSTALACJI C.O. REMONTEM INSTALACJI KANALIZACJI SANITARNEJ, INSTALOWANIEM URZĄDZEŃ FOTOWOLTAYCZNYCH ORAZ PRZEBUDOWĄ DACHU ŁĄCZNIKA W MIEJSCOWOŚCI KROŚNICA		
RYSUNEK:	INWENTARYZACJA - PARTER		
LOKALIZACJA:	KROŚNICA, DZ. 172; 174/1		
INWESTOR:	Gmina Izbicko ul. Powstańców Śląskich 12, 47-180 Izbicko		
RYs. in-1	SKALA: 1:100	DATA: 03.2024	
OPRACOWANIE: inż. Grzegorz Szober			