


Rzut piętra (1:100)

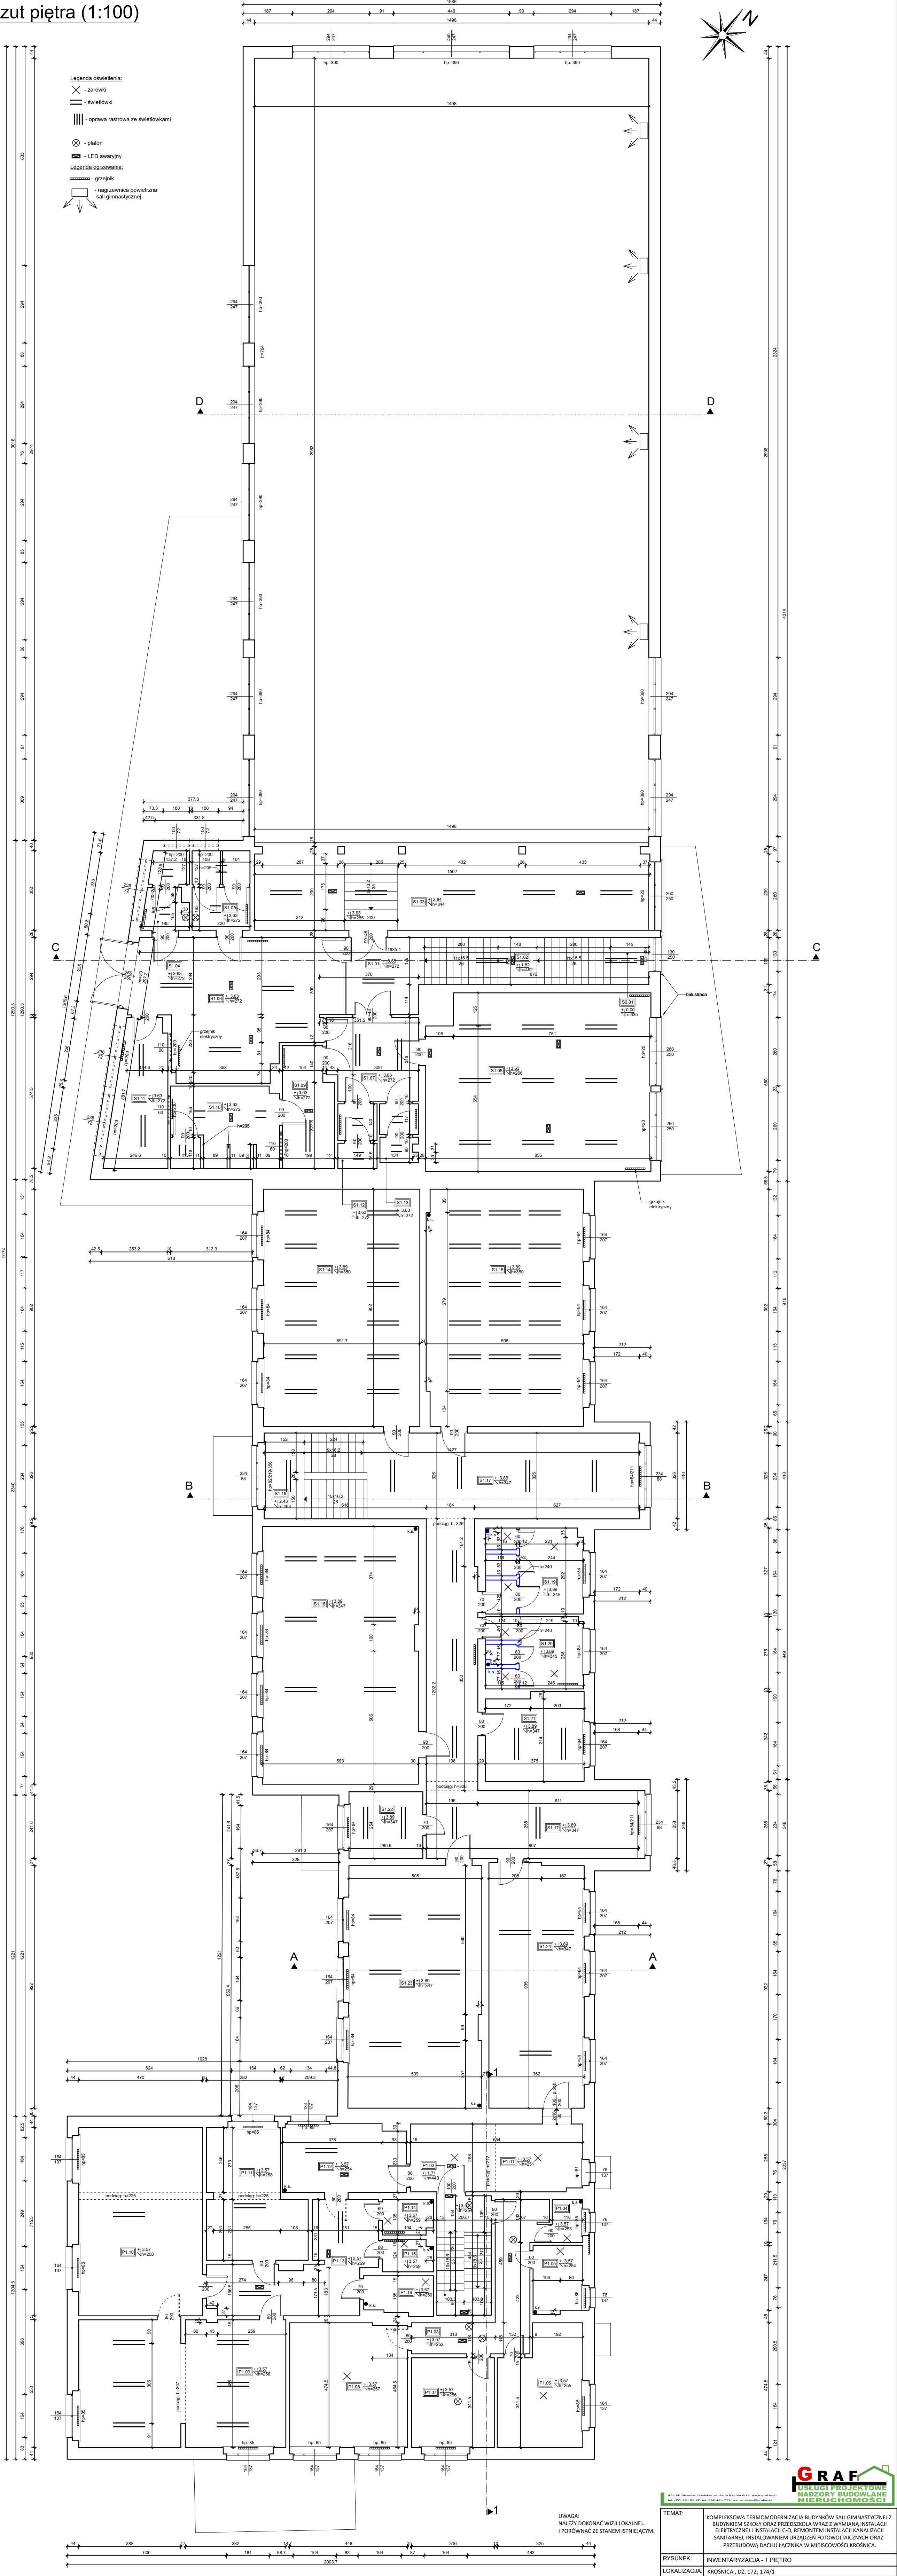

GRAF USŁUGI PROJEKTOWE NADZORY BUDOWLANE NIERUCHOMOŚCI	
TEMAT:	KOMPLEKSOWA TERMOMODERNIZACJA BUDYNKÓW SALI GIMNASTYCZNEJ Z BUDYNKIEM SZKOŁY ORAZ PRZEDSZKOLA WRAZ Z WYMIANĄ INSTALACJI ELEKTRYCZNEJ I INSTALACJĄ C.O. REMONTEM INSTALACJI KANALIZACJI SANITARNEJ, INSTALOWANIEM URZĄDZEŃ FOTOWOLTAICZNYCH ORAZ PRZEBUDOWĄ DACHU ŁĄCZNIKA W MIEJSCOWOŚCI KROŚNICA.
RYSunek:	INWENTARYZACJA - 1 PIĘTRO
LOKALIZACJA:	KROŚNICA, DZ. 172.174/1
INWESTOR:	Gmina Izbicko ul. Powstańców Śląskich 12, 47-180 Izbicko
KW: IN-2	SKALA: 1:100
OPRACOWANIE:	DATA: 03.2024
inż. Grzegorz Szóber	