


RZUT PARTERU
SKALA 1:100

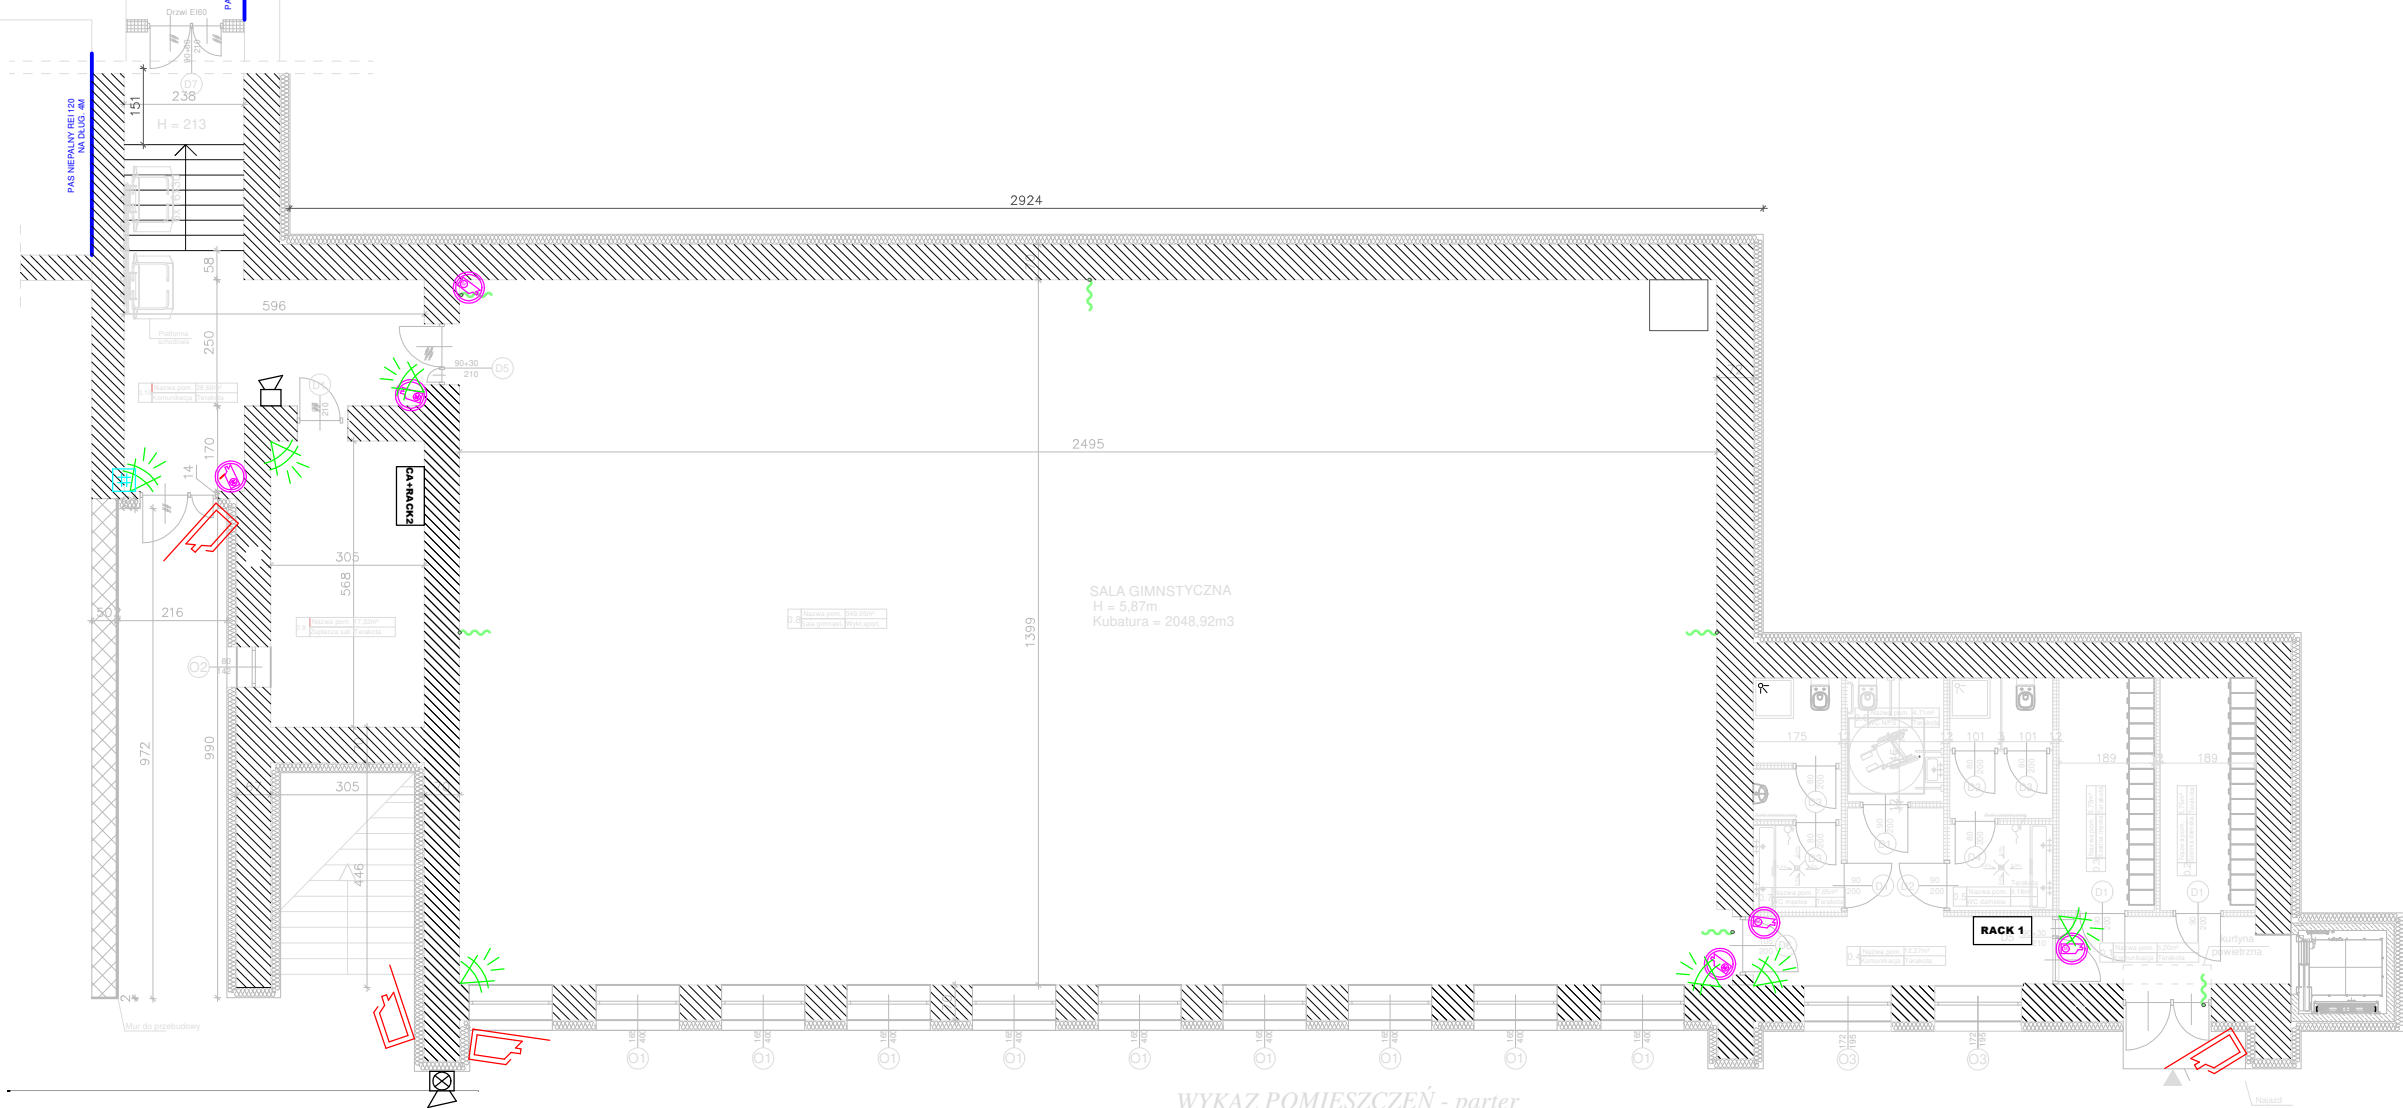

WYKAZ POMIESZCZEŃ - parter

Nr	NAZWA POMIESZCZ.	POW.
0.1	Komunikacja	5,20 m ²
0.2	Szatnia damska	8,75 m ²
0.3	Szatnia męska	8,75 m ²
0.4	Komunikacja	12,27 m ²
0.5	WC damskie	9,18 m ²
0.6	WC NPS	4,21 m ²
0.7	WC męskie	7,65 m ²
0.8	Sala gimnastyczna	349,05 m ²
0.9	Zaplecze sali	17,32 m ²
0.10	Komunikacja	28,68 m ²
RAZEM:		451,56 m ²

LEGENDA:

	ŚCIANY ISTNIEJĄCE
	OGRZEWANIE PROJEKTOWANE
	PROJEKTOWANE ZMIANY

Rysunek jest elementem projektu architektoniczno-budowlanego zgodnie z ustawą Prawo budowlane. Szczegóły techniczne, technologiczne i wykonawcze winny zostać zawarte w projekcie technicznym będącym oddzielnym opracowaniem projektowym. Prawa autorskie. Bez odpowiedniej zgody autora nie może być on wykorzystywany lub reprodukowany. Copyright of this drawing. Reproduction or use of this drawing without proper permission is forbidden. UWAGA: powierzchnie pomieszczeń podano po obrysie podłóg. Rysunek należy rozpatrywać w całości z resztą opracowania projektowego.

- Legenda elementów projektowanych
- Kamera IP tubowa zewnętrzna (parametry zgodnie z opisem technicznym)
 - Kamera IP kopułkowa wewnętrzna (parametry zgodnie z opisem technicznym)
 - Czujka instalacji alarmowej (parametry zgodnie z opisem technicznym)
 - Manipulator instalacji alarmowej (parametry zgodnie z opisem technicznym)
 - Sygnalizator zewnętrzny i wewnętrzny instalacji alarmowej
 - RACK 1** Szafa RACK nr 1 wisząca (wyposażenie zgodnie z rys.6)
 - CA+RACK2** Szafa RACK nr 2 wisząca (wyposażenie zgodnie z rys.6) oraz centrala alarmowa

ZAMIERZENIE (ZAMÓWIENIE):		
Modernizacja sali gimnastycznej z dostosowaniem do potrzeb dzieci		
OBIEKT:		
Nazwa:	Sala gimnastyczna	
Nr ewid. działki (ek):	682, 683/1, 695/12, 695/13, 695/14, 700/3, obr.: Zarzeczce III	
INWESTOR (ZAMAWIAJĄCY):		
Imię nazwisko lub nazwa:	Miasto Kraśnik	
Adres:	Lubelska 84, 23-200 Kraśnik	
RYSUNEK:		
TYTUŁ:	SKALA:	NUMER:
Monitoring i alarm - parter	1:150	8
PROJEKTOWAŁ/OPRACOWAŁ:		SPRAWDZIŁ:
DATA:	grudzień, 2024 r	DATA:
mgr inż. Adrian Jakubczyk Upr. nr LUB/0338/PBE/20	mgr inż. Tomasz Muzyka Upr. nr LUB/0032/PWOE/14	grudzień, 2024 r