


RZUT PIWNIC  
 INWENTARYZACJA  
 1:50

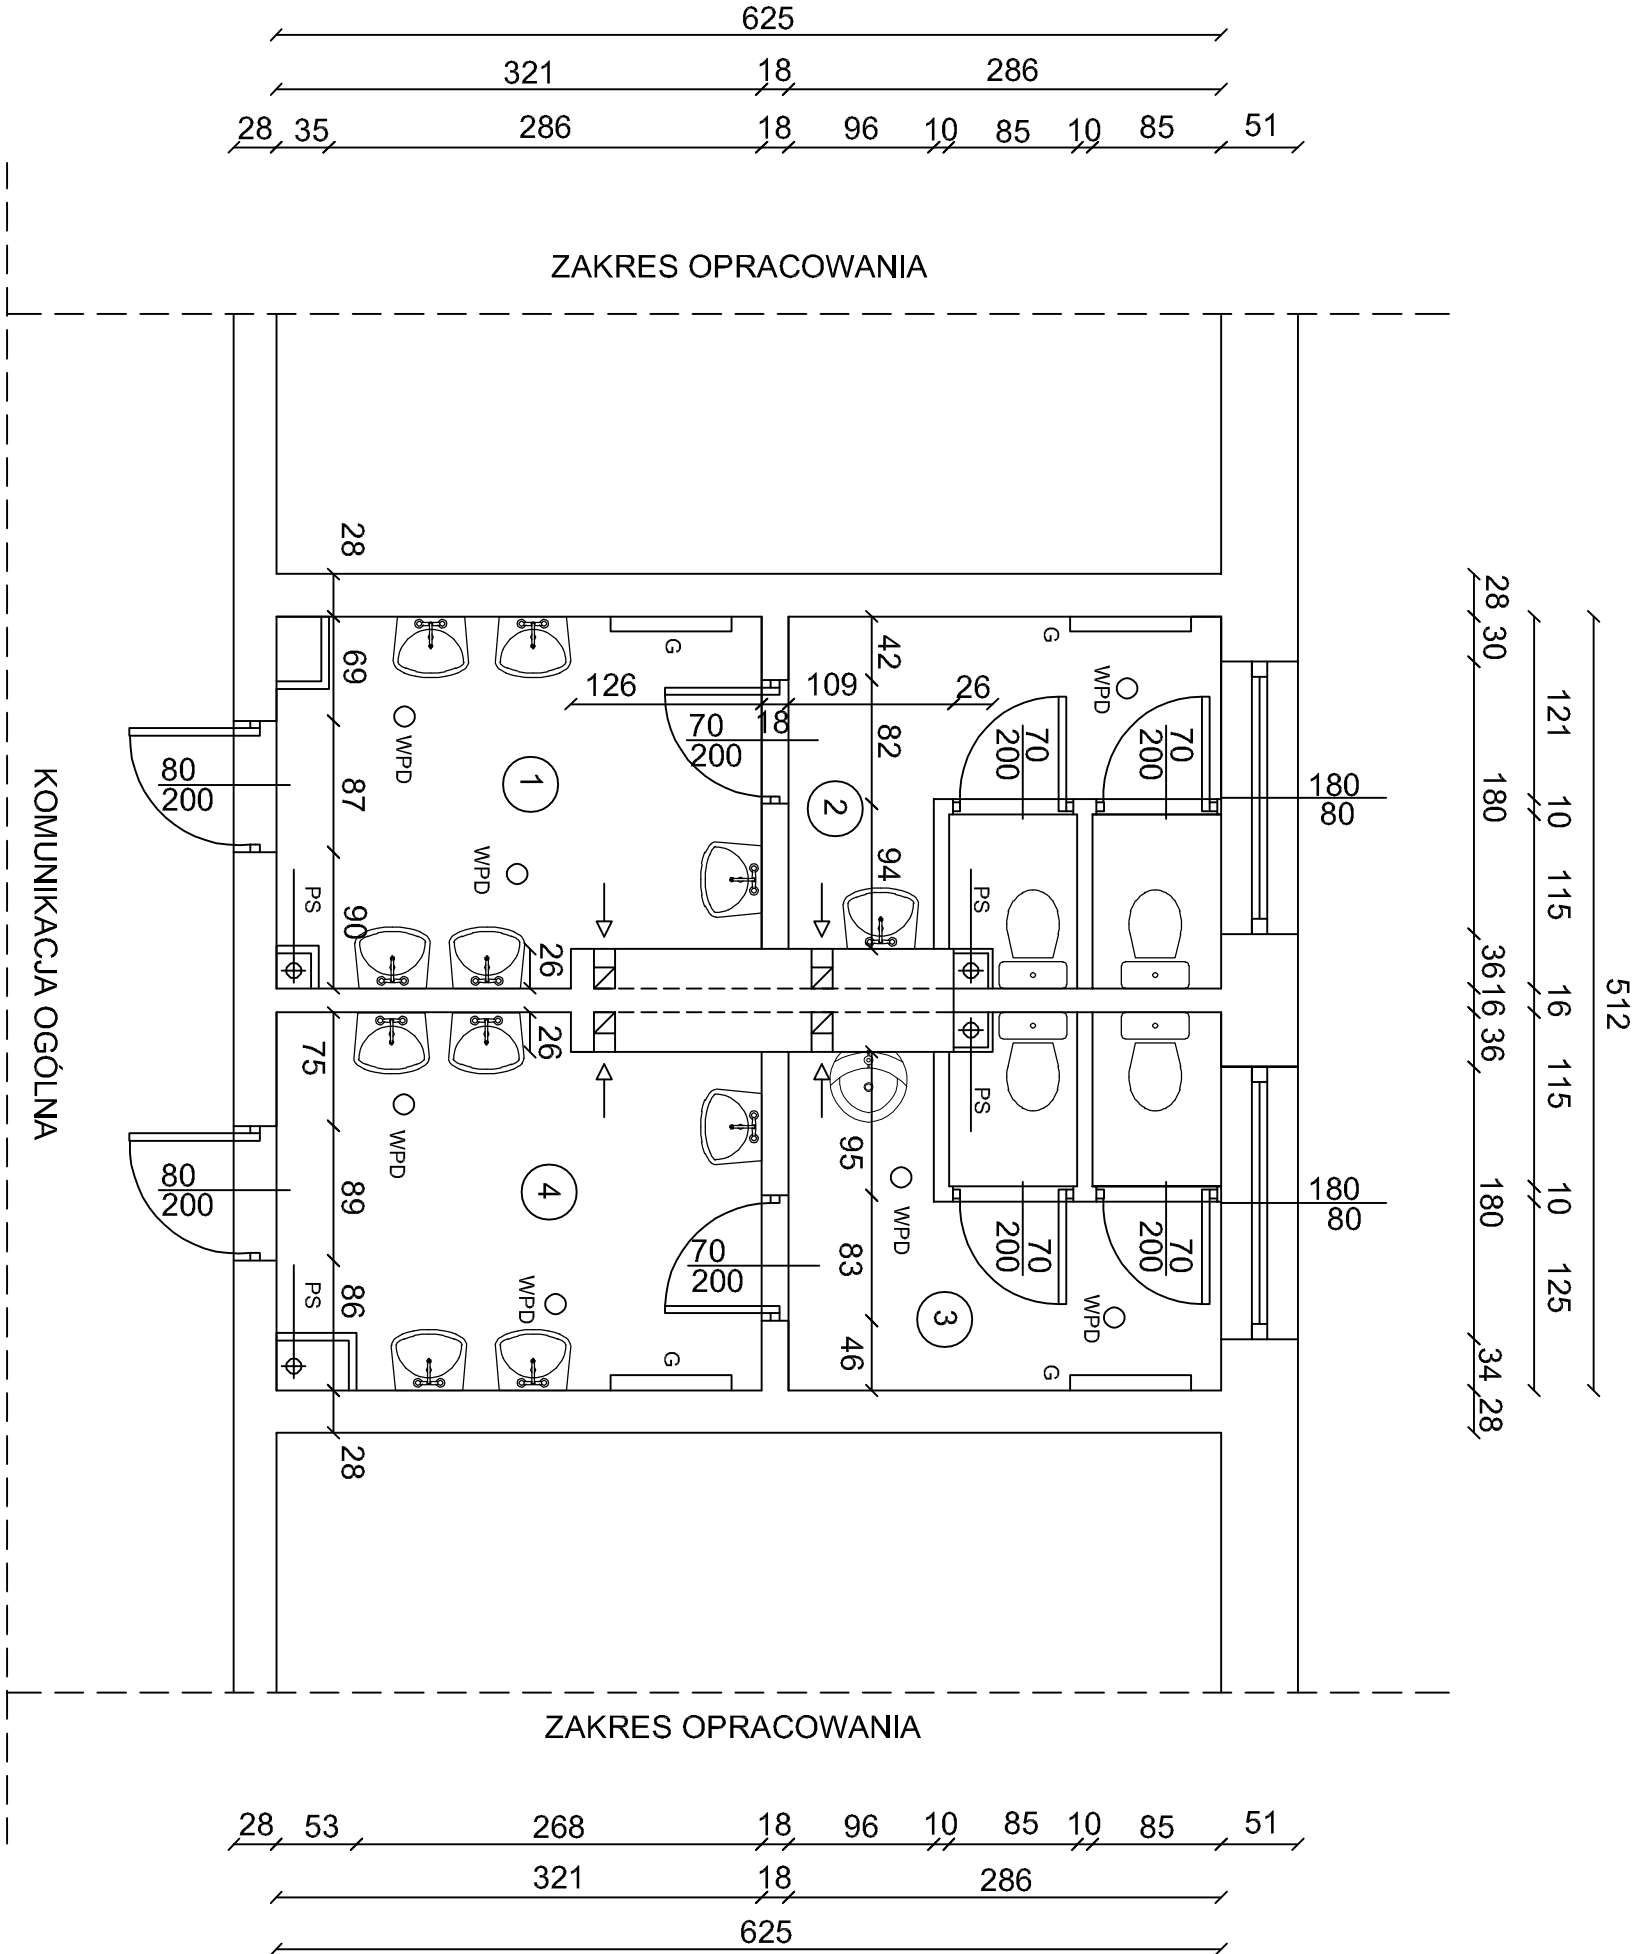

| Zespół Szkół, im. Jana Pawła II w Łobieniu |  |               |
|--|--|---------------|
| NR   | NAZWA                                    | POSIADZKA     |
| 1  | POMIESZCZENIA PRZEDSIONEK W.C. DZIEWCZAŁ | TERAKOTA 7,56 |
| 2  | W.C. DZIEWCZAŁ                           | TERAKOTA 6,70 |
| 3  | W.C. CHŁOPCÓW                            | TERAKOTA 6,82 |
| 4  | PRZEDSIONEK W.C. CHŁOPCÓW                | TERAKOTA 7,68 |
| POWIERZCHNIA RAZEM ⇒                       |  | 28,76         |

- LEGENDA OZNACZEŃ  
 1.  $\Phi$  istniejący pion kanalizacji sanitarniej o średnicy  $\varnothing$  110 mm  
 2.  $\square$  istniejący grzejnik płytowy WPD  
 3.  $\circ$  istniejący wpust podłogowy odpływowy  
 4. Wysokość pomieszczeń H= 3,22 m

|  |  |
|--|--|
| PRZEDSIĘBIORSTWO INŻYNIERYJNO - PROJEKTOWE "OSENKA" KINGA ZAWISTOWSKA<br>ul. Mikolaja Kopernika 37/3, 14-200 Iława<br>NIP: 744-103-71-31, tel.: +46 695 585 007<br>e-mail: projekt-osenska74@wp.pl |  |
| INWENTARYZACJA   |  |
| TEMAT:   | Rzut piwnic  |
| OBIEKT:  | Remont i przebudowa sanitariatów w budynku Zespołu Szkół im. Jana Pawła II w Łobieniu na działce geod nr 59/2, 53, 52, 51/3. |
| INWESTOR:  | Gmina Nowa Wieś Lęborska<br>ul. Grunwaldzka 24,<br>84-351 Nowa Wieś Lęborska   |
| STADIUM:   | INWENTARYZACJA   |
| BRANŻA:  | ARCHITEKTURA   |
| BRANŻA:  | IMIE I NAZWISKO  |
| Opisane  | Int. ANDRZEJ ZAWISTOWSKI   |
| NR RYS.:   | SKALA: 1:50  |
| DATA OPRACOWANIA: 05.2025r.  |  |