

RZUT PIWNIC

1:50


ZESTAWIENIE POMIESZCZEŃ

Zespół Szkół, im. Jana Pawła II w Lebieniu			
NR	NAZWA POMIESZCZENIA	POSADZKA	POWIERZCHNIA M ²
1	W.C. DLA OSÓB NIEPEŁNOSPRAWNYCH	TERAKOTA R10	6,58
2	W.C. CHŁOPCÓW	TERAKOTA R10	15,48
3	PRZEDSIÖNIEK W.C. CHŁOPCÓW	TERAKOTA R10	6,70
POWIERZCHNIA RAZEM ⇒			28,76

- UWAGI**
- nowa lokalizacja gaśniczków do przeniesienia
 - W.M. - wentylacja mechaniczna - wymuszona za pomocą wentylatorów
 - P - pochwyty systemowe ze stali nierdzewnej dla osób niepełnosprawnych
 - Ścianki kabln w.c. i ścianki przy pisuarach wykonać z płyt HPL o wysokości 2,0 m z przeszwitem dolnym od posadzki o wysokości 0,15 cm
 - Sufit podwieszany systemowy, kasetonowy np. typu ARMSTRONG/HYDROBOARD o grub. płyt 15 mm z welny szklanej o wym. 600x600 mm, waga 11,5 kg/m², Euroklasa (reakcja na ogień A2-s1, d0 lub inny produkt równoważny)
 - Projektowana wysokość pomieszczeń H=2,80 m
 - Projektowana lokalizacja wpusów podłogowych

LEGENDA

- Projektowane wyburzenia istniejących ścian oraz otworów drzwiowych
- Projektowane ścianki działowe murywane z bloczków silikatowych o grub. 12 cm i 10 cm

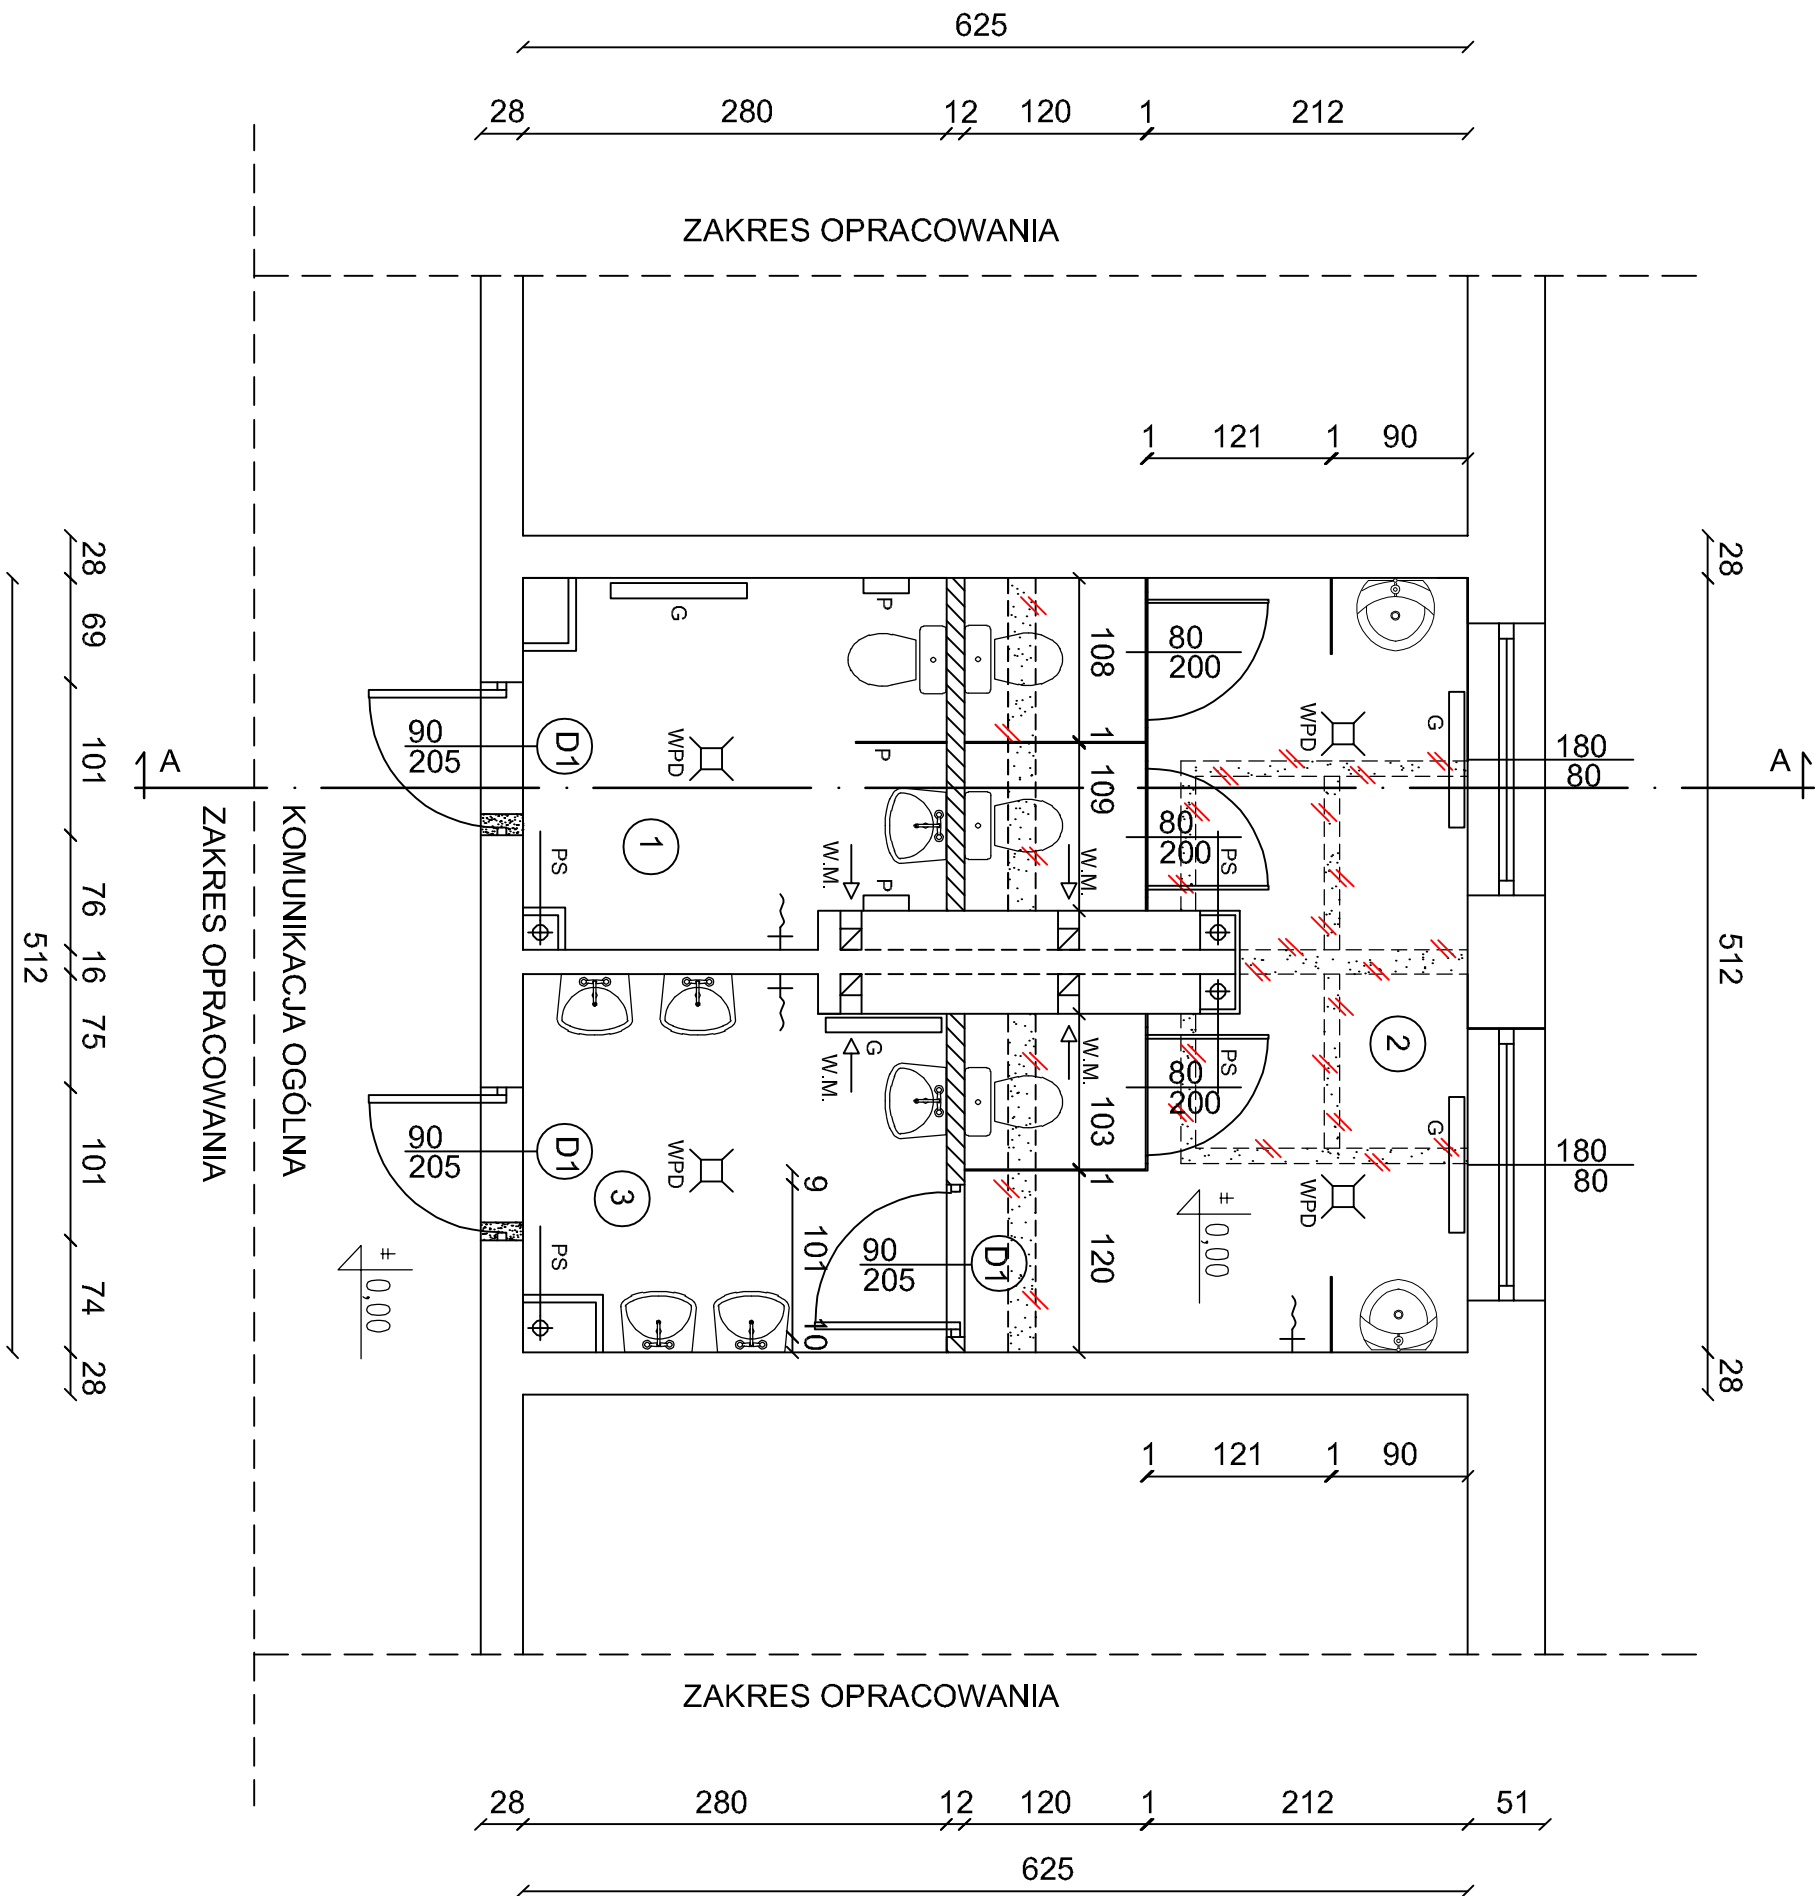

PRZEDSIĘBIORSTWO INŻYNIERYJNO - PROJEKTOWE "OŚMIKA" KINIGA ZAWISTOWSKA ul. Mikołaja Kopernika 3/13. 14-200 Iława NIP: 744-103-71-31. tel.: +48 695 385 007 e-mail: projekt-osenika74@wp.pl	
PROJEKT TECHNICZNY REMONTU	
TEMAT:	Rzut piwnic
OBIEKT:	Remont i przebudowa sanitariatów w budynku Zespołu Szkół im. Jana Pawła II w Lebieniu na działce geod nr 59/2, 53, 52, 51/3.
INWESTOR:	Gmina Nowa Wieś Leborska ul. Grunwaldzka 24, 84-351 Nowa Wieś Leborska
STADIUM:	PROJEKT TECHNICZNY REMONTU
BRANŻA:	ARCHITEKTURA
AUTORZY DOKUMENTACJI:	IMIĘ I NAZWISKO
BRANŻA:	IMIĘ I NAZWISKO
PROJEKTOWAŁ:	IMIĘ I NAZWISKO
Opracował:	IMIĘ I NAZWISKO
NR RYS.:	SKALA:
1:50	26.05.2025r.