




 




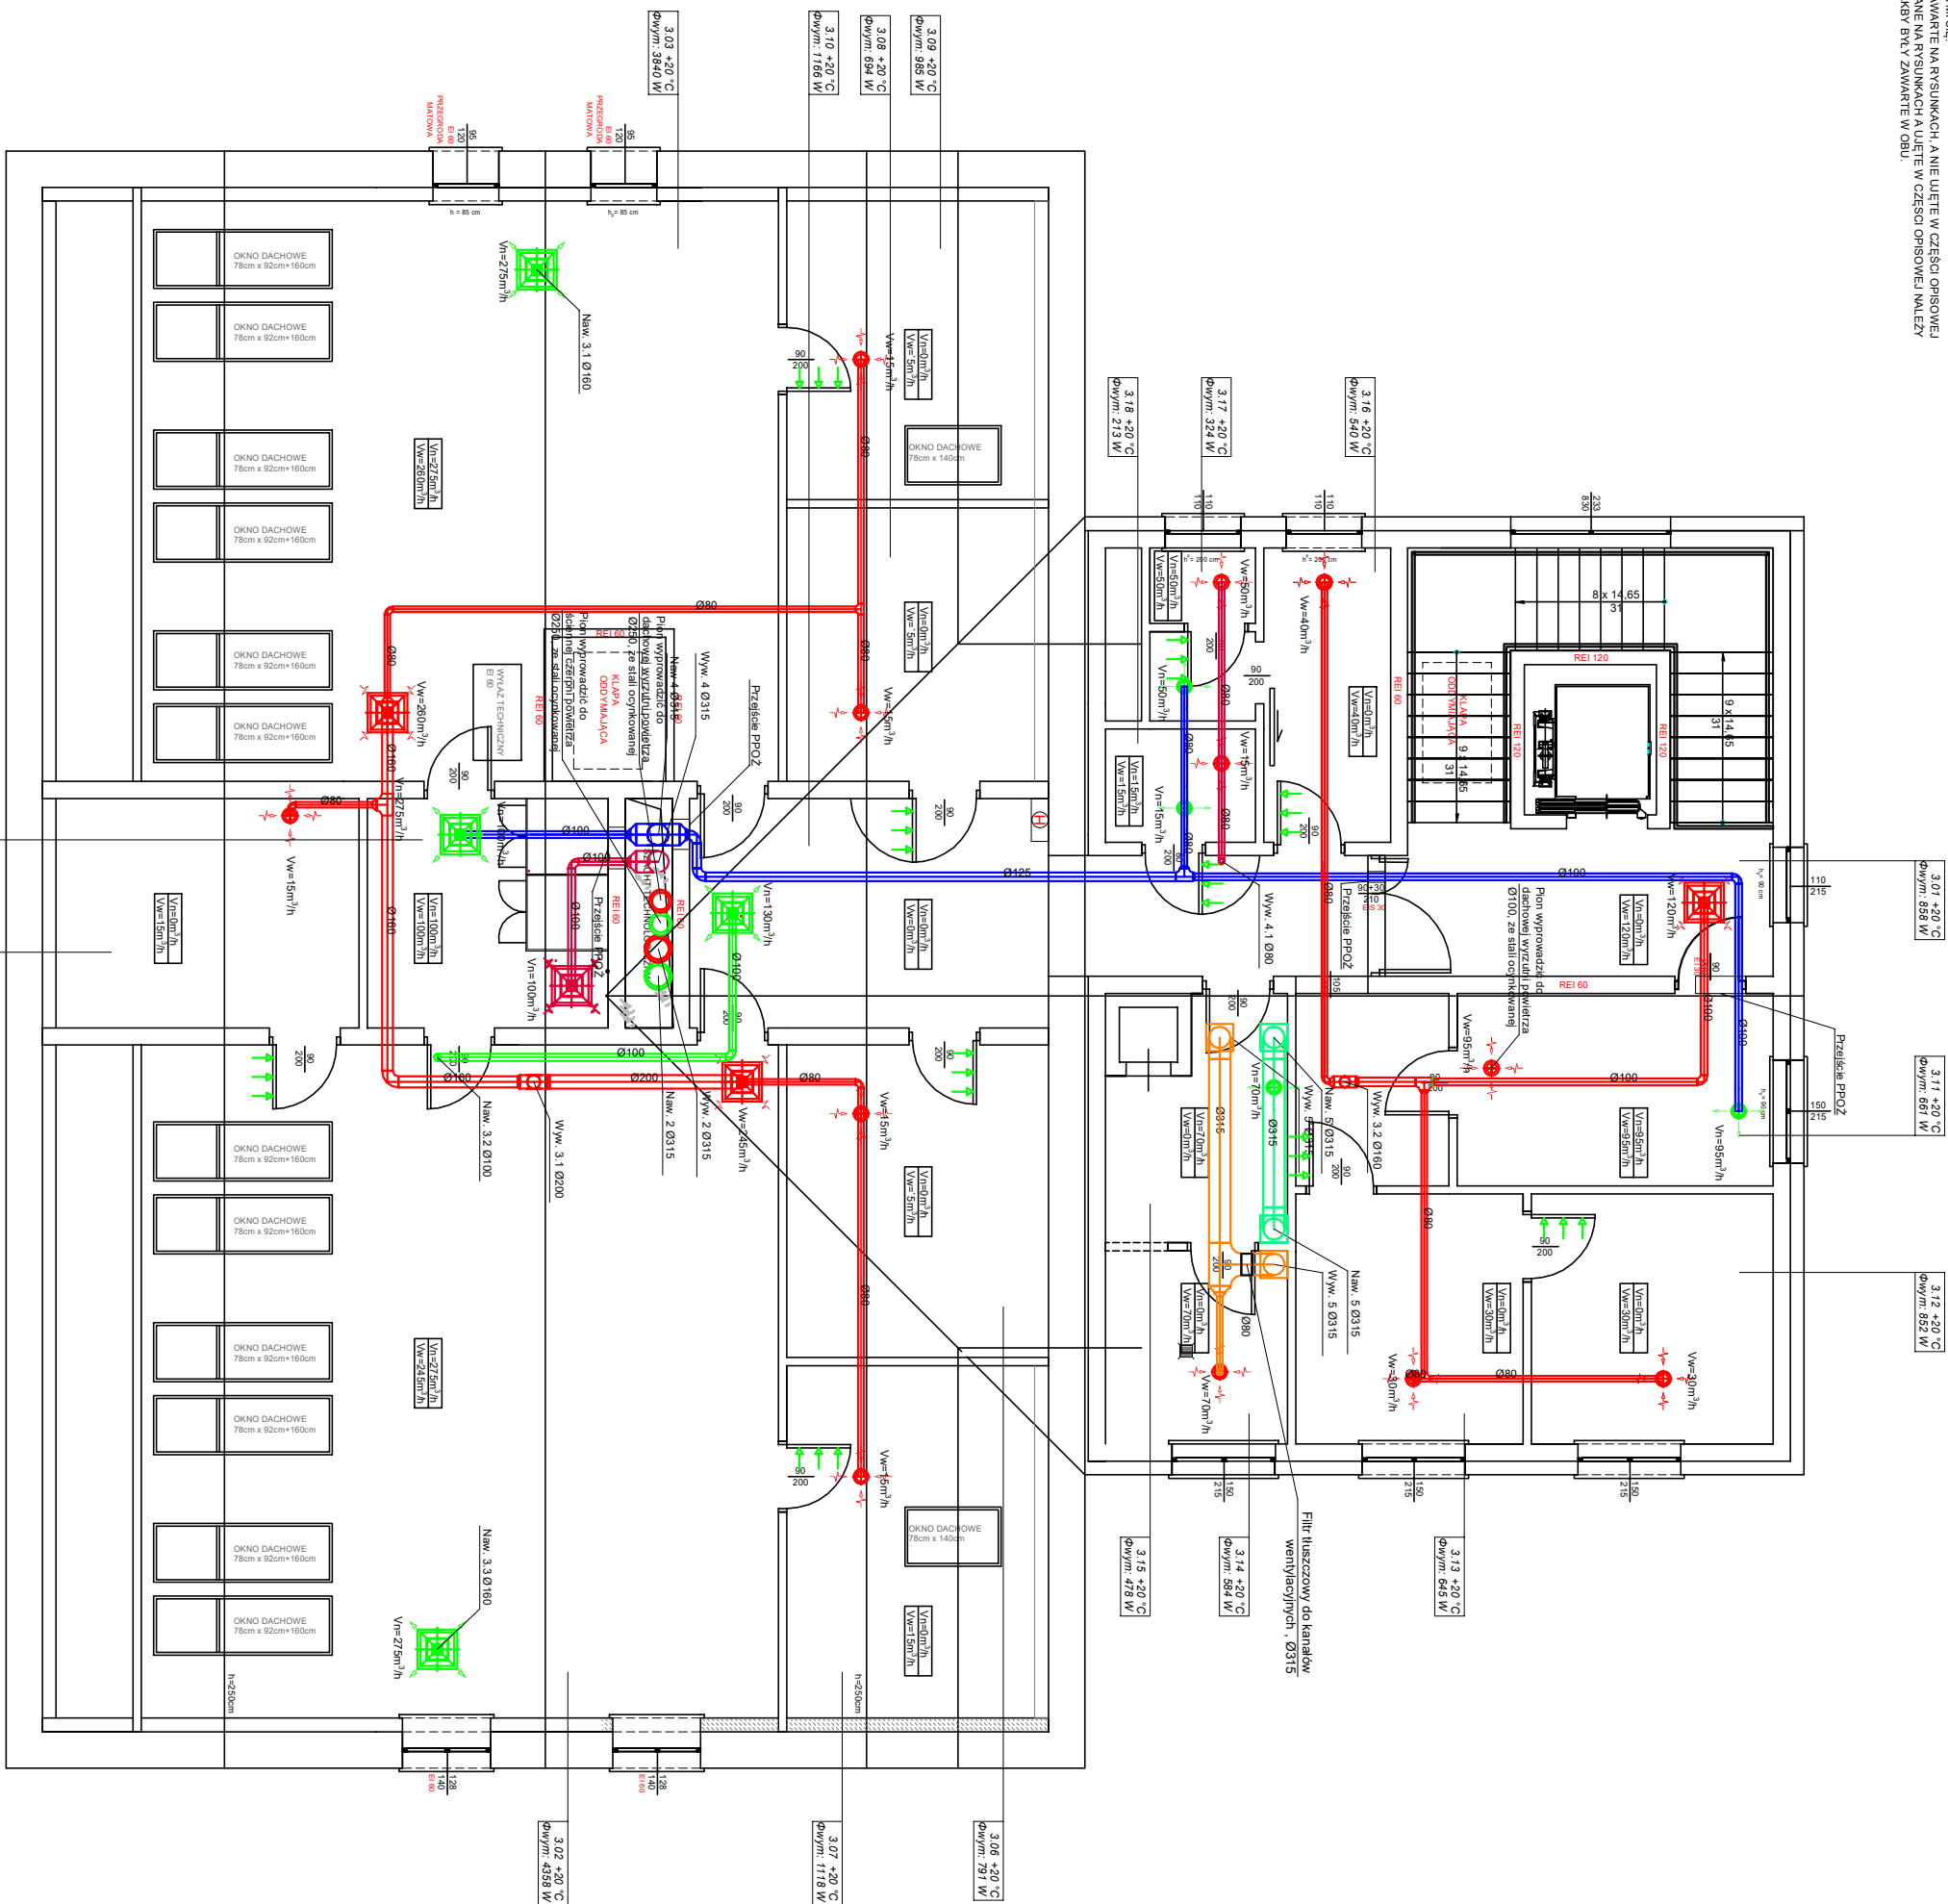


UMAGA
RYSUNKI ORAZ CZĘŚĆ OPISOWA SĄ CZĘŚCIAMI PROJEKTU WZajemnie
UZUPEŁNIAJĄCYMI SIĘ.
INFORMACJE ZAWARTÉ NA RYSUNKACH, A NIE UJĘTE W CZĘŚCI OPISOWEJ,
LUB NIE POKAZANE NA RYSUNKACH A UJĘTE W CZĘŚCI OPISOWEJ NALEŻY
TRAKTOWAĆ JAKBY BYŁY ZAWARTÉ W OBU.



LEGENDA

	Kanal nawiewny czysty (kontraze, siele)	Spiro
	Kanal wywiewny brudny (kontraze, siele)	Spiro
	Kanal nawiewny czysty (gastroonomia)	Spiro
	Kanal wywiewny brudny (kontraze, siele)	Spiro
	Kanal nawiewny czysty (WC, szałnie)	Spiro
	Kanal wywiewny brudny (WC, szałnie)	Spiro
	Nawiewnik sufitowy kwadratowy	
	Nawiewnik zawr. wentylacyjny malowany z izolacją	
	Wywiewnik sufitowy kwadratowy	
	Wywiewnik zawr. wentylacyjny malowany z izolacją	

**Przejdźcie przez przegrody
zabezpieczone przeciwpożarowo
wykonać poprzez
kolumny ogniochronne**

STUDIO ARCHITEKTURY PIOTR GWIRKO		STUDIO ARCHITEKTURY PIOTR GWIRKO ul. Sokoła w Warszawie ul. Piłsudskiego 3, tel. +48 60 320 000 400 400, e-mail: studio@studioarchitekci.com		Strona SANITARNIA	
PIOTR GWIRKO		Tytuł projektu: RZUT II PIĘTRA - INSTALACJA WENTYLACJI MECHANICZNEJ		Skala: 1:75	
ROZBUDOWA I NADBUDOWA BUDYNKU SZKOŁY Z ADAPTACJĄ NA BUDYNEK PRZEDSZKOŁA WRAZ Z CZĘŚCIĄ POD OPIEKĘ DLA DZIECI DO LAT 3		Gmina Strzelcecki, 47-364 Strzelcecki, Rynek 4		Materiał rysunku: S16	
Inwestor:		Gmina Strzelcecki, 47-364 Strzelcecki, Rynek 4		Data: 18.03.2024r.	
Adres budowy:		Strzelcecki ul. Świerkiewicza 3, nr działki ewidencyjnej: 735/11 jednostka ewidencyjna: 160503, 4 Strzelcecki - miasto, obwód ewidencyjny: 0001 Strzelcecki			
Projektant instalacji sanitarnych:		mgr inż. Oskar Wołyni		Podpis:	
Sprawdzający instalacje sanitarne:		mgr inż. Alfred Matyszczak		Podpis:	
Opracował:		Marcin Gągda		Podpis:	