


Technologia - Rzut piwnicy  
skala 1:50

Nr	NAZWA WYPOSAŻENIA
1	UMYWALKA Z DOZOWNIKIEM MYDŁA , POJEMNIKIEM NA RĘCZNIKI JEDNORAZOWE ,POD NIĄ ZAMYKANY POJEMNIK NA ODPADY WYŁOŻONY WORKIEM FOLIOWYM
2	STÓŁ PRZY BASENIE
3	BASEN DWUKOMOROWY
4	STÓŁ Z SZUFLADĄ PRZY BASENIE
5	PLUCZKO-OBIERACZKA DO ZIEMNIAKÓW I WARZYW
6	REGAŁY MAGAZYNOWE
7	ŁODÓWKA NA JAJKA
8	STÓŁ ROBOCZY ZE ZLEWEM STANOWISKA JAJEK
9	NAŚWIETLACZ UV JAJEK
10	SZAFKA CHŁODNICZA

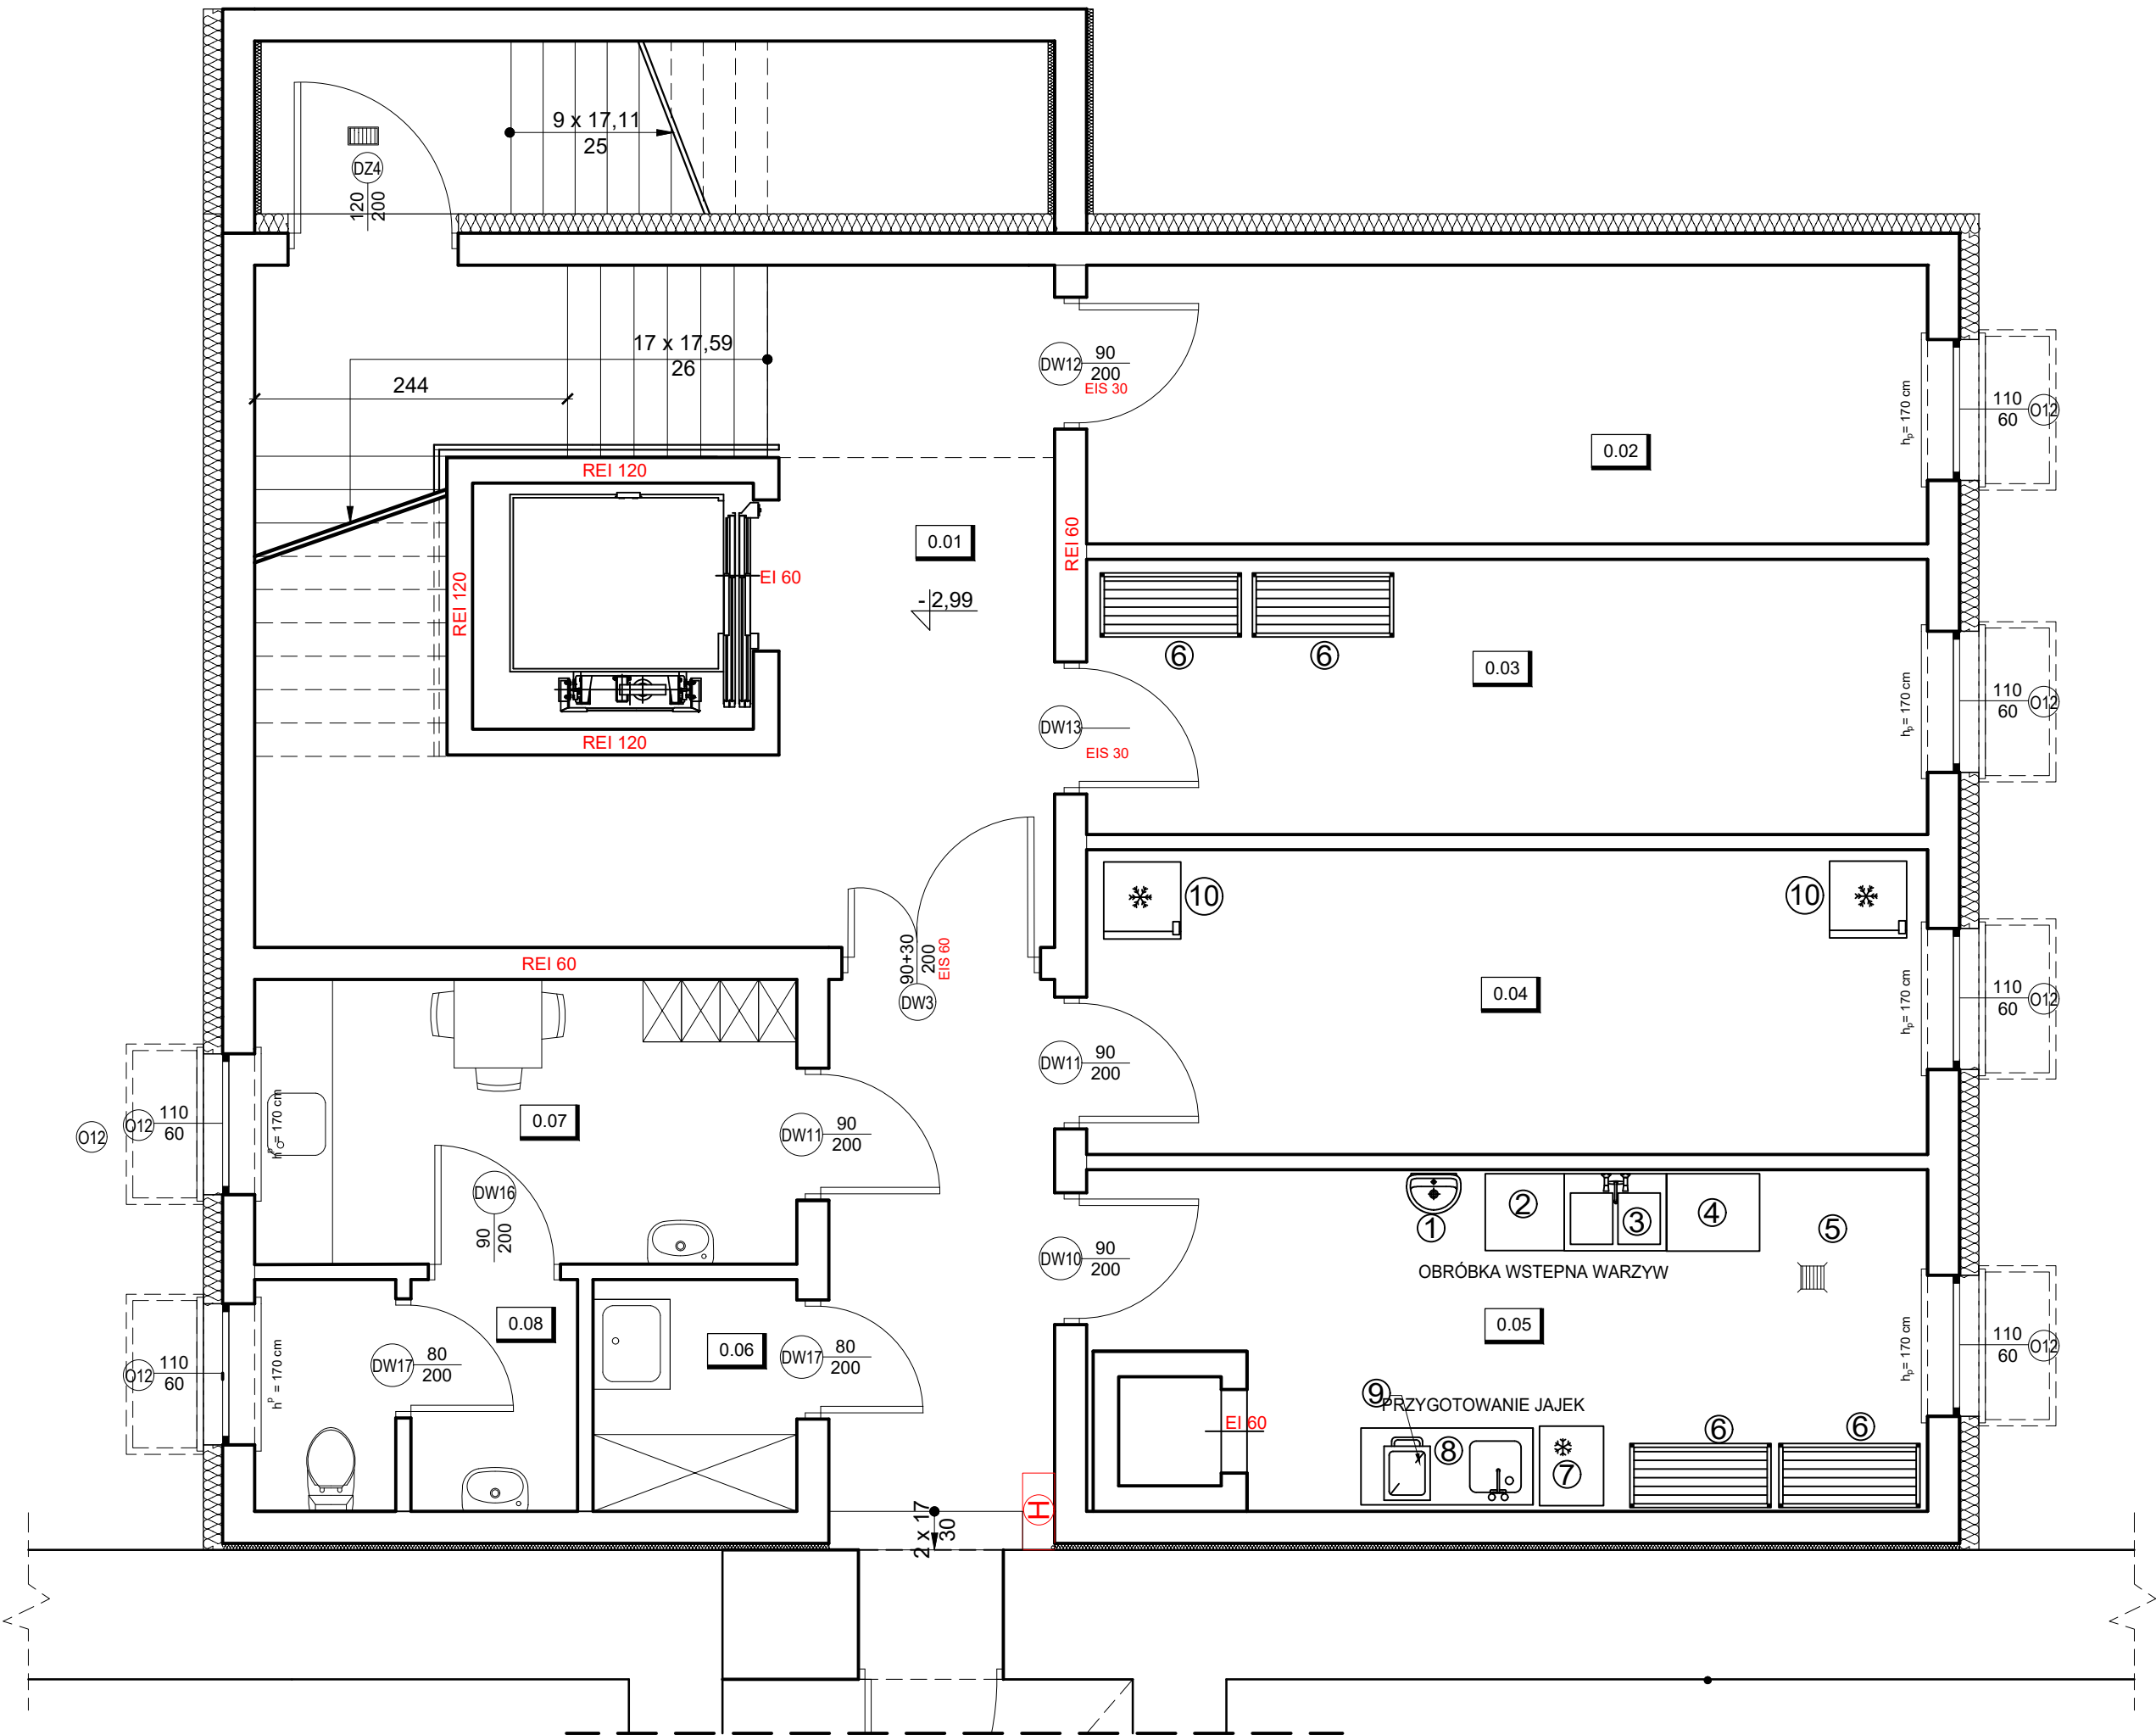

<b>STUDIO ARCHITEKTURY</b> Piotr Ćwirko	<b>STUDIO ARCHITEKTURY</b> Piotr Ćwirko 47-300 Krapkowice ul. Prudnicka 5, tel: 77 46 65 203 kom: 604 625 468, e-mail: biuro@studioarchitektury.com		Branża: <b>ARCH-KONSTR</b>	
	<b>RZUT TECHNOLOGICZNY - PIWNICA</b>		Skala: <b>1:50</b>	Numer rysunku: <b>T1</b>
Obiekt:	ROZBUDOWA I NADBUDOWA BUDYNKU SZKOŁY Z ADAPTACJĄ NA BUDYNEK PRZEDSZKOLA WRAZ Z CZĘŚCIĄ POD OPIEKĘ DLA DZIECI DO LAT 3			Data: <b>18.03.2024r.</b>
Inwestor:	Gmina Strzeleccki, 47-364 Strzeleccki, Rynek 4			
Adres budowy:	Strzeleccki ul. Sienkiewicza 3, nr działki ewidencyjnej: 735/11 jednostka ewidencyjna: 160503_4 Strzeleccki - miasto, obręb ewidencyjny: 0001 Strzeleccki			
Projektant architektury:	mgr inż. arch. Adam Nossol	nr upr. 04/OPOKK/2012 w specjaności architektonicznej do projektownia bez ograniczeń	Podpis:	
Sprawdzający projekt architektury:	mgr inż. arch. Ewa Berthold-Majewska	nr upr. 210/92/Op w specjaności architektonicznej do projektownia bez ograniczeń	Podpis:	
Opracowała:	inż. arch. Daria Dziadek		Podpis:	