


Proj. system kominowy fi200 w izolacji
Proj. kanał nawiewny 200x100mm

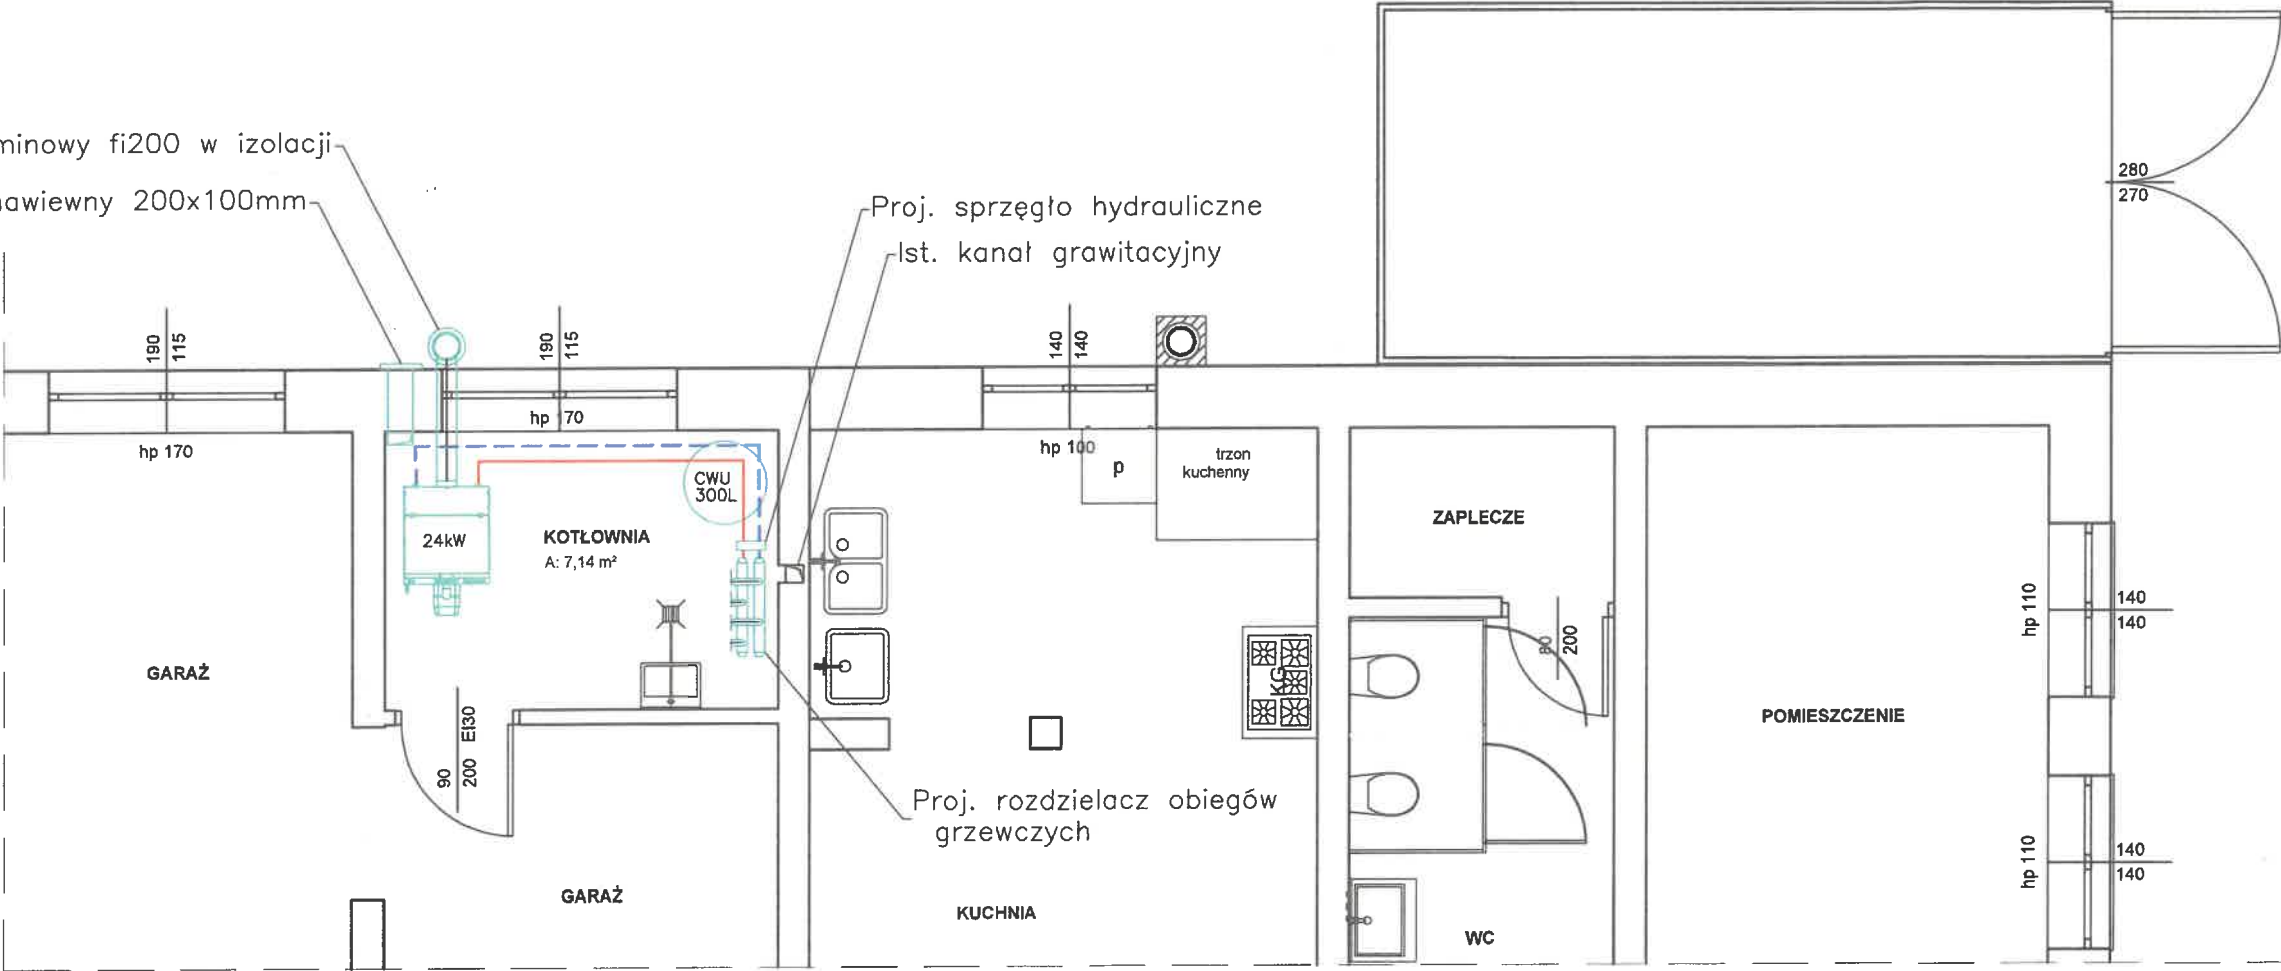

Proj. sprzętło hydrauliczne
Ist. kanał grawitacyjny

Proj. rozdzielacz obiegów
grzewczych

Biuro Projektów: F.U.H. PROJBUD 33-390 ŁĄCKO ŁĄCKO 840 (018) 364 66 66 proj-bud@pro.onet.pl	Nazwa Obiektu: TERMOMODERNIZACJA BUDYNKU OSP OLSZANKA	
	Adres Obiektu: DZ. NR EW. 261, OBR. OLSZANKA, GMINA PODEGRODZIE	
	Investor: GMINA PODEGRODZIE, 33-386 PODEGRODZIE 248	
	Przedmiot rysunku: KOTŁOWNIA NA BIOMASĘ - RZUT KOTŁOWNI	
Skala: 1:50	Data: PAŹDZIERNIK 2025	Opracowanie: PROJEKT WYKONAWCZY BRANŻY SANITARNEJ
Projektant: mgr inż. TOMASZ DĄBROWSKI Upr. konstr.-bud. Nr. GAS.834/A 21/86 Upr. Inst. wod-kan, c.o., gaz, do pro i kier. rob. bez ogr. Nr. MAP/0499/PWOS/12		