


- LEGENDA:**
1. Przepompownia ścieków
 2. Rozdzielnia główna
 3. Szafa sterownicza
 4. Oświetlenie
 5. Utwardzenie terenu – b

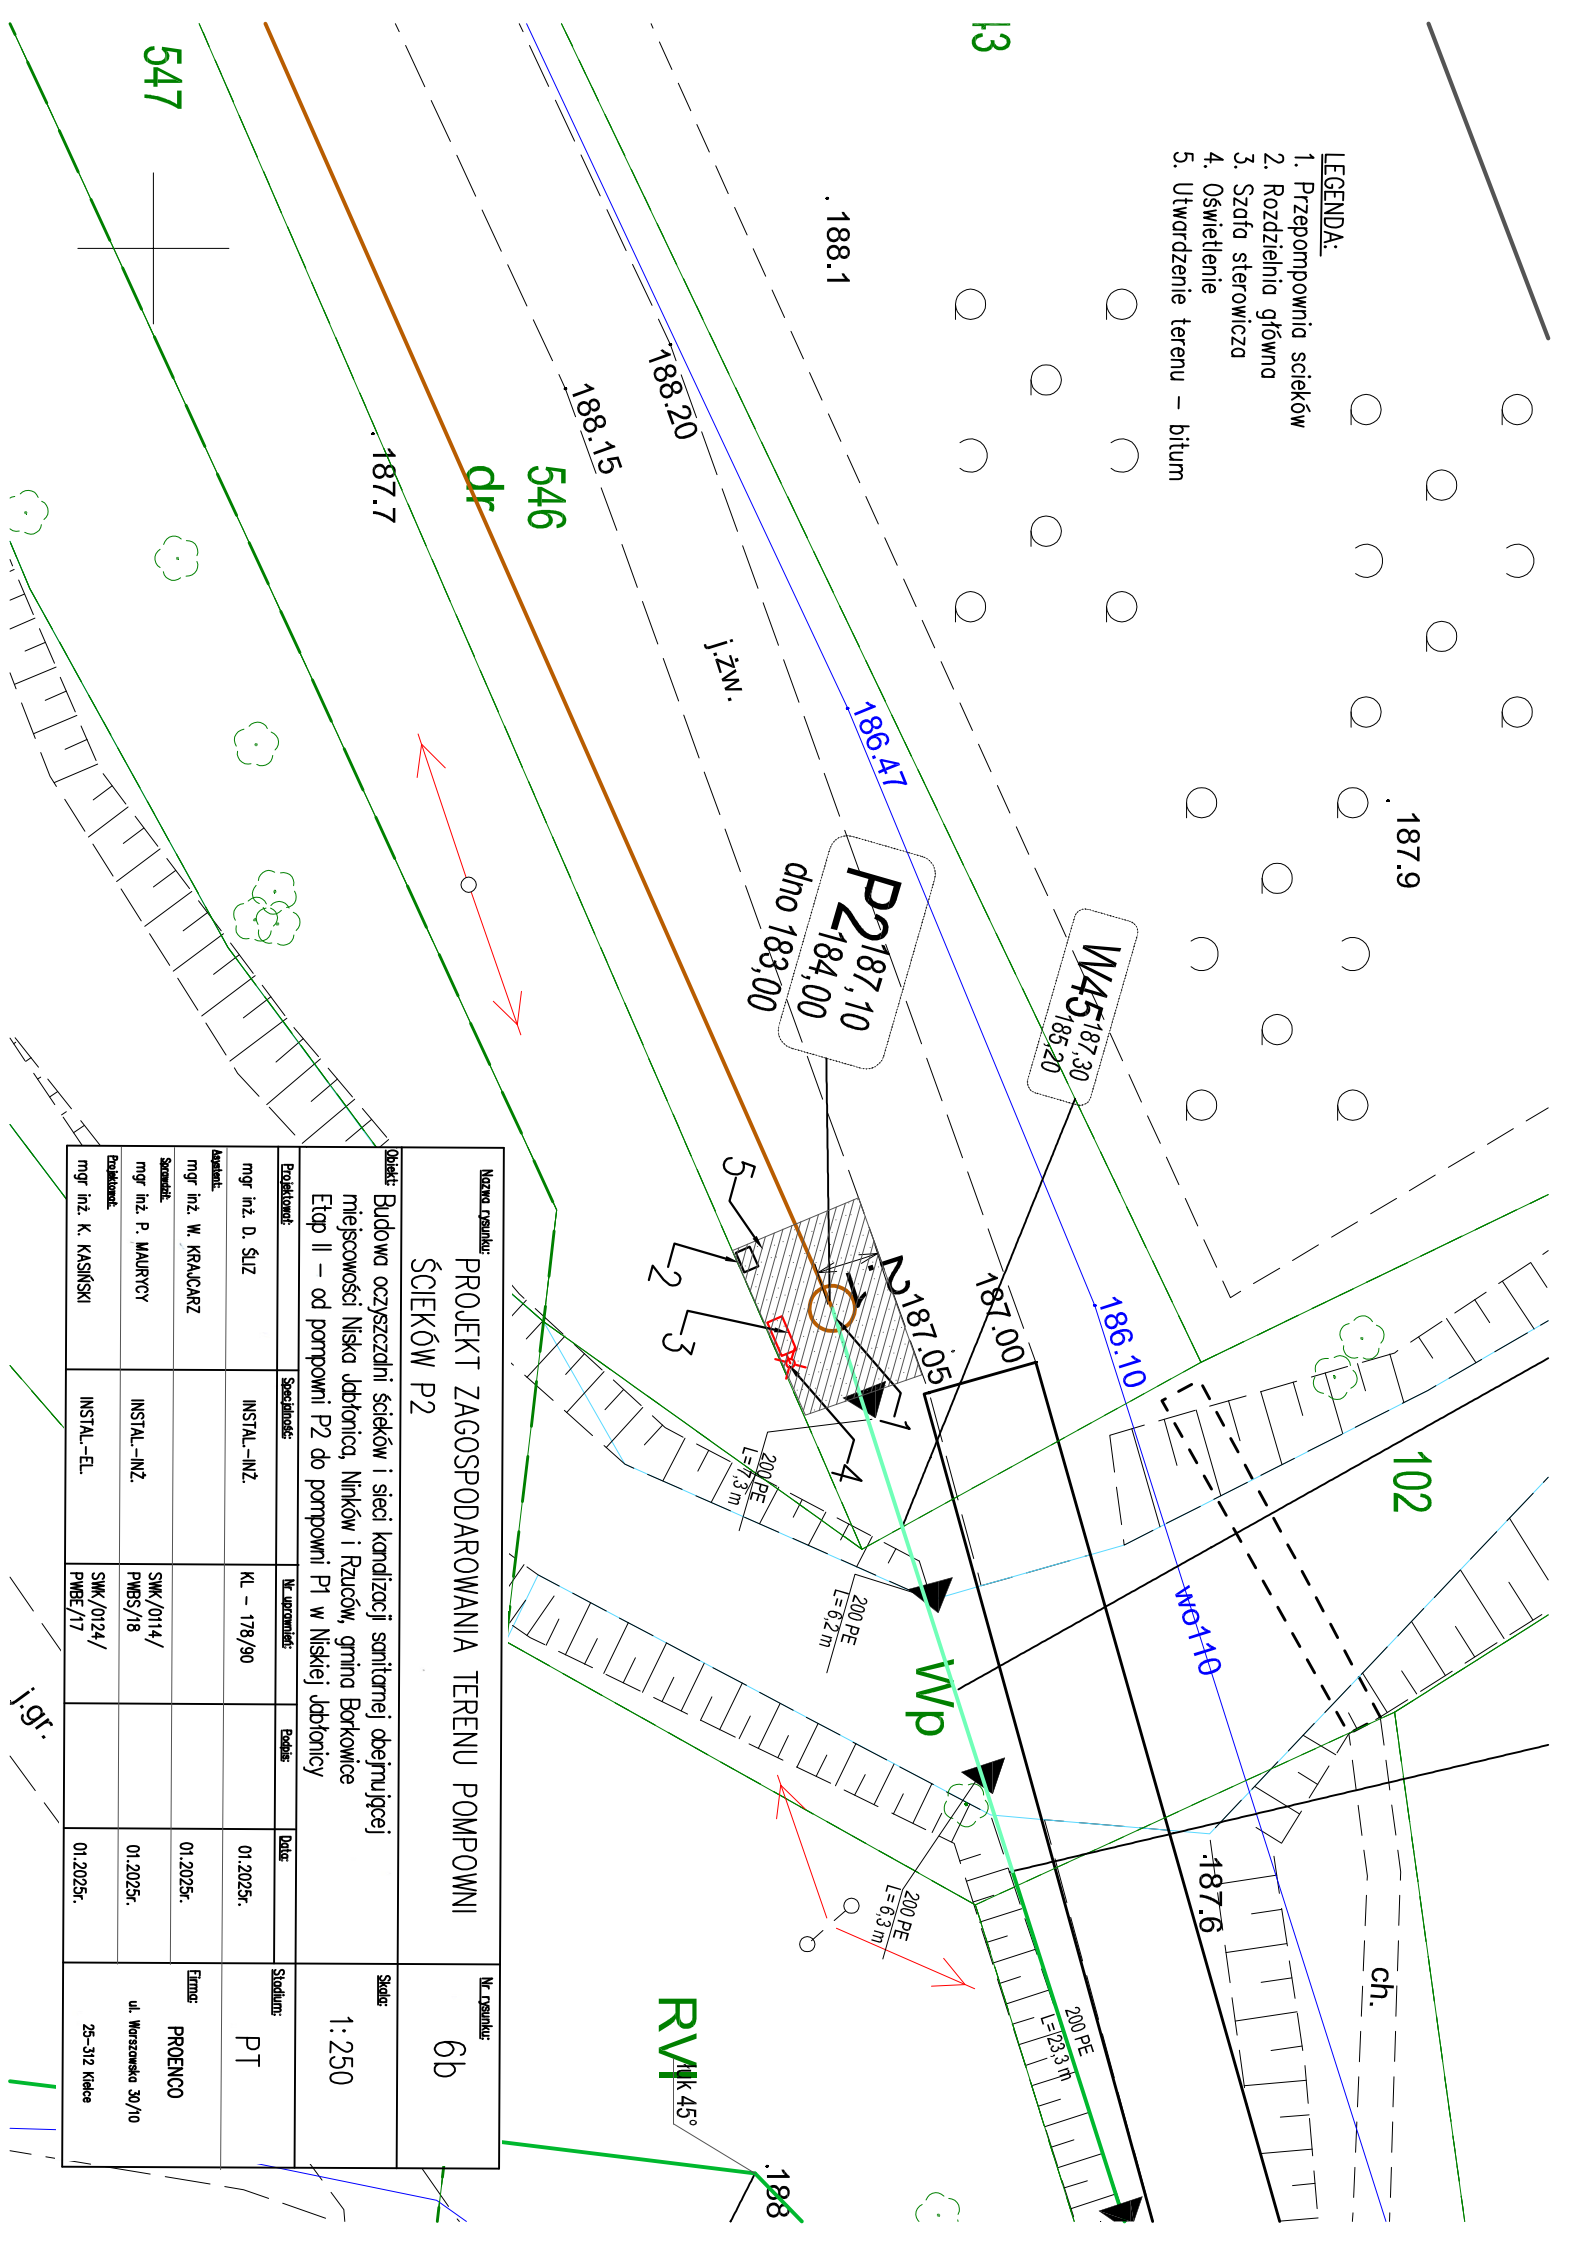

Nazwa Osobliw:					Nr. Osobliw:
PROJEKT ZAGOSPODAROWANIA TERENU POMPOWNI ŚCIEKÓW P2					6b
Objekt: Budowa oczyszczalni ścieków i sieci kanalizacji sanitarnej obejmującej miejscowości Niska Jabłonica, Nirków i Rzuców, gmina Borkowice Etap II – od pompowni P2 do pompowni P1 w Niskiej Jabłownicy					Skala: 1:250
Projektant:	Specjalność:	Nr. uprawnień:	Podpis:	Student:	
mgr inż. D. ŚLIZ	INSTAL.-INŻ.	KL – 178/90		PT	
Asystent:					Etap:
mgr inż. W. KRAJACZ			PROENCO		
Sprawdził:					
mgr inż. P. MAJURYCZ	INSTAL.-INŻ.	SKM/0114/ PMB5/18	01.2025r.	ul. Warszawska 30/10	
Przebadano:		SKM/0124/ PMB6/17	01.2025r.	25-312 Kielce	
mgr inż. K. KASINSKI	INSTAL.-EL.				