

Oświadczam, że niniejszy dokument został opracowany w wyniku prac geodezyjnych i kartograficznych, których rezultaty zawiera operat techniczny posiadający pozytywny wynik weryfikacji. Jestem świadomy odpowiedzialności karnej za złożenie fałszywego oświadczenia.


Organ prowadzący państwowy zasób geodezyjny i kartograficzny: STAROSTA PRZYSUSKI

Identyfikator zgłoszenia prac geodezyjnych i kartograficznych: GK.6640.1212.2022

Numer i data operatu przyjętego do zasobu: OPN P.1423.2023.800 z dn.04.07-2023

Wykonawca prac geodezyjnych: PUH "GEOKOMPLEX" Krzysztof Stefanowski, tel. 606 901 754

Imię, nazwisko, nr uprawnień kierownika prac geodezyjnych: Krzysztof Stefanowski - upr. Nr 6084

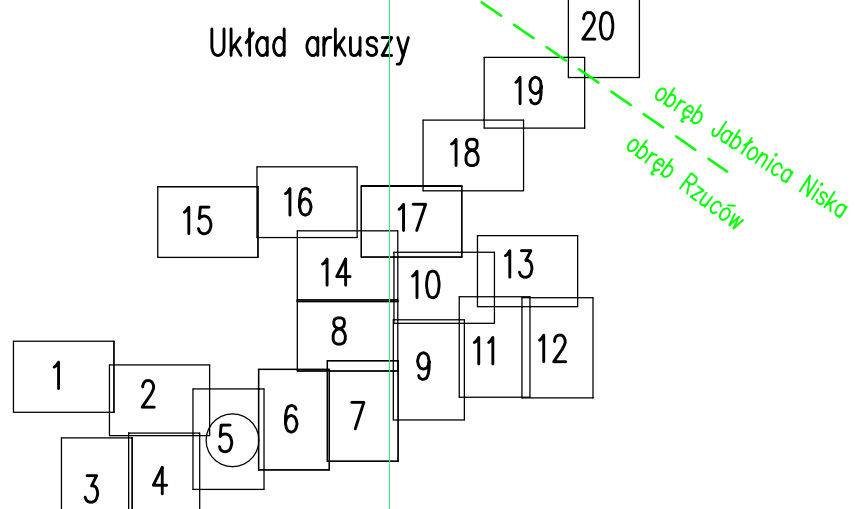

Wojew: mazowieckie  
Powiat: przysuski  
Gmina: 142301\_2 Borkowice  
Obręb: 0004 JABŁONICA NISKA  
Obręb: 0012 RZUCÓW  
MAPA DO CELÓW PROJEKTOWYCH Ark. 5(20)  
SKALA 1:500

Granice działek przyjęto z ewidencji gruntów.  
Dotyczy map:  
7.152.18.04.4 Zakres: C-6,7;D-6,7;E-5,6,7  
7.152.18.05.1 Zakres: D-4;E-4,5  
7.152.18.05.3 Zakres: B-1,2;C-1,2;D-1  
7.152.18.08.4 Zakres: A-2,3;B-1,2;C-1;D-1  
7.152.18.09.1 Zakres: B-5,6;C-3,4,5,6,7;D-1,2,3  
7.152.18.09.2 Zakres: A-5,6;B-4-5;C-3,4;D-1,2,3  
7.152.18.09.3 Zakres: A-8;B-8;C-7-8;D-7,8;E-7,8  
7.152.18.09.4 Zakres: A-1,2,3,4,5,6,7,8;B-1,2,3  
7.152.18.10.1 Zakres: E-8  
7.152.18.10.3 Zakres: A-1;C-1  
7.152.18.13.2 Zakres: A-4,5,6,7;D-6,7,8;E-6,7,8  
7.152.18.13.4 Zakres: A-5,6,7,8  
7.152.18.14.1 Zakres: A-1,5,6,7,8;B-1,2,3,4,5,6  
7.152.18.14.2 Zakres: A-1,2,3,4

7,8;E-1,7,8  
E-1,2,3  
4,5,6,7;C-1,2,3,4;D-1,2,3,4;E-1,2,3,4  
7,8;C-1,2,3,4,5,6;D-1,2,3,4,5;E-1,2

Nie wyklucza się istnienia urządzeń podziemnych nie zgłoszonych wcześniej do inwentaryzacji.  
Niniejszą mapę zaktualizowano w zakresie oznaczonym kolorem czerwonym.

Dla w/w nieruchomości nie badano KW

Układ współrzędnych 2000(21)  
Poziom odniesienia PL-EVRF2007- NH  
Nr ewid. zgłoszenia GN-III.6640.1212.2022

Wykonał: Kielce, czerwiec 2023 r.

- projektowana kanalizacja grawitacyjna -metoda wykopowa
- projektowana kanalizacja grawitacyjna -metoda bezwykopowa
- projektowana kanalizacja ciśnieniowa -metoda wykopowa
- projektowane przyłącze grawitacyjne -metoda wykopowa
- projektowane przyłącze grawitacyjne -metoda bezwykopowa
- projektowane przyłącze ciśnieniowe -metoda wykopowa
- projektowane przyłącze ciśnieniowe -metoda bezwykopowa
- projektowana studnia kanalizacyjna DN630 PVC
- projektowana pompa ścieków
- odcinki niekwalifikowane

PROJEKT ZAGOSPODAROWANIA TERENU					Nr. arkusza
					6
Opis: Budowa oczyszczalni ścieków i sieci kanalizacji sanitarnej obejmującej miejscowości Niska Jabłonica, Ninków i Rzuców, gmina Borkowice. Etap IV – budowa sieci kanalizacji sanitarnej w miejscowości Rzuców					Skala
					1:500
Projektant	Specjalność	Nr. licencji	Podpis	Data	Stanowisko
mgr inż. D. SŁOZ	INSTAL-INŻ.	KL - 178/90		10.2024r.	PB
Instal.					
mgr inż. W. KRZAKARZ				10.2024r.	
Instal.					
mgr inż. P. MAURZYCY	INSTAL-INŻ.	SWK/0214/ PMWS/18		10.2024r.	Eksp.
Instal.					
mgr inż. K. KASIKO	INSTAL-EL.	SWK/0124/ PMWE/17		10.2024r.	25-312 Kielce

PRZEDSIĘBIORSTWO USŁUGOWO HANDLOWE  
»GEOKOMPLEX«  
Krzysztof Stefanowski  
25-445 Kielce, ul. Kiepsury 16  
tel. 362-67-57, 0606 901 754  
NIP 657-173-98-29, REGON 290084041

STEFANOWSKI KRZYSZTOF  
GEODETA UPRAWNIONY  
25-445 Kielce, ul. Kiepsury 16  
tel. 362-67-57, 0606 901 754

PRZEDSIĘBIORSTWO USŁUGOWO HANDLOWE  
»GEOKOMPLEX«  
Krzysztof Stefanowski  
25-445 Kielce, ul. Kiepsury 16  
tel. 362-67-57, 0606 901 754  
NIP 657-173-98-29, REGON 290084041

STEFANOWSKI KRZYSZTOF  
GEODETA UPRAWNIONY  
25-445 Kielce, ul. Kiepsury 16  
tel. 362-67-57, 0606 901 754