

Oświadczam, że niniejsze prace geodezyjne i kartograficzne zostały wykonane zgodnie z zasadami geodezyjnymi i kartograficznymi. Jestem świadomy odpowiedzialności karnej za złożenie fałszywego oświadczenia.

Organ prowadzący państwowy zasób geodezyjny i kartograficzny

Identyfikator zgłoszenia geodezyjnych i kartograficznych

Numer i data operatu przyrębnego do zasobu

Wykonawca prac geodezyjnych

Imię, nazwisko, nr uprawnień kierownika prac geodezyjnych

PRZEDSIĘBIORSTWO USŁUGOWE
»GEOKOMPLEX«
Krzysztof Stępański
25-445 Kielce, ul. Kiepur 16
tel. 362-67-57, 0806 901 754
NIP 657-173-96-29, REGON 290084011

Wojew. mazowieckie
Powiat. przysuski
Gmina: 142301_2 Borkowice

Obręb: 0004 JABŁONICA NISKA
Obręb: 0012 RZUCÓW

MAPA DO CELÓW PROJEKTOWYCH Ark. 7(20)
SKALA 1:500

Granice działek przyjęte z ewidencji gruntów.

- Dotyczy map:
- 7.152.18.04.4 Zakres: C-6,7; D-6,7; E-5,6,7
 - 7.152.18.05.1 Zakres: D-4; E-4,5
 - 7.152.18.05.3 Zakres: B-1,2; C-1,2; D-1
 - 7.152.18.08.4 Zakres: A-2,3; B-1,2; C-1; D-1
 - 7.152.18.09.1 Zakres: B-5,6; C-3,4; D-1,2,3,4
 - 7.152.18.09.2 Zakres: A-5,6; B-4-5; C-3,4; D-1,2,3,4
 - 7.152.18.09.3 Zakres: A-8; B-8; C-7-8; D-7,8; E-7,8
 - 7.152.18.09.4 Zakres: A-1,2,3,4,5,6,7,8; B-1,2,3,4
 - 7.152.18.10.1 Zakres: E-8
 - 7.152.18.10.3 Zakres: A-1; C-1
 - 7.152.18.13.2 Zakres: A-4,5,6,7; D-6,7,8; E-6,7,8
 - 7.152.18.13.4 Zakres: A-5,6,7,8
 - 7.152.18.14.1 Zakres: A-1,5,6,7,8; B-1,2,3,4,5,6,7
 - 7.152.18.14.2 Zakres: A-1,2,3,4
- 7,8; E-1,7,8
E-1,2,3
4,5,6,7; C-1,2,3,4; D-1,2,3,4; E-1,2,3,4
7,8; C-1,2,3,4,5,6; D-1,2,3,4,5; E-1,2

Nie wyklucza się istnienia urządzeń podziemnych nie zgłoszonych wcześniej do inwentaryzacji.

Niniejszą mapę zaktualizowano w zakresie oznaczonym kolorem czerwonym.

Dla w/w nieruchomości nie badano KW

Układ współrzędnych 2000(21)

Poziom odniesienia PL-EVRF2007- NH

Nr ewid. zgłoszenia: GN-III.6640.1212.2022

Wykonat: Kielce, czerwiec 2023 r.

PRZEDSIĘBIORSTWO USŁUGOWO HANDLOWE
»GEOKOMPLEX«
Krzysztof Stępański
25-445 Kielce, ul. Kiepur 16
tel. 362-67-57, 0806 901 754
NIP 657-173-96-29, REGON 290084011

STĘPAŃSKI KRZYSZTOF
GEODETA UPRAWNIONY
zawód - Nr 6084
25-445 Kielce, ul. Kiepur 16
tel. 362-67-57, 0806 901 754
NIP 657-173-96-29, REGON 290084011

- projektowana kanalizacja grawitacyjna - metoda wykopowa
- projektowana kanalizacja grawitacyjna - metoda bezwykopowa
- projektowana kanalizacja ciśnieniowa - metoda wykopowa
- projektowana kanalizacja ciśnieniowa - metoda bezwykopowa
- projektowane przyłącze grawitacyjne - metoda wykopowa
- projektowane przyłącze grawitacyjne - metoda bezwykopowa
- projektowane przyłącze ciśnieniowe - metoda wykopowa
- projektowane przyłącze ciśnieniowe - metoda bezwykopowa
- projektowana studnia kanalizacyjna DN630 PVC
- projektowana pompownia ścieków
- odcinki niekwalifikowane


SK210 201,80
SK202 205,31
P 210,40
207,00

Nr zesłania:	7
Skala:	1:500
Status:	PB
Utwor:	PROENCO ul. Warszawska 30/10 25-312 Kielce

Oświadczam, że niniejszy dokument został opracowany w wyniku prac geodezyjnych i kartograficznych, których rezultaty zawiera operat techniczny posiadający pozytywny wynik weryfikacji. Jestem świadomy odpowiedzialności karnej za złożenie fałszywego oświadczenia.	
Organ prowadzący państwowy zasób geodezyjny i kartograficzny	STAROSTA PRZYSUSKI
Identyfikator zgłoszenia prac geodezyjnych i kartograficznych	GK.6640.1212.2022
Numer i data operatu przyrębnego do zasobu	OPN P-1423.2023.800 z dn. 04.07.2023
Wykonawca prac geodezyjnych	PUH »GEOKOMPLEX« Krzysztof Stępański - upr. Nr 6084
Imię, nazwisko, nr uprawnień kierownika prac geodezyjnych	Krzysztof Stępański - upr. Nr 6084

PRZEDSIĘBIORSTWO USŁUGOWO HANDLOWE
»GEOKOMPLEX«
Krzysztof Stępański
25-445 Kielce, ul. Kiepur 16
tel. 362-67-57, 0806 901 754
NIP 657-173-96-29, REGON 290084011

STĘPAŃSKI KRZYSZTOF
GEODETA UPRAWNIONY
zawód - Nr 6084
25-445 Kielce, ul. Kiepur 16
tel. 362-67-57, 0806 901 754
NIP 657-173-96-29, REGON 290084011

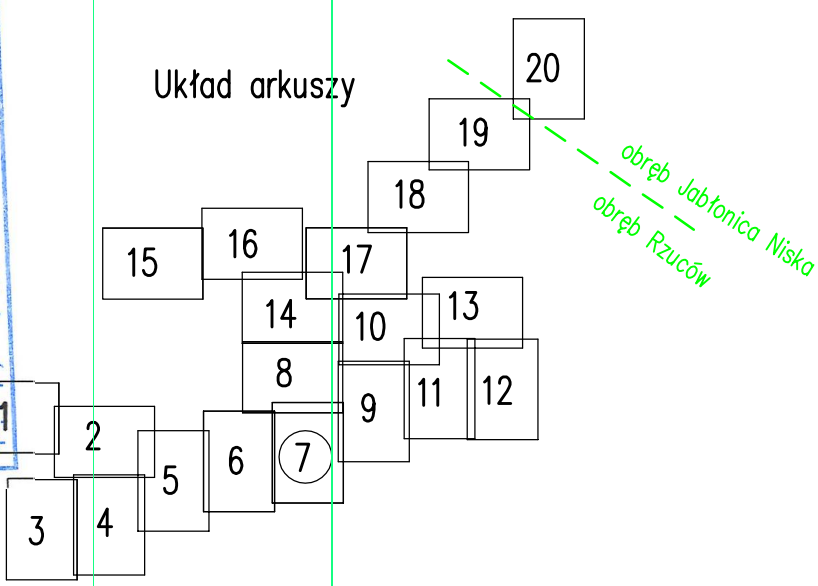

Nazwa projektu: PROJEKT ZAGOSPODAROWANIA TERENU					Nr zesłania: 8	
Opis: Budowa oczyszczalni ścieków i sieci kanalizacji sanitarnej obejmującej miejscowości Niska Jabłonica, Nikiw i Ruców, gmina Borkowice. Etap IV - budowa sieci kanalizacji sanitarnej w miejscowości Ruców					Skala: 1:500	
Działanie:	Specjalizacja:	Wzrost:	Plan:	Data:	Status:	
mjr inż. D. ŚLIZ	INSTAL.-INŻ.	KL - 178/90		10.2024r.	PB	
Autent. mjr inż. W. KRAJCZAK				10.2024r.	Etap:	PROENCO
Stanek:				10.2024r.	Utwor:	ul. Warszawska 30/10 25-312 Kielce
mjr inż. P. MAURICY	INSTAL.-INŻ.	SW/2014/PMB/18				