


- LEGENDA:**
- 1. Przepompownia ścieków
 - 2. Rozdzielnia główna
 - 3. Szafa sterownicza
 - 4. Oświetlenie
 - 5. Utwardzenie terenu – bitum
 - 6. Brama
 - 7. Ogrodzenie

828/6

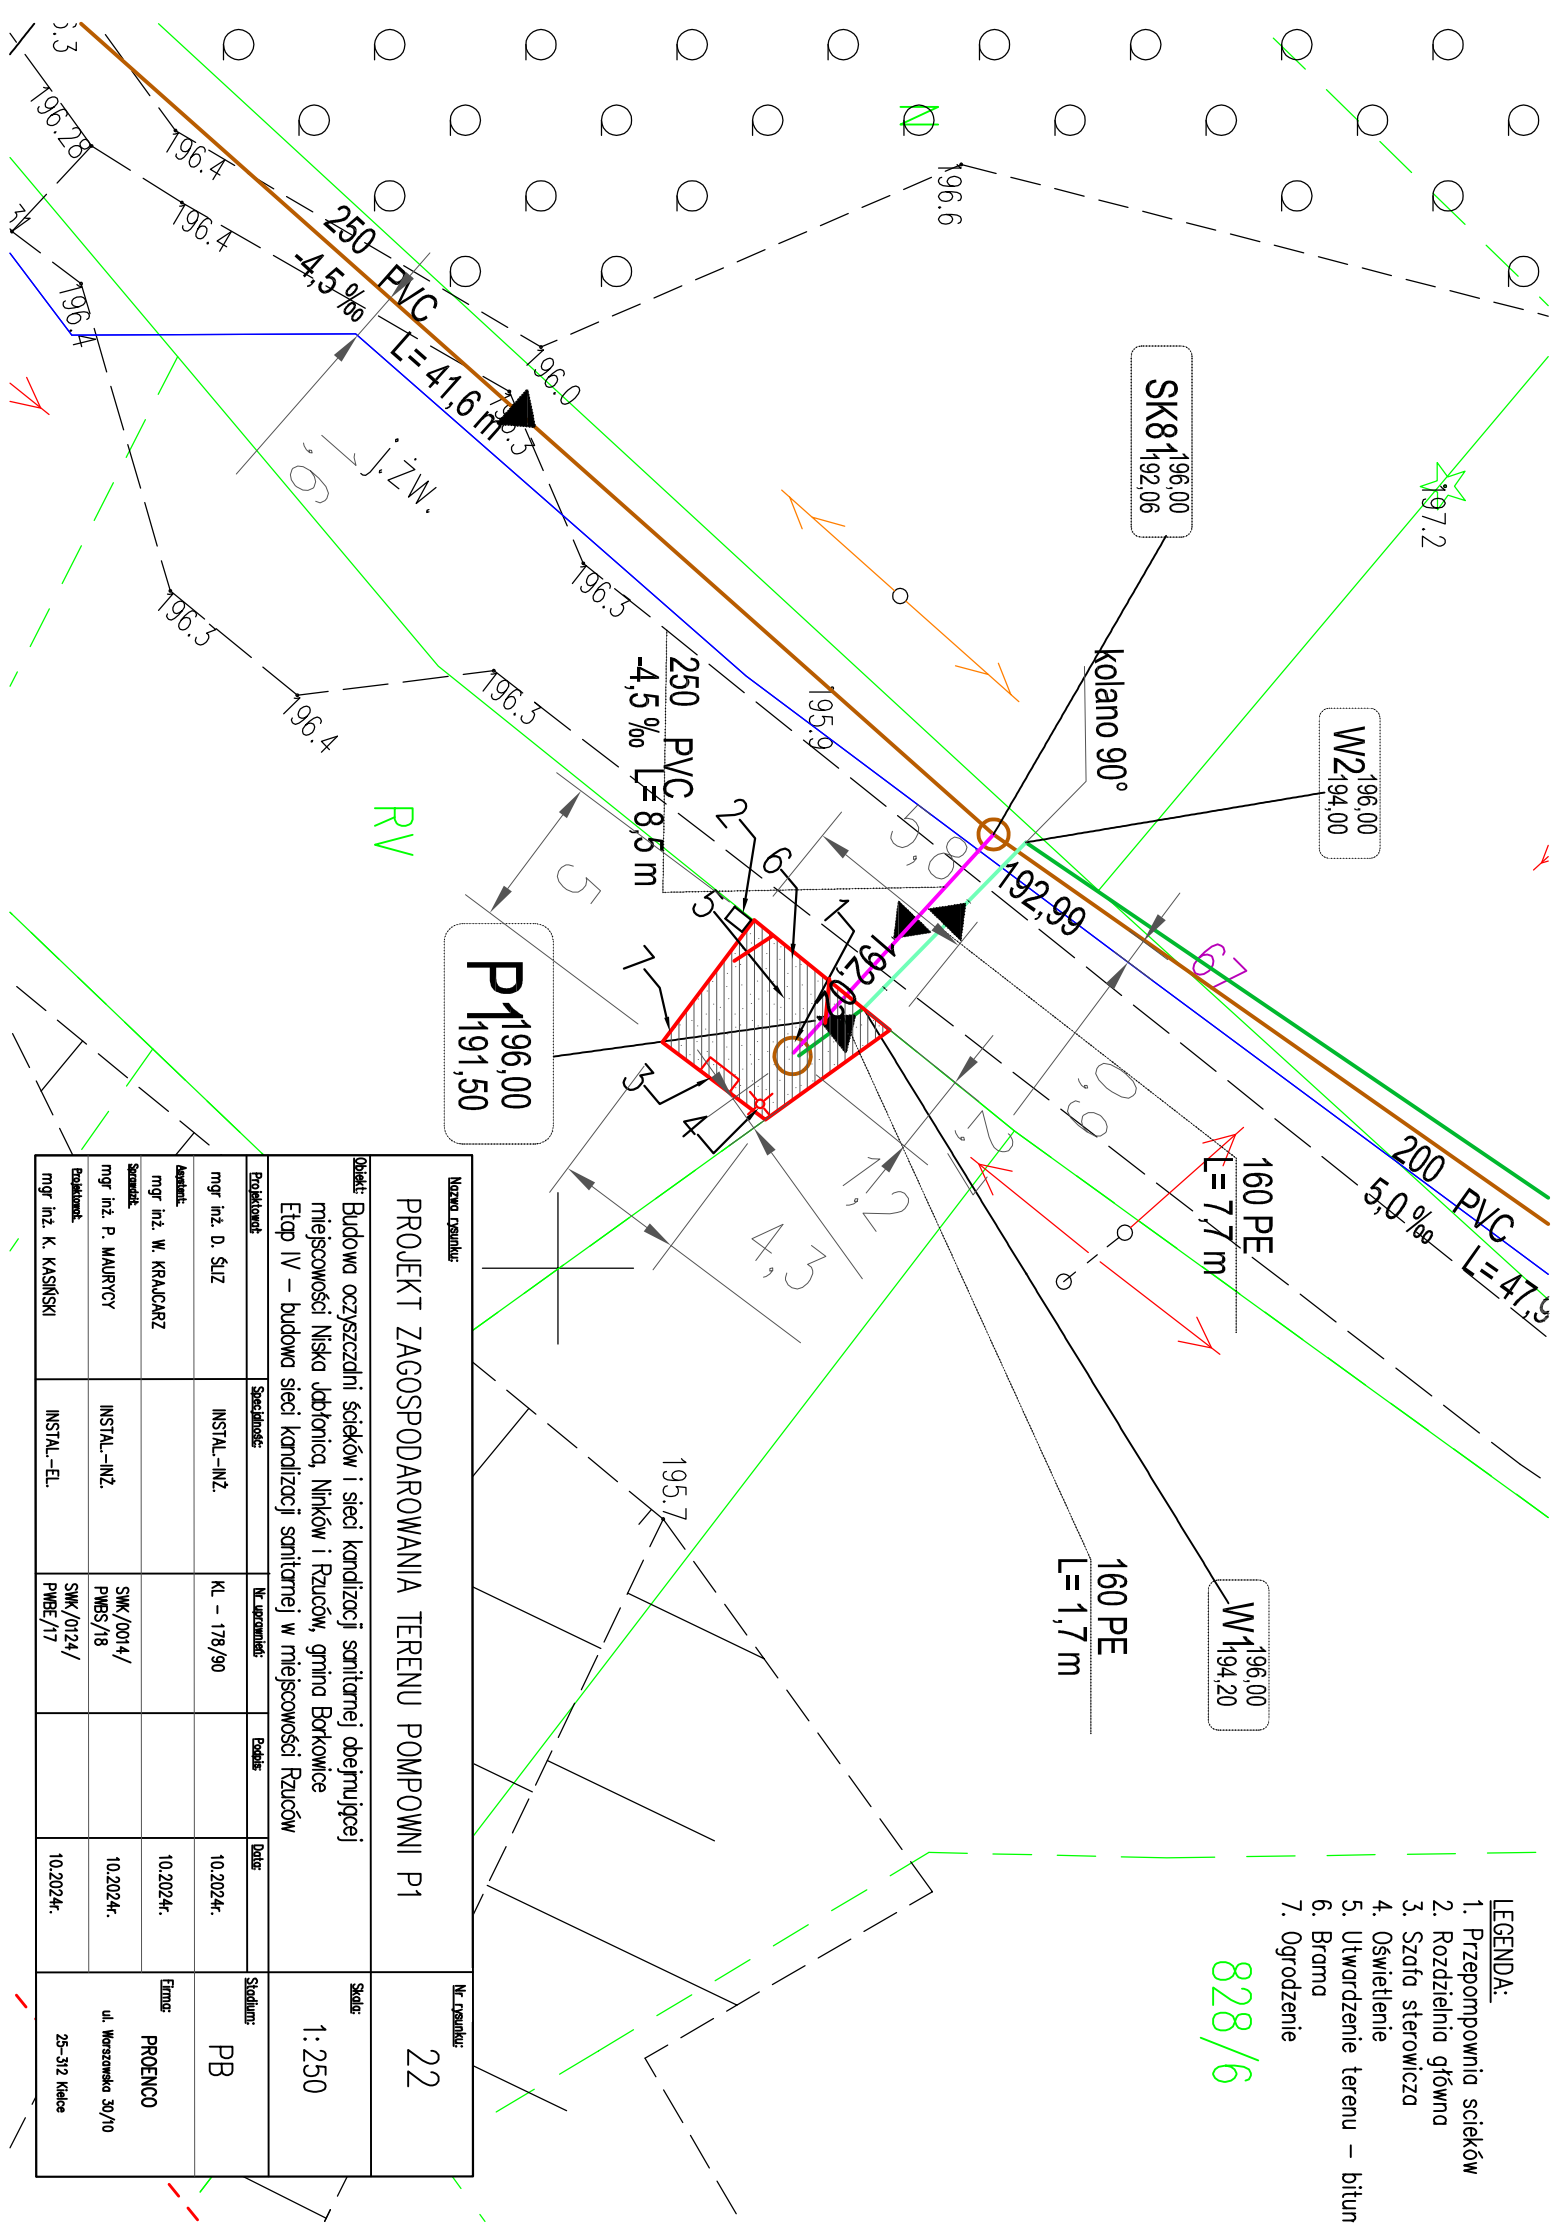

Nazwa rysunku: PROJEKT ZAGOSPODAROWANIA TERENU POMPOWNI P1					Nr rysunku: 22
Opis: Budowa oczyszczalni ścieków i sieci kanalizacji sanitarnej obejmującej miejscowości Niska Jabłonica, Nirków i Rzućów, gmina Borkowice Etap IV – budowa sieci kanalizacji sanitarnej w miejscowości Rzućów					Skala: 1:250
Projektant: mgr inż. D. ŚLIZ	Specjalność: INSTAL.-INŻ.	Nr uzgodnień: KL – 178/90	Podpis:	Data: 10.2024r.	Stronami: PB
Audyt: mgr inż. W. KRAJCZAK				10.2024r.	Firma: PROENCO ul. Warszawska 30/10 25-312 Niecie
Supervizor: mgr inż. P. MAURZYCY	INSTAL.-INŻ.	SWK/0014/ PWBS/18		10.2024r.	
Projektant: mgr inż. K. KASINSKI	INSTAL.-EL.	SWK/0124/ PWBE/17		10.2024r.	