




Przekrój 1A-1A

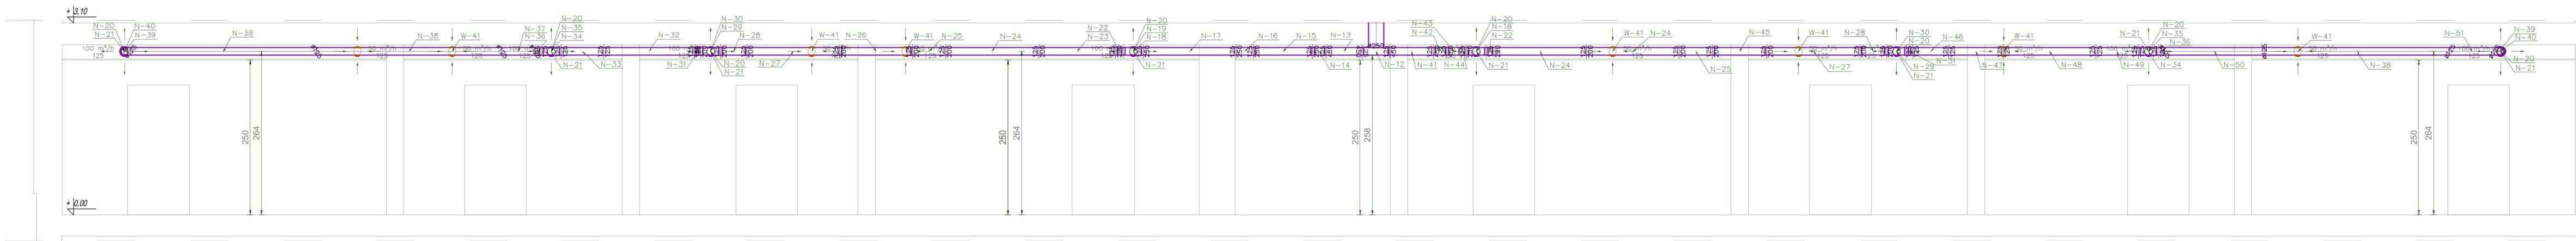


Przekrój 1B-1B

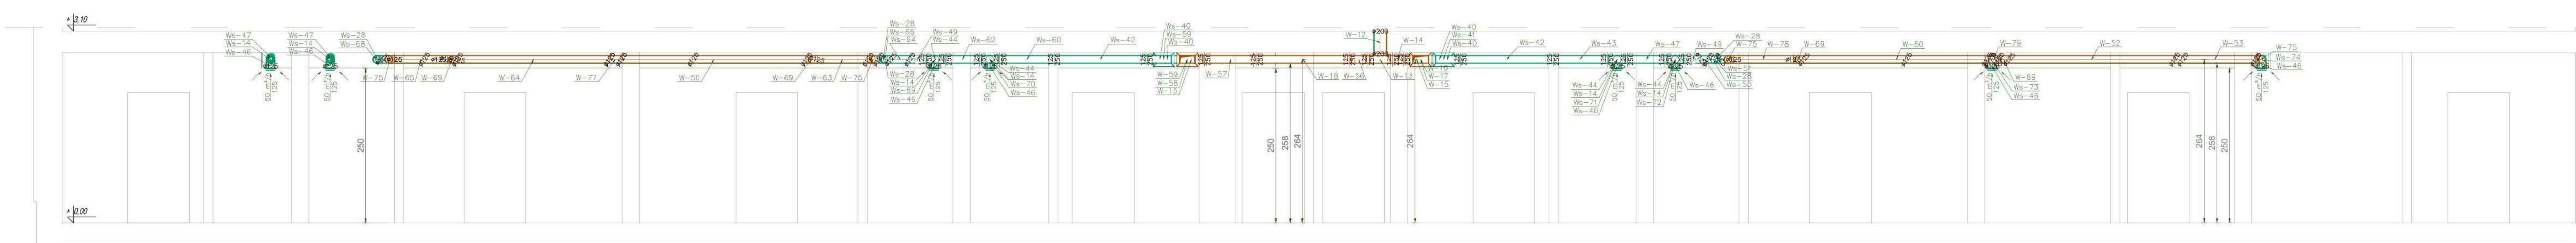


Przekrój 3A-3A

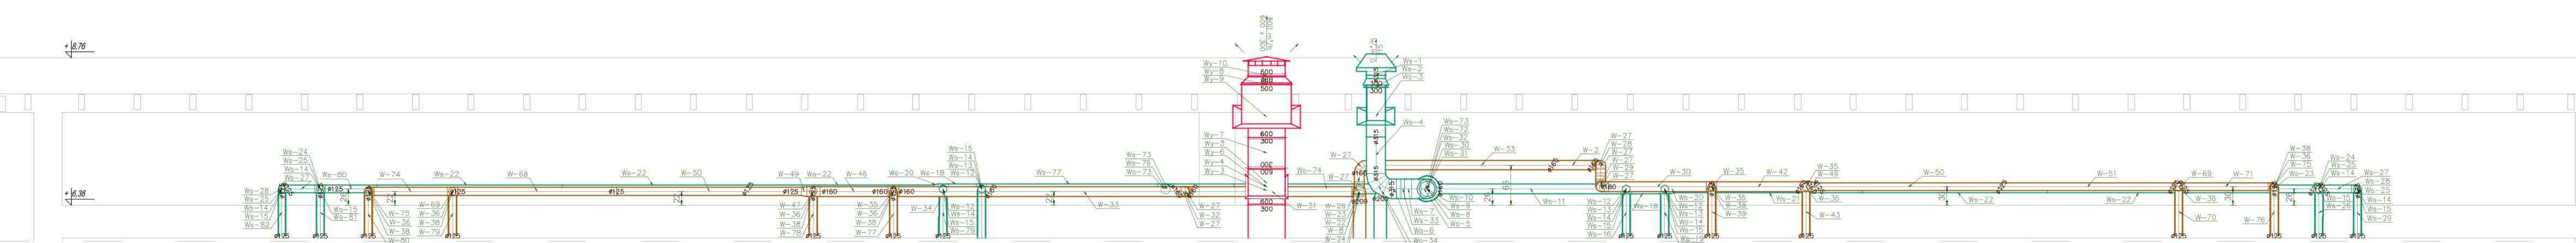

Przekrój2A-2A

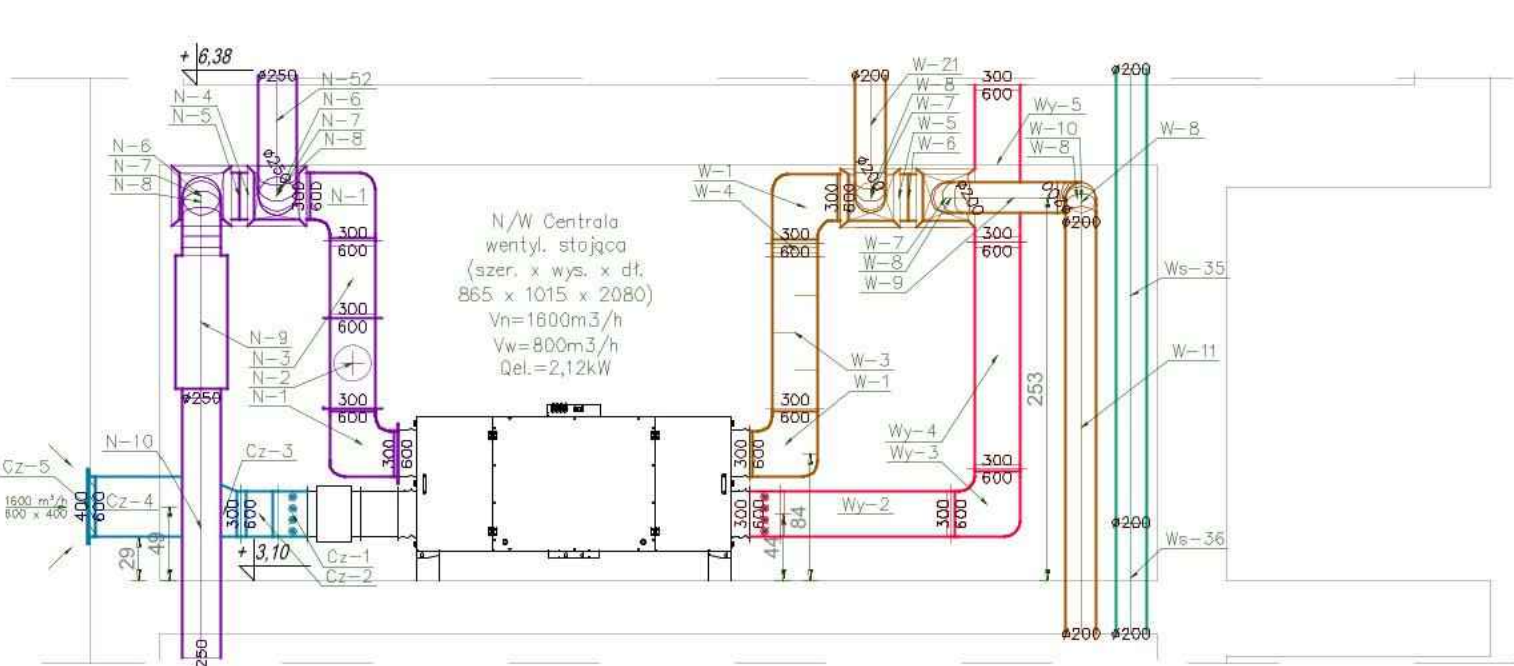

Przekrój2B-2B

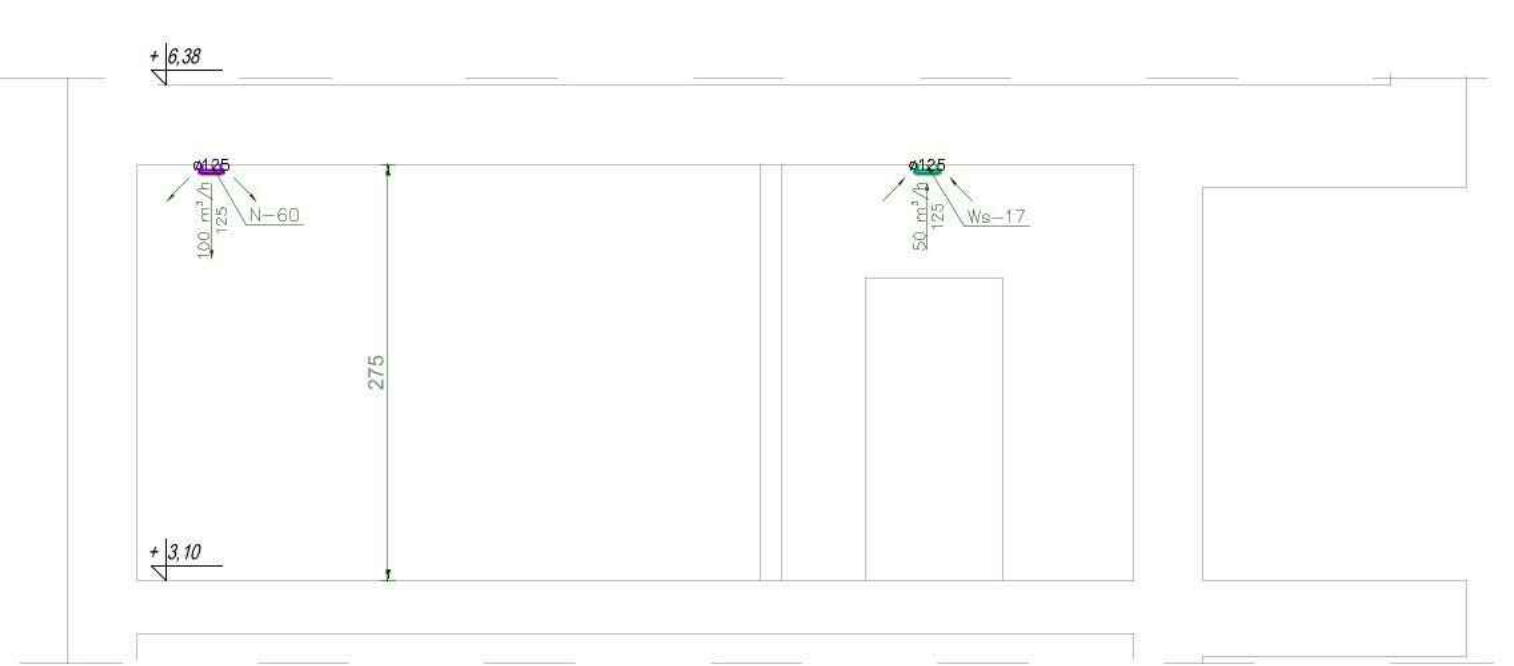

LEGENDA:

- kanal nawiewny centrale
- kanal wywiewny centrale
- kanal czerpny centrale
- kanal wyrzutowy centrale
- kanal wywiewny wentylator (p.sanitarne)

NAZWA INWESTYCJI / name of investment:	Budowa budynku socjalnego wraz z infrastrukturą techniczną		
LOKALIZACJA INWEST. / location of investment:	Rawa łowicza działka nr 167/3 gmina Kołomyżów-Luborzyca		
PROJEKTOWAŁ / designed:	mgr inż. Agnieszka Piszczek-Budzeń	MAP/0338/PWBS/18	
SPRAWDZIŁ / checked:	mgr inż. Grzegorz Budzeń	MAP/0297/PWBS/15	
STADIUM OPRACOW. / work stage:	PROJEKT TECHNICZNY		
BRANŻA / industry:	SANITARNA		
NAZWA RYSUNKU / drawing name:	PRZEKROJE instalacja wentylacji mechanicznej		
			DATA / date: wrzesień 2023r.
			SKALA / scale: 1:50
			RYS. NR / draw. no: W-05