




Przekrój 1A-1A

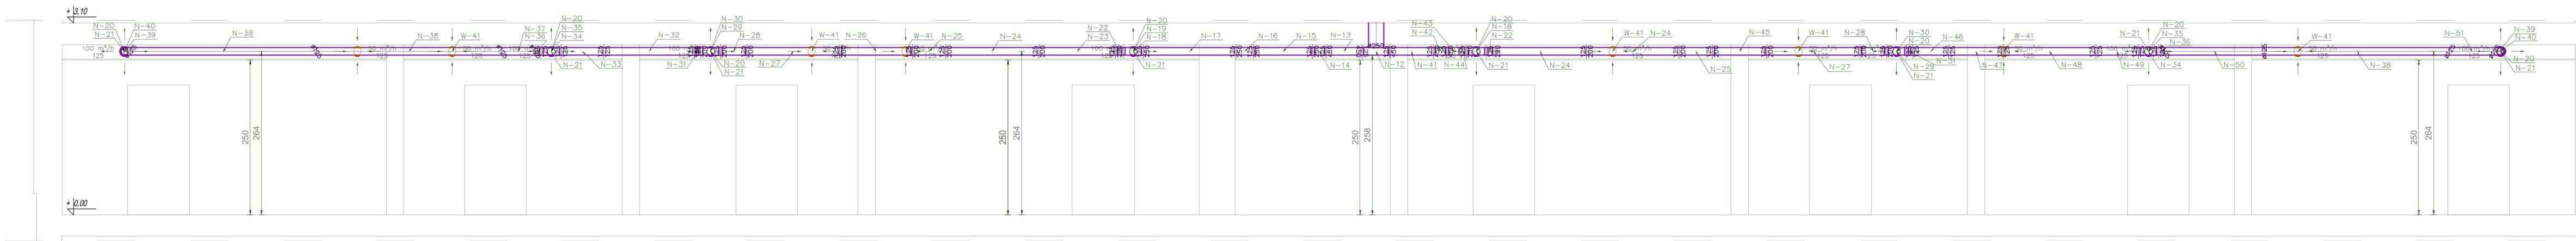


Przekrój 1B-1B

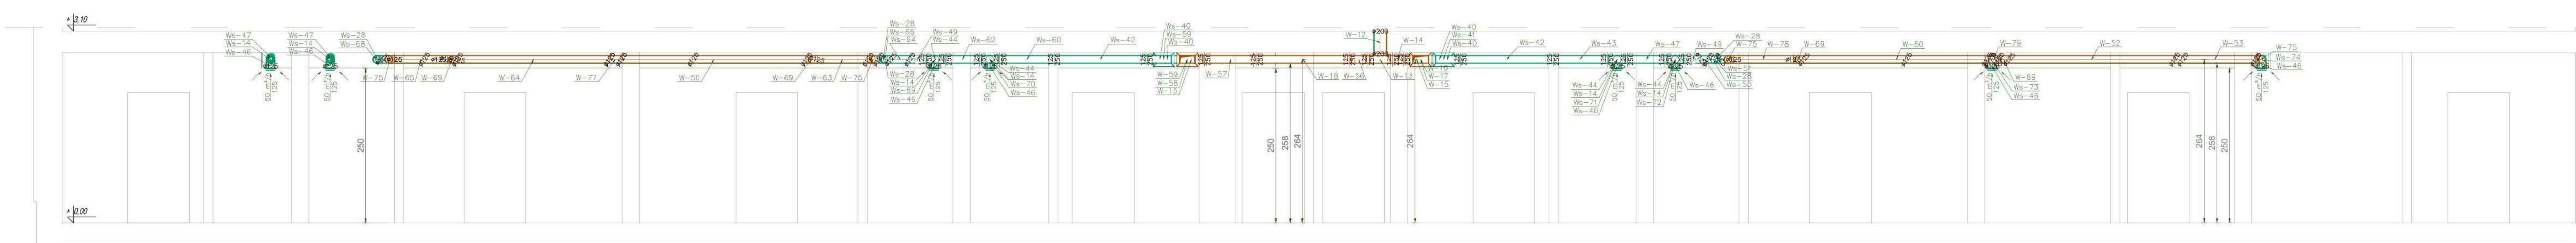


Przekrój 3A-3A

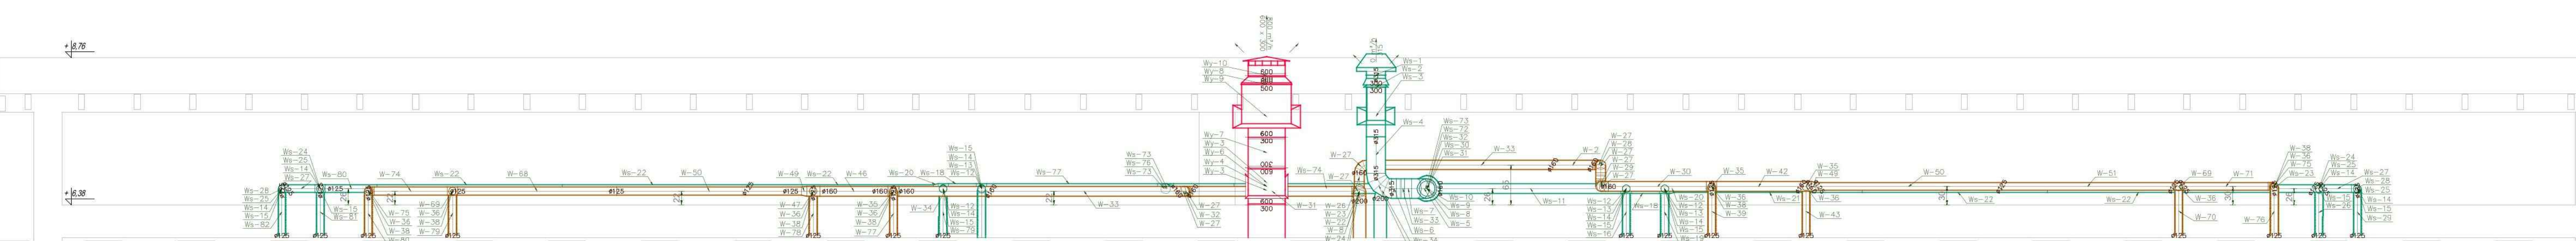

Przekrój2A-2A

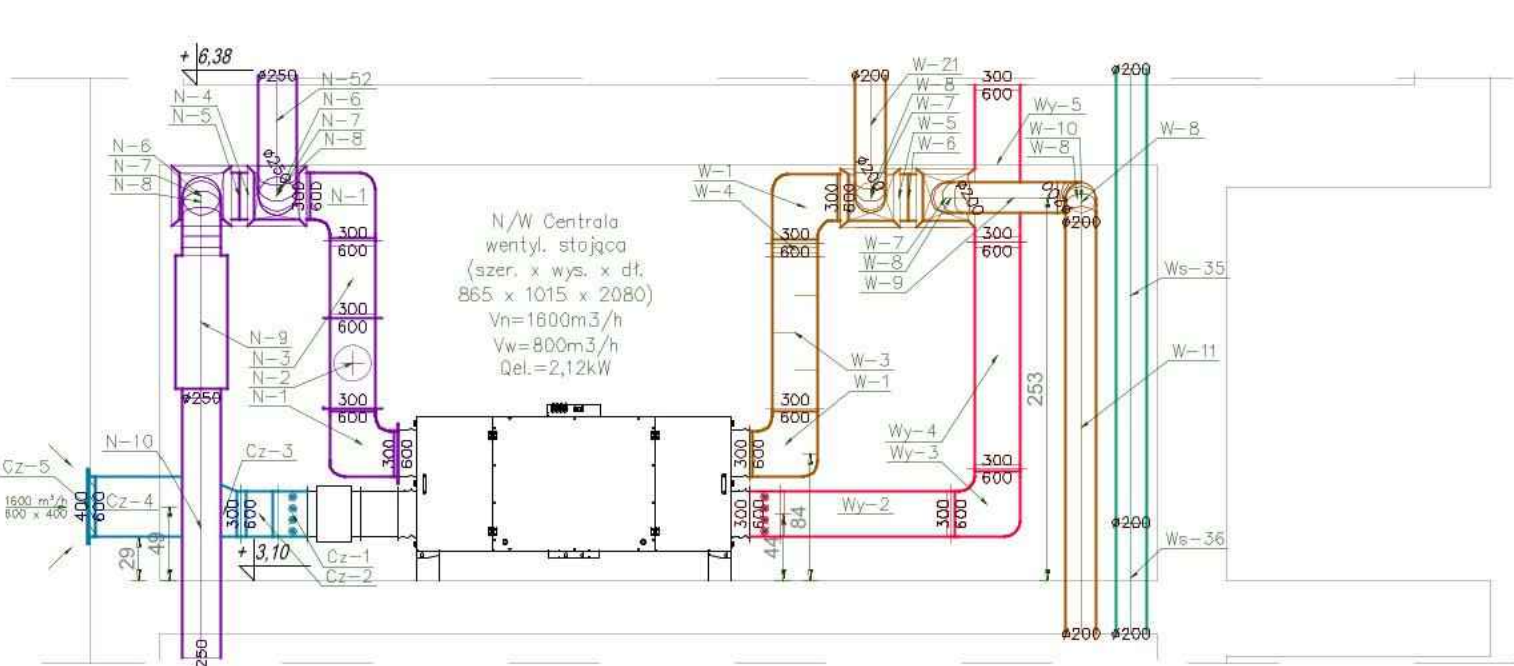

Przekrój2B-2B

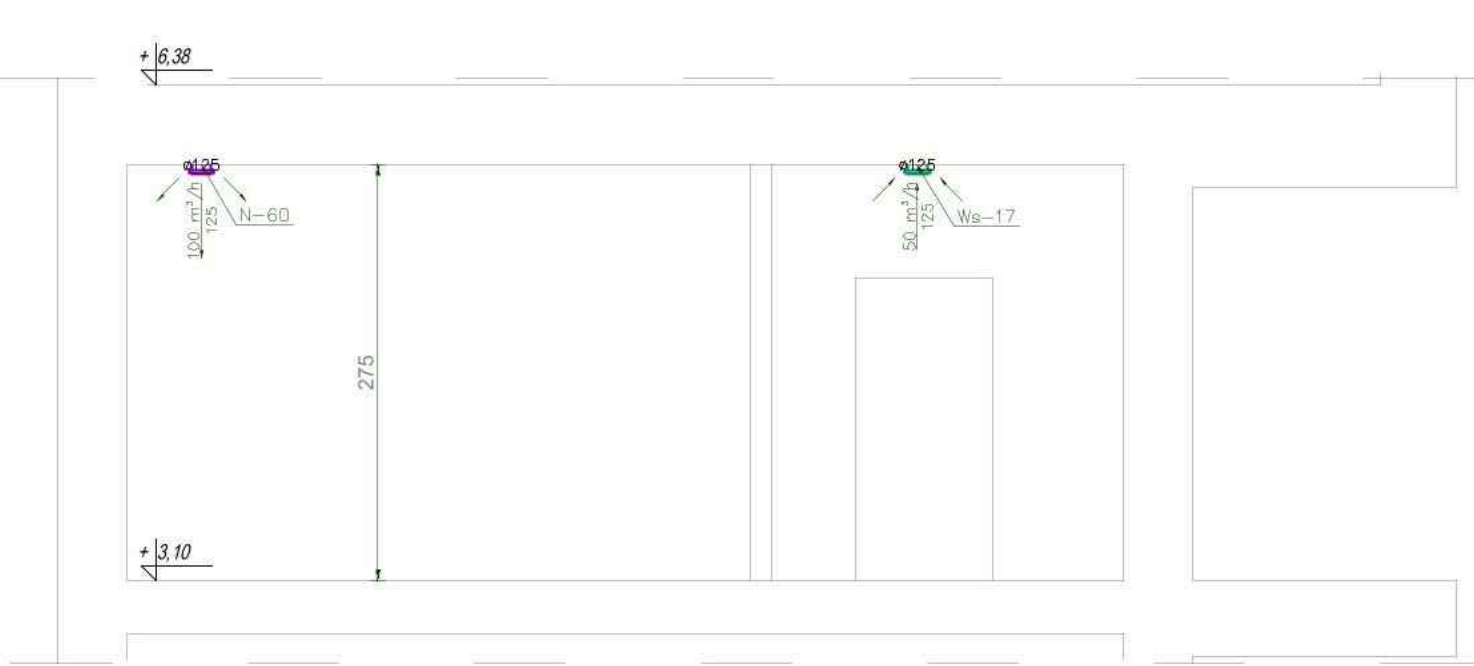

LEGENDA:

- kanal nawiewny centrale
- kanal wywiewny centrale
- kanal czerpny centrale
- kanal wyrzutowy centrale
- kanal wywiewny wentylator (p.sanitarny)

NAZWA INWESTYCJI / name of investment:	Budowa budynku socjalnego wraz z infrastrukturą techniczną		
LOKALIZACJA INWEST. / location of investment:	Rawa łowicza działka nr 167/3 gmina Kołomyżów-Luborzyca		
PROJEKTOWAŁ / designed:	mgr inż. Agnieszka Piszczek-Budzeń	MAP/0338/PWBS/18	
SPRAWDZIŁ / checked:	mgr inż. Grzegorz Budzeń	MAP/0297/PWBS/15	
STADIUM OPRACOW. / work stage:	PROJEKT WYKONAWCZY		
BRANŻA / industry:	SANITARNY		
NAZWA RYSUNKU / drawing name:	PRZEKROJE instalacja wentylacji mechanicznej		
		DATA / date: wrzesień 2023r.	
		SKALA / scale: 1:50	
		RYS. NR / draw. no: W-05	