


RZUT PIWNICY
SKALA 1:100

ZESTAWIENIE POWIERZCHNI			
	NR	POMIESZCZENIE	POW.
PIWNICA			
	-0.01	POM. TECHNICZNE (kocioł gazowy do 30 kW)	13,19
	-0.02	POM. TECHNICZNE	8,05
			21,24 m

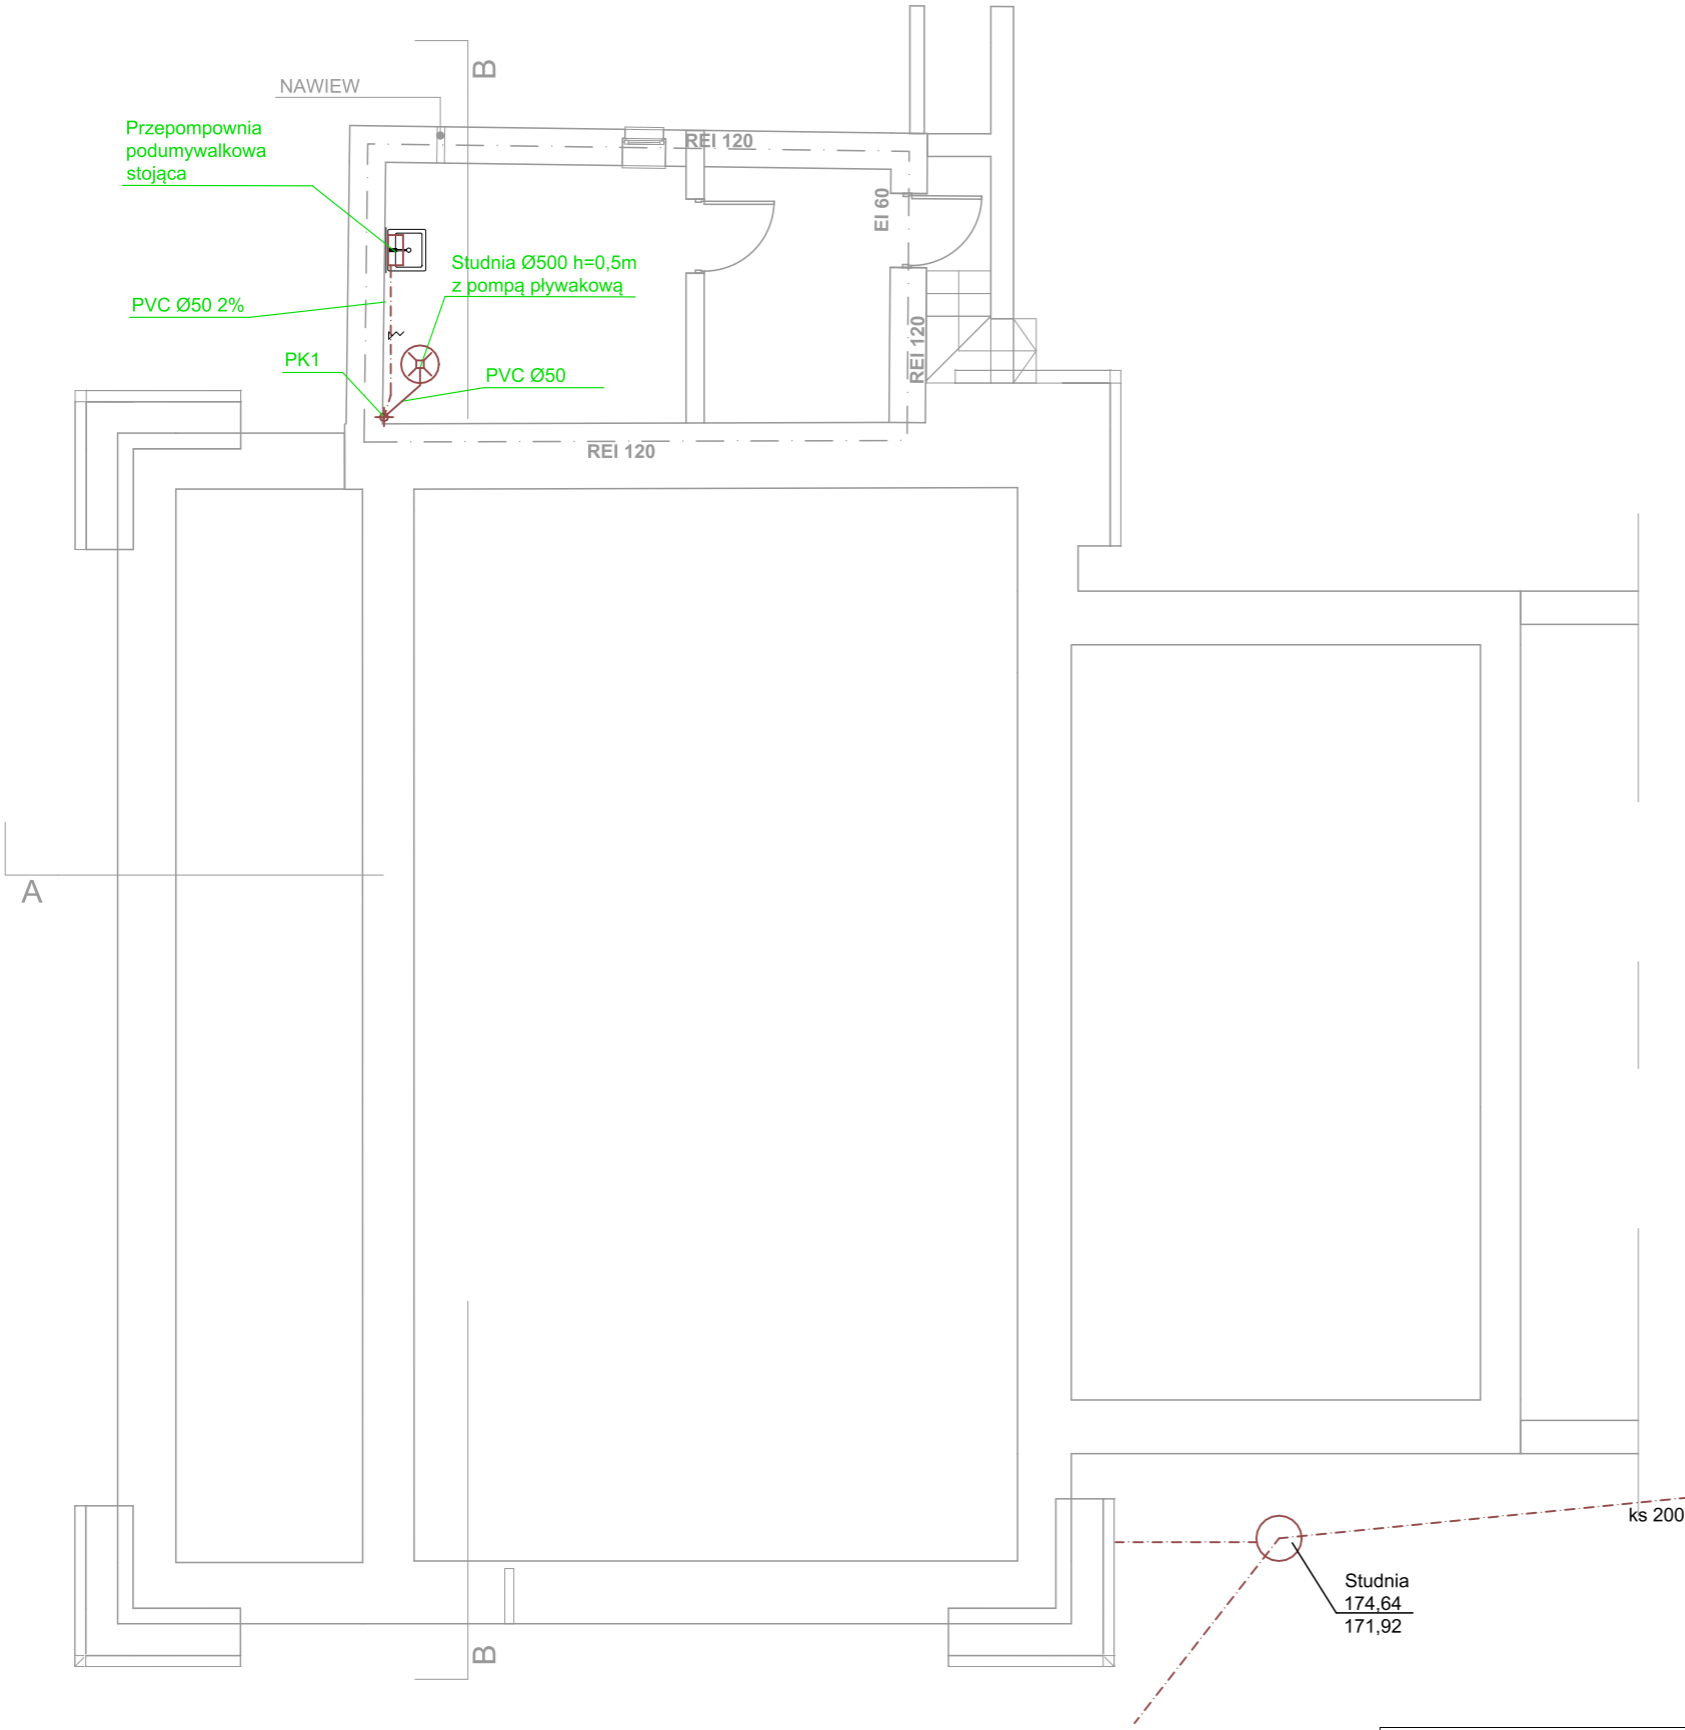

Legenda

PVC Ø50 2% - rurociąg PVC o średnicy Ø50 prowadzony ze spadkiem 2% w kierunku sieci kanalizacyjnej

JEDNOSTKA PROJEKTOWA

BUDPLAN PAWEŁ PŁYWACZ
UL. LILIOWA 1, 21-003 JAKUBOWICE KONIŃSKIE

NAZWA I ADRES INWESTYCJI

REMONT I PRZEBUDOWABUDYNKU KINA W CHODŁU
24-350 CHODEL, UL. PARTYZANTÓW 22
Jednostka ewidencyjna:061201_2 Chodel
Numery działek ewidencyjnych:801/1, 801/2
Obręb: 0006-Chodel

INWESTOR

GMINA CHODEL
UL. PARTYZANTÓW 24
24-350 CHODEL

NAZWA RYSUNKU

INSTALACJA KANALIZACJI SANITARNEJ
RZUT PIWNICY

BRANŻA

SANITARNA

SPECJALNOŚĆ

PROJEKTANT

PODPIS

PROJEKTAN

PRZEMYSŁAW DADOS

Nr uprawnień

LUB/0118/PWBS/21

PROJEKTAN

PRZEMYSŁAW DADOS

Nr uprawnień

LUB/0118/PWBS/21

NR RYSUNKU

SKALA

MIEJSCE I DATA OPRACOWANIA

S-04

1:100

JAKUBOWICE KONIŃSKIE
MARZEC 2025

AUTOR PROJEKTU ZGODNIE Z USTAWĄ O PRAWIE AUTORSKIM I PRAWACH POKREWNYCH Z DNIA 04.02.1994
R.ZASTRZEGA SOBIE PRAWA AUTORSKIE. POWIELANIE I ROZPOWSZECZNIANIE BEZ ZGODY AUTORA PROJEKTU
JEST ZABRONIONE.