

## RZUT PARTERU

SKALA 1:100

ZESTAWIENIE POWIERZCHNI			
	NR	POMIESZCZENIE	POW.
PARTER			
	1.1	HOL WEJŚCIOWY	4,56
	1.2	WC BEZ BARIER	4,05
	1.3	WC MĘSKI	5,40
	1.4	SALA WIDOWISKOWA	92,90
	1.5	POM. TECHNICZNE	23,47
	1.6	POM. SOCJALNE	12,93
	1.7	KOMUNIKACJA	4,36
	1.8	WC DAMSKI	2,67
	1.9	POM. PORZĄDKOWE	1,82
	1.10	KOMUNIKACJA	10,56
	1.11	SZATNIA	3,86
	1.12	POM. TECHNICZNE/ MIEJSCE GROMADZENIA ODPADÓW	53,43
	1.13	KOMUNIKACJA	4,40
	1.13	KOMUNIKACJA	4,40
			<b>224,41 m<sup>2</sup></b>

JEDNOSTKA PROJEKTOWA

**BUDPLAN** PAWEŁ PŁYWACZ  
UL. LILIOWA 1, 21-003 JAKUBOWICE KONIŃSKIE

NAZWA I ADRES INWESTYCJI
--------------------------

REMONT I PRZEBUDOWA BUDYNKU KINA W CHODŁU  
24-350 CHODEL, UL. PARTYZANTÓW 22  
Jednostka ewidencyjna: 061201\_2 Chodel  
Numery działek ewidencyjnych: 801/1, 801/2  
Obreb: 0006-Chodel

INVESTOR

**GMINA CHODEL**  
UL. PARTYZANTÓW 24  
24-350 CHODEL

NAZWA RYSUNKU

## INSTALACJA KANALIZACJI SANITARNEJ RZUT PARTERU


BRANŽA

SANITARNA

SPECJALNOŚĆ		PROJEKTANT	PODPIS
PROJEKTANT	PRZEMYSŁAW DADOS		
Nr uprawnień	LUB/0118/PWBS/21		
PROJEKTANT	PRZEMYSŁAW DADOS		
Nr uprawnień	LUB/0118/PWBS/21		

NR RYSUNKU	SKALA	MIEJSCE I DATA OPRACOWANIA
S-05	1:100	JAKUBOWICE KONIŃSKIE MARZEC 2025

AUTOR PROJEKTU ZGODNIE Z USTAWĄ O PRAWIE AUTORSKIM I PRAWACH POKREWNYCH Z DNIA 04.02.1994 R. ZASTRZĘGA SOBIE PRAWA AUTORSKIE. POWIELANIE I ROZPOWSZECZNIANIE BEZ ZGODY AUTORA PROJEKTU JEST ZABRONIONE.

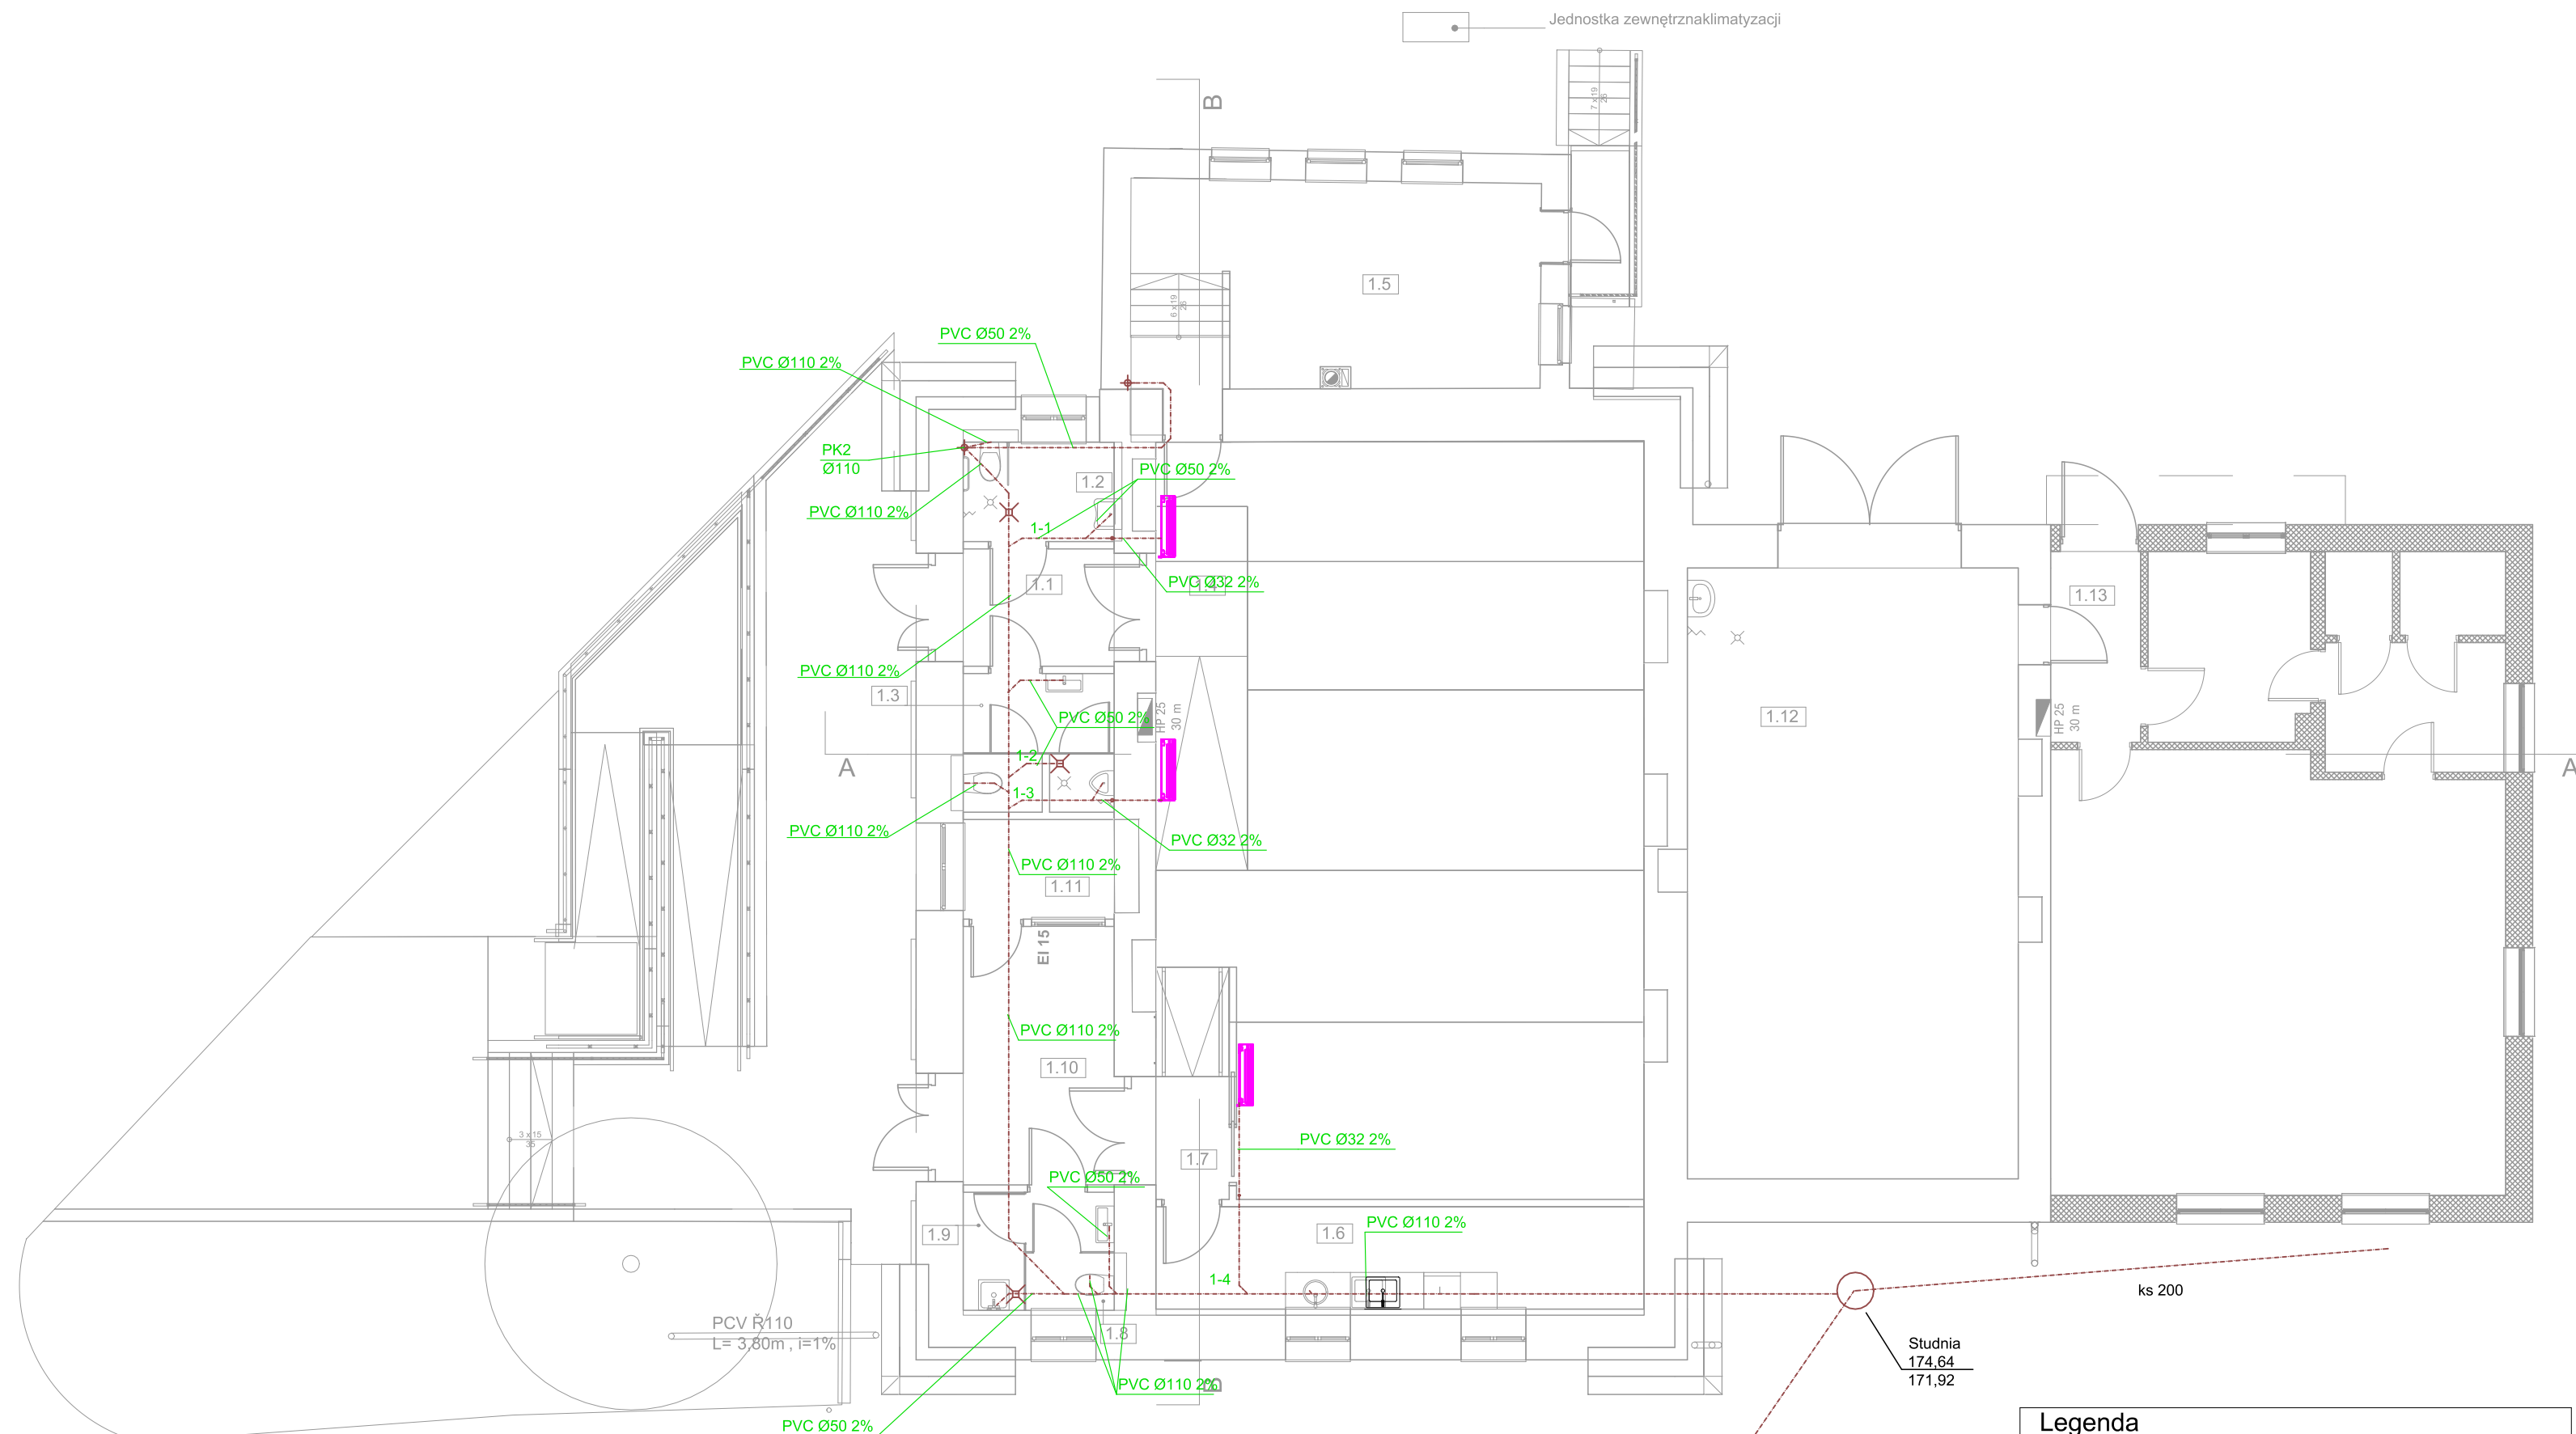

## Legenda

PVC Ø50 2% - rurociąg PVC o średnicy Ø50 prowadzony ze spadkiem 2% w kierunku sieci kanalizacyjnej