


# RZUT PIWNICY

SKALA 1:100

ZESTAWIENIE POWIERZCHNI			
NR	POMIESZCZENIE	POW.	
PIWNICA			
-0.01	POM. TECHNICZNE (kocioł gazowy do 30 kW)	13.19	
-0.02	POM. TECHNICZNE	8.05	
		21.24 m <sup>2</sup>	

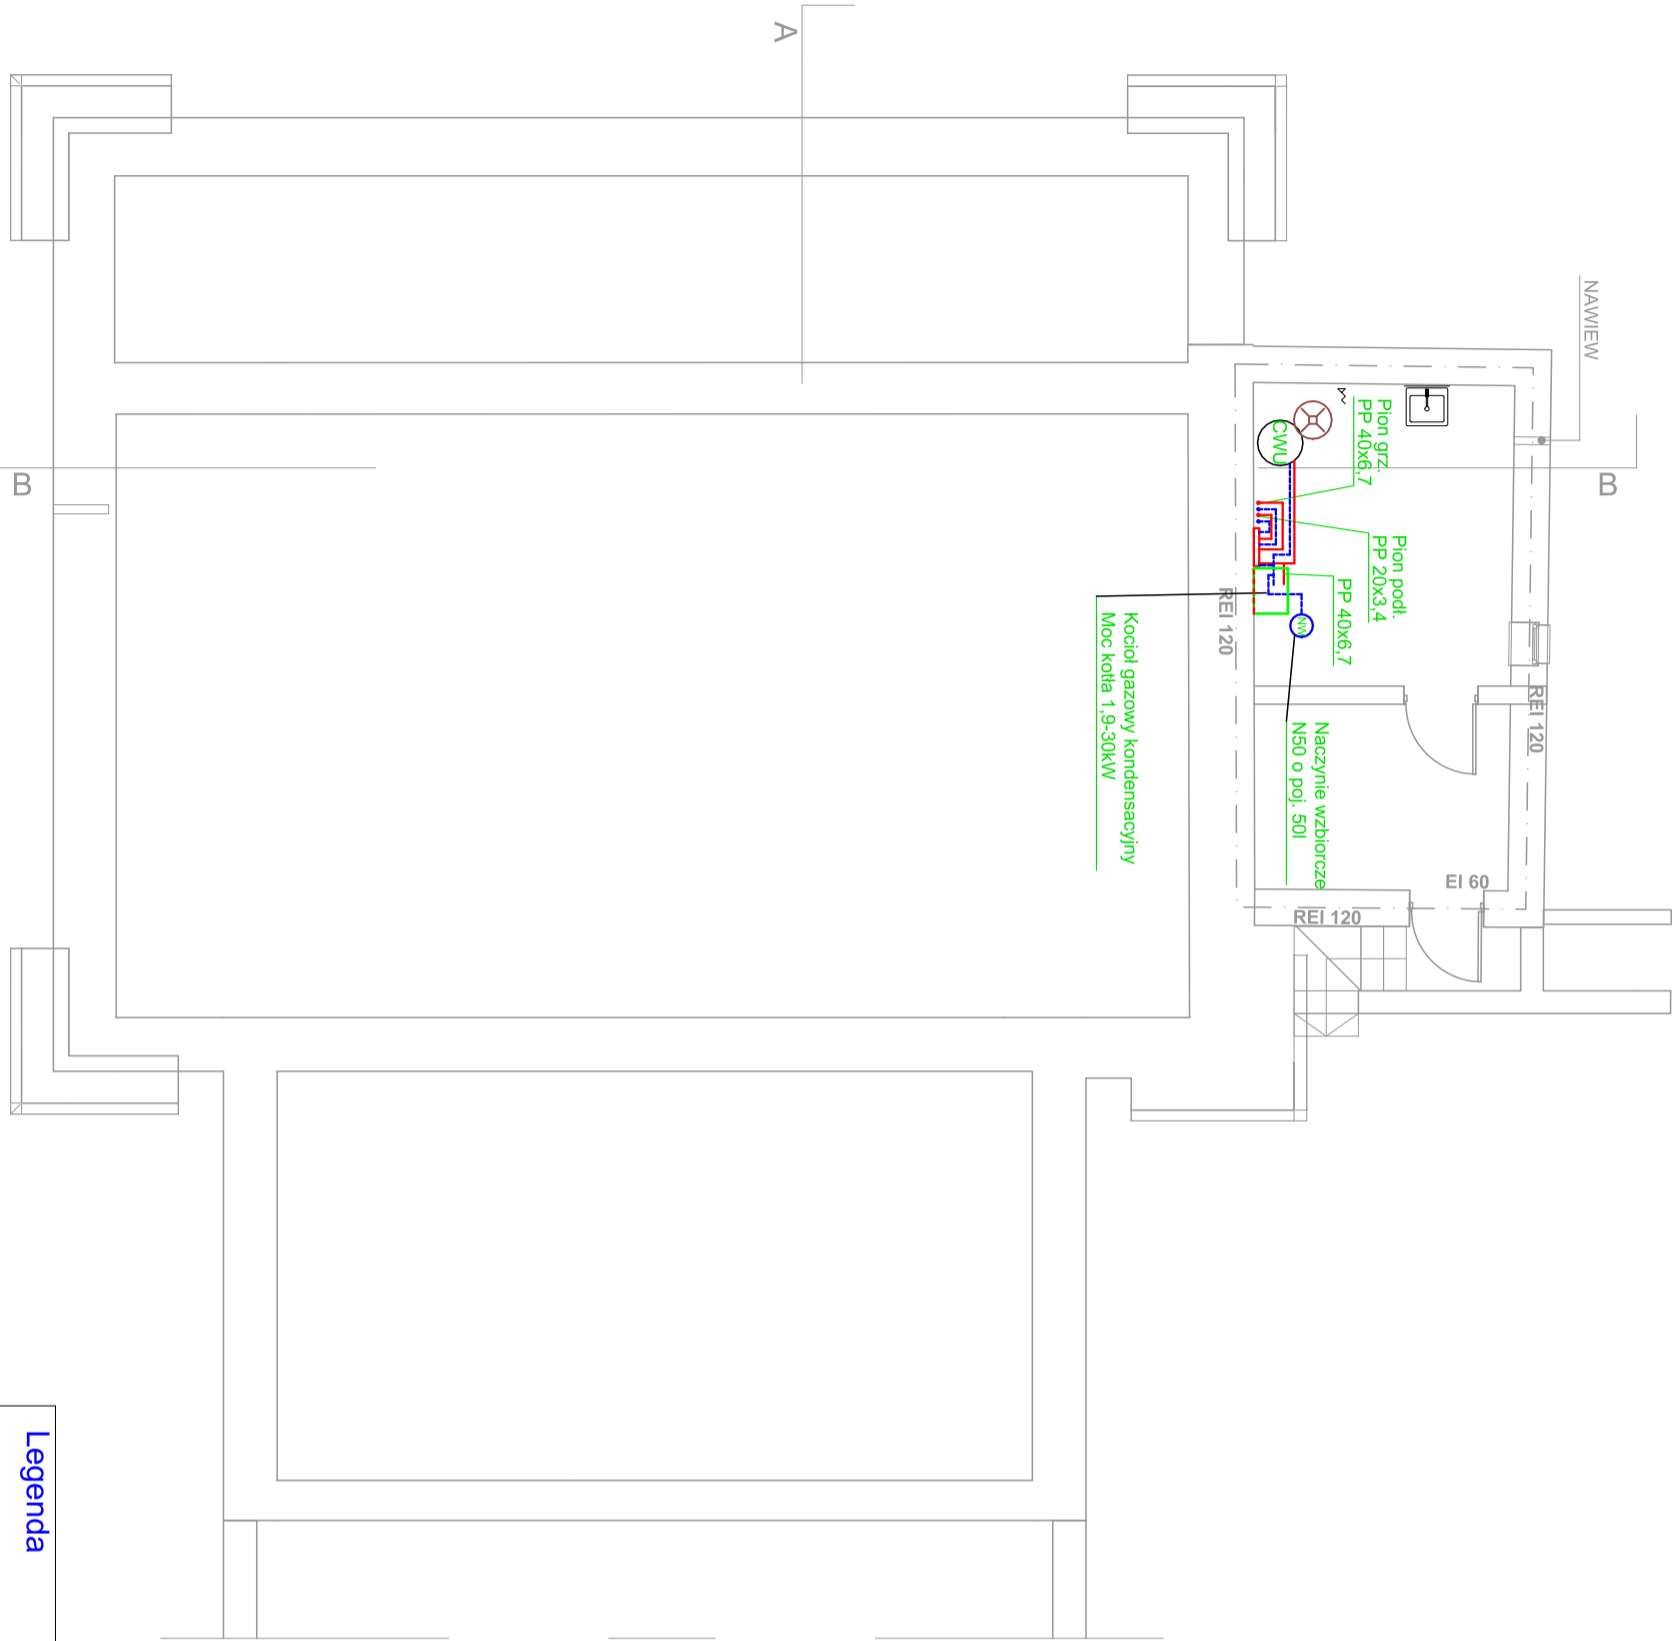

## Legenda

- PP 20x3.4 - rurociąg PP PN20
- PEX 16x2 - rurociąg typu PEX
- CV11-60 1.10m - grzejnik płytowy o wysokości 60cm, długości 1.1m. Moc grzejnika 521W, nastawa 2
- 521W n2

JEDNOSTKA PROJEKTOWA  
BUDPLAN PAWEŁ PŁYWACZ  
UL. LILIOWA 1, 21-003 JAKUBOWICE KONIŃSKIE

NAZWA I ADRES INWESTYCJI  
REMONT I PRZEBUDOWA BUDYNKU KINA W CHODLU  
24-350 CHODEL, UL. PARTYZANTÓW 22  
Jednostka ewidencyjna 061201 2 Chodel  
Numery działek ewidencyjnych: 801/1, 801/2  
Obręb: 0006-Chodel

INWESTOR  
GMINA CHODEL  
UL. PARTYZANTÓW 24  
24-350 CHODEL

NAZWA RYSUNKU  
INSTALACJA CENTRALNEGO OGRZEWANIA  
RZUT PIWNICY

BRANŻA  
SANITARNA

SPECJALNOŚĆ		PROJEKTANT		PODPIS	
PROJEKTANT		PRZEMYSŁAW DADOS			
Nr uprawnień		LUB/0118/PWBS/21			
PROJEKTANT		PRZEMYSŁAW DADOS			
Nr uprawnień		LUB/0118/PWBS/21			
NR RYSUNKU		SKALA		MIEJSCE I DATA OPRACOWANIA	
S-07		1:100		JAKUBOWICE KONIŃSKIE MARZEC 2025	

AUTOR PROJEKTU ZGODNIE Z USTAWĄ O PRAWIE AUTORSKIM I PRAWACH POKREWNYCH Z DNIA 04.02.1994  
RZĄDZIŁ SIĘ SOBIE PRAWA AUTORSKIE. POWIĘLANIE I KOPIOWANIE BEZ ZGODY AUTORA PROJEKTU  
JEST ZABRONIONE.