


RZUT PIWNICY

SKALA 1:100

ZESTAWIENIE POWIERZCHNI			
	NR	POMIESZCZENIE	POW.
PIWNICA			
	-0.01	POM. TECHNICZNE (kocioł gazowy do 30 kW)	13,19
	-0.02	POM. TECHNICZNE	8,05
			21,24 m

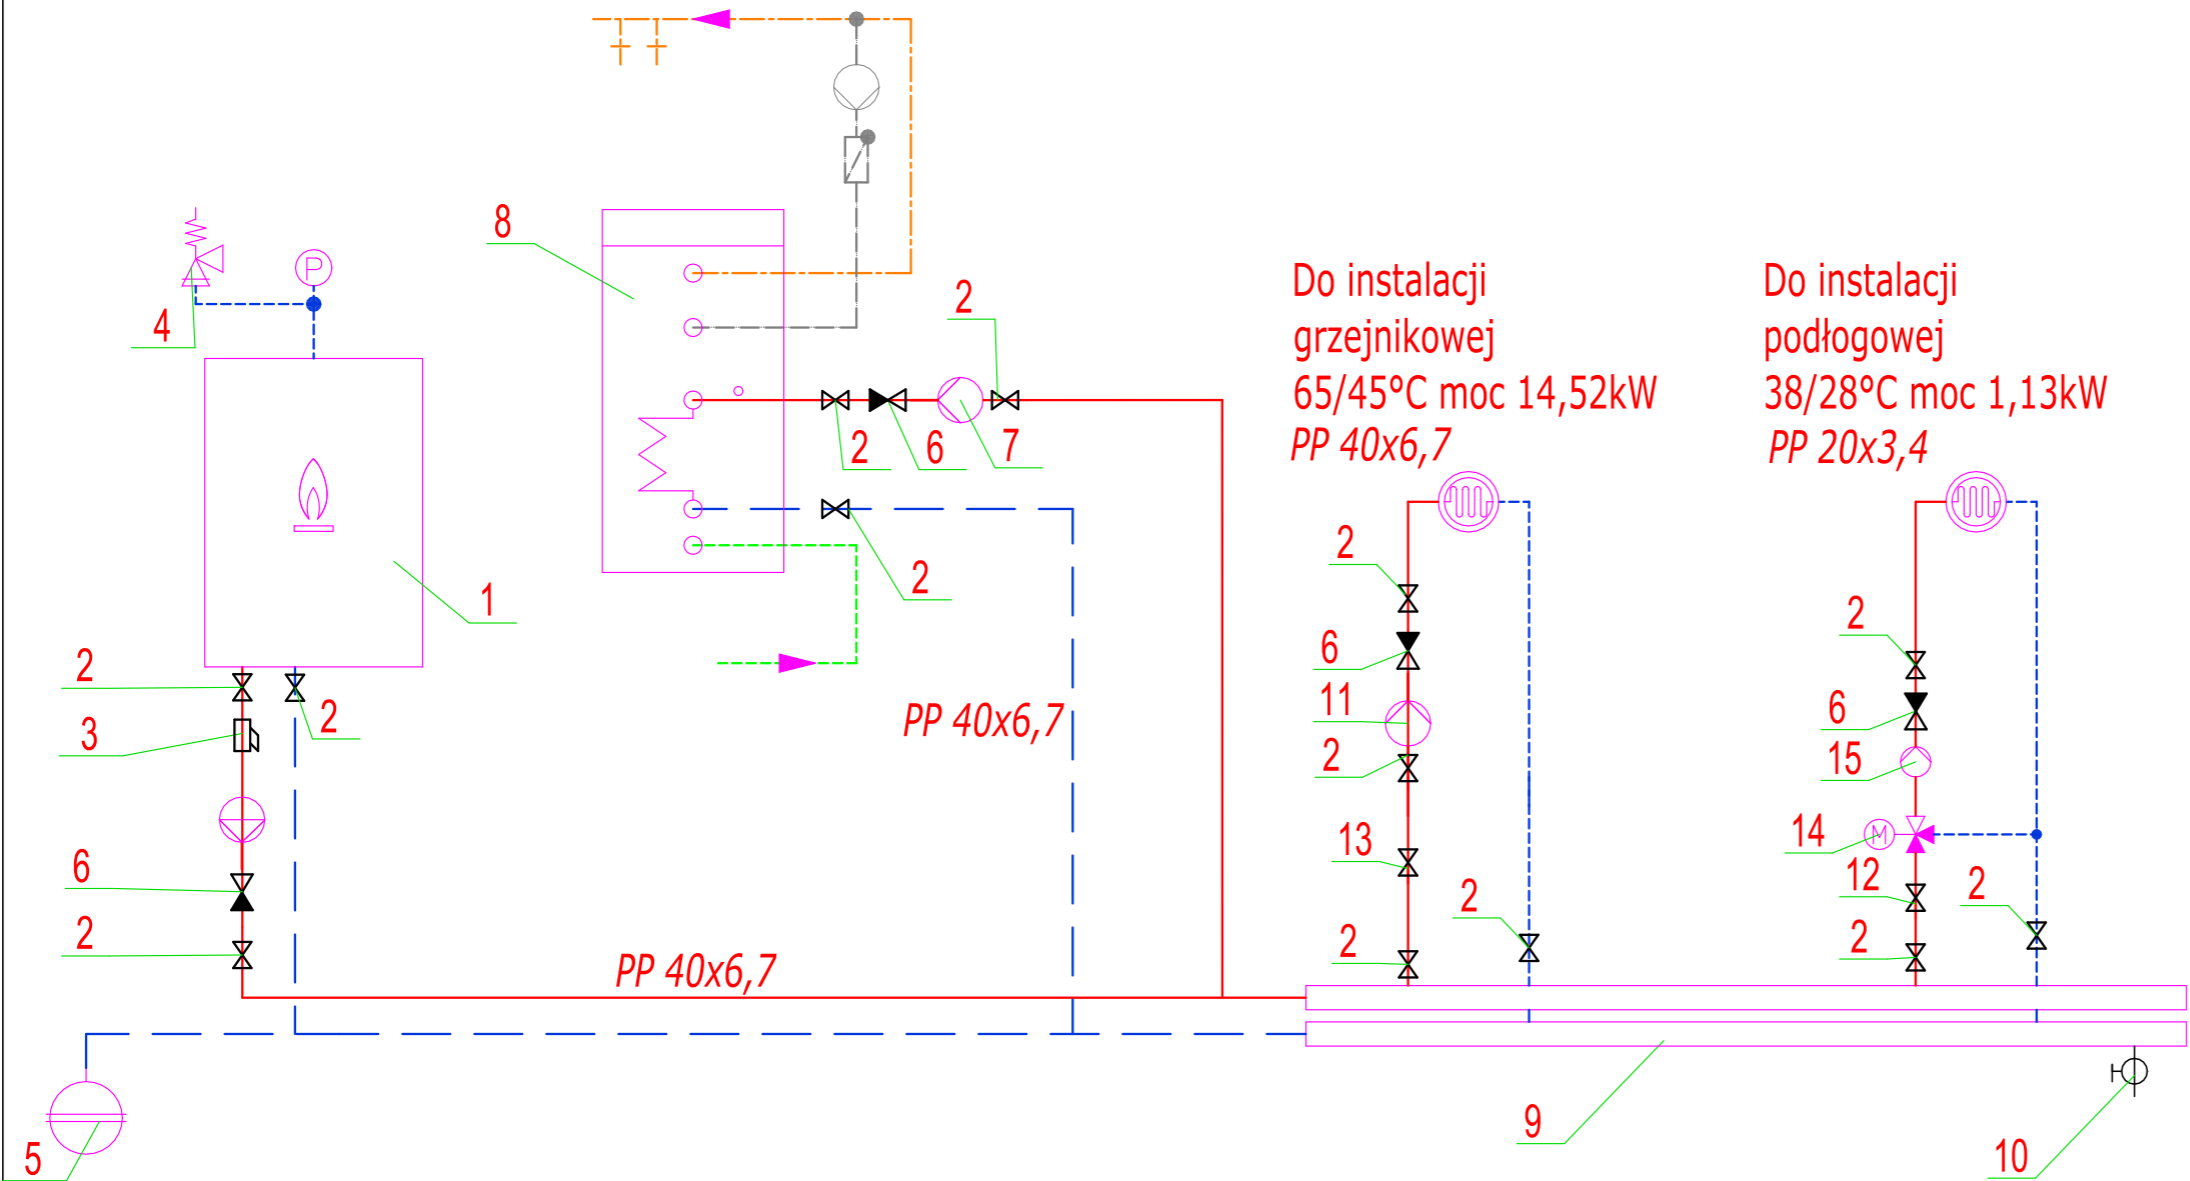

LEGENDA

- 1- kocioł gazowy wiszący zakres mocy 1,9-30kW

2- zawór odcinający kulowy, ciśn. max 25bar

3- filtr siatkowy mosiężny skośny, ciśn. max 20bar

4- zawór bezpieczeństwa 2,5bar

5- przeponowe naczynie wzbiorcze co N50 o poj. 50l

6- zawór zwrotny, ciśn. max 16bar

7- pompa zasilająca zasobnik cwu

8- zasobnik cwu 100l

9- rozdzielacz kotłowy

10- zawór spustowy

11- pompa układu grzejnikowego Q=0,64m3/h H=1,42m
- 12- zawór AB-QM LF PLUS IV dn15 n7,5%

13- zawór równoważący BALL VARIO dn25 n4.1

14- zawór trójdrogowy mieszający dn15 kvs=0,25

15- pompa układu podłogowego Q=0,10m3/h H=2,02m

<div>JEDNOSTKA PROJEKTOWA</div>			<div>BUDPLAN PAWEŁ PŁYWACZ</div> <div>UL. LILIOWA 1, 21-003 JAKUBOWICE KONIŃSKIE</div>		
<div>NAZWA I ADRES INWESTYCJI</div>			<div>REMONT I PRZEBUDOWABUDYNKU KINA W CHODŁU</div> <div>24-350 CHODEL, UL. PARTYZANTÓW 22</div> <div>Jednostka ewidencyjna:061201_2 Chodel</div> <div>Numery działek ewidencyjnych:801/1, 801/2</div> <div>Obręb: 0006-Chodel</div>		
<div>INWESTOR</div>			<div>GMINA CHODEL</div> <div>UL. PARTYZANTÓW24</div> <div>24-350 CHODEL</div>		
<div>NAZWA RYSUNKU</div>			<div>SCHEMAT INSTALACJI CENTRALNEGO OGRZEWANIA</div>		
<div>BRANŻA</div>			<div>SANITARNA</div>		
<div>SPECJALNOŚĆ</div>		<div>PROJEKTANT</div>	<div>PODPIS</div>		
<div>PROJEKTAN</div>		<div>PRZEMYSŁAW DADOS</div>			
<div>Nr uprawnień</div>		<div>LUB/0118/PWBS/21</div>			
<div>PROJEKTAN</div>		<div>PRZEMYSŁAW DADOS</div>			
<div>Nr uprawnień</div>		<div>LUB/0118/PWBS/21</div>			
<div>NR RYSUNKU</div>		<div>SKALA</div>	<div>MIEJSCE I DATA OPRACOWANIA</div>		
<div>S-09</div>		<div>1:100</div>	<div>JAKUBOWICE KONIŃSKIE</div> <div>MARZEC 2025</div>		
<div>AUTOR PROJEKTU ZGODNIE Z USTAWĄ O PRAWIE AUTORSKIM I PRAWACH POKREWNYCH Z DNIA 04.02.1994</div> <div>R.ZASTRZĘGA SOBIE PRAWA AUTORSKIE. POWIELANIE I ROZPOWSZECZNIANIE BEZ ZGODY AUTORA PROJEKTU</div> <div>JEST ZABRONIONE.</div>					