


RZUT PIWNICY

SKALA 1:100

ZESTAWIENIE POWIERZCHNI			
	NR	POMIESZCZENIE	POW.
PIWNICA			
	-0.01	POM. TECHNICZNE (kocioł gazowy do 30 kW)	13,19
	-0.02	POM. TECHNICZNE	8,05
			21,24 m

JEDNOSTKA PROJEKTOWA		
BUDPLAN PAWEŁ PŁYWACZ UL. LILIOWA 1, 21-003 JAKUBOWICE KONIŃSKIE		
NAZWA I ADRES INWESTYCJI		
REMONT I PRZEBUDOWABUDYNKU KINA W CHODŁU 24-350 CHODEL, UL. PARTYZANTÓW 22 Jednostka ewidencyjna:061201_2 Chodel Numery działek ewidencyjnych:801/1, 801/2 Obręb: 0006-Chodel		
INWESTOR		
GMINA CHODEL UL. PARTYZANTÓW24 24-350 CHODEL		
NAZWA RYSUNKU		
INSTALACJA GAZU ZIEMNEGO RZUT PIWNICY		
BRANŻA		
SANITARNA		
SPECJALNOŚĆ	PROJEKTANT	PODPIS
PROJEKTAN	PRZEMYSŁAW DADOS	
Nr uprawnień	LUB/0118/PWBS/21	
PROJEKTAN	PRZEMYSŁAW DADOS	
Nr uprawnień	LUB/0118/PWBS/21	
NR RYSUNKU	SKALA	MIEJSCE I DATA OPRACOWANIA
S-10	1:100	JAKUBOWICE KONIŃSKIE MARZEC 2025
AUTOR PROJEKTU ZGODNIE Z USTAWĄ O PRAWIE AUTORSKIM I PRAWACH POKREWNYCH Z DNIA 04.02.1994 R.ZASTRZĘGA SOBIE PRAWA AUTORSKIE. POWIELANIE I ROZPOWSZECZNIANIE BEZ ZGODY AUTORA PROJEKTU JEST ZABRONIONE.		

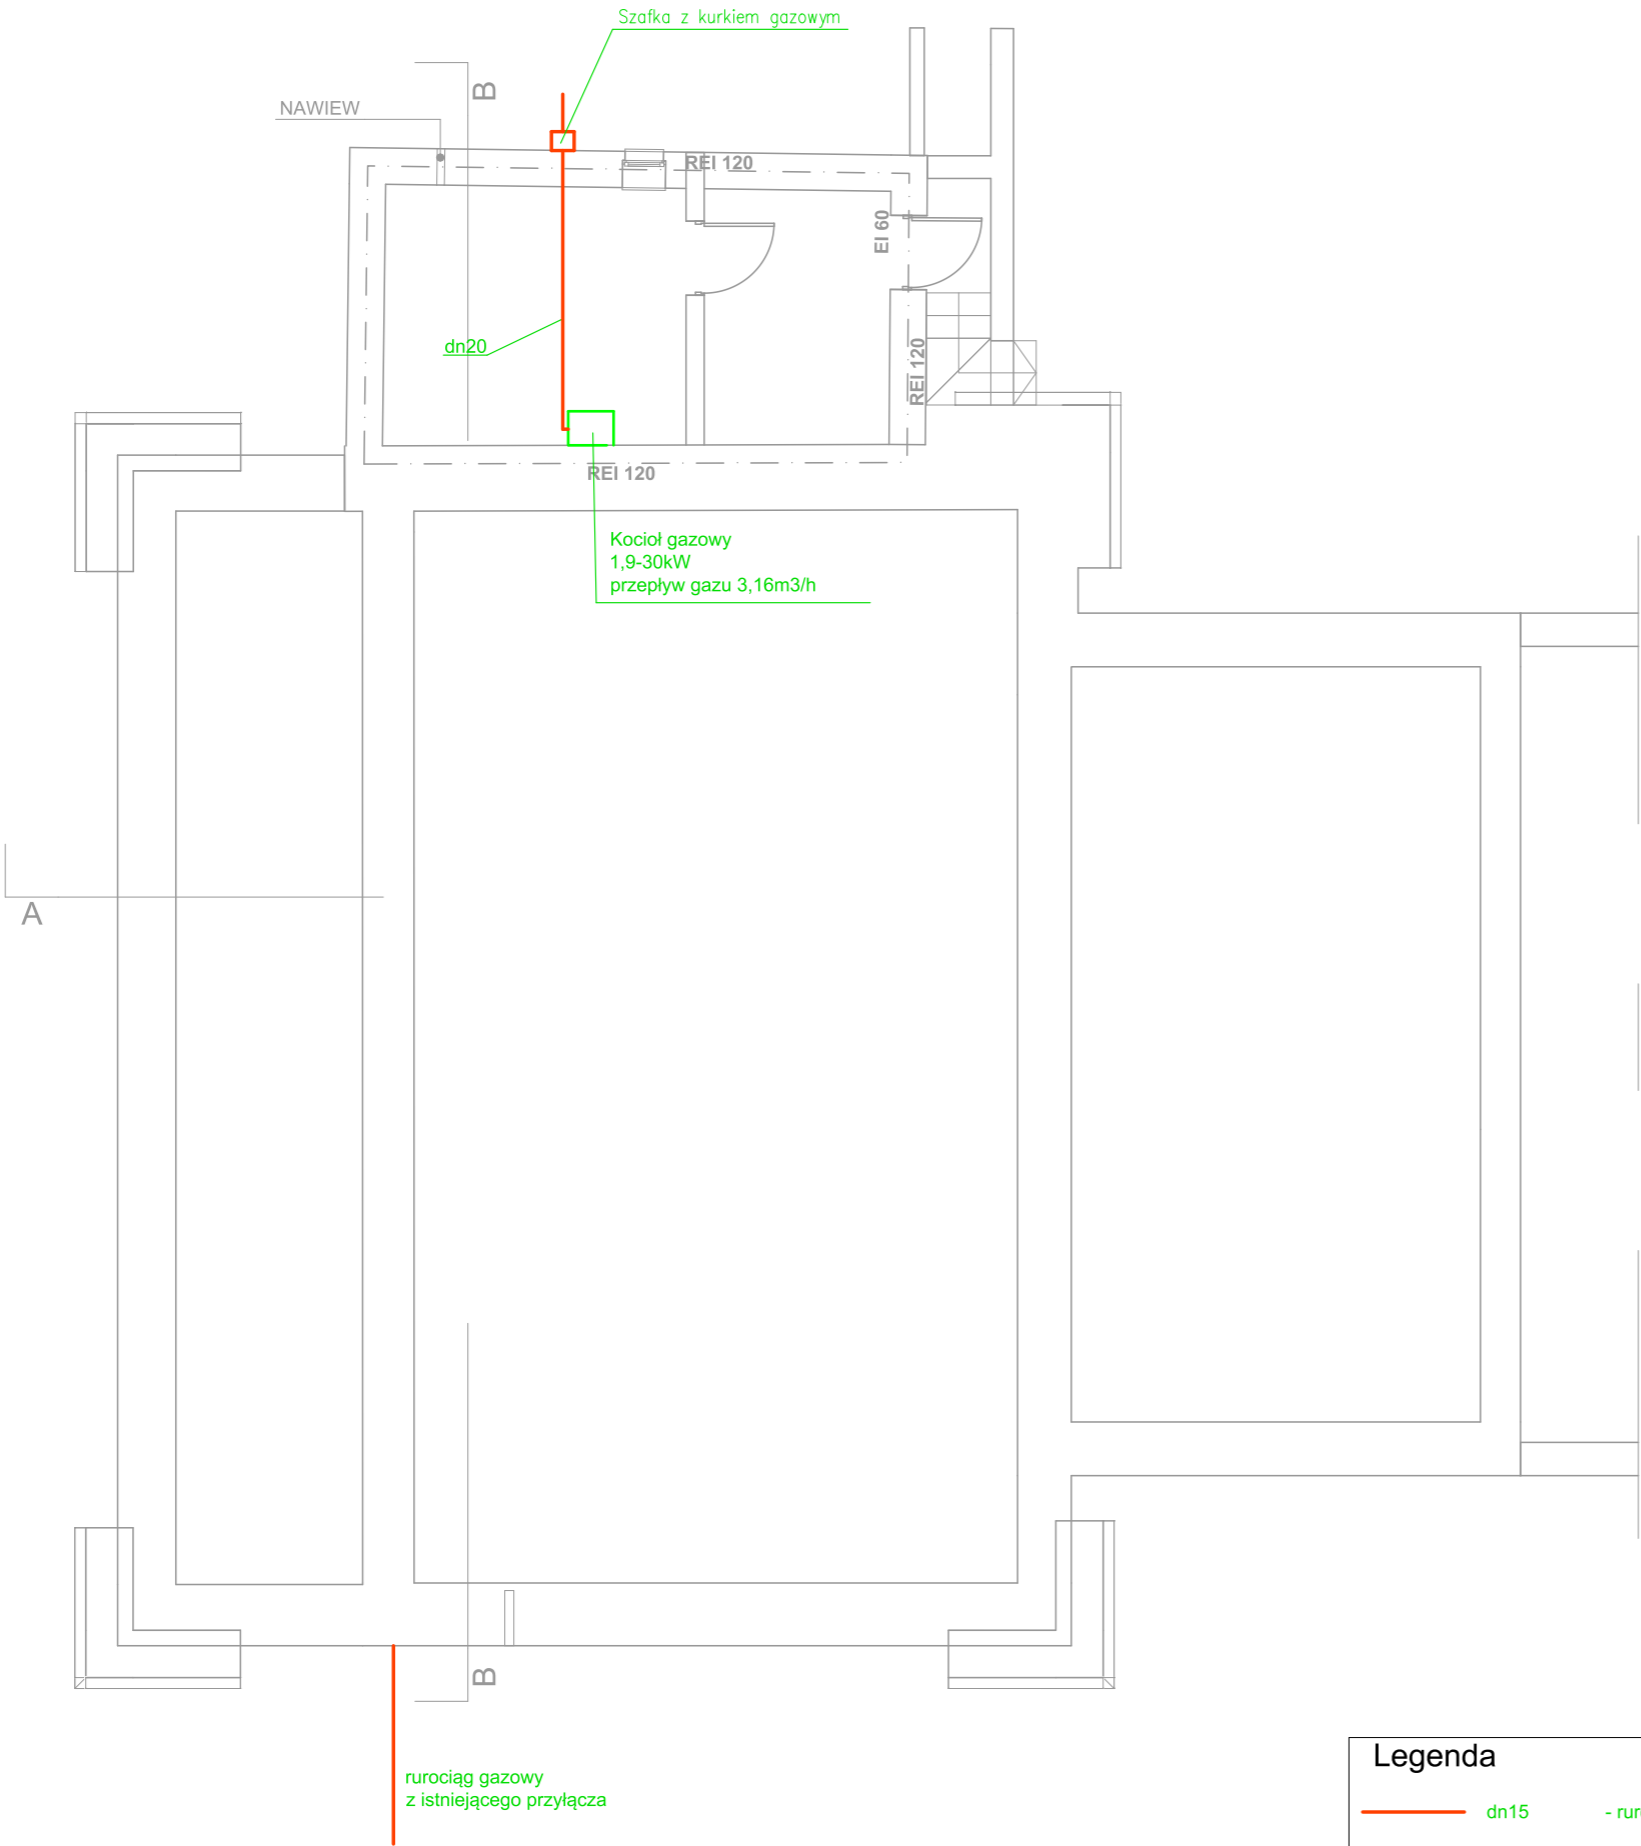

Legenda

dn15

- rurociąg stalowy o średnicy Ø15