


RZUT PARTERU

SKALA 1:100

ZESTAWIENIE POWIERZCHNI			
	NR	POMIESZCZENIE	POW.
PARTER			
	1.1	HOL WEJŚCIOWY	4,56
	1.2	WC BEZ BARIER	4,05
	1.3	WC MĘSKI	5,40
	1.4	SALA WIDOWISKOWA	92,90
	1.5	POM. TECHNICZNE	23,47
	1.6	POM. SOCJALNE	12,93
	1.7	KOMUNIKACJA	4,36
	1.8	WC DAMSKI	2,67
	1.9	POM. PORZĄDKOWE	1,82
	1.10	KOMUNIKACJA	10,56
	1.11	SZATNIA	3,86
	1.12	POM. TECHNICZNE/ MIEJSCE GROMADZENIA ODPADÓW	53,43
	1.13	KOMUNIKACJA	4,40
	1.13	KOMUNIKACJA	4,40
			224,41 m2

<u>JEDNOSTKA PROJEKTOWA</u>		BUDPLAN PAWEŁ PŁYWACZ UL. LILIOWA 1, 21-003 JAKUBOWICE KONIŃSKIE	
<u>NAZWA I ADRES INWESTYCJI</u>			
REMONT I PRZEBUDOWA BUDYNKU KINA W CHODŁU 24-350 CHODEL, UL. PARTYZANTÓW 22 Jednostka ewidencyjna: 061201_2 Chodel Numery działek ewidencyjnych: 801/1, 801/2 Obreń: 0006-Chodel			
<u>INWESTOR</u>			
GMINA CHODEL UL. PARTYZANTÓW 24 24-350 CHODEL			
<u>NAZWA RYSUNKU</u>			
INSTALACJA WENTYLACJI MECHANICZNEJ I KLIMATYZACJI RZUT PIWNICY			
<u>BRANŻA</u>			
SANITARNA			
<u>SPECJALNOŚĆ</u>	<u>PROJEKTANT</u>	<u>PODPIS</u>	
PROJEKTAN	PRZEMYSŁAW DADOS		
Nr uprawnień	LUB/0118/PWBS/21		
PROJEKTAN	PRZEMYSŁAW DADOS		
Nr uprawnień	LUB/0118/PWBS/21		
<u>NR RYSUNKU</u>	<u>SKALA</u>	<u>MIEJSCE I DATA OPRACOWANIA</u>	
S-12	1:100	JAKUBOWICE KONIŃSKIE MARZEC 2025	
AUTOR PROJEKTU ZGODNIE Z USTAWĄ O PRAWIE AUTORSKIM I PRAWACH POKREWNYCH Z DNIA 04.04.2003 R. ZASTRZĘGA SOBIE PRAWA AUTORSKIE. POWIELANIE I ROZPOWSZECZNIANIE BEZ ZGODY AUTORA PROJEKTU JEST ZABRONIONE.			

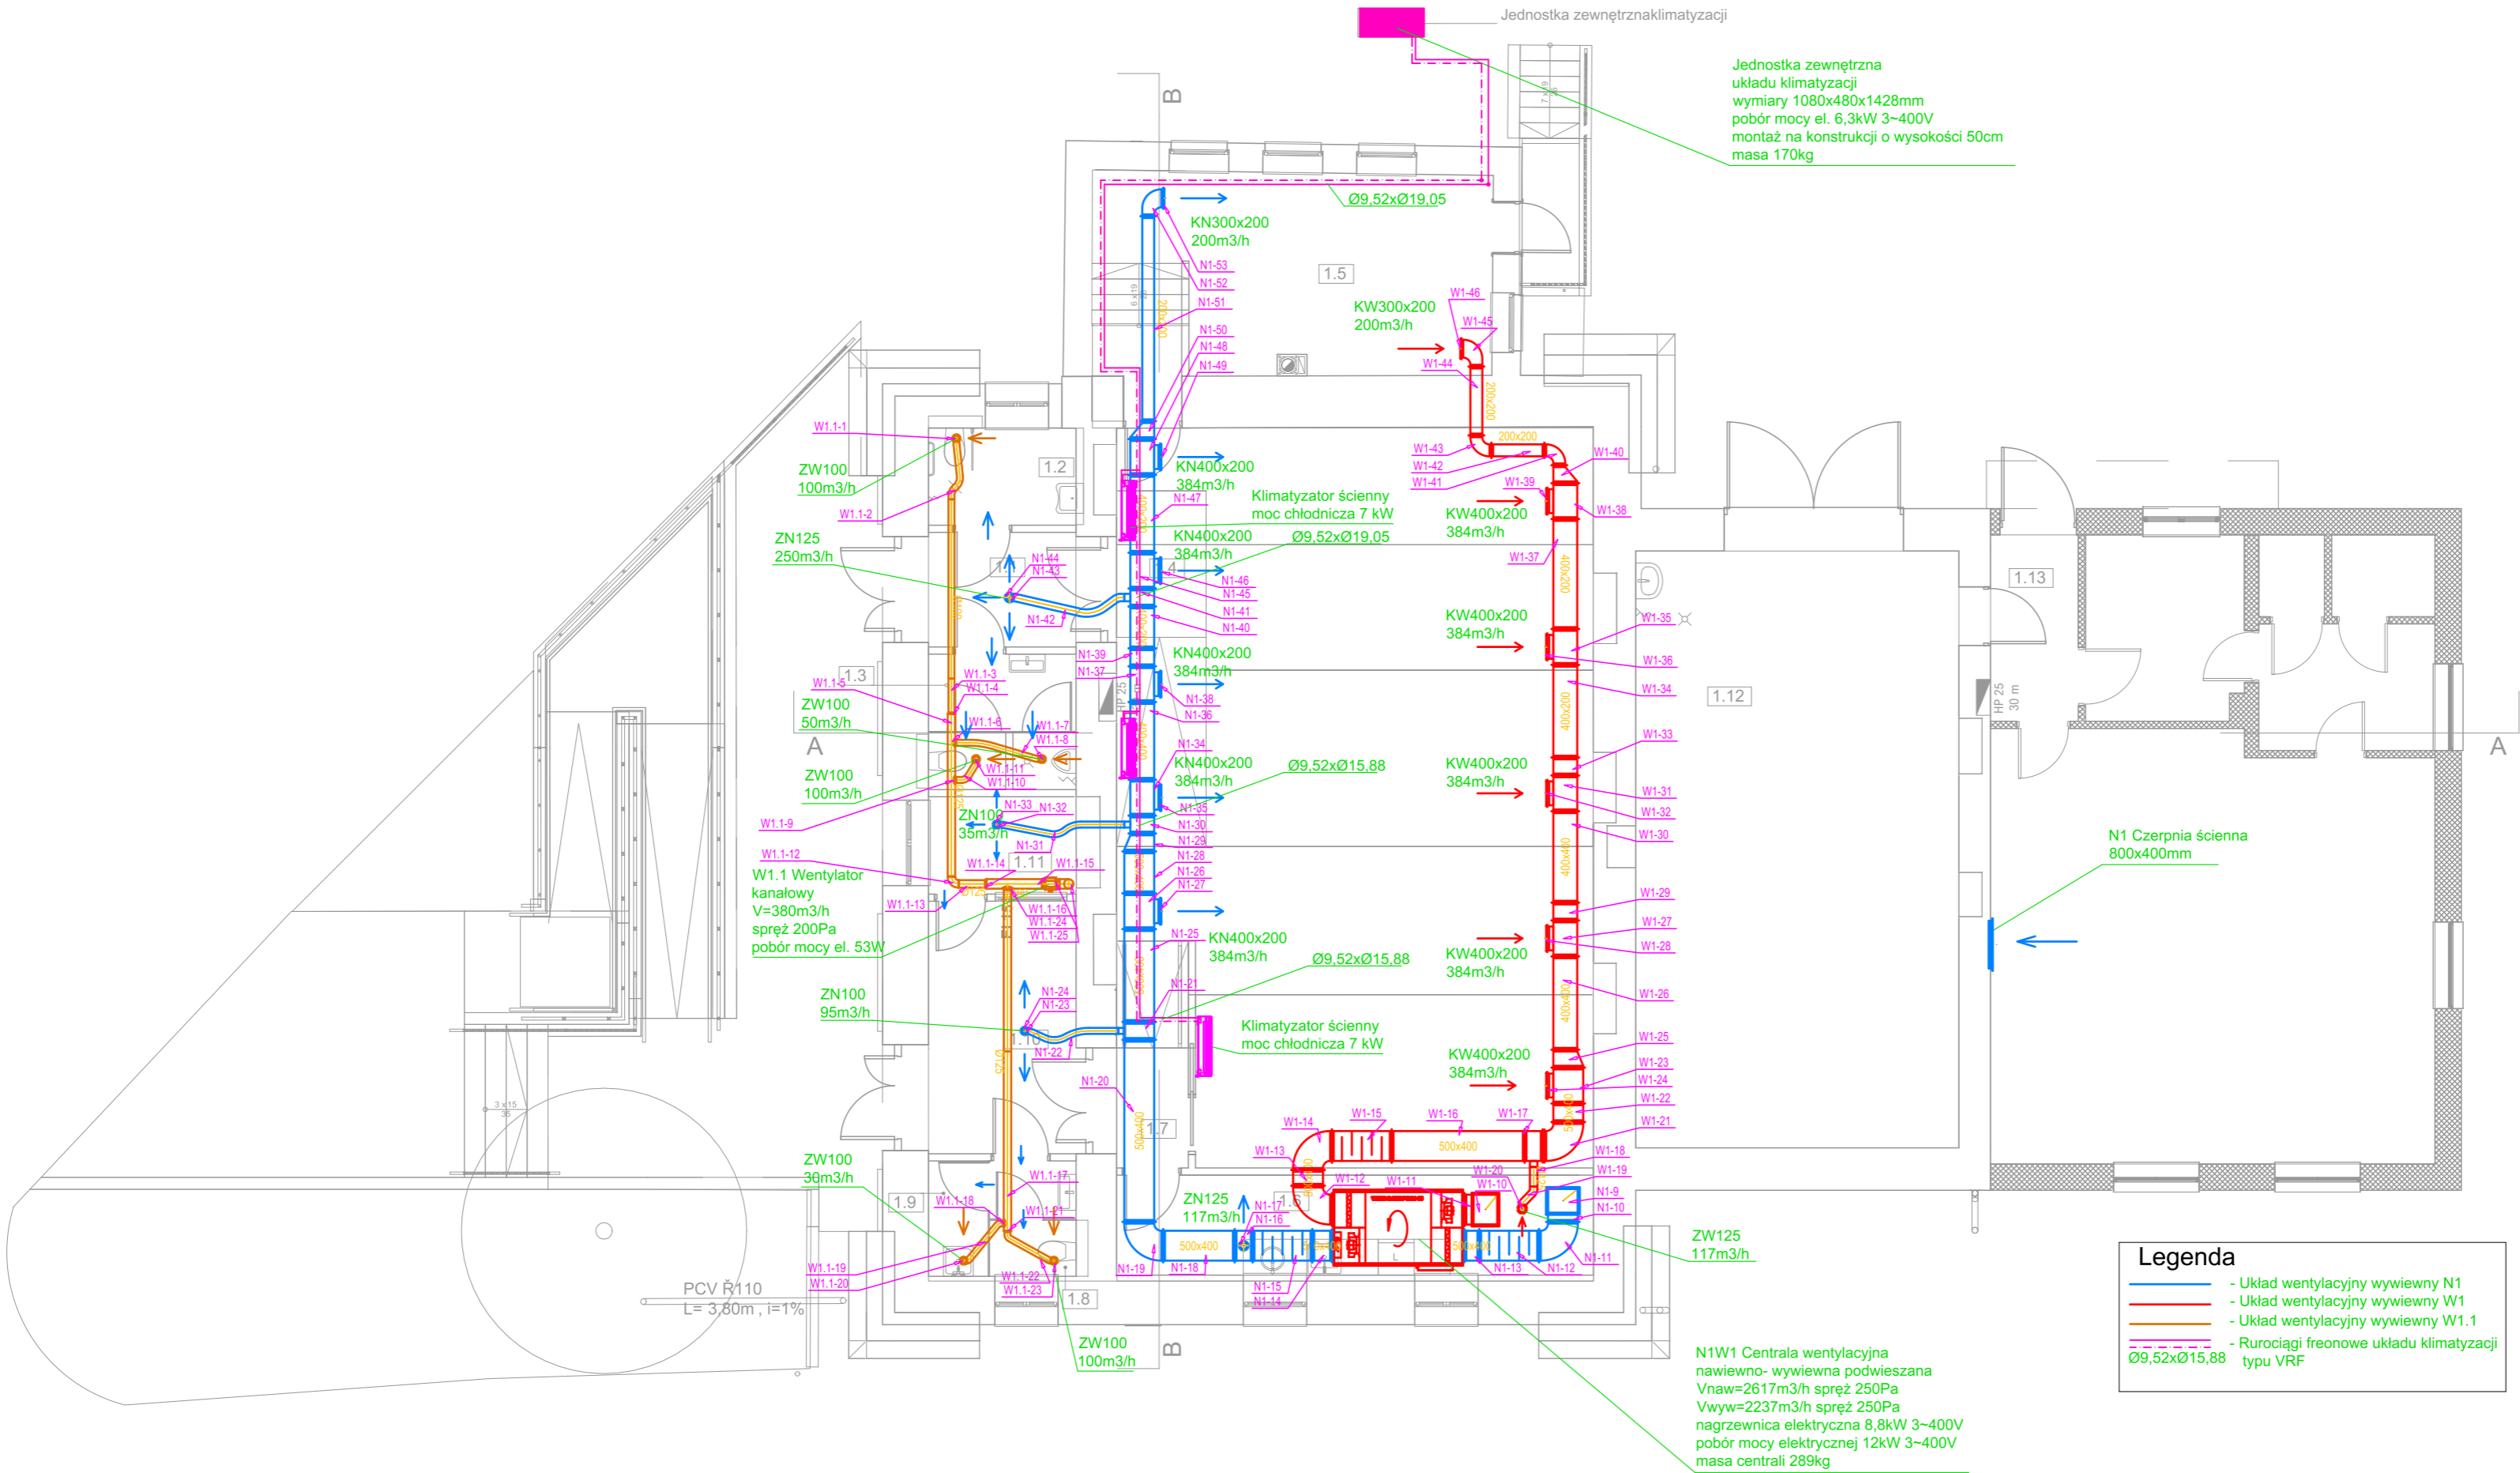

- Legenda
- Układ wentylacyjny wywiewny N1
 - Układ wentylacyjny wywiewny W1
 - Układ wentylacyjny wywiewny W1.1
 - Rurociągi freonowe układu klimatyzacji typu VRF