


RZUT DACHU
SKALA 1:100

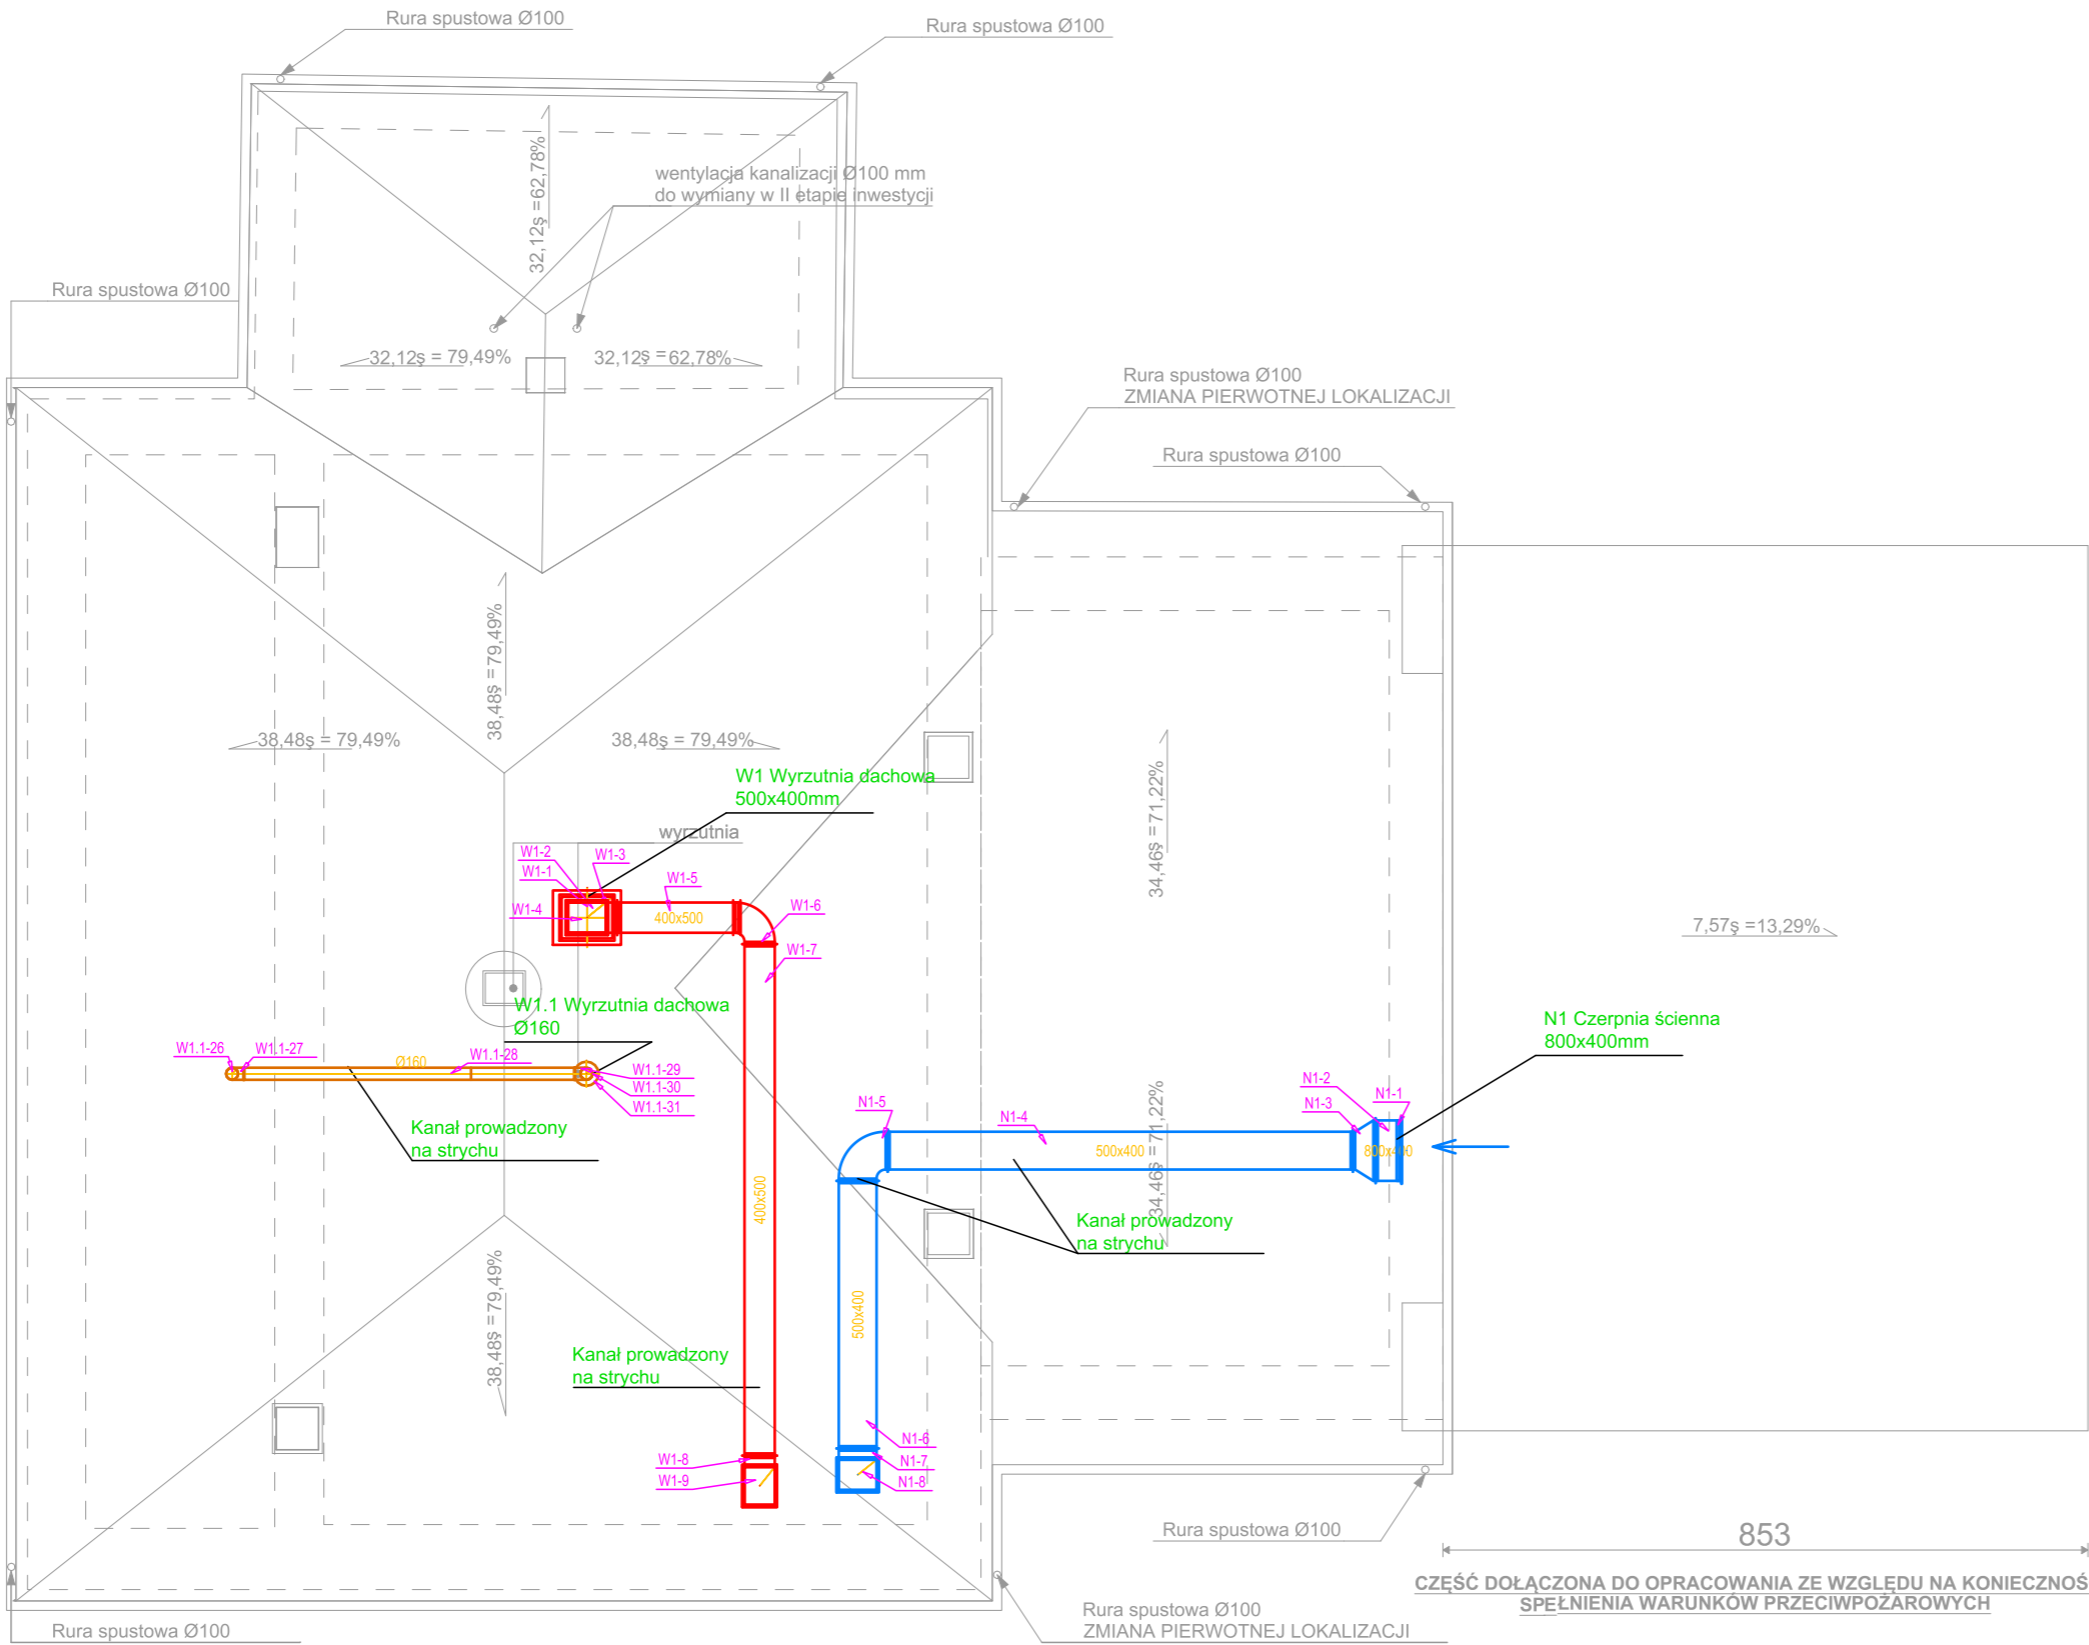

JEDNOSTKA PROJEKTOWA		
BUDPLAN PAWEŁ PŁYWACZ UL. LILIOWA 1, 21-003 JAKUBOWICE KONIŃSKIE		
NAZWA I ADRES INWESTYCJI		
REMONT I PRZEBUDOWA BUDYNKU KINA W CHODŁU 24-350 CHODEL, UL. PARTYZANTÓW 22 Jednostka ewidencyjna: 061201_2 Chodel Numery działek ewidencyjnych: 801/1, 801/2 Obreń: 0006-Chodel		
INWESTOR		
GMINA CHODEL UL. PARTYZANTÓW 24 24-350 CHODEL		
NAZWA RYSUNKU		
INSTALACJA WENTYLACJI MECHANICZNEJ I KLIMATYZACJI RZUT DACHU		
BRANŻA		
SANITARNA		
SPECJALNOŚĆ	PROJEKTANT	PODPIS
PROJEKTAN	PRZEMYSŁAW DADOS	
Nr uprawnień	LUB/0118/PWBS/21	
PROJEKTAN	PRZEMYSŁAW DADOS	
Nr uprawnień	LUB/0118/PWBS/21	
NR RYSUNKU	SKALA	MIEJSCE I DATA OPRACOWANIA
S-13	1:100	JAKUBOWICE KONIŃSKIE MARZEC 2025
AUTOR PROJEKTU ZGODNIE Z USTAWĄ O PRAWIE AUTORSKIM I PRAWACH POKREWNYCH Z DNIA 04.02.1994. R.ZASTRZĘGA SOBIE PRAWA AUTORSKIE. POWIELANIE I ROZPOWSZECZNIANIE BEZ ZGODY AUTORA PROJEKTU JEST ZABRONIONE.		