



## RZUT PARTERU

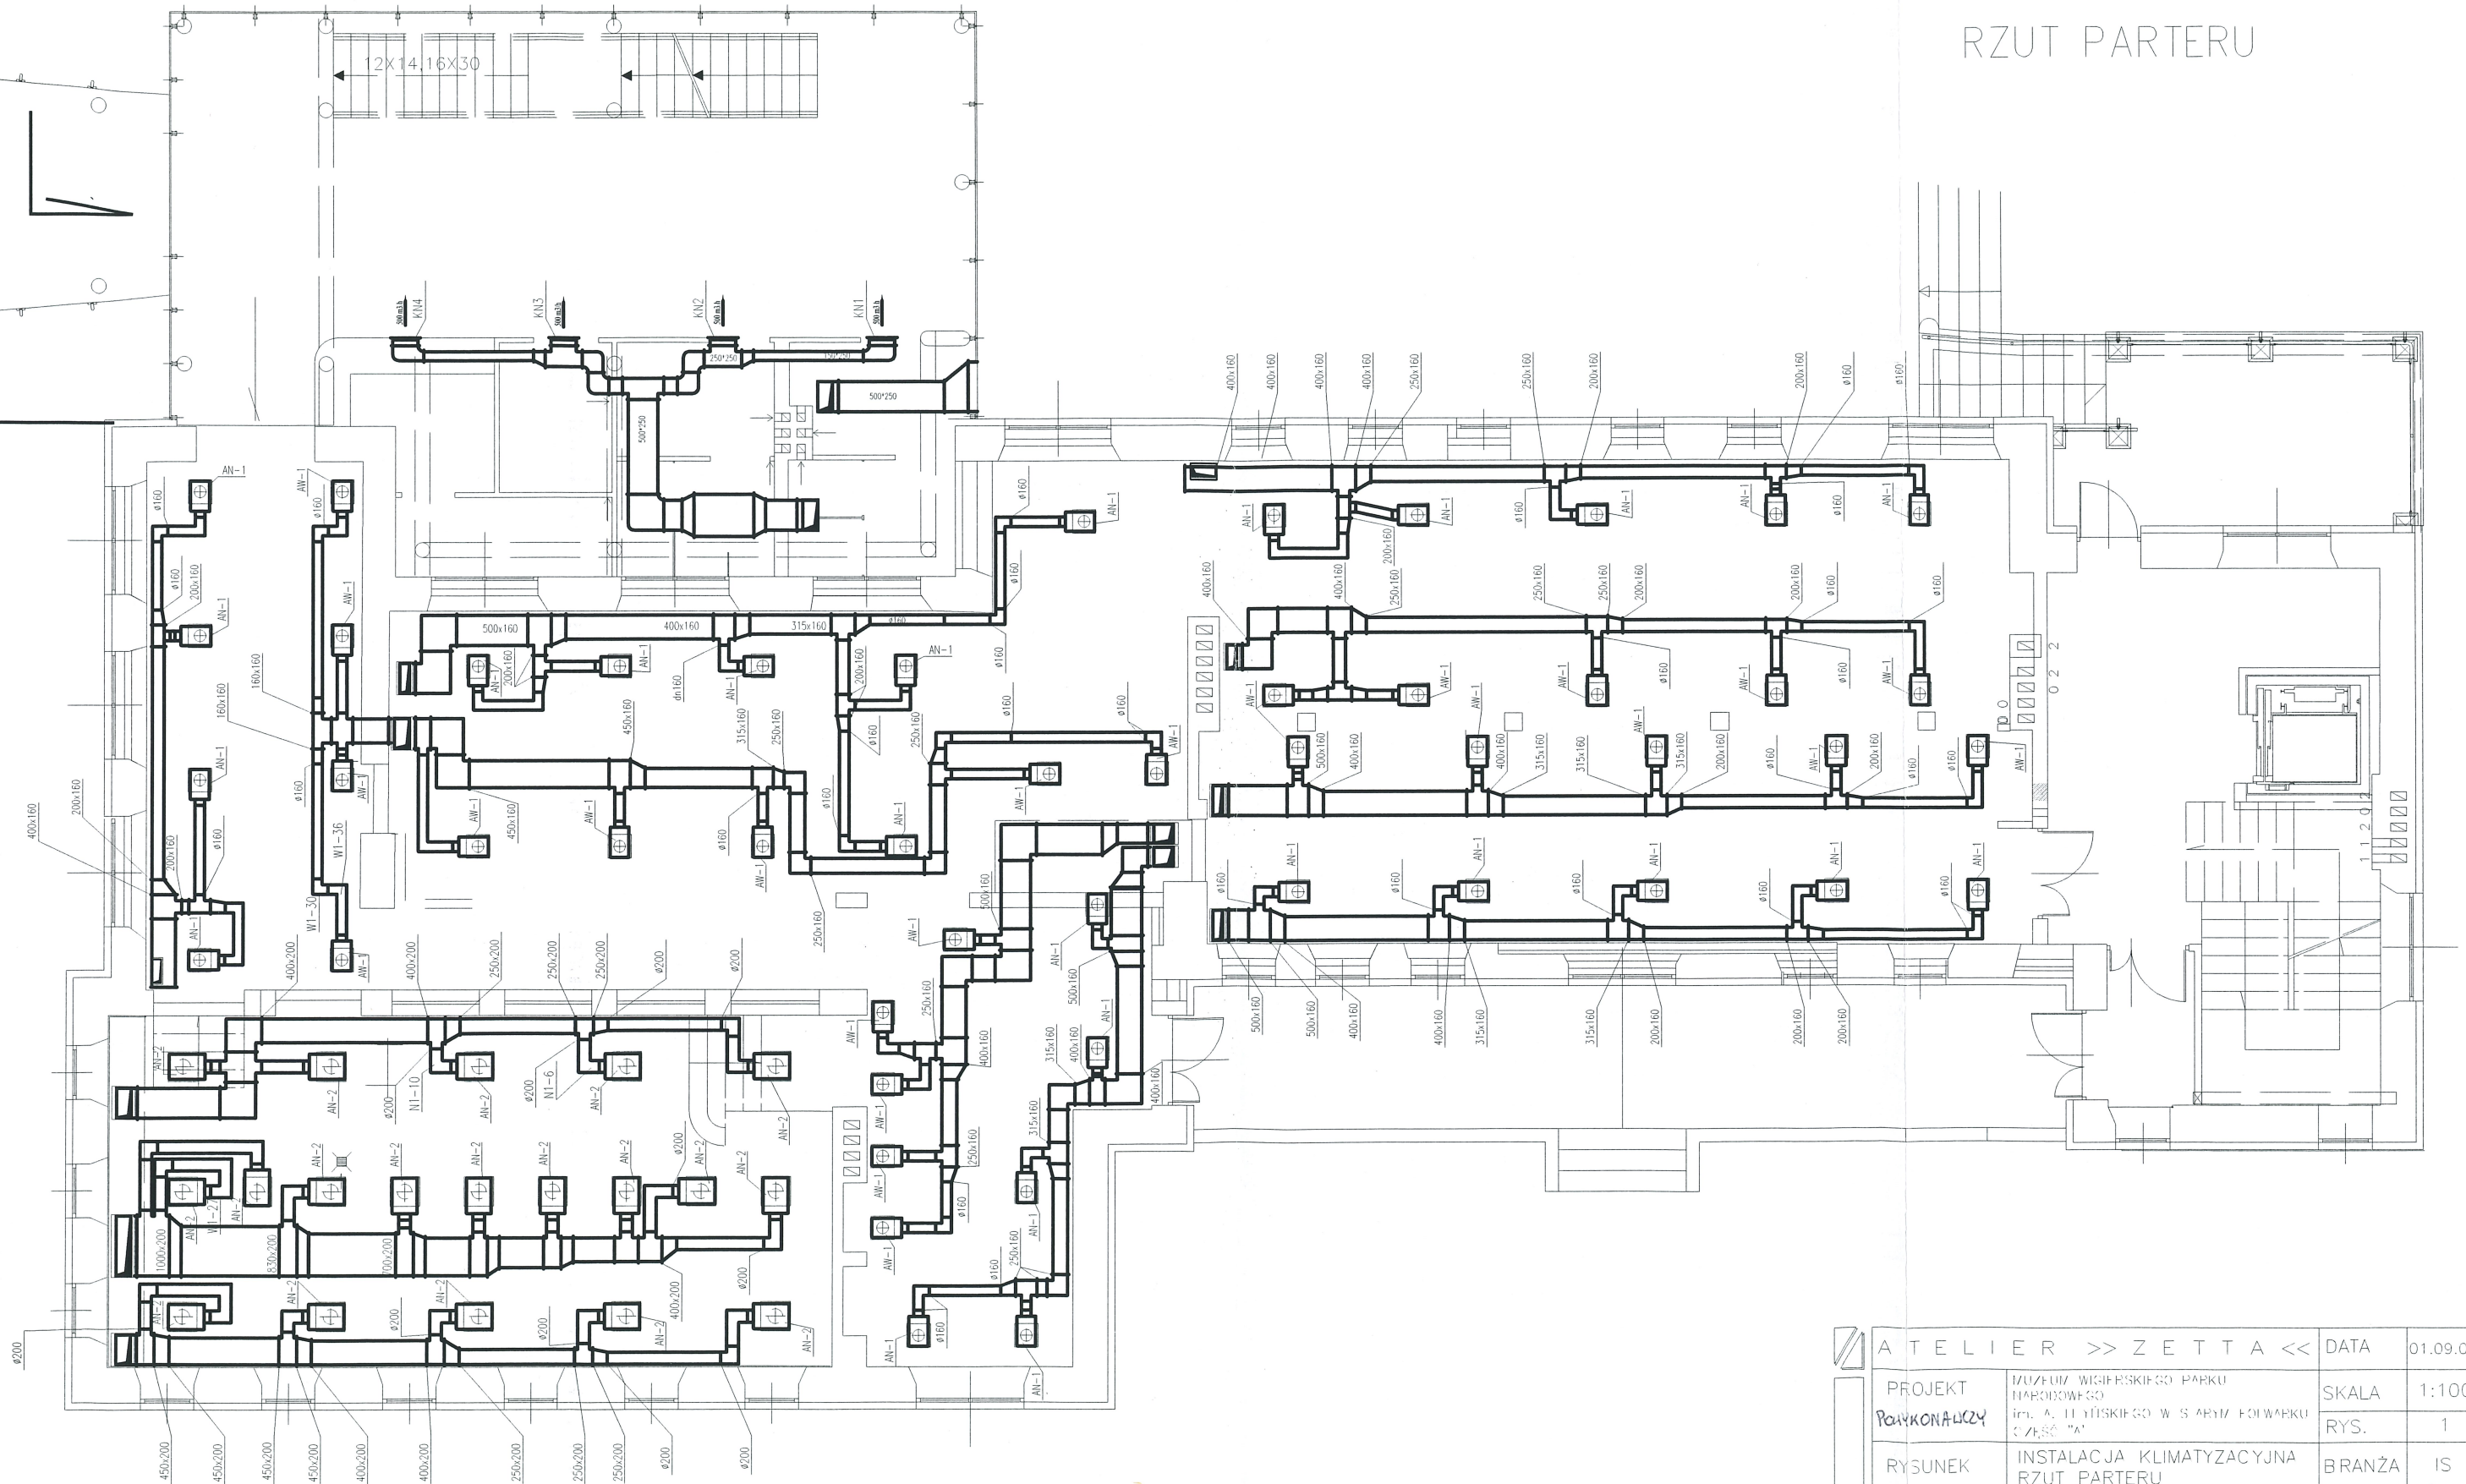

ATELIER >> ZETTA <<		DATA	01.09.08r
PROJEKT <i>POKONANOWY</i>	MUZEUM WIGORSKIEGO PARKU NARODOWEGO im. A. LEWYńskiego W SĄRYM FOIWARCU CZĘŚĆ "A"		SKALA 1:100
			RYŚ. 1
RYŚUNEK	INSTALACJA KLIMATYZACYJNA RZUT PARTERU		BRANŻA IS
AUTOR	dr inż. Sławomir Sidoruk	B1 362/89	<i>[Signature]</i>
WSPÓŁPRACA	mgr inż. Justyna Tomeczak-Morzy	<i>Tomeczak-Morzy</i>	




# RZUT I PIĘTRA

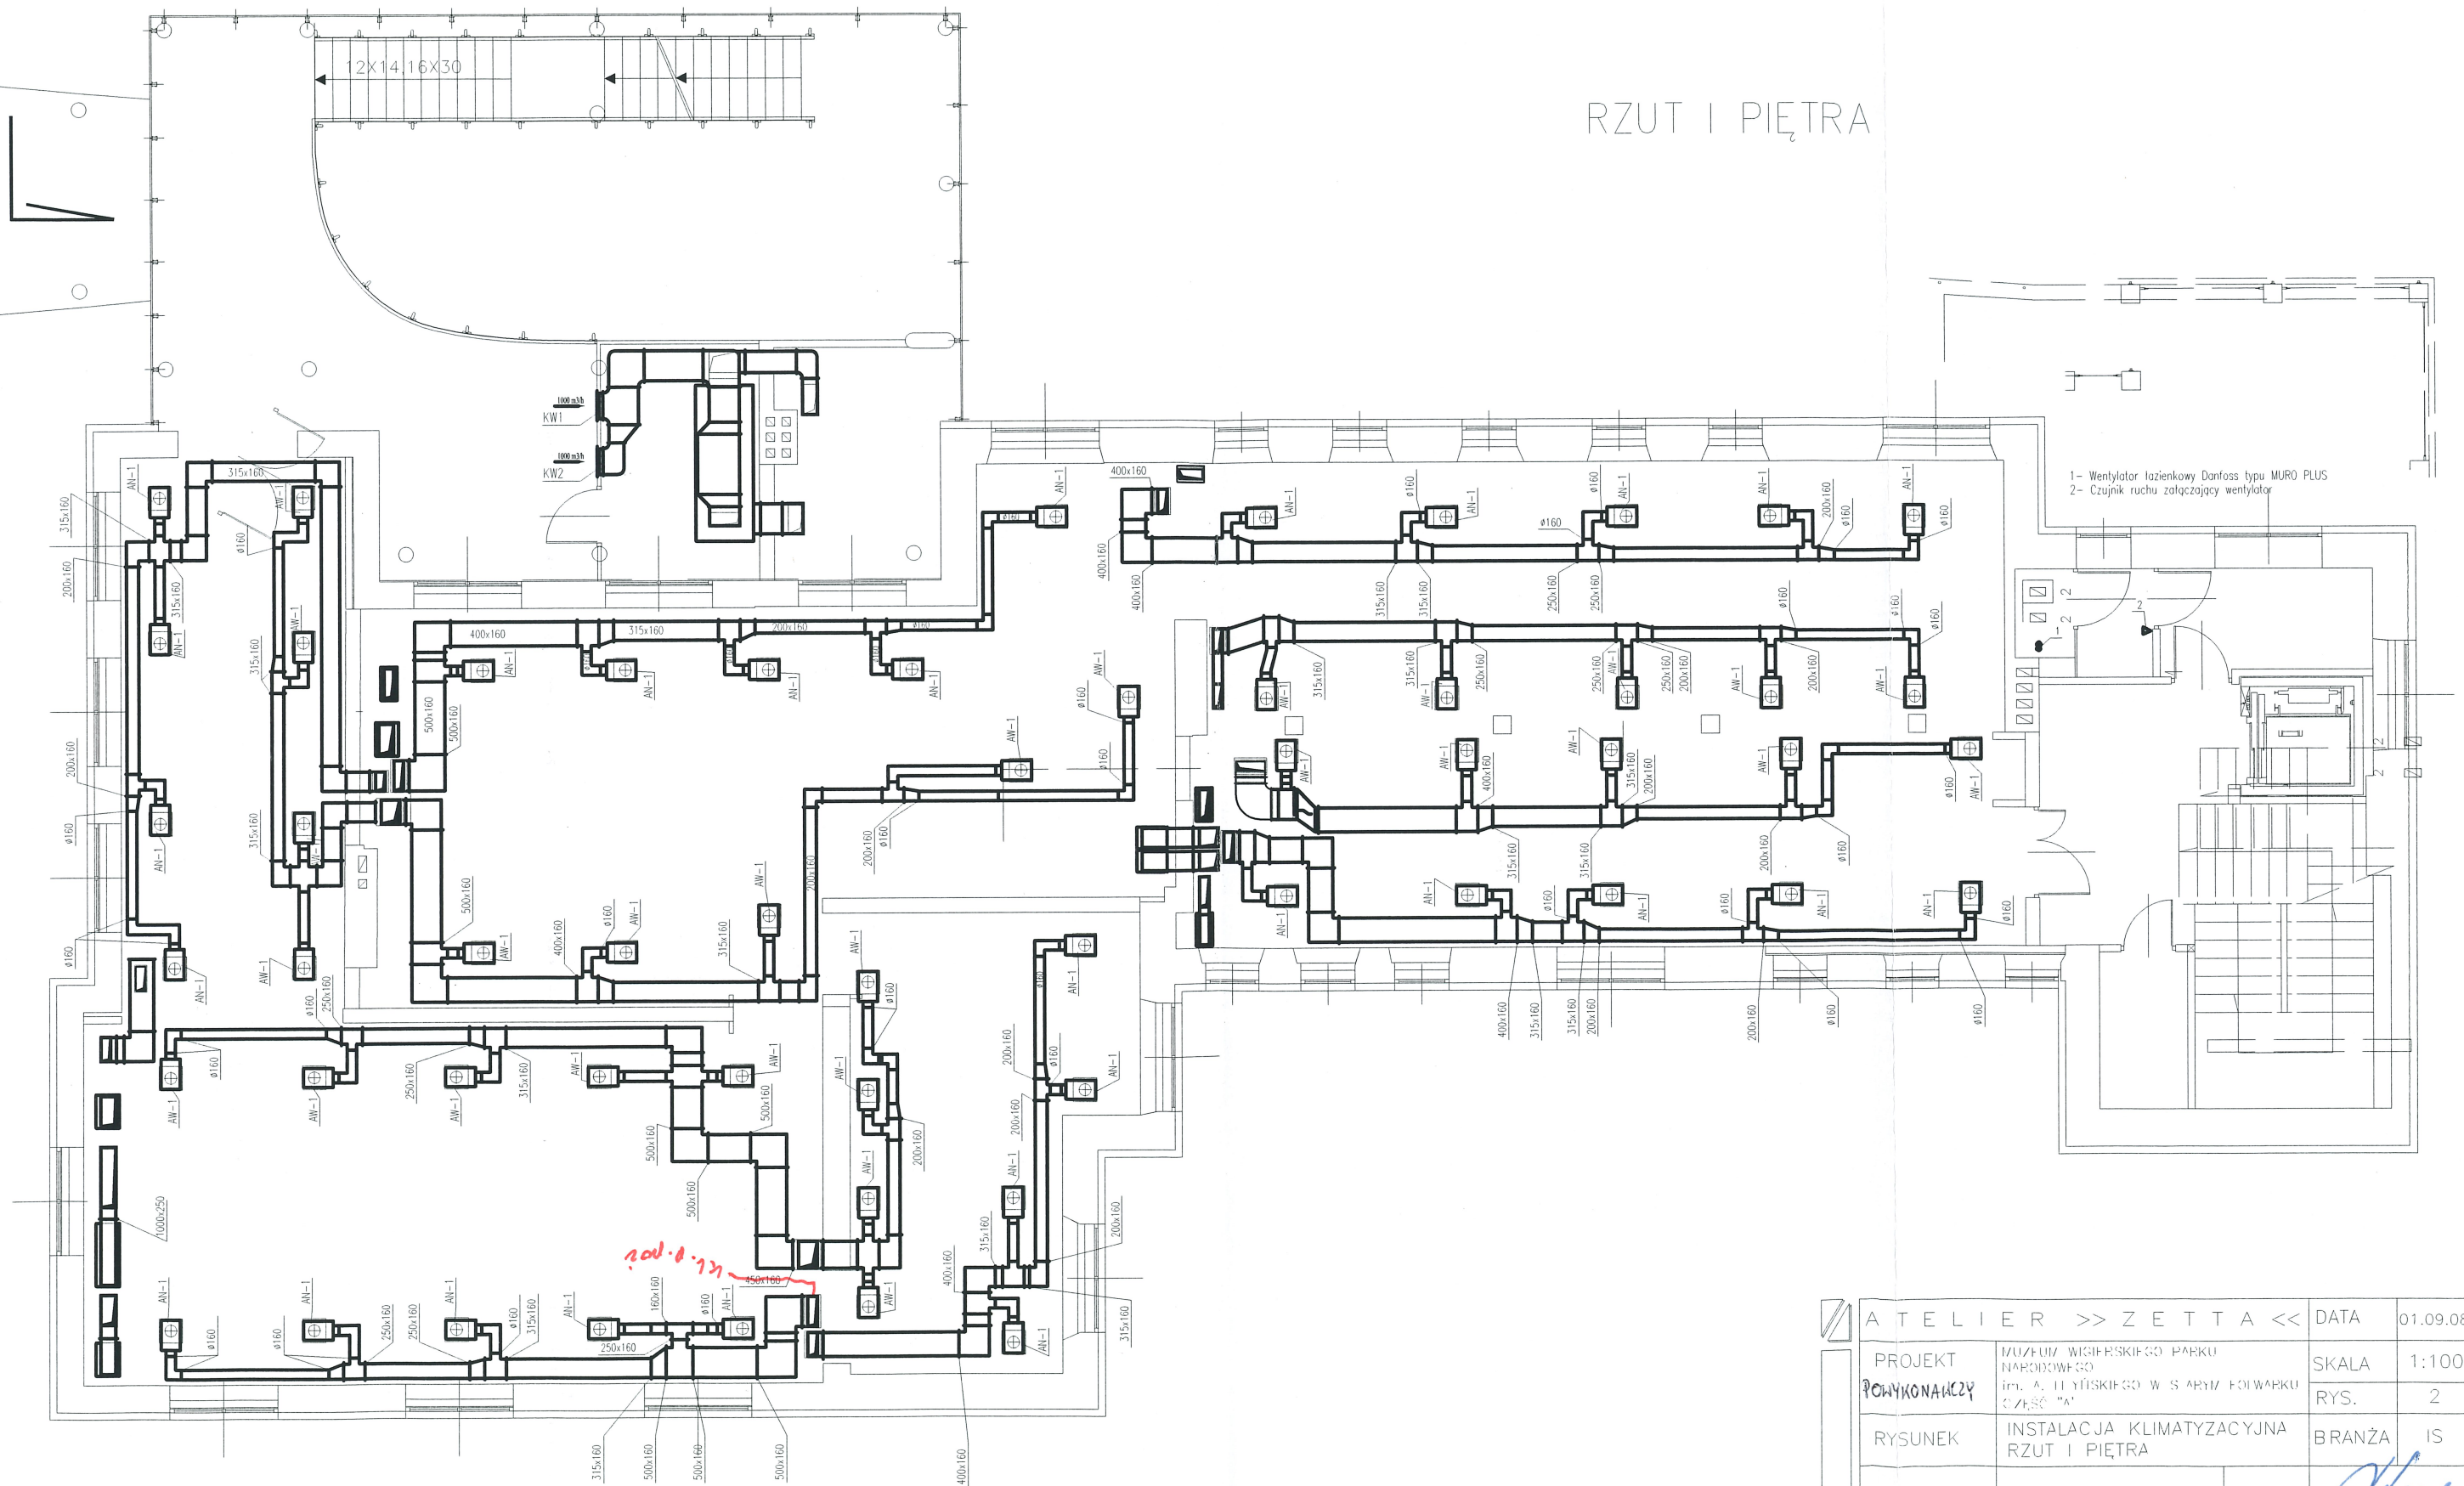

ATELIER >> ZETTA <<	DATA	01.09.08r
PROJEKT	MUZEUW WIGIEŃSKIEGO PARKU NARODOWEGO im. A. H. YŃSKIEGO W S ARYM FOI WARKU CZĘŚĆ "A"	SKALA 1:100
POWYKONAWCZY		RYS. 2
RYSUNEK	INSTALACJA KLIMATYZACYJNA RZUT I PIĘTRA	BRANŻA IS
AUTOR	dr inż. Sławomir Sidoruk B. 362/89	
WSPÓŁPRACA	mgr inż. Justyna Tomczak-Worzy	Tomczak - Worzy

## RZUT PODDASZA

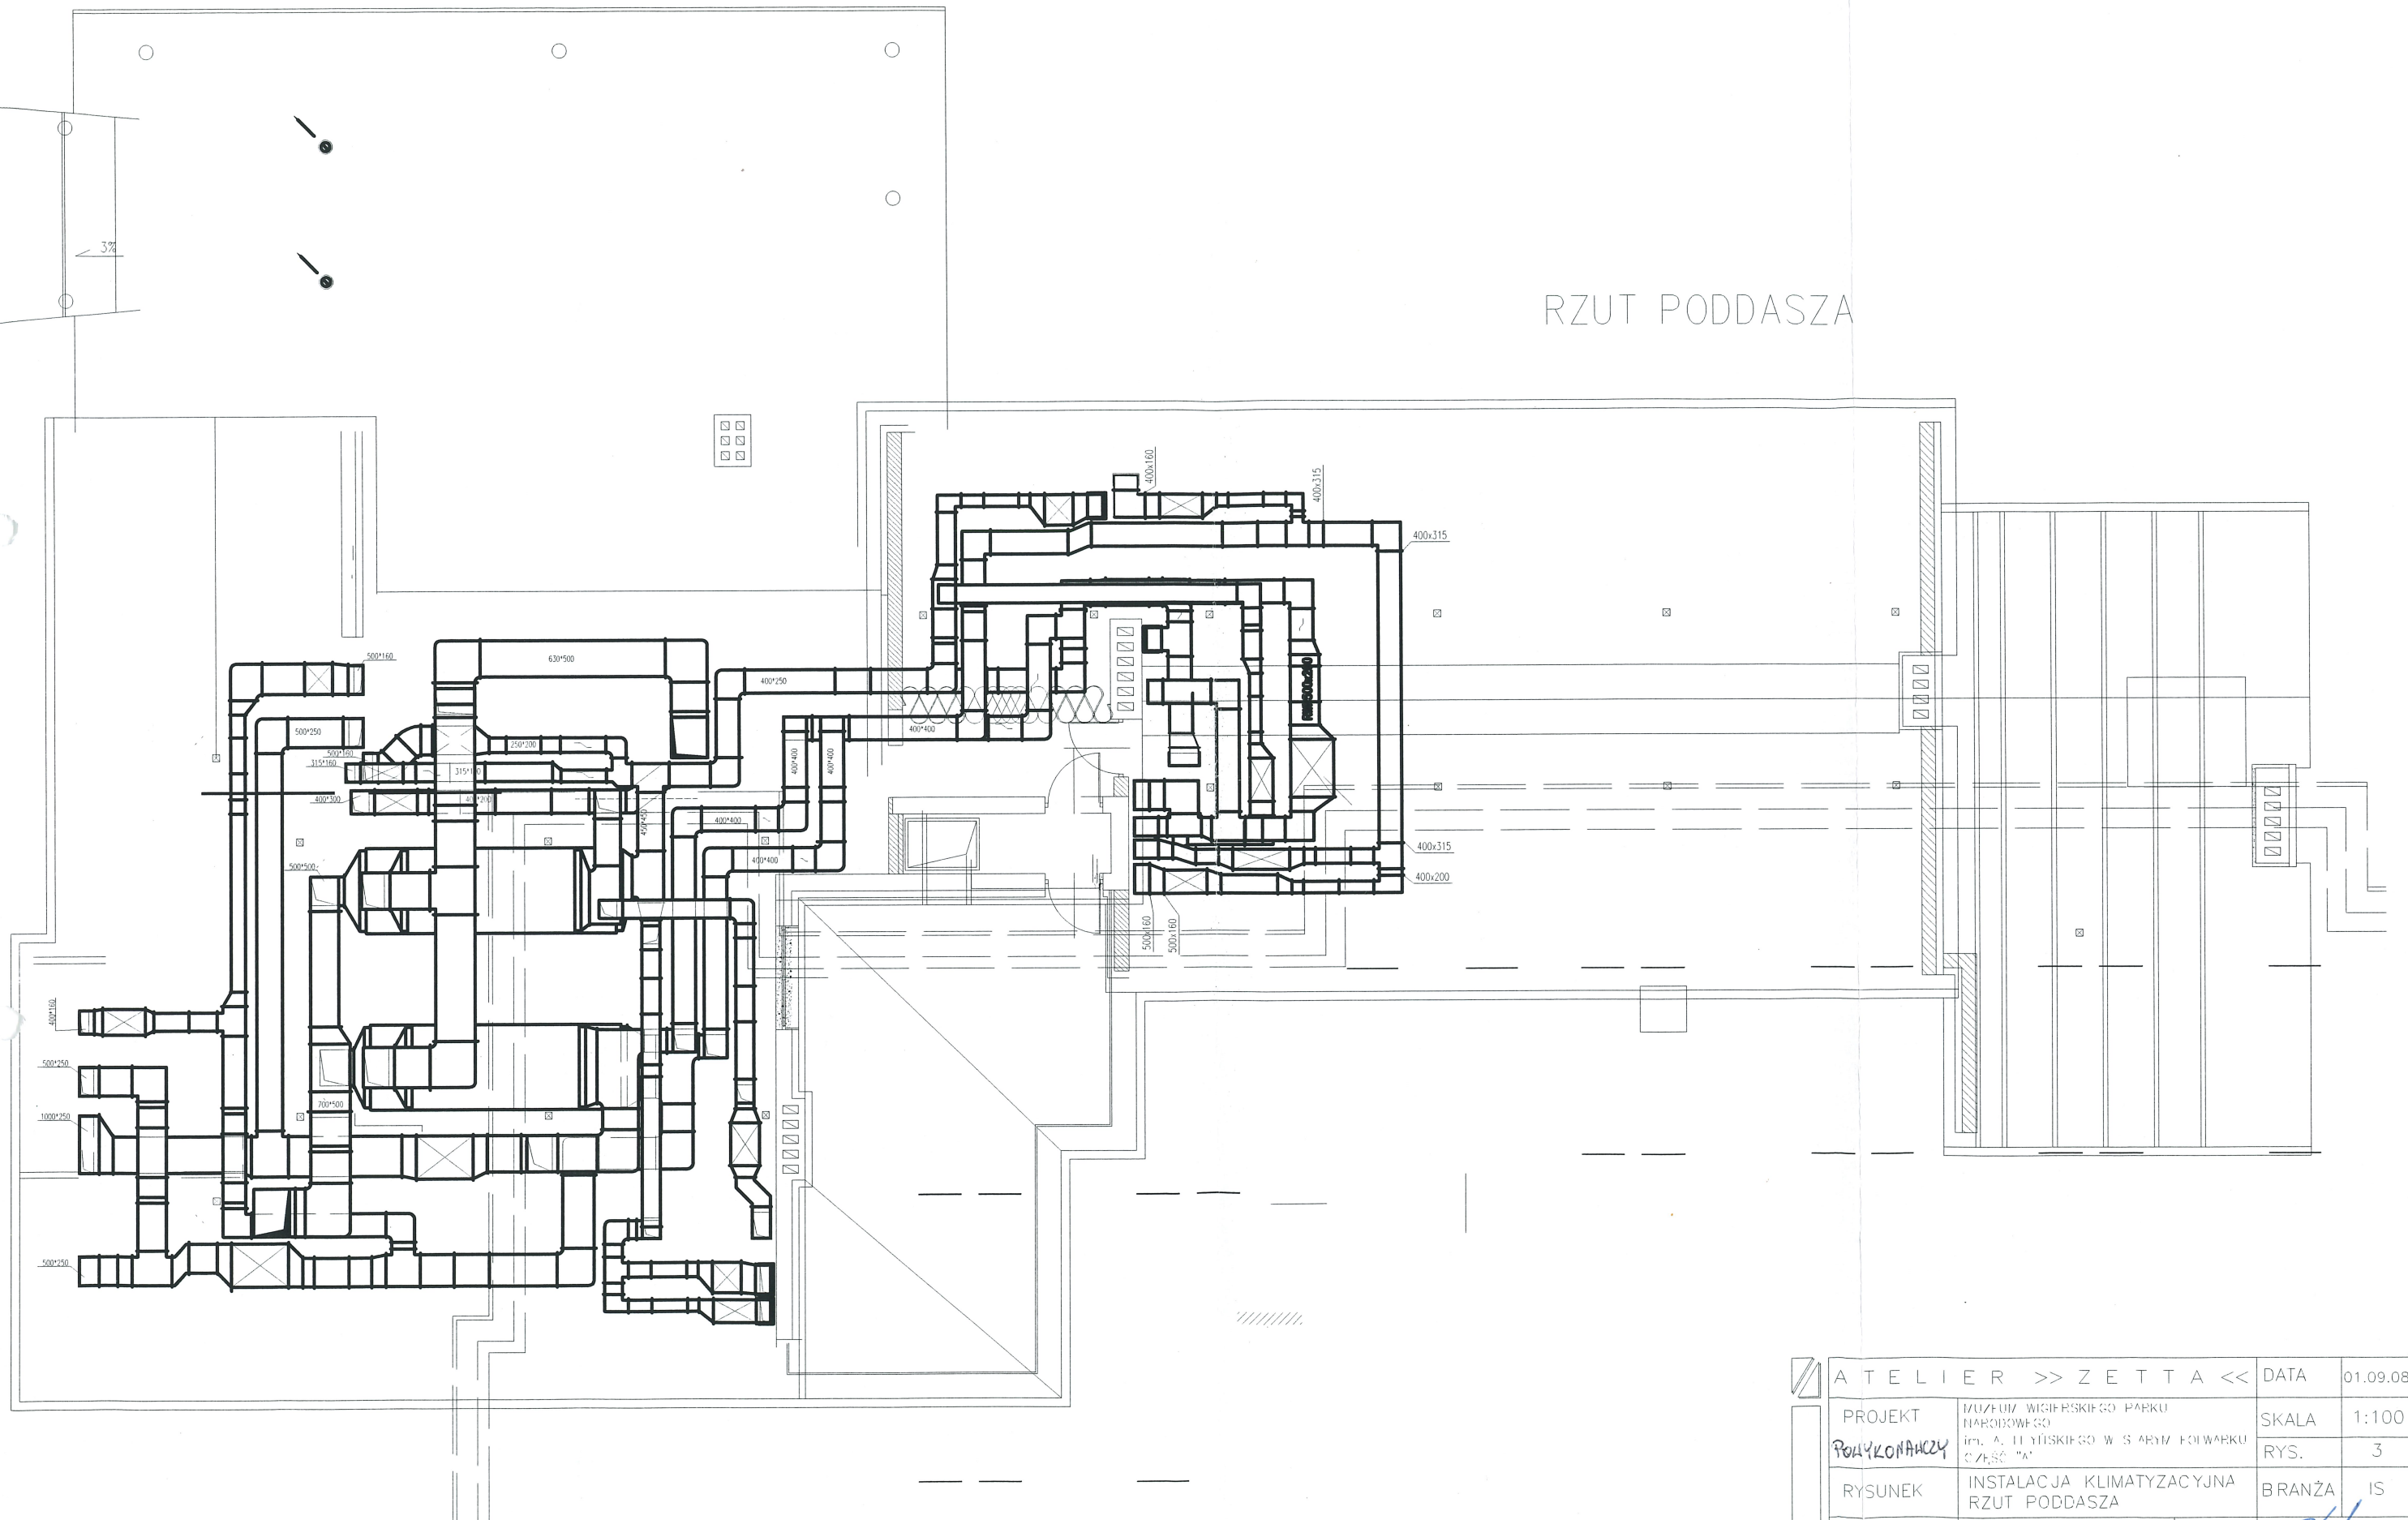

ATELIER >> ZETTA <<		DATA	01.09.08r
PROJEKT <b>POLYKONAKCY</b>	MUZUJ WIGERSKIEGO PARKU NARODOWEGO im. A. FLYDZKIEGO W S ARYM FOIWARUK CZĘŚĆ "A"	SKALA	1:100
		RYS.	3
RYSUNEK	INSTALACJA KLIMATYZACYJNA RZUT PODDASZA	BRANŻA	IS
AUTOR	dr inż. Sławomir Sideruk	Bz 362/89	<i>[Signature]</i>
WSPÓŁPRACA	mgr inż. Justyno Tomczak-Worzy	<i>[Signature]</i> Tomczak-Worzy	