



SYSTEM DOMOFONOWY
PRZYKŁADOWY SCHEMAT OKABLOWANIA

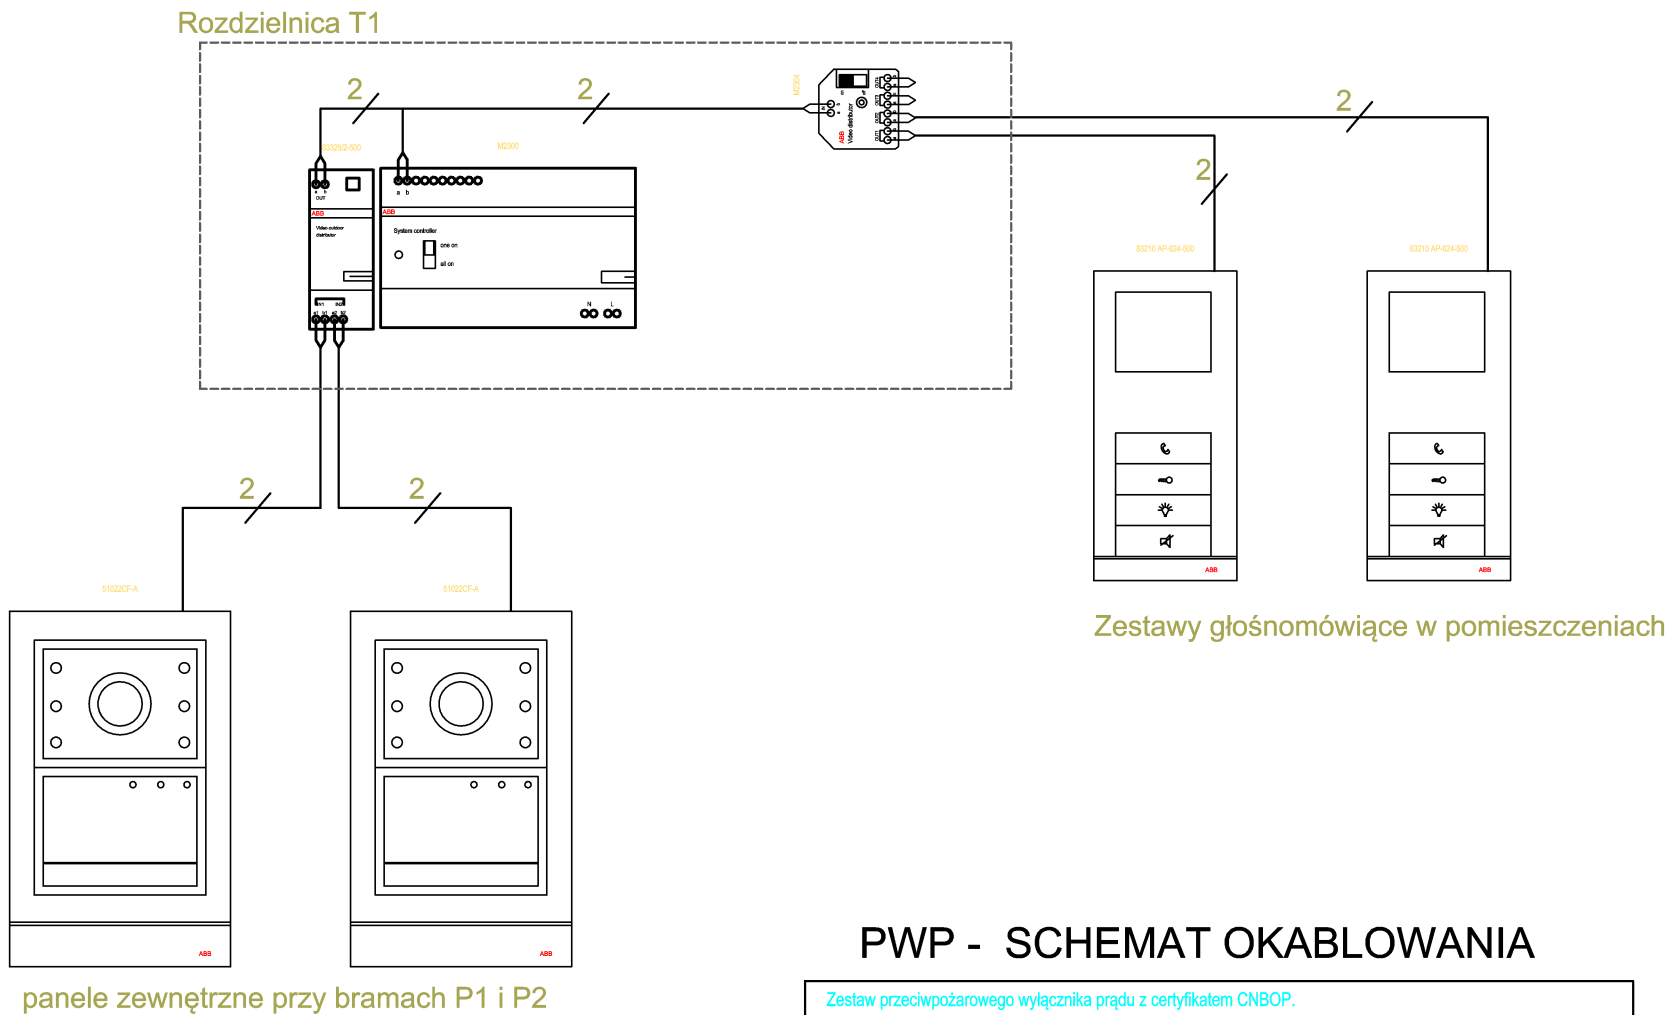

UWAGA: CAŁOŚĆ PRAC NALEŻY WYKONAĆ PRZESTRZEGAJĄC ZASAD ZAWARTYCH W SPECYFIKACJI TECHNICZNEJ WYKONANIA I ODBIORU ROBÓT

PWP - SCHEMAT OKABLOWANIA

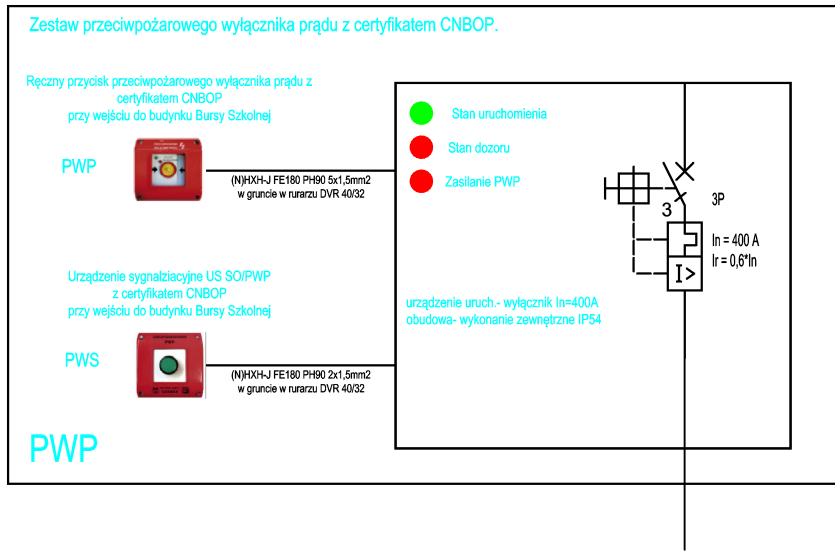


POŁĄCZENIE PRZECIWPÓŻAROWEGO WYŁĄCZNIKA PRĄDU WYPOSAŻONEGO W WSKAŹNIKI



POŁĄCZENIE WYJŚCIA URZĄDZENIA SYGNALIZACYJNEGO PRZECIWPÓŻAROWEGO WYŁĄCZNIKA PRĄDU



SYSTEM PRZYZYWOWY
SCHEMAT OKABLOWANIA ZESTAWU DO WC
Moduł alarmowy kasujący

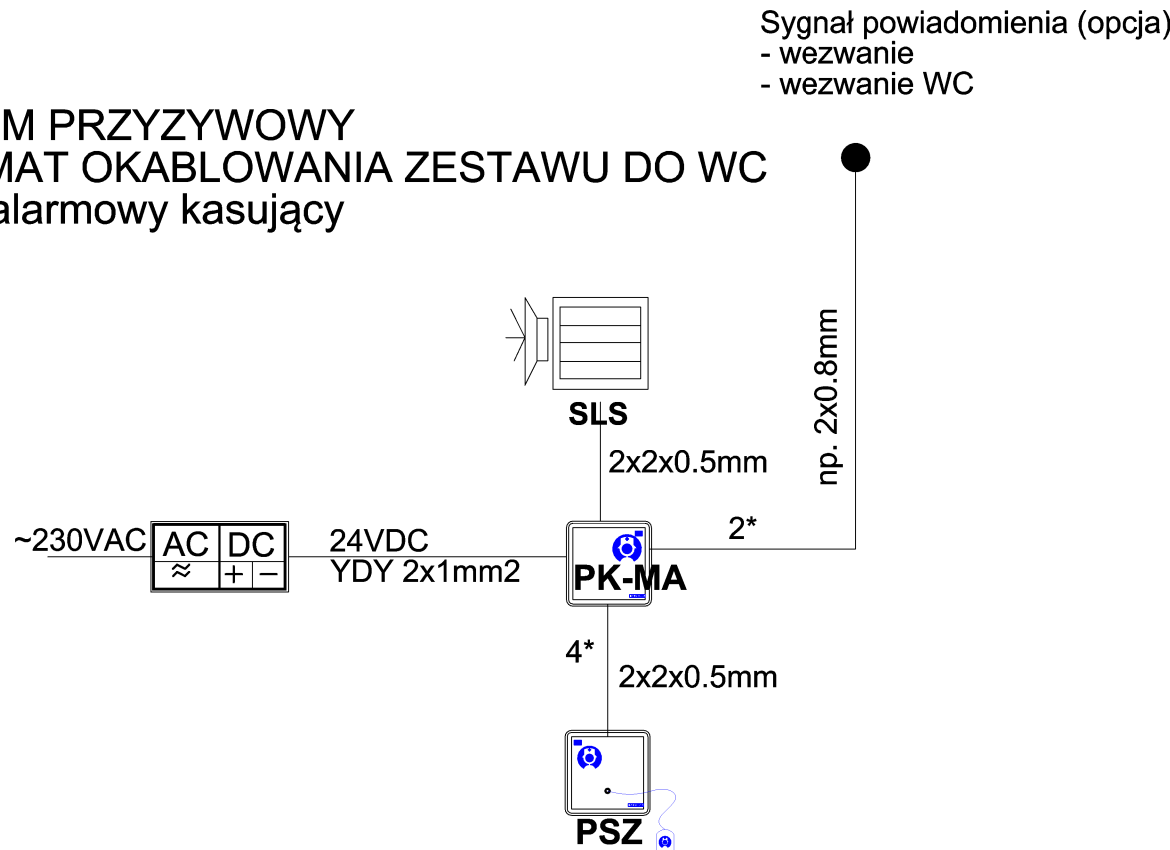

LEGENDA:



"PK-MA" - Moduł alarmowy kasujący
montaż 1,2-1,5m - art. 7101000



"SLS" - Lampka 4 kolory
montaż 2,2m - art. 1211110



"PSZ" - Przycisk przywoławczy pociągany
montaż 2,2m - art. 4150000



Zasilacz stabilizowany 24V DC

Beata Dawidowska		PRACOWNIA PROJEKTOWA "d b"	
07-300 Ostrów Mazowiecka ul. Bursztynowa 21 tel. 600 318 710			
NAZWA OBIEKTU BUDOWLANEGO: ROZBUDOWA I PRZEBUDOWA WRAZ ZE ZMIANĄ SPOSOBU UŻYTKOWANIA ISTNIEJĄCEGO BUDYNKU PO BYŁEJ SZKOLE PODSTAWOWEJ Z PRZEZNACZENIEM NA BUDYNEK PUBLICZNEGO ŻŁOBKA			
ADRES INWESTYCJI: Kańkowo, gmina Małkinia Górna dz.nr ew. 1298/1			
TYTUŁ RYSUNKU: SCHEMATY STEROWANIA		SKALA 1:100 NR RYS. E-6	
INSTALACJE ELEKTRYCZNE			
PROJEKTANT:	NR UPR. I SPEC.J.	PODPIS	
mgr Inż. Krzysztof Gałazka	Wz 344/02 specj. w zakresie elek. inst. i urządzeń elektrycznych i elektroenergetycznych		
SPRAWDZAJĄCY:	NR UPR. I SPEC.J.	PODPIS	
mgr Inż. Zbigniew Jakacki	MAZ/0138/PDDE/08 specj. w zakresie elek. inst. i urządzeń elektrycznych i elektroenergetycznych		