










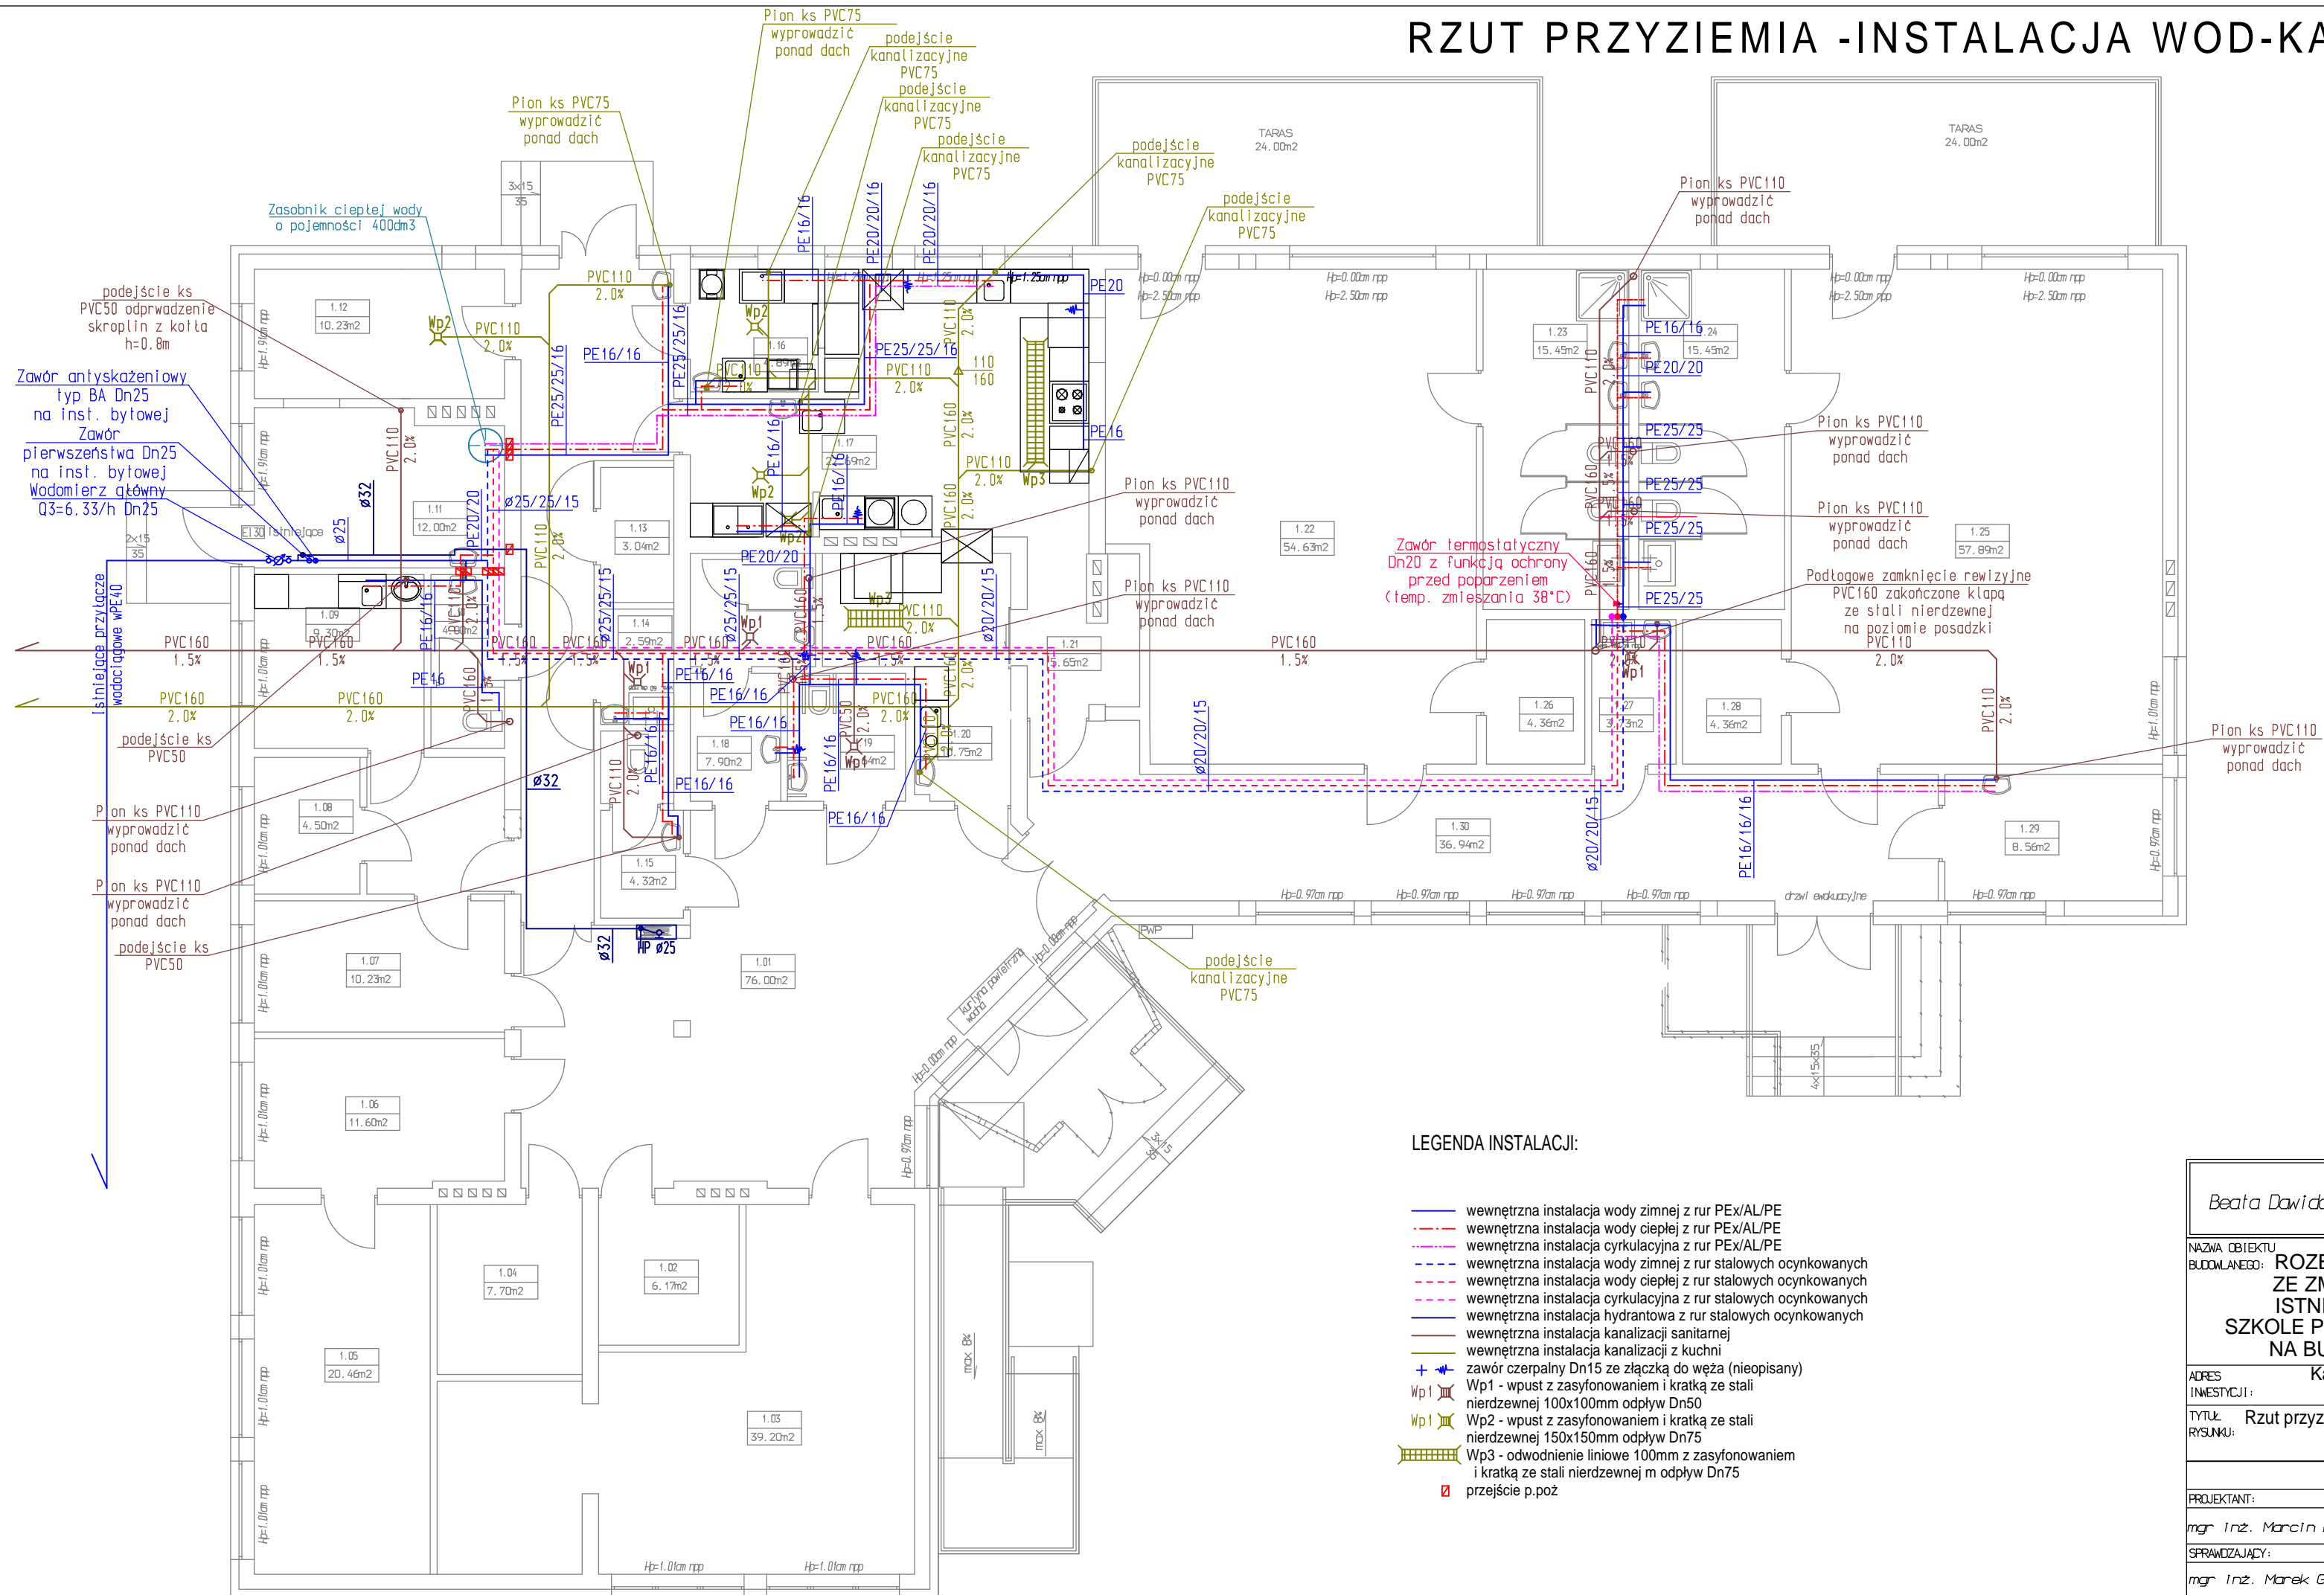





RZUT PRZYZIEMIA -INSTALACJA WOD-KAN



NR POM.	NAZWA POM.
1.01	KORYTARZ/KOMUNIKACJA
1.02	WÓZKARNIA
1.03	SZATNIA
1.04	SZATNIA PRACOWNIKÓW
1.05	POMIESZCZENIE BIUROWE
1.06	POMIESZCZENIE BIUROWE
1.07	POMIESZCZENIE BIUROWE INTENDENT
1.08	SZATNIA PRACOWNIKÓW
1.09	POMIESZCZENIE SOCJALNE
1.10	WC PRACOWNIKÓW
1.11	KOTŁOWNIA
1.12	MAGAZYN PRODUKTÓW SPOŻYWCZYCH
1.13	MAGAZYN WARZYW
1.14	POMIESZCZENIE PORZĄDKOWE
1.15	WC DAMSKIE
1.16	POMIESZCZENIE OBRÓBK I WSTĘPNEJ PRZECHOWYWANIE I DEZYNFEKCA JAJEK
1.17	KUCHNIA
1.18	WC MĘSKIE
1.19	WC DLA OSÓB NIEPEŁNOSPRAWNYCH
1.20	ZMYWALNIA
1.21	EKSPEDYCJA
1.22	SALA POBYTU DZIECI
1.23	POMIESZCZENIE HIGIENICZNO – SANITARNE
1.24	POMIESZCZENIE HIGIENICZNO – SANITARNE
1.25	SALA POBYTU DZIECI
1.26	MAGAZYN LEŻAKÓW I POŚCIELI
1.27	POMIESZCZENIE PORZĄDKOWE
1.28	MAGAZYN LEŻAKÓW I POŚCIELI
1.29	POMIESZCZENIE PIELĘGNIARKI
1.30	KORYTARZ/KOMUNIKACJA

LEGENDA INSTALACJI:

-  wewnętrzna instalacja wody zimnej z rur PEX/AL/PE
 wewnętrzna instalacja wody ciepłej z rur PEX/AL/PE
 wewnętrzna instalacja cyrkulacyjna z rur PEX/AL/PE
 wewnętrzna instalacja wody zimnej z rur stalowych ocynkowanych
 wewnętrzna instalacja wody ciepłej z rur stalowych ocynkowanych
 wewnętrzna instalacja cyrkulacyjna z rur stalowych ocynkowanych
 wewnętrzna instalacja hydrantowa z rur stalowych ocynkowanych
 wewnętrzna instalacja kanalizacji sanitarnej
 wewnętrzna instalacja kanalizacji z kuchni
 zawór czepalny Dn15 ze złączką do węża (nieopisany)
 Wp1 - wpust z zaszyfonowaniem i kratką ze stali nierdzewnej 100x100mm odpływ Dn50
 Wp2 - wpust z zaszyfonowaniem i kratką ze stali nierdzewnej 150x150mm odpływ Dn75
 Wp3 - odwodnienie liniowe 100mm z zaszyfonowaniem i kratką ze stali nierdzewnej m odpływ Dn75
 przejęście p.poż

<i>Beata Dawidowska</i>		PRACOWNIA PROJEKTOWA "d b" 07-300 Ostrów Mazowiecka ul. Bursztynowa 21 tel. 600 318 710	
NAZWA OBIEKTU BUDOWLANEGO: ROZBUDOWA I PRZEBUDOWA WRAZ ZE ZMIANĄ SPOSOBU UŻYTKOWANIA ISTNIEJĄCEGO BUDYNKU PO BYŁEJ SZKOLE PODSTAWOWEJ Z PRZEZNACZENIEM NA BUDYNEK PUBLICZNEGO ŻŁOBKA			
ADRES INWESTYCJI:		Kańkowo, gmina Małkinia Górna dz.nr ew. 1298/1	
TYTUŁ RYSUNKU:		Rzut przyziemia -instalacja wod-kan	SKALA 1:100 NR RYS. PT1
INSTALACJE SANITARNE			
PROJEKTANT:	NR UPR. I SPECJ.	PODPIS	
<i>mgr inż. Marcin PAWŁUSZEWICZ</i>	B/195/D1 specj. w zakresie specj. Inst. I urządzeń sanitarnych		
SPRAWDZAJĄCY:	NR UPR. I SPECJ.	PODPIS	
<i>mgr inż. Marek GODLEWSKI</i>	POL/0037/POOS/06 specj. w zakresie specj. Inst. I urządzeń sanitarnych		