


RZUT DACHU -INSTALACJA WENTYLACJI

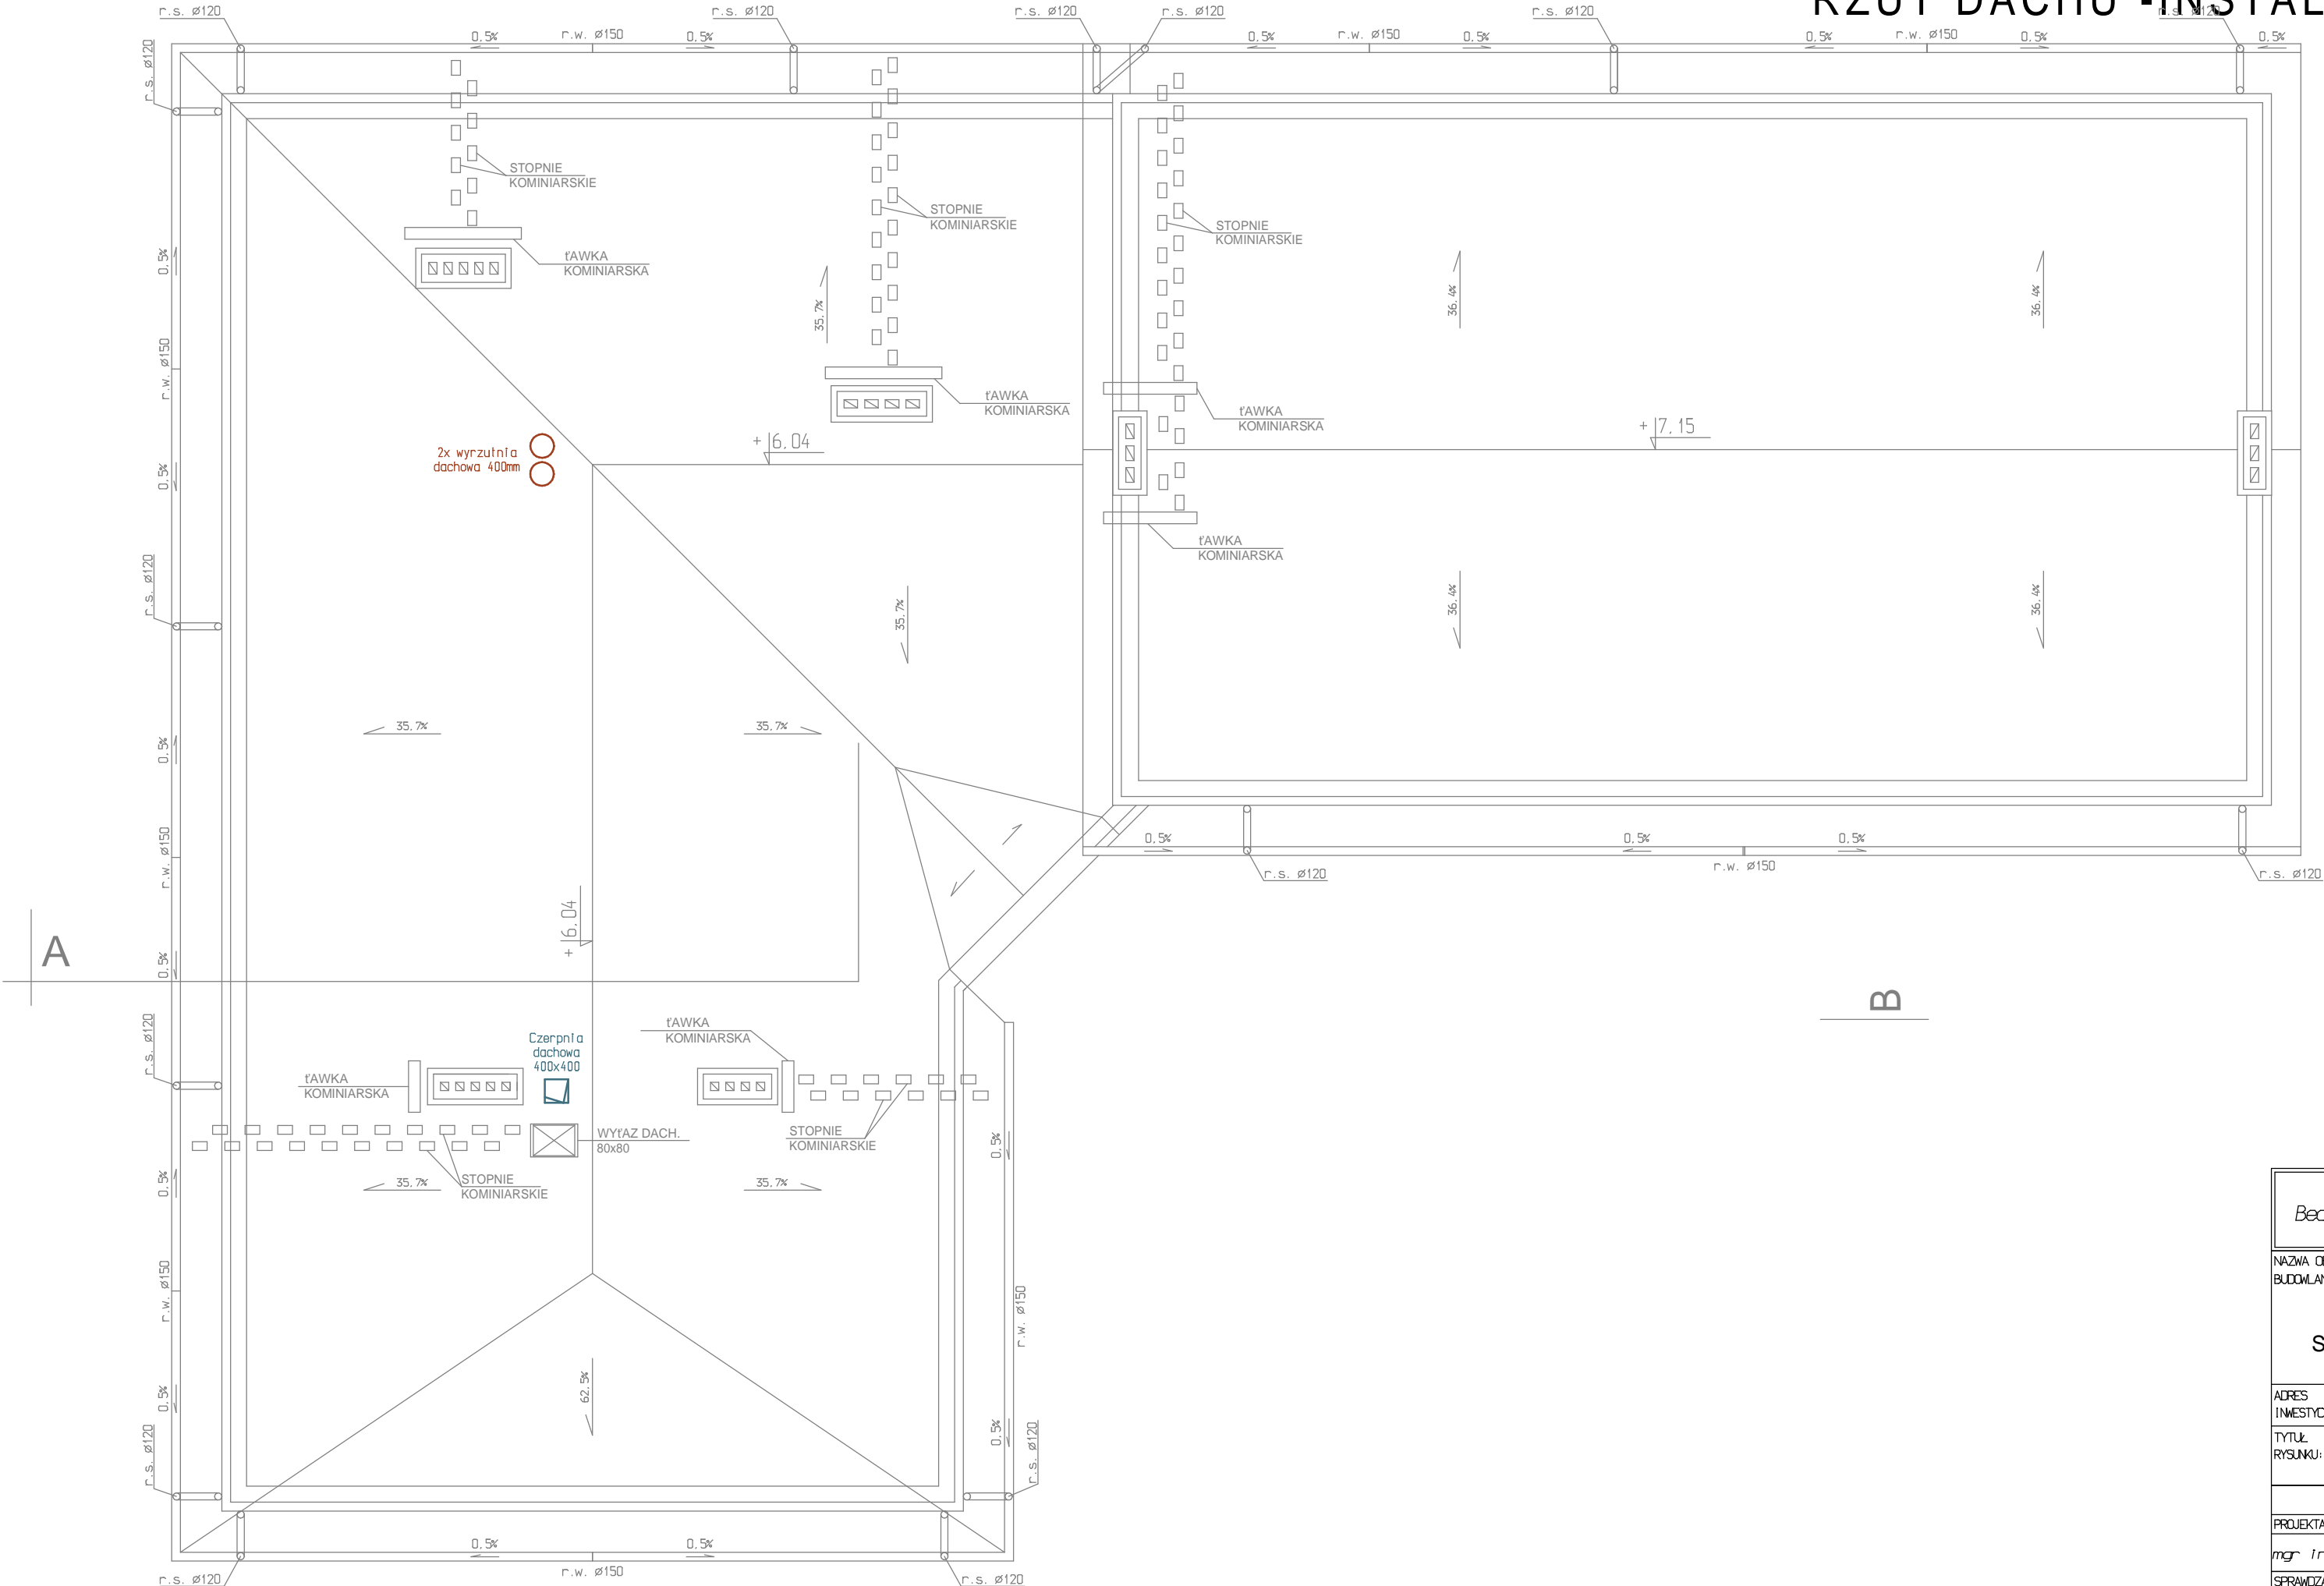

Beata Dawidowska PRACOWNIA PROJEKTOWA "d b"		
07-300 Ostrów Mazowiecka ul. Bursztynowa 21 tel. 600 318 710		
NAZWA OBIEKTU BUDOWLANEGO: ROZBUDOWA I PRZEBUDOWA WRAZ ZE ZMIANĄ SPOSOBU UŻYTKOWANIA ISTNIEJĄCEGO BUDYNKU PO BYŁEJ SZKOLE PODSTAWOWEJ Z PRZEZNACZENIEM NA BUDYNEK PUBLICZNEGO ŻŁOBKA		
ADRES INWESTYCJI: Kańkowo, gmina Małkinia Górna dz.nr ew. 1298/1		
TYTUŁ RYSUNKU: Rzut dachu -instalacja wentylacji		SKALA 1:100
NR RYS.		PT5
INSTALACJE SANITARNE		
PROJEKTANT:	NR UPR. I SPECJ.	PODPIS
mgr Inż. Marcin PAWLUSZEWICZ	BI/195/01 specj. w zakresie siecl. i inst. i urządzeń sanitarnych	
SPRAWDZAJĄCY:	NR UPR. I SPECJ.	PODPIS
mgr Inż. Marek GODLEWSKI	POL/0037/POOS/06 specj. w zakresie siecl. i inst. i urządzeń sanitarnych	