


Poziom porównawczy 545,00 m n.p.m.

Rzędna terenu projektowanego		554.40	554.40	555.72	554.70	553.20	550.20	550.29	550.30	550.30	550.32	550.32	550.30	550.31	550.22	550.25
Rzędna dna kanału		553.44	553.55	554.05	554.02	551.74	548.93	548.84	548.84	548.73	548.94	549.01	548.12	549.22	549.30	549.37
Zagłębienie dna kanału [m]		0.96	2.85	2.35	1.70	1.46	1.27	1.45	1.46	1.74	1.38	1.31	1.18	1.09	0.92	0.88
Materiał		160×5,9 PVC SN8	63×3,8 PE100 SDR17													
Spadek		3,0 %	L=3,60	0,5 %	L=5,69	7,5 %	L=30,32	L=10,09	L=17,70	1,5 %	L=49,47	2,6 %	L=3,38			
Długość trasy [m]		0,00	3,60	9,23	19,89	39,61	49,70	51,05	51,80	53,50	55,30	56,64	65,94	67,40	78,98	82,10

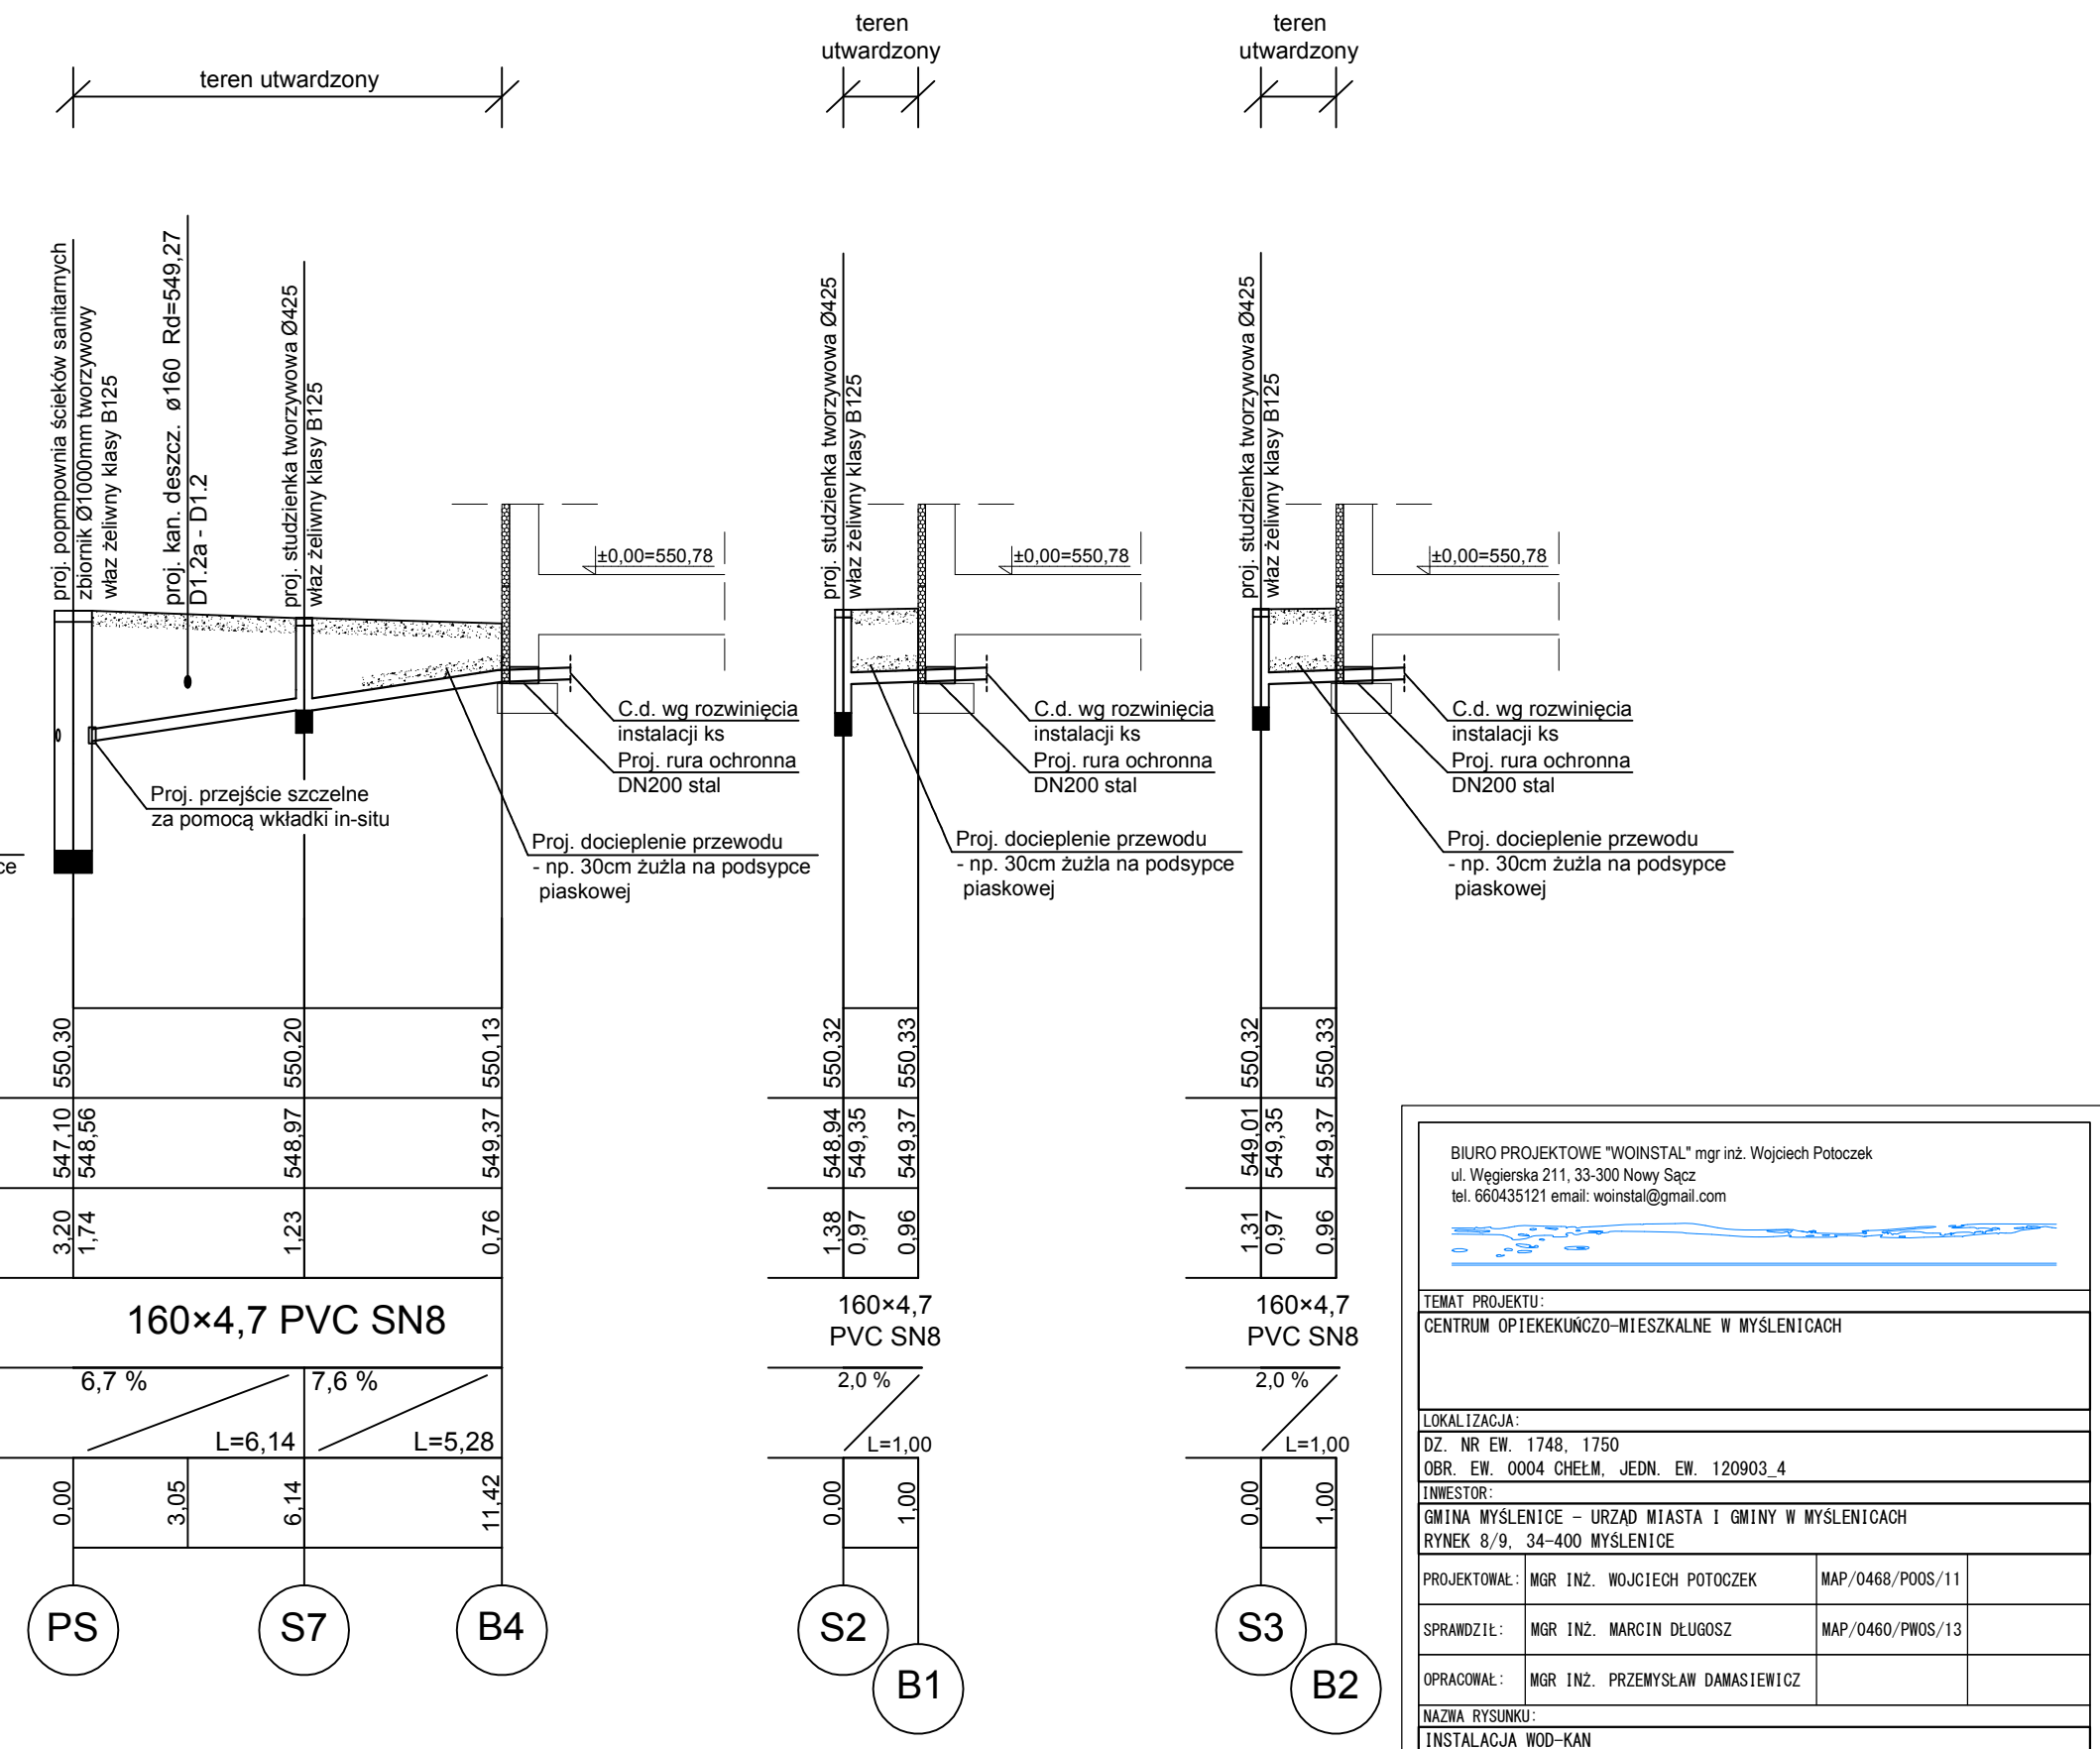

BIURO PROJEKTOWE "WOINSTAL" mgr inż. Wojciech Potoczek
ul. Węgierska 211, 33-300 Nowy Sącz
tel. 660435121 e-mail: woinstal@gmail.com

TEMAT PROJEKTU:
CENTRUM OPIEKUNCZO-WIESZKALNE W MYSLENICACH

LOKALIZACJA:
DZ. NR EW. 1748, 1750
OBR. EW. 0004 CHELM, JEDN. EW. 120903_4

INWESTOR:
GMINA MYSLENICE – URZĄD MIASTA I GMINY W MYSLENICACH
RYNEK 8/9, 34-400 MYSLENICE

PROJEKTOWAŁ:
MGR INŻ. WOJCIECH POTOCZEK

MAP/0468/POOS/11

SPRAWDZIŁ:
MGR INŻ. MARCIN DŁUGOSZ

MAP/0460/PWOS/13

OPRACOWAŁ:
MGR INŻ. PRZEMYSŁAW DAMASIEWICZ

NAZWA RYSUNKU:
INSTALACJA WOD-KAN
PROFIL PODŁUŻNY ZEWNĘTRZNEJ INSTALACJI KANALIZACJI SANITARNEJ

BRANŻA:
SANITARNA

SKALA:
1:100/200

DATA:
06.2022

NR RYSUNKU:
1S-1_9