


Mapa do celów projektowych (ark. 1/8)
Skala 1:500
Województwo: pomorskie
Powiat: chojnicki
Jednostka ewidencyjna: 220202_5 Brusy-Gm,
Obręb ewidencyjny: Nr 0006 Głowczewice, 0017 Przymuszewo, 0022 Wysoka Zaborska
Działka: Głowczewice dz. 128, 175/1, 175/4, 3036/5
Przymuszew dz. 3014/7, 3026/1, 230
Wysoka Zaborska dz. 17, 46, 100/1, 15/1, 85, 100/2, 12/3,49/5, 34, 3037/7, 12/2, 3038/5., 49/4, 88/2, 41, 88/1
arkusz mapy: 6.212.18.02.1.2, 6.212.18.02.2.1, 6.212.18.02.2.3, 6.212.18.02.2.4, 6.212.18.02.4.2, 6.212.18.03.3.1, 6.212.18.03.3.3,
6.212.18.03.3.4, 6.212.18.03.4.3, 6.212.18.08.1.1, 6.212.18.08.1.2, 6.212.18.08.2.1, 6.212.18.08.2.2, 6.212.18.08.2.4, 6.212.18.09.1.1, 6.212.18.09.1.3, 6.212.18.09.1.4, 6.212.18

1 osnowa układ państwowy „2000”, poziom odniesienia PL-EVRF2007-NH
2 wykonano na podstawie mapy numerycznej
oraz pomiaru uzupełniającego
3 granic nie ustalano, granice przyjęto z PODGIK Chojnice
4 obciążeń gruntowych nie badano
5 mapę wykonano dnia 16.12.2022r.

Nie wyklucza się istnienia w terenie urządzeń
podziemnych, dla których brak informacji
branżowych i nie zostały odnalezione
w terenie w czasie wykonywania
ID.6640.3570.2022

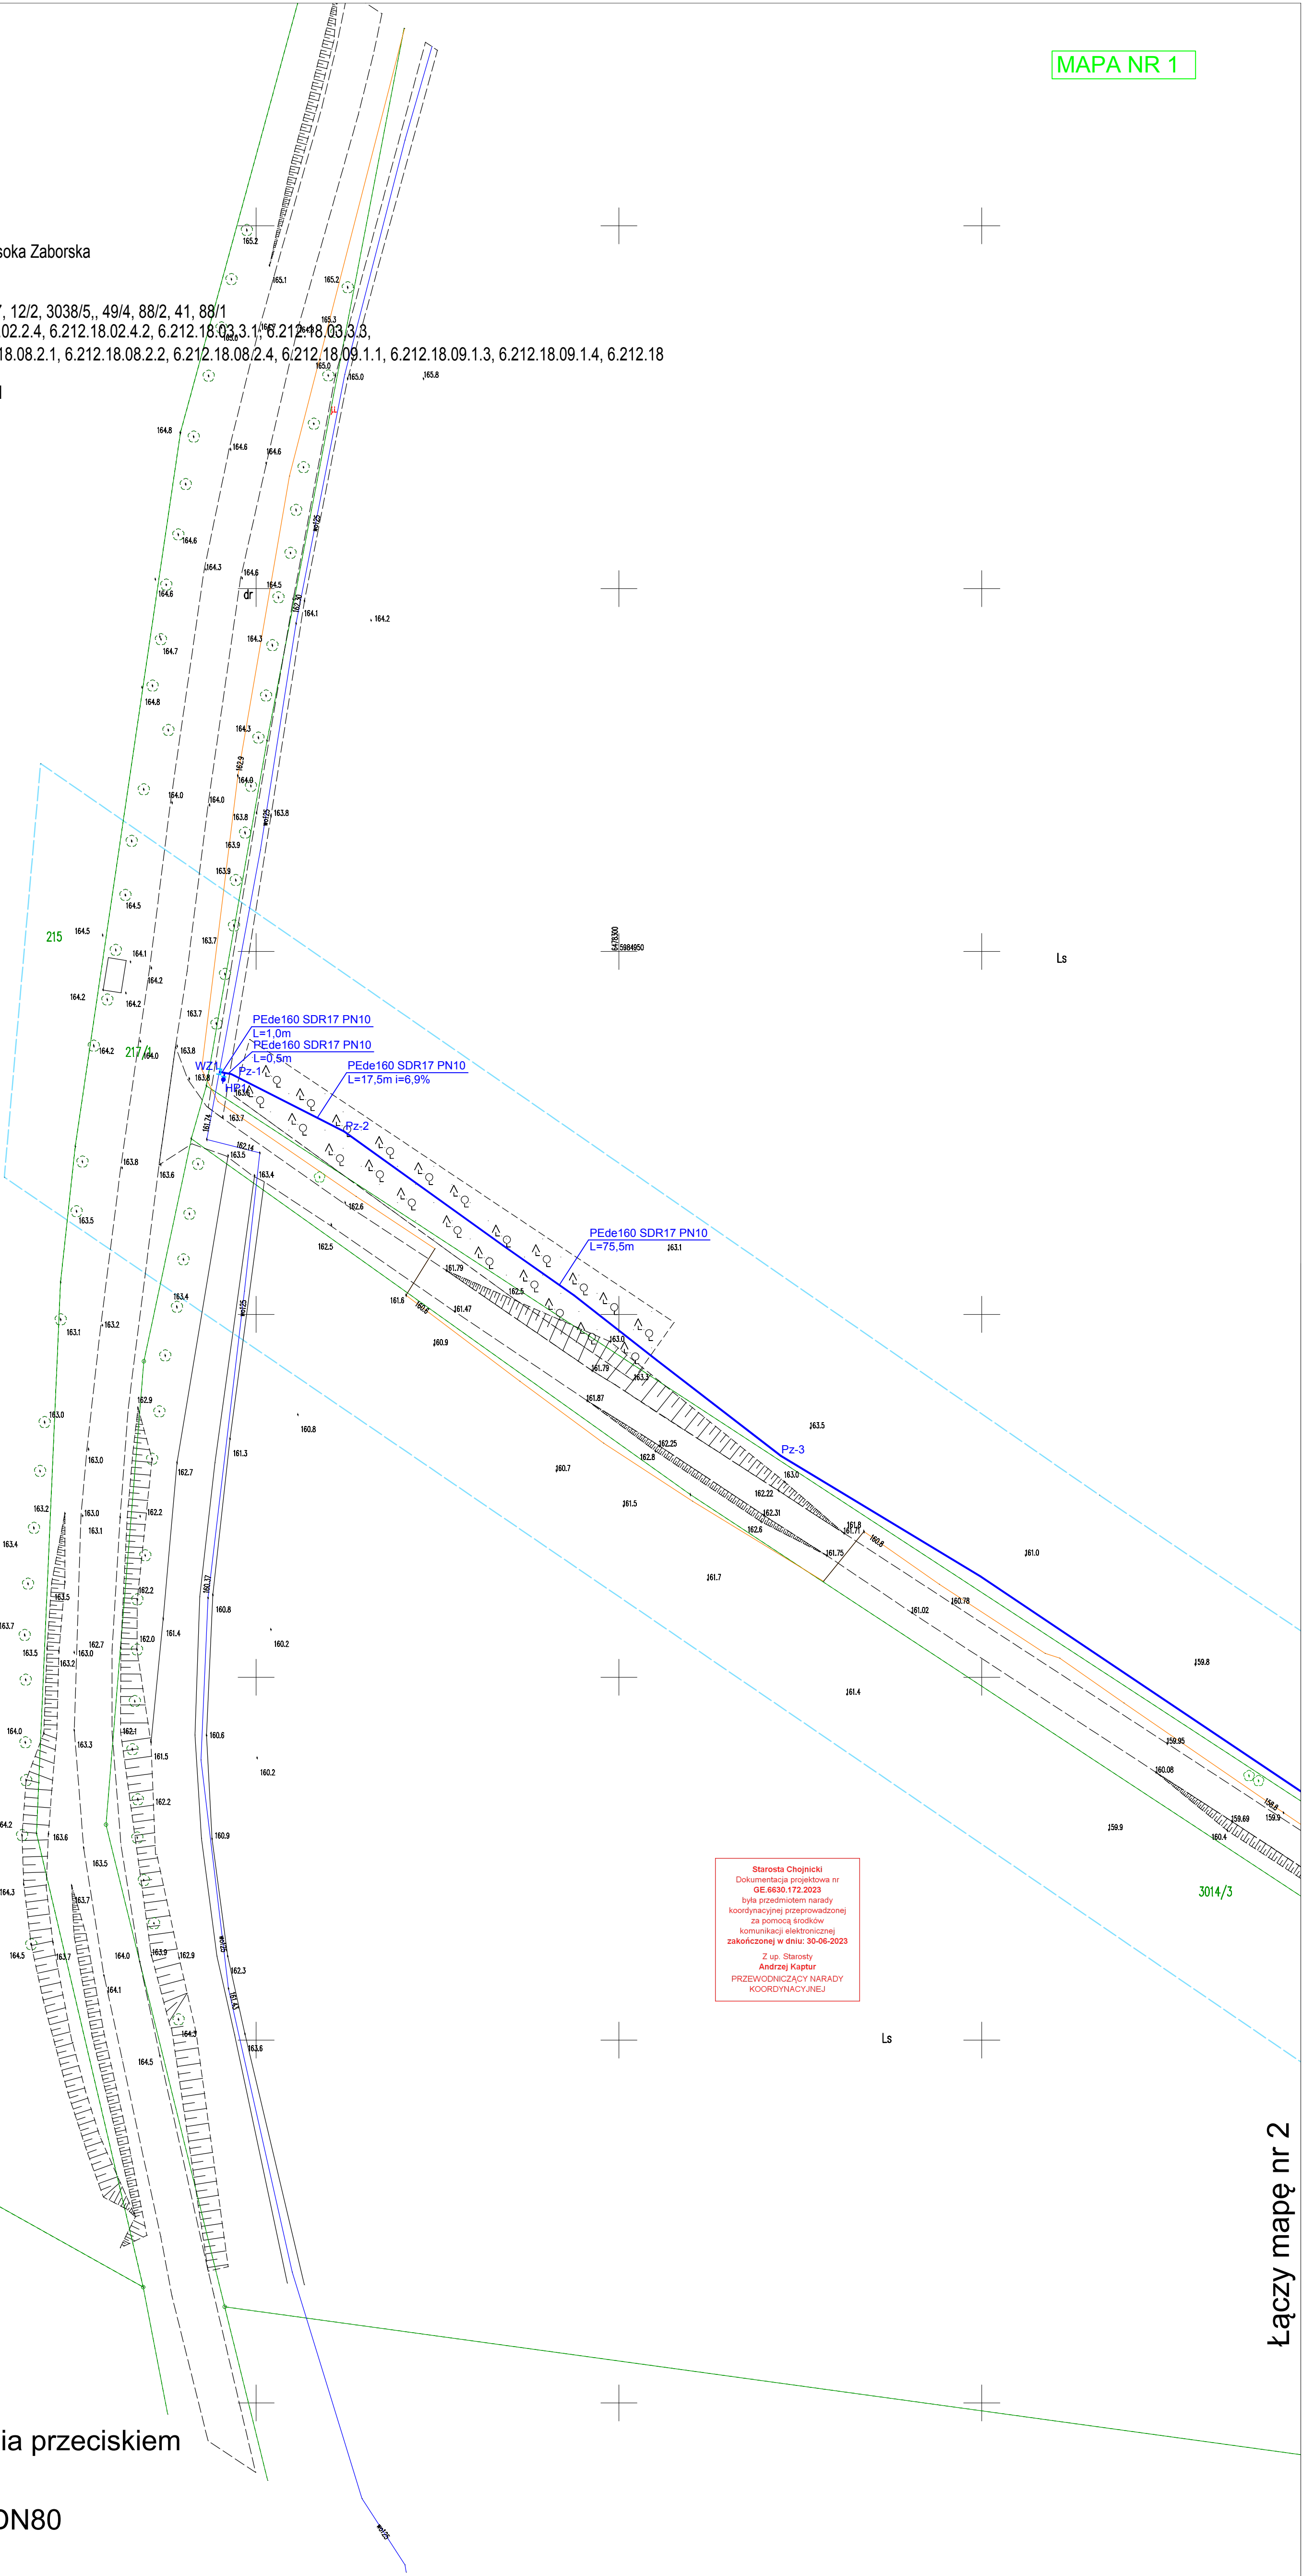

Starosta Chojnicki
Dokumentacja projektowa nr
GE.6630.172.2023
była przedmiotem narady
koordynacyjnej przeprowadzonej
za pomocą środków
komunikacji elektronicznej
zakończona w dniu: 30-06-2023
Z up. Starosty
Andrzej Kaptur
PRZEWODNICZĄCY NARADY
KOORDYNACYJNEJ

LEGENDA:

- Proj. sieć wodociągowa
- Proj. sieć wodociągowa do wykonania przeciskiem
- Proj. przyłącza wodociągowe
- HP1 - Projektowane hydranty nadziemne DN80
- WA - Istn. sieć wodociągowa
- KS - Istn. sieć kanalizacji sanitarnej
- Istn. kabel eN
- Istn. przewód telekomunikacyjny
- Proj. przewód gazowy

Oświadczamy, że projekt budowlany opracowano na bazie mapy sytuacyjno - wysokościowej,
która jest zgodna z oryginałem przyjętym do zasobu Powiatowego Ośrodka Dokumentacji
Geodezyjnej i Kartograficznej w Chojnicach, pod numerem:
KERG 6640.3570.2022
Tech. Barbara Jazdewska

		PRACOWNIA PROJEKTÓW architektura • konstrukcje • instalacje Topole 19c, 89-620 Chojnice		nr./m. 1/1	S1	
opis adres		Projekt sieci wodociągowej na działkach nr 17, 46, 100/1, 15/1, 85, 100/2, 12/3, 41, 88/2, 41, 88/1 w obrębie ewidencyjnym Wysoka Zaborska, na działkach dz. 128, 175/1, 175/4, 3036/5 położonych w Głowczewie oraz na działkach nr 3014/7, 3026/1, 230 położonych w obrębie ewidencyjnym Przymuszewo, granica Brusy			skala 1:500	15.05.2023
temat tyt.					PROJEKT ZAGOSPODAROWANIA TERENU (MAPA NR 1)	
wykonano	branża	inż. nazwisko	uprawnienia		podpis	
projektant	autorka	inż. BARBARA JAZDĘWSKA		GP-K2-734223/903 GP-K2-734218/904		
opracowanie	autorka	inż. inż. ANNA RZONCA		POW0007/RWB/17		

łączy mapę nr 2