


RZUT Ip  
skala 1 : 100

Zestawienie pomieszczeń - Ip	
Numer	Nazwa

M3	
2.1	Korytarz
2.2	Pokój z aneksem kuchennym
2.3	Łazienka
2.4	Pokój

M4	
2.5	Korytarz
2.6	Pokój z aneksem kuchennym
2.7	WC
2.8	Pokój

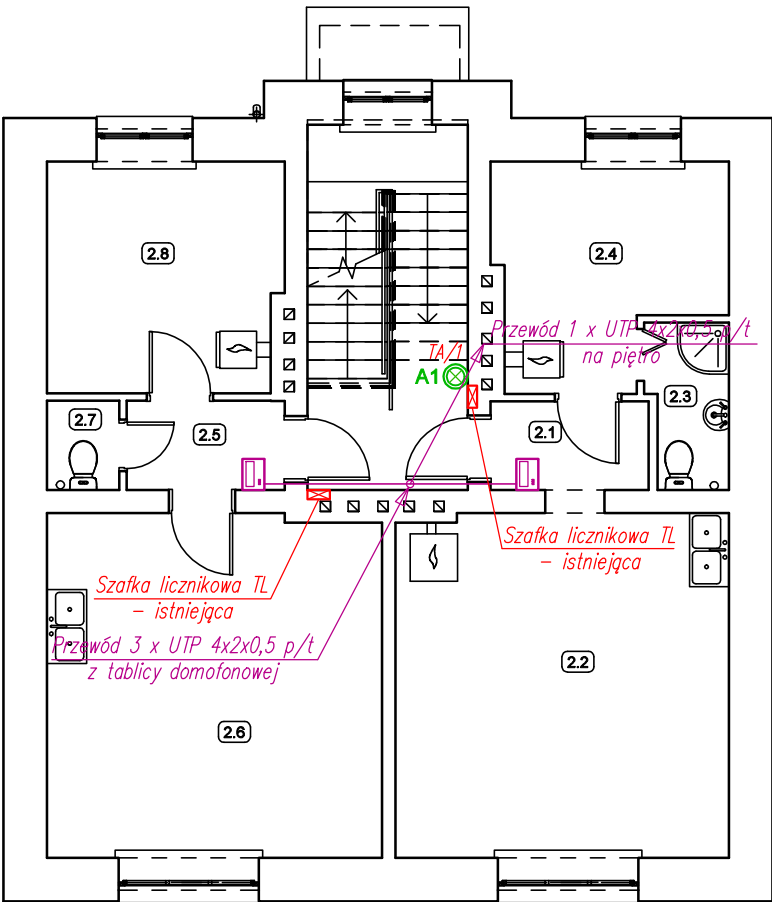

LEGENDA:

- A1

Oprawa nastropowa typu plafon 1xE27 z żarówką LED 15W z czujnikiem ruchu i zmierzchu na napięcie 24V, klasa szczelności IP44
- A2

Oprawa nastropowa typu plafon 1xE27 z żarówką LED 15W z czujnikiem ruchu i zmierzchu na napięcie 24V, klasa szczelności IP65
- Tablica domofonu
- Panel wywołania domofonu
- Słuchawka domofonu (unifon)
- Elektrozaczep
- Rozdzielnia elektryczna:
- TL

Szafki licznikowe
- TA

Rozdzielnia administracyjna

UWAGI:

- Przewody instalacji domofonowej prowadzić pod tynkiem. W lokalach mieszkalnych przewody do słuchawek domofonowych prowadzić na tynku z użyciem dedykowanych uchwytyów bądź listew elektroinstalacyjnych.
- Ostateczne miejsce montażu słuchawki domofonowej ustalić bezpośrednio z lokatorem na etapie prac.
- Oprawy oświetleniowe na klatce schodowej wymienić na nowe. Oprawy wyposażać w czujniki ruchu i zmierzchu.
- Istniejące łączniki instalacyjne na klatce schodowej zdemontować, a powstałe otwory zaślepić.

BIG-BUD PROJEKTOWANIE BUDOWLANE

tel. kom. 507 157 949  
e-mail: bigbud.projekt@gmail.com

Przemysław Rybczyński  
ul. Żeromskiego 2  
99-300 Kutno

Nazwa inwestycji:  
**TERMOMODERNIZACJA I REMONT BUDYNKU MIESZKALNEGO WIELORODZINNEGO PRZY UL. ZDROJOWEJ 3 W KUTNIE**

Adres inwestycji:  
**m. Kutno, ul. Zdrojowa 3  
obr. Kościuszków, nr ew. dz. 440**

Inwestor:  
**MIASTO KUTNO  
Plac Marszałka Józefa Piłsudskiego 18 99-300 Kutno**

Nazwa arkusza:  
**PLAN INSTALACJI ELEKTRYCZNEJ I DOMOFONOWEJ - RZUT I PIĘTRA**

Data: <b>11.2025r.</b>	Skala: <b>1:100</b>	Etap/branża <b>PT/E</b>	Nr arkusza: <b>E3</b>
---------------------------	------------------------	----------------------------	--------------------------

Projektant:  
**mgr inż. Michał Zapędowski  
upr. nr LOD/3605/PWBE/18**