

RZUT PARTERU

skala 1 : 100

Zestawienie pomieszczeń - parter	
Numer	Nazwa
M1	
1.1	Korytarz
1.2	Pomieszczenie
1.3	Kotłownia
1.4	Kuchnia
1.5	Łazienka
1.6	Pokój
M2	
1.7	Korytarz
1.8	Łazienka
1.9	Kuchnia
1.10	Pokój
1.11	Pokój
M3	
1.12	Korytarz
1.13	Kuchnia
1.14	Pokój
1.15	Pokój
1.16	Pokój
1.17	Łazienka
1.18	Pokój


UWAGI:

- Przewody instalacji domofonowej prowadzić pod tynkiem. W lokalach mieszkalnych przewody do słuchawek domofonowych prowadzić na tynku z użyciem dedykowanych uchwytów bądź listew elektroinstalacyjnych.
- Ostateczne miejsce montażu słuchawki domofonowej ustalić bezpośrednio z lokatorem na etapie prac.
- Wewnętrzną linię zasilającą (WLZ) do węzła ciepłego w piwnicy układać natynkowo w sztywnej rurze elektroinstalacyjnej typu RL (RS). Na parterze przewód układać pod tynkiem.
- Oprawy oświetleniowe na klatce schodowej wymienić na nowe. Oprawy wyposażić w czujniki ruchu i zmierzchu.
- Istniejące łączniki instalacyjne na klatce schodowej zdemontować, a powstałe otwory zaślepić.
- W pomieszczeniu węzła wykonać szynę wyrównawczą i uziemieć. Do szyny należy przyłączyć metalowe elementy wyposażenia instalacyjnego oraz szynę ochronną PE w tablicy TW.

LEGENDA:

	Rozdzielnia elektryczna:		Tablica domofonu
	Rozdzielnia główna		Panel wywołania domofonu
	Szafki licznikowe		Słuchawka domofonu (unifon)
	Rozdzielnia administracyjna		Elektrozaczep
	Rozdzielnia węzła		Łącznik instalacyjny n/t hermetyczny 10A, IP54

	Oprawa hermetyczna na świetłówki liniowe T8 LED 2x18W, 4000K, klosz z poliwęglanu, klasa szczelności IP65
	Oprawa nastropowa typu plafon 1xE27 z żarówką LED 15W z czujnikiem ruchu i zmierzchu na napięcie 24V, klasa szczelności IP44
	Oprawa nastropowa typu plafon 1xE27 z żarówką LED 15W z czujnikiem ruchu i zmierzchu na napięcie 24V, klasa szczelności IP65
	Gniazdo wtykowe hermetyczne podwójne n/t 16A, L+N+PE, 230V, IP54
	Gniazdo wtykowe hermetyczne pojedyncze n/t 16A, L+N+PE, 230V, IP54

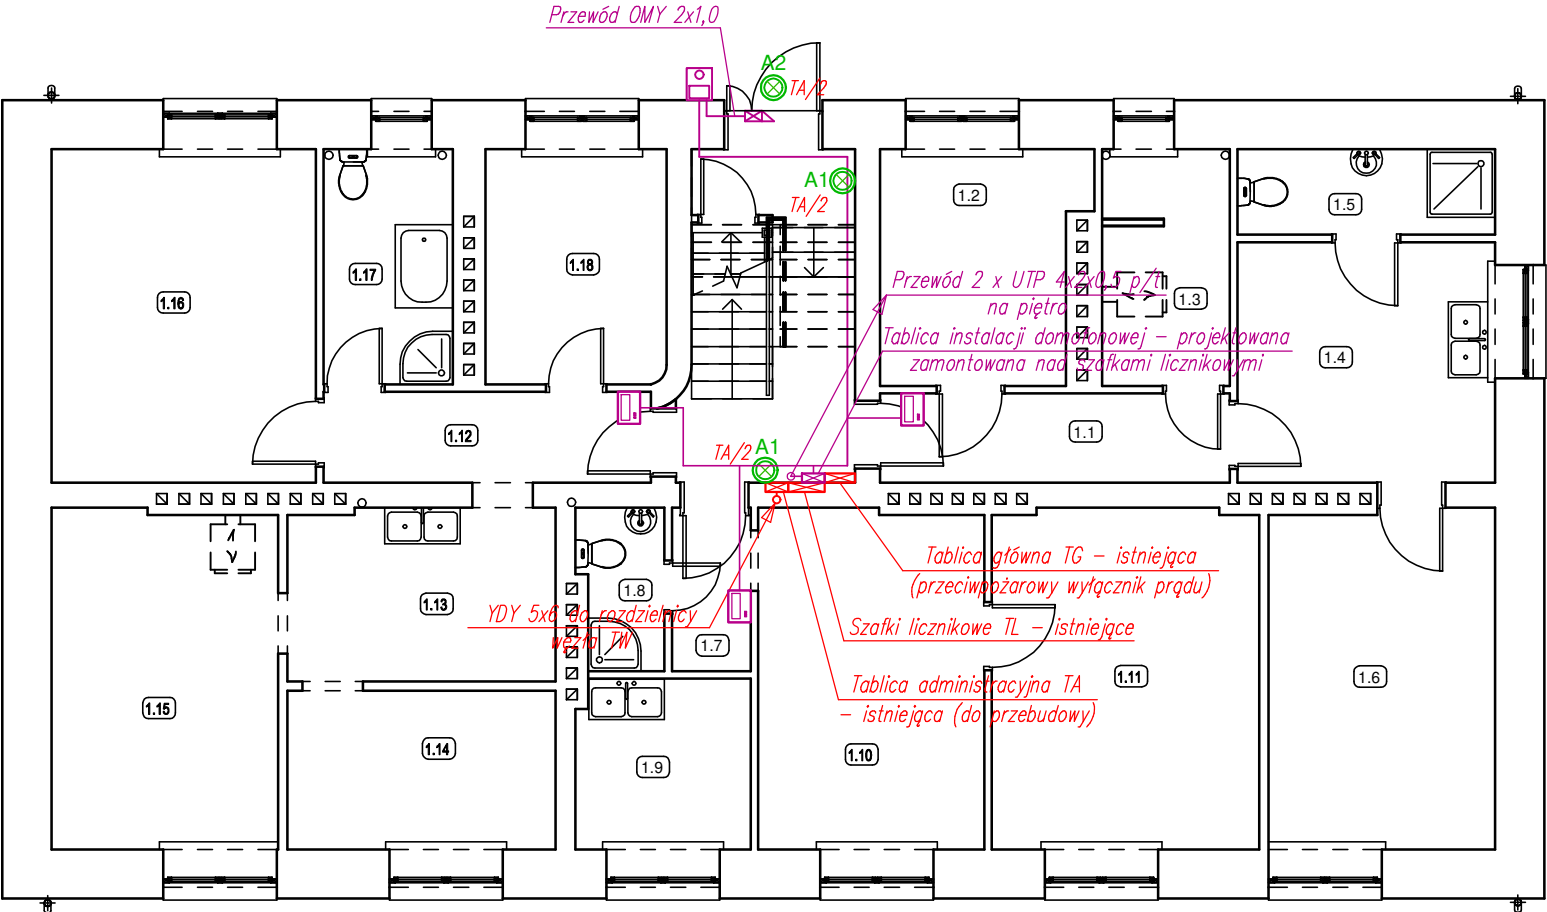

BIG-BUD PROJEKTOWANIE BUDOWLANE

tel. kom. 507 157 949
e-mail: bigbud.projekt@gmail.com

Przemysław Rybczyński
ul. Żeromskiego 2
99-300 Kutno

Nazwa inwestycji: TERMOMODERNIZACJA I REMONT BUDYNKU MIESZKALNEGO WIELORODZINNEGO PRZY UL. ZDROJOWEJ 5 W KUTNIE			
Adres inwestycji: m. Kutno, ul. Zdrojowa 5 obr. Kościuszków, nr ew. dz. 441			
Inwestor: MIASTO KUTNO Plac Marszałka Józefa Piłsudskiego 18 99-300 Kutno			
Nazwa arkusza: PLAN INSTALACJI ELEKTRYCZNEJ I DOMOFONOWEJ - RZUT PARTERU			
Data: 11.2025r.	Skala: 1:100	Etap/branża PT/E	Nr arkusza: E3
Projektant: mgr inż. Michał Zapędowski upr. nr LOD/3605/PWBE/18			