


RZUT PIWNIC
skala 1 : 50

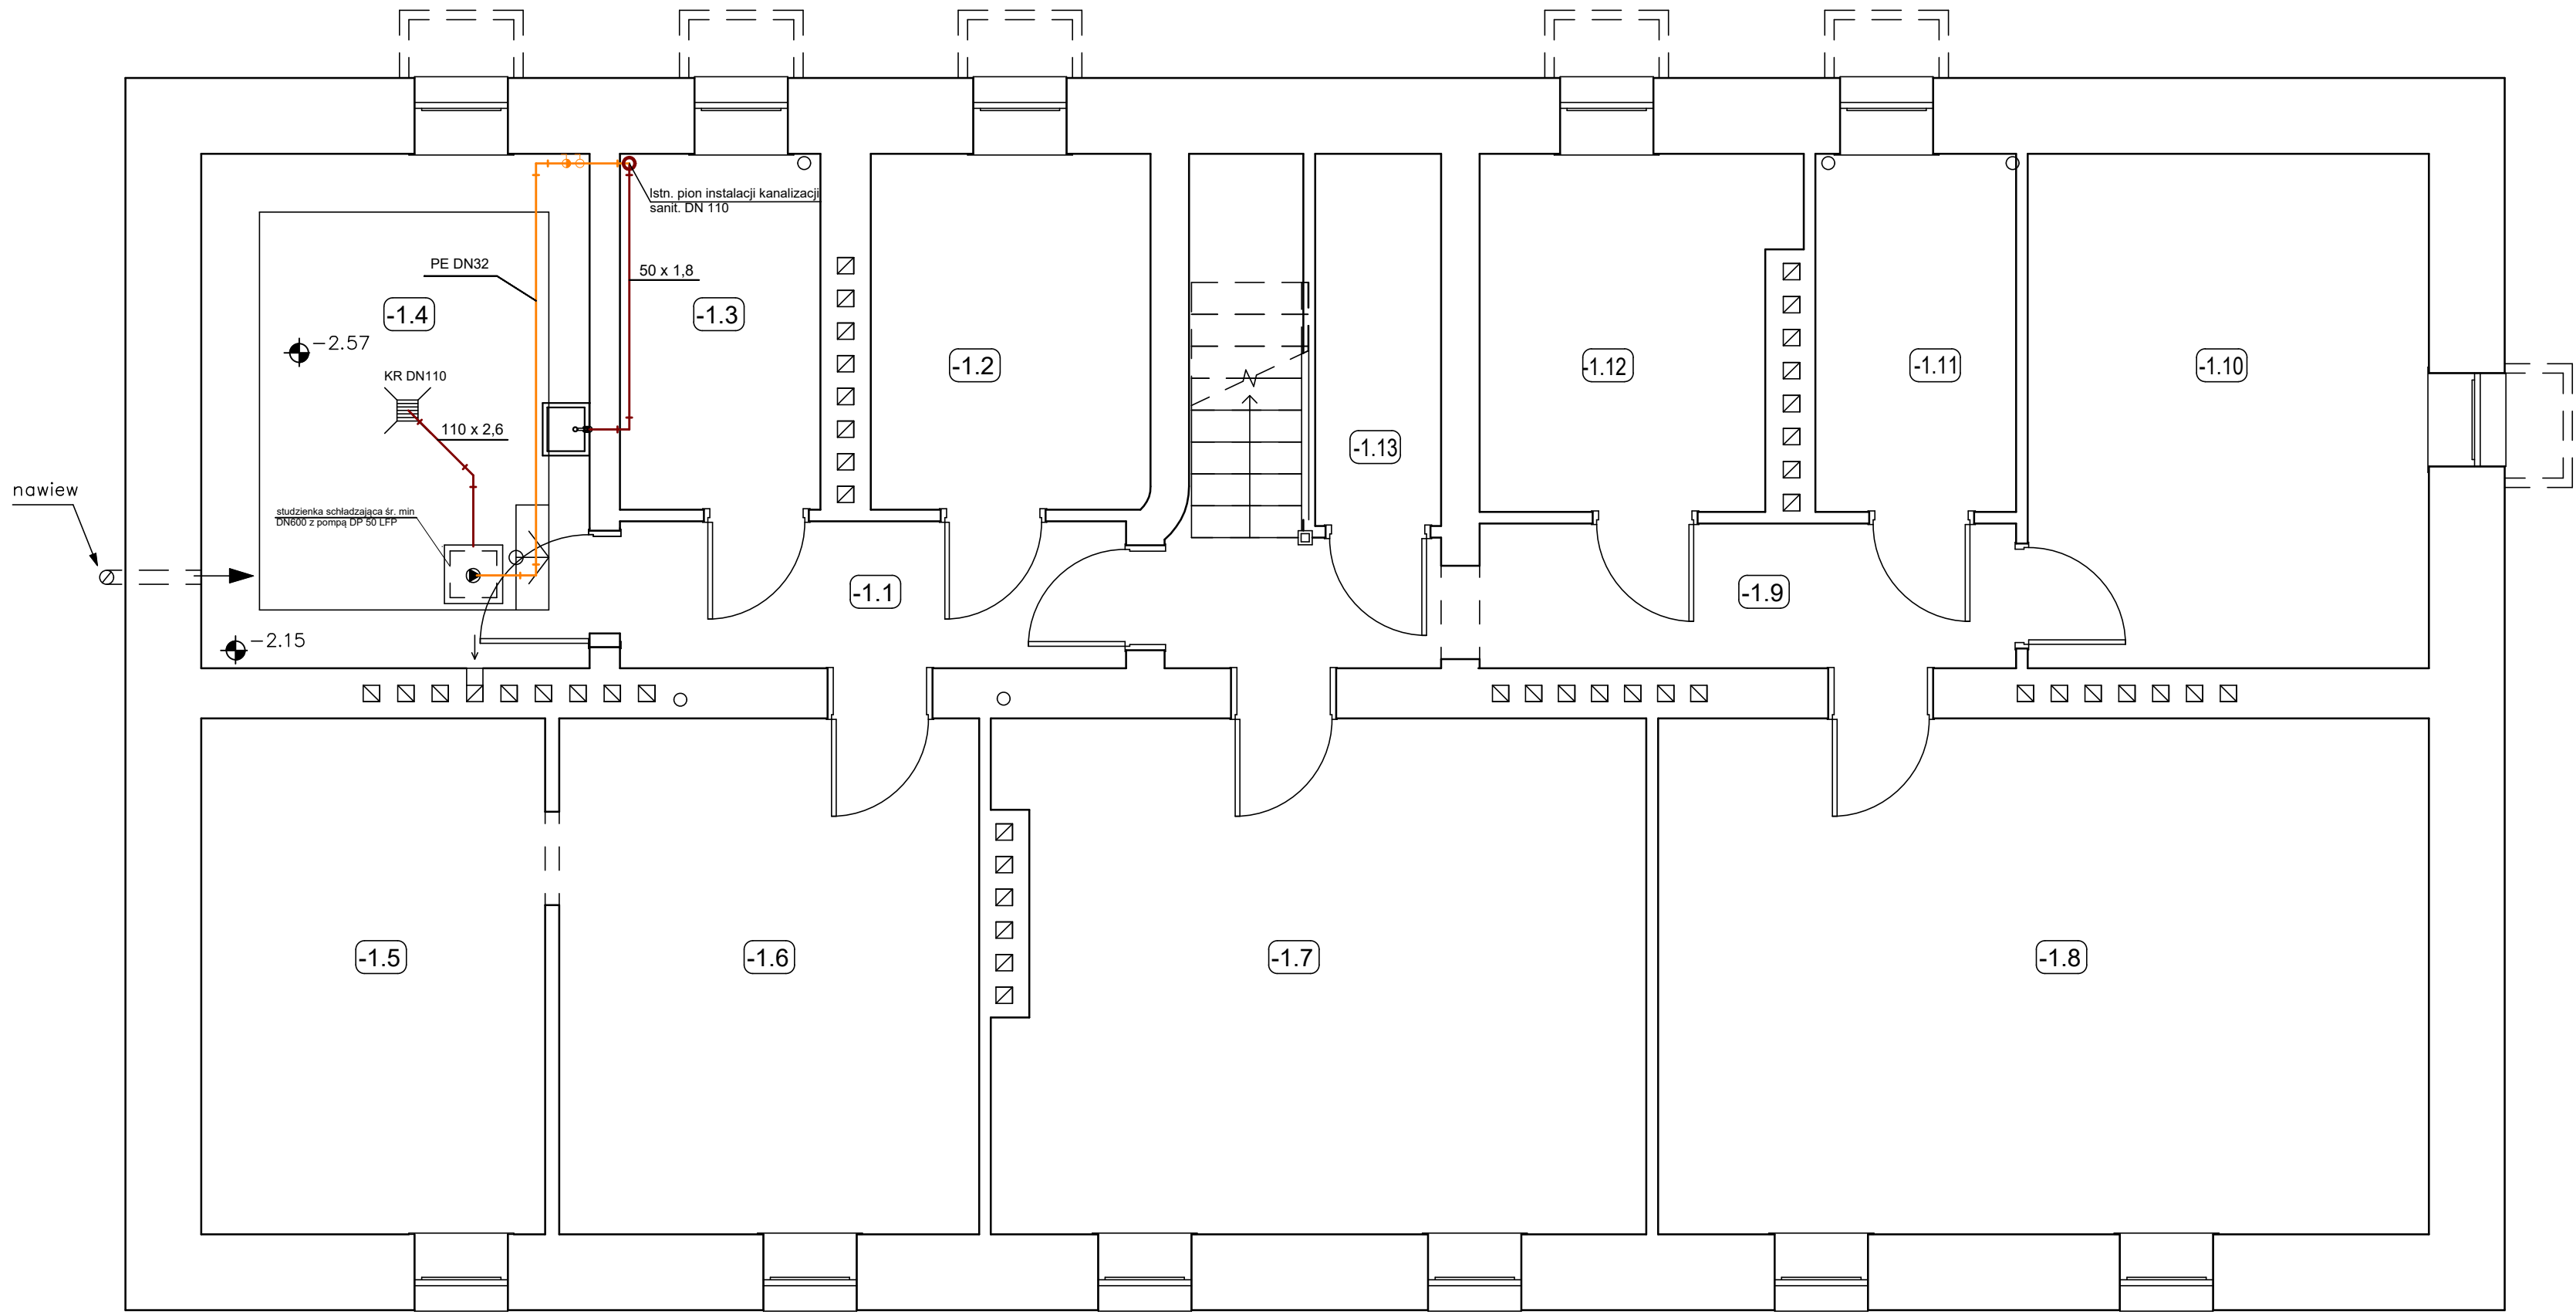

LEGENDA

- INSTALACJA KAN. GRAWITACYJNA
- INSTALACJA KAN. TŁOCZNA

Zestawienie pomieszczeń- piwnica		
Numer	Nazwa	Powierzchnia [m2]
-1.1	Korytarz	5.47
-1.2	Pom. gospodarcze	7.31
-1.3	Pom. gospodarcze	5.25
-1.4	Pom. gospodarcze	14.69
-1.5	Pom. gospodarcze	13.04
-1.6	Pom. gospodarcze	15.91
-1.7	Pom. gospodarcze	24.25
-1.8	Pom. gospodarcze	29.22
-1.9	Korytarz	5.70
-1.10	Pom. gospodarcze	15.17
-1.11	Pom. gospodarcze	5.28
-1.12	Pom. gospodarcze	7.79
-1.13	Pom. gospodarcze	1.19
		150.27
		150.27

BIG-BUD PROJEKTOWANIE BUDOWLANE

tel. kom. 507 157 949

e-mail: bigbud.projekt@gmail.com

Przemysław Rybczynski
ul. Żeromskiego 2
99-300 Kutno

Nazwa inwestycji:

TERMOMODERNIZACJA I REMONT BUDYNKU
MIESZKALNEGO WIELORODZINNEGO PRZY
UL. ZDROJOWEJ 5 W KUTNIE

Adres inwestycji:

m. Kutno, ul. Zdrojowa 5
obr. Kościuszków, nr ew. dz. 441

Inwestor:

MIASTO KUTNO
Plac Marszałka Józefa Piłsudskiego 18
99-300 Kutno

Nazwa rysunku:

Instalacja kanalizacyjna - rzut piwnicy

Data:

11.2025r.

Skala:

1 : 50

Etap/branża

PT/S

Nr rysunku:

Rys. 10

Projektant:

mgr inż. M.Dzikowski
upr bud.: LOD/1487/POOS/10

Podpis: