



RZUT PARTERU

skala 1 : 50

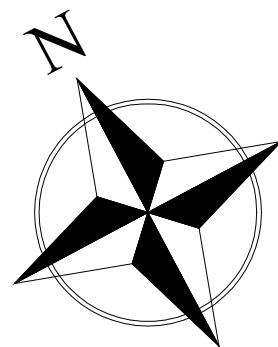

-0,45

-0,30

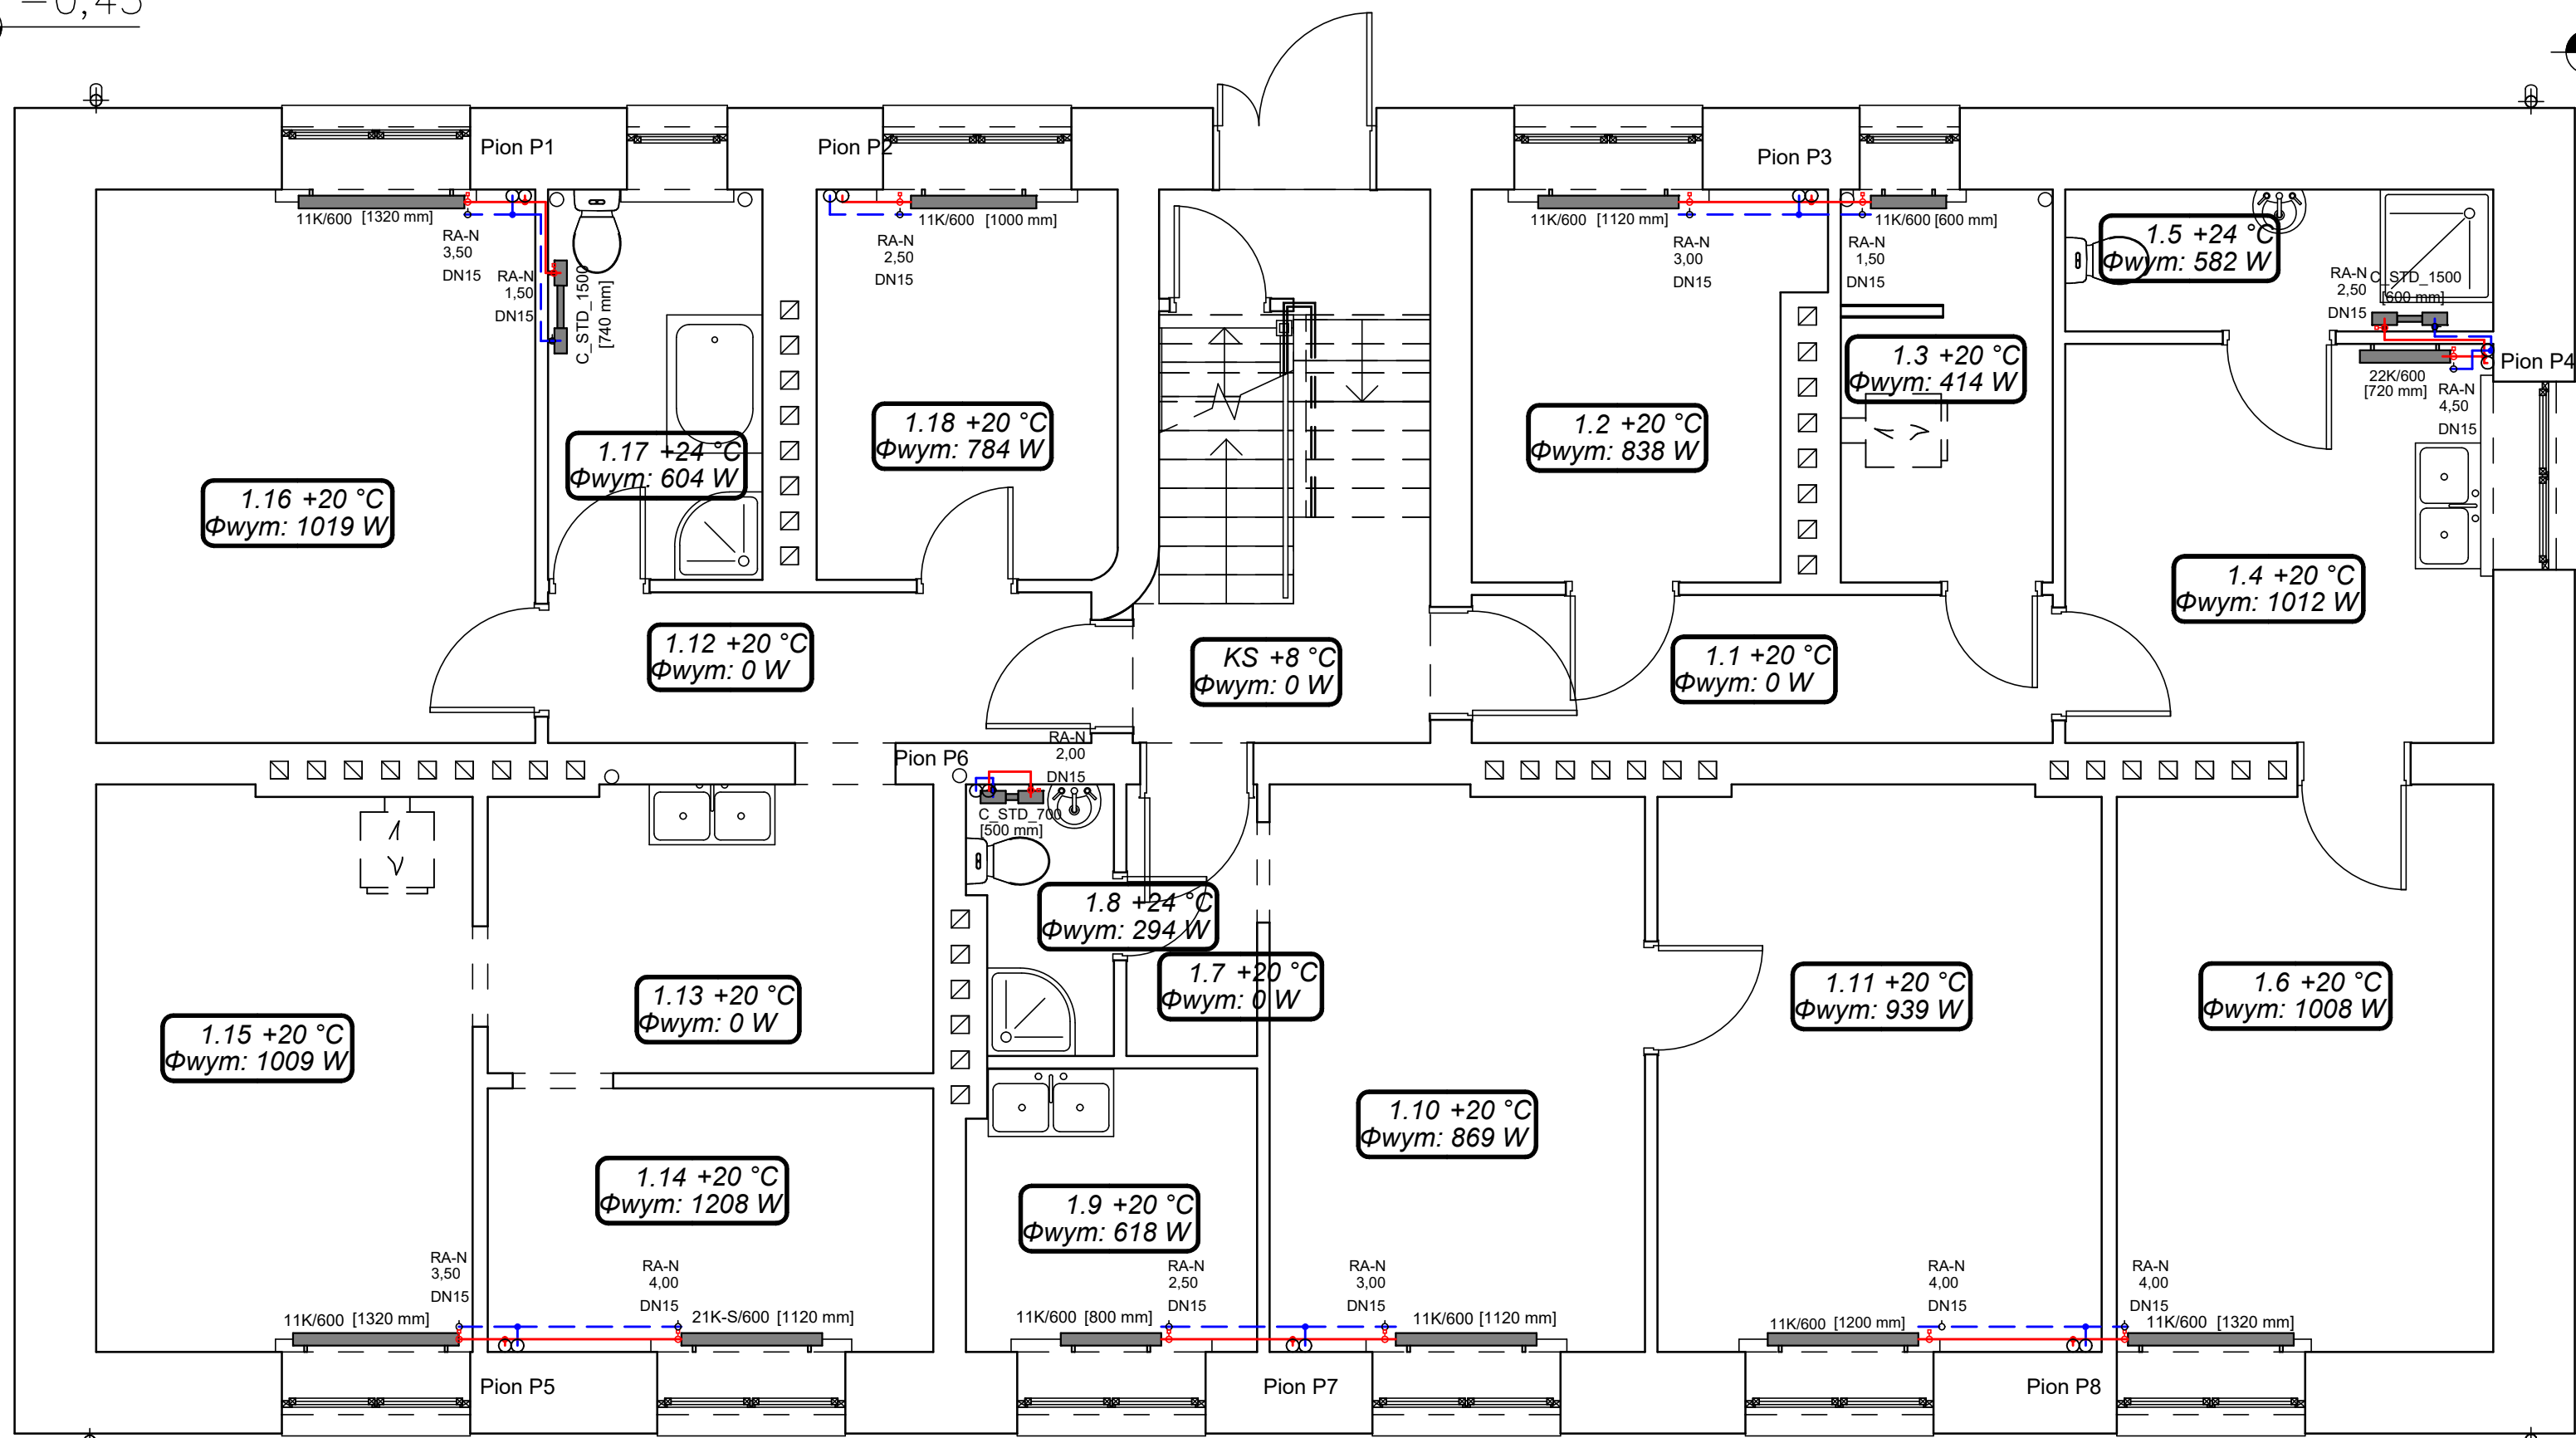

-0,85

-0,70

LEGENDA

- projektowana instalacja - zasialnie C.O.
- - - projektowana instalacja - powrót C.O.
[Symbol] typ grzejnika/wys. długość grzejnika
projektowany grzejnik c.o.

Zestawienie pomieszczeń- parter

Numer	Nazwa
-------	-------

M1	1.1 Korytarz
	1.2 Pomieszczenie
	1.3 Kotłownia
	1.4 Kuchnia
	1.5 Łazienka
	1.6 Pokój

M3	1.7 Korytarz
	1.8 Łazienka
	1.9 Kuchnia
	1.10 Pokój
	1.11 Pokój

M4	1.12 Korytarz
	1.13 Kuchnia
	1.14 Pokój
	1.15 Pokój
	1.16 Pokój
	1.17 Łazienka
	1.18 Pokój

BIG-BUD PROJEKTOWANIE BUDOWLANE

tel. kom. 507 157 949
e-mail: bigbud.projekt@gmail.com

Przemysław Rybicki
ul. Zeromskiego 2
99-300 Kutno

Nazwa inwestycji:
TERMOMODERNIZACJA I REMONT BUDYNKU
MIESZKALNEGO WIELORODZINNEGO PRZY
UL. ZDROJOWEJ 5 W KUTNIE

Adres inwestycji:
m. Kutno, ul. Zdrojowa 5
obr. Kościuszków, nr ew. dz. 441

Inwestor:
MIASTO KUTNO
Plac Marszałka Józefa Piłsudskiego 18
99-300 Kutno

Nazwa rysunku:
Instalacja C.O. - rzut parteru

Data: 11.2025r. Skala: 1 : 50 Etap/branża: PT/S Nr rysunku: Rys. 3

Projektant:
mgr inż. M.Dzikowski
upr bud.: LOD/1487/POOS/10