


LEGENDA:

- ISTNIEJĄCE OCIEPLENIE - STYROPIAN GR. 10 CM
- ISTNIEJĄCE OCIEPLENIE - STYROPIAN GR. 3 CM

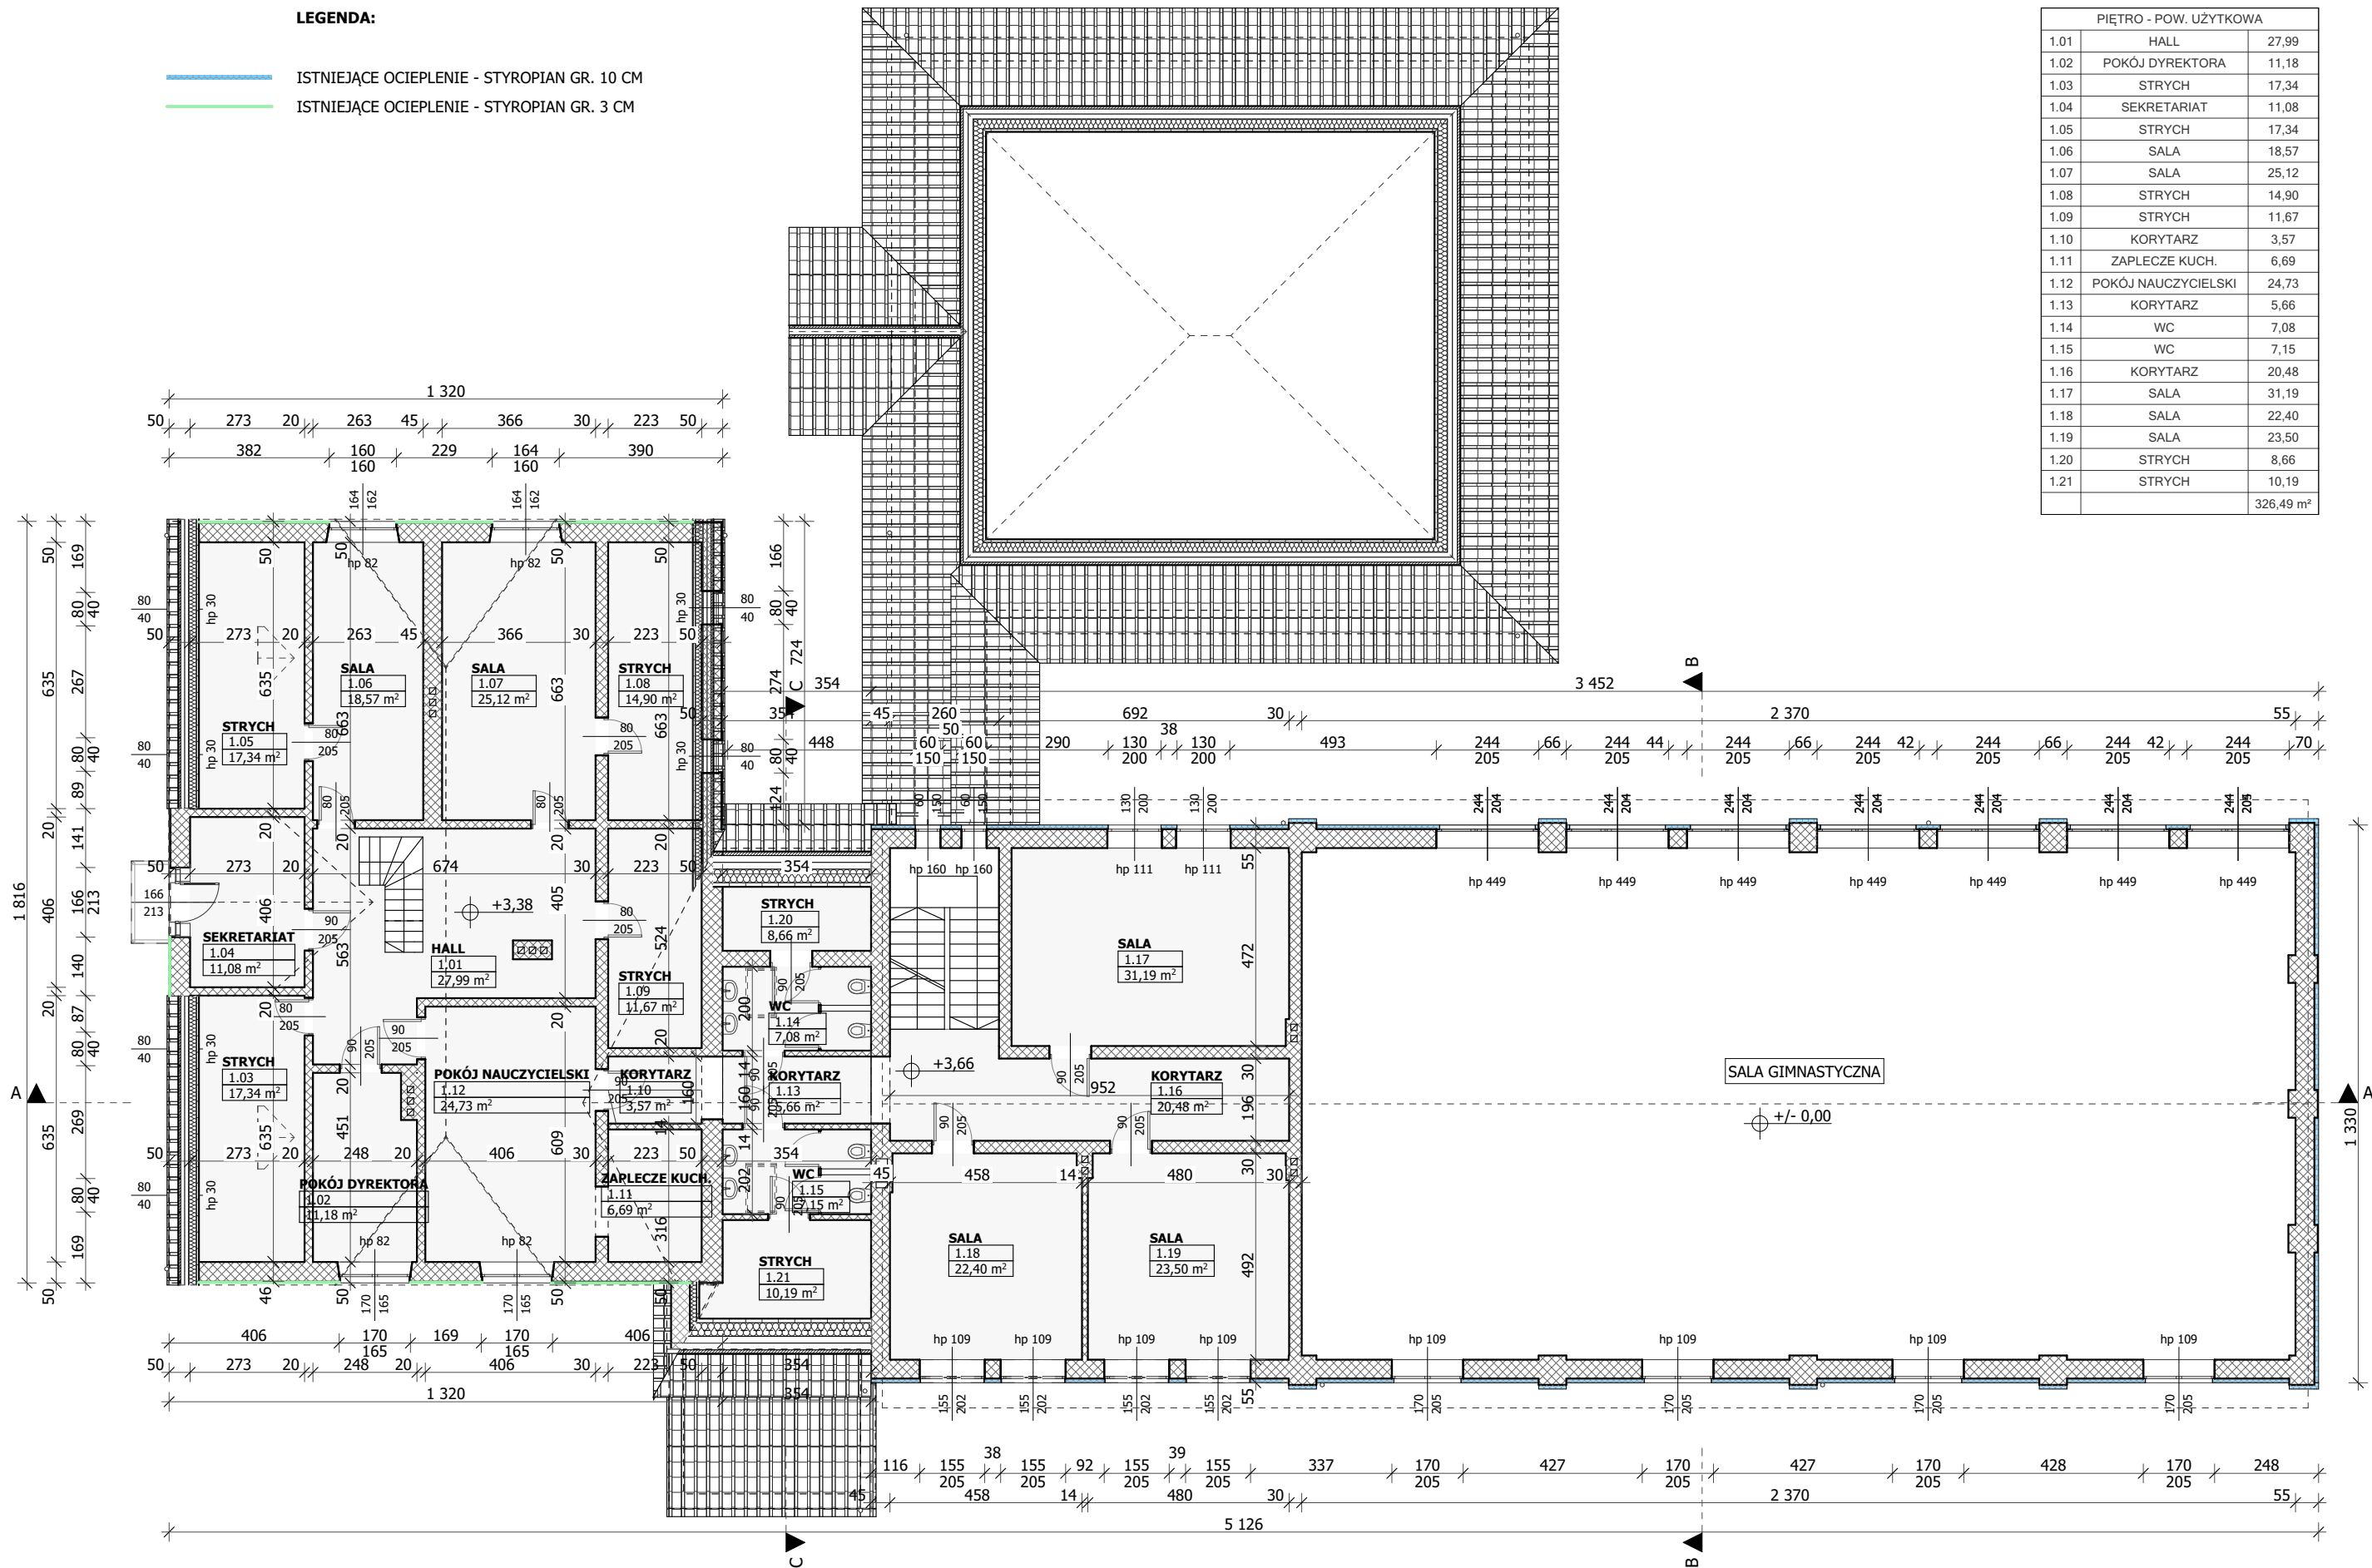

PIĘTRO - POW. UŻYTKOWA		
1.01	HALL	27,99
1.02	POKÓJ DYREKTORA	11,18
1.03	STRYCH	17,34
1.04	SEKRETARIAT	11,08
1.05	STRYCH	17,34
1.06	SALA	18,57
1.07	SALA	25,12
1.08	STRYCH	14,90
1.09	STRYCH	11,67
1.10	KORYTARZ	3,57
1.11	ZAPLECZE KUCH.	6,69
1.12	POKÓJ NAUCZYCIELSKI	24,73
1.13	KORYTARZ	5,66
1.14	WC	7,08
1.15	WC	7,15
1.16	KORYTARZ	20,48
1.17	SALA	31,19
1.18	SALA	22,40
1.19	SALA	23,50
1.20	STRYCH	8,66
1.21	STRYCH	10,19
		326,49 m²

RYSUNEK ROZPATRYWAĆ ŁĄCZNIE
Z RYSUNKAMI RZUTÓW, PRZEKROJÓW
ZAPISAMI OPISU TECHNICZNEGO
ORAZ PROJEKTAMI BRANŻOWYMI

WSZELKIE ZMIANY I WĄTPLIWOŚCI
PRZED WYKONANIEM KONSULTOWAĆ
Z PROJEKTANTEM

PRZED PRZYSTĄPIENIEM DO PRAC
SPRAWDZIĆ WYMIARY NA BUDOWIE

PROJEKT JEST CHRONIONY PRAWEM
AUTORSKIM (DZ. U. 94.24.83 Z DNIA 04.02.94)

BIURO PROJEKTOWE PROJBUD

98-220 ZDUNSKA WOLA
UL.SIERADZKA 14B
TEL.(43)823-64-24
biuroprojbud@onet.pl

www.biuroprojbud.pl

PROJEKT / ADRES INWESTYCJI :

PROJEKT TERMOMODERNIZACJI
BUDYNKU SZKOŁY PODSTAWOWEJ W
WOLI KAMOCKIEJ

WOLA KAMOCKA, obr. LUBANÓW,
gm. GRABICA, dz. nr ewid. 270/2,
271/2, 272, 273, 274

BRANŻA :

ARCHITEKTURA

PROJEKTANT :

mgr inż. arch. JAN KARŃOWSKI
NR. UPRAWNIEN 12/LOOK/2015

OPRACOWANIE :

mgr inż. arch. JOANNA
DOBROWOLSKA

PODPIS :

BRANŻA :

KONSTRUKCJA

PROJEKTANT :

mgr inż. WITOLD ZASINA
NR. UPRAWNIEN LOD/1030/PWOK/08

PODPIS :

STADIUM :

PROJEKT WYKONAWCZY

RYSUNEK :

RZUT PIĘTRA - INWENTARYZACJA

SKALA :

1:150

DATA :

05.2025

RYS. :

I-2