


MAPA ZASADNICZA DO CELÓW PROJEKTOWYCH ark 3 (6)
Powiat miński, Gmina 141207_5 Halinów, Obręb 0016 Krzewina, Działka nr 84/2,
Obręb 0005 Desno, Działka nr 95 SKALA 1: 500


nie badano w zakresie obciążeń służebnościami gruntowymi

Oświadczam, że niniejszy dokument został opracowany w wyniku prac geodezyjnych i kartograficznych, których rezultaty zawiera operat techniczny pozytywnie zweryfikowany. Jednocześnie informuję, że jestem świadoma odpowiedzialności karnej za złożenie fałszywego oświadczenia.	
Identyfikator zgłoszenia prac geodezyjnych	G. 6640.1844.2024
Organ służby geodezyjnej, który otrzymał zgłoszenie	Starosta Miński
Wykonawca prac geodezyjnych	ZAKŁAD USŁUG GEODEZYJNO-KARTOGRAFICZNYCH Inż. Janina Kowynia ul. gen. Sikorskiego 10, 05-300 Mińsk Mazowiecki
Linie i nazwiska oraz nr uprawnień zawodowych kierownika prac geodezyjnych	Inż. Janina Kowynia Nr uprawnień GUGIK 2426 pkt 1,2
Numer oraz data sporządzenia dokumentu zawierającego wyniki pozytywnej weryfikacji	protokół weryfikacji nr G. 6640.1844.2024.4 z dnia 23.05.2024r.
Mapę opracowała	dn. 23.05.2024r. Janina Kowynia

Zakład Usług Geodezyjno-Kartograficznych
inż. Janina Kowynia
Gen Sikorskiego 10 Mińsk Mazowiecki
NIP 822-101-80-43 tel 602 113 833
(wykonawca)

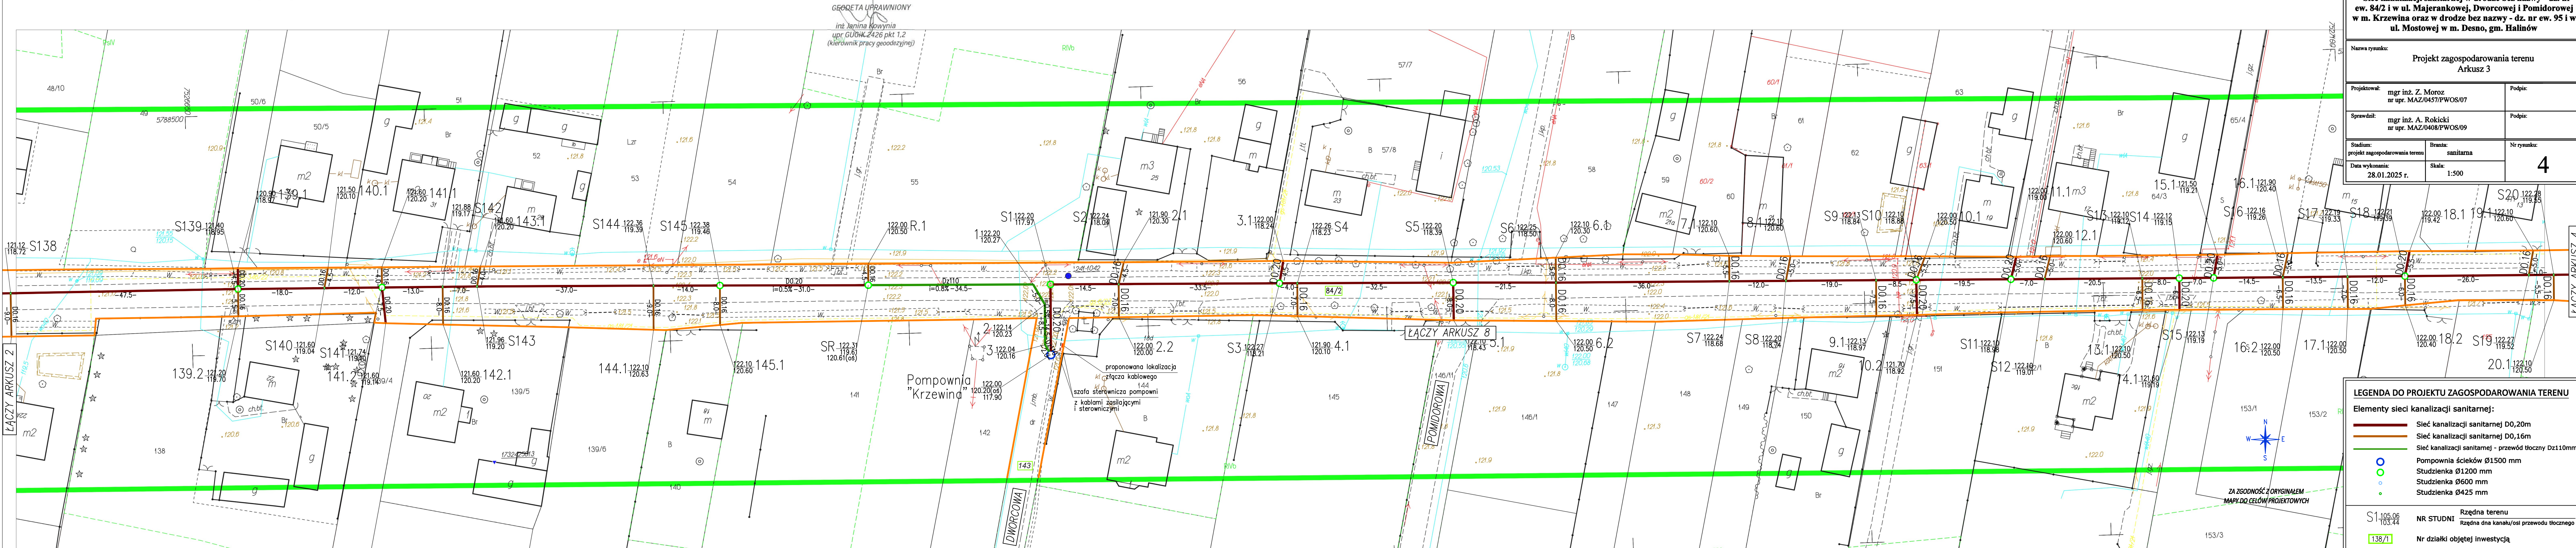

Opracowano systemem GEO-MAP. , Id. Zgl. G.6640.1844.2024, Układ współrzędnych -2000, Układ wysokości EVRF2007 Amsterdam, Mapę wydrukowała Janina Kowynia

Inwestor: Gmina Halinów 05-074 Halinów, ul. Spółdzielcza 1		
Jednostka projektowa:  MASKO Sp. z o.o. 05-074 Halinów, ul. Komunistów 1 tel. 22 671 46 23 e-mail: biuro@masko.com.pl		
Inwestycja: Sieć kanalizacji sanitarnej w drodze bez nazwy - dz. nr ew. 84/2 i w ul. Majerankowej, Dworcowej i Pomidorowej w m. Krzewina oraz w drodze bez nazwy - dz. nr ew. 95 i w ul. Mostowej w m. Desno, gm. Halinów		
Nazwa rysunku: Projekt zagospodarowania terenu Arkusz 3		
Projektował: mgr inż. Z. Moroz nr upr. MAZ/0457/PWOS/07	Podpis:	4
Sprawdził: mgr inż. A. Rokicki nr upr. MAZ/0408/PWOS/09	Podpis:	
Stadium: projekt zagospodarowania terenu	Branża: sanitarna	
Data wykonania: 28.01.2025 r.	Skala: 1:500	

LEGENDA DO PROJEKTU ZAGOSPODAROWANIA TERENU	
Elementy sieci kanalizacji sanitarnej:	
	Sieć kanalizacji sanitarnej D0,20m
	Sieć kanalizacji sanitarnej D0,16m
	Sieć kanalizacji sanitarnej - przewód tłoczny D210mm
	Pompownia ścieków Ø1500 mm
	Studzienka Ø1200 mm
	Studzienka Ø600 mm
	Studzienka Ø425 mm
	Rzędna terenu
	NR STUDNI
	Rzędna dna kanału/osi przewodu tłocznego
	Nr działki objętej inwestycją
	Obszar oddziaływania inwestycji / zakres opracowania