


RZUT DACHU -
INSTALACJA ODGROMOWA
SKALA 1:100

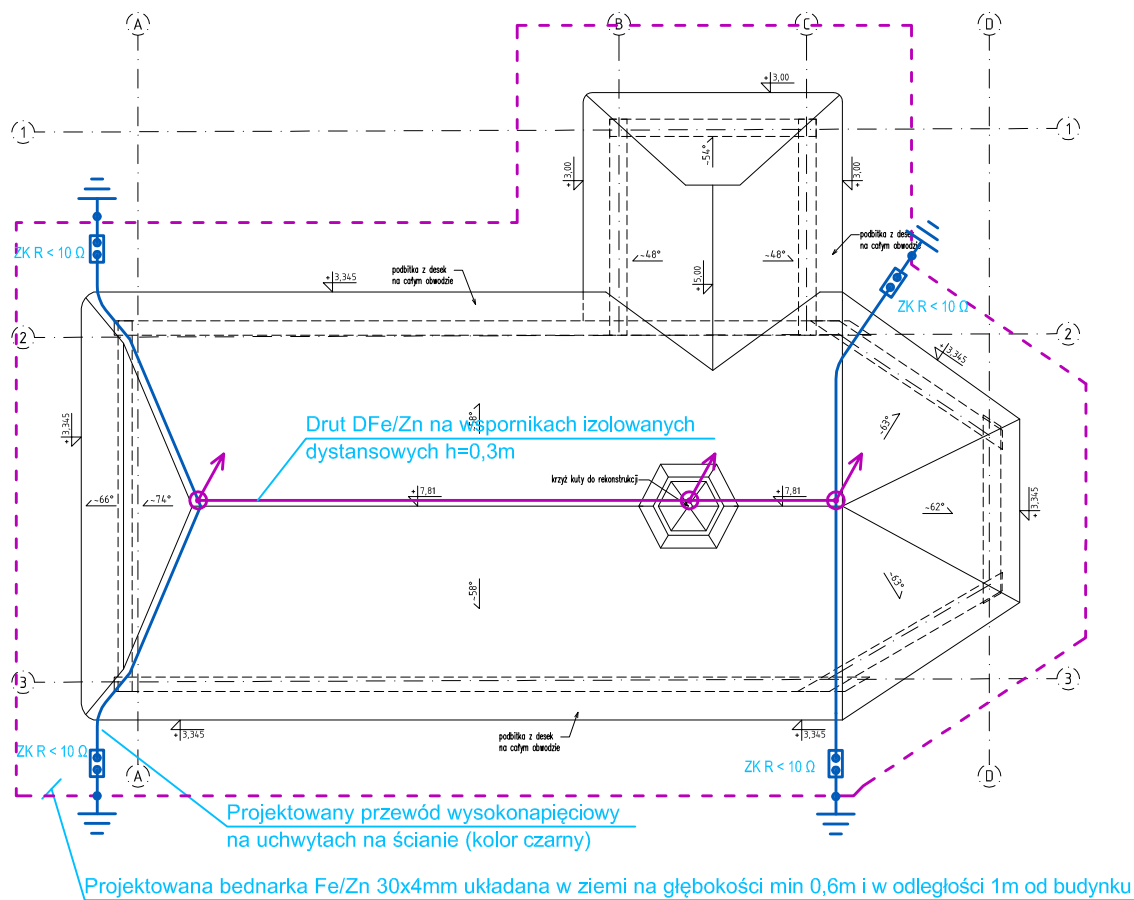

GŁÓWNE BIURO PROJEKTOWE: <div>R&F  Studio Sp. z o.o.</div>		R&F Structure Studio Sp. z o.o. Kielce, ul. Targowa 18/904 tel: 504-993-382, NIP:9592044408 e-mail: pracownia@structurestudio.pl	
NAZWA INWESTYCJI: REKONSTRUKCJA OBIEKTU "KAPLICA Z DYMIN" JAKO OBIEKTU MUZEALNEGO NA TERENIE PARKU ETNOGRAFICZNEGO W TOKARNI			
JEDNOSTKA EWID.: 260403_5 - CHECINY (obszar wiejski), CZĘŚĆ DZ. NR EWID. 1682/2, OBREB EWID. 0016 TOKARNIA, GM. CHECINY			
INWESTOR/ZLECENIODAWCA: MUZEUM WSI KIELECKIEJ ul. Jana Pawła II nr 6 25-025 Kielce			
AUTORZY OPRACOWANIA:		NUMER UPRAWNIENI:	PODPIS:
PROJEKTOWAŁ (INSTALACJE ELEK.): mgr inż. Marek Alf		SWK/0096/PW0E/14	
SPRAWDZIŁ (INSTALACJE ELEK.): mgr inż. Jarosław Kolera		KI-214/93	
FAZA PROJEKTU: PROJEKT WYKONAWCZY			
BRANŻA: INSTALACJE ELEKTRYCZNE			
TYTUŁ RYSUNKU: RZUT DACHU- INSTALACJA ODGROMOWA			
NUMER RYSUNKU: KP / PW - E - 03			SKALA: 1:100
			DATA: 05.2025