

MAPA DO CELÓW PROJEKTOWYCH

skala: 1:500

mięscowość: Kalisz Pomorski

identyfikator i nazwa jednostki ewidencyjnej: 320303_4 Kalisz Pomorski, miasto

identyfikator i nazwa obrębu ewidencyjnego: 320303_4.0006

nazwa układ wsp. prostokątnych płaskich PL-EIRF2000

nazwa układu wysokości PL-KRON86-NH

data sporządzenia mapy: 08.03.2022 r

oznaczenie kancelaryjne zgłoszenia: GK.6640.276.2022

obszar mapy objęty aktualizacją:



zakres planowanego przedsięwzięcia

Mapa do celów projektowych została wykonana bez ustalen obciążeń.

Usługi Geodezyjne
Wydział Geodezji
76-500 Drawsko Pom.
nr 18085 (1/2)

geodezja ugraniczająca
upr. nr 18085 (1/2)

nazwa wykonawcy
nazwa prac geodezyjnych
oraz podpis osoby wykonawcy

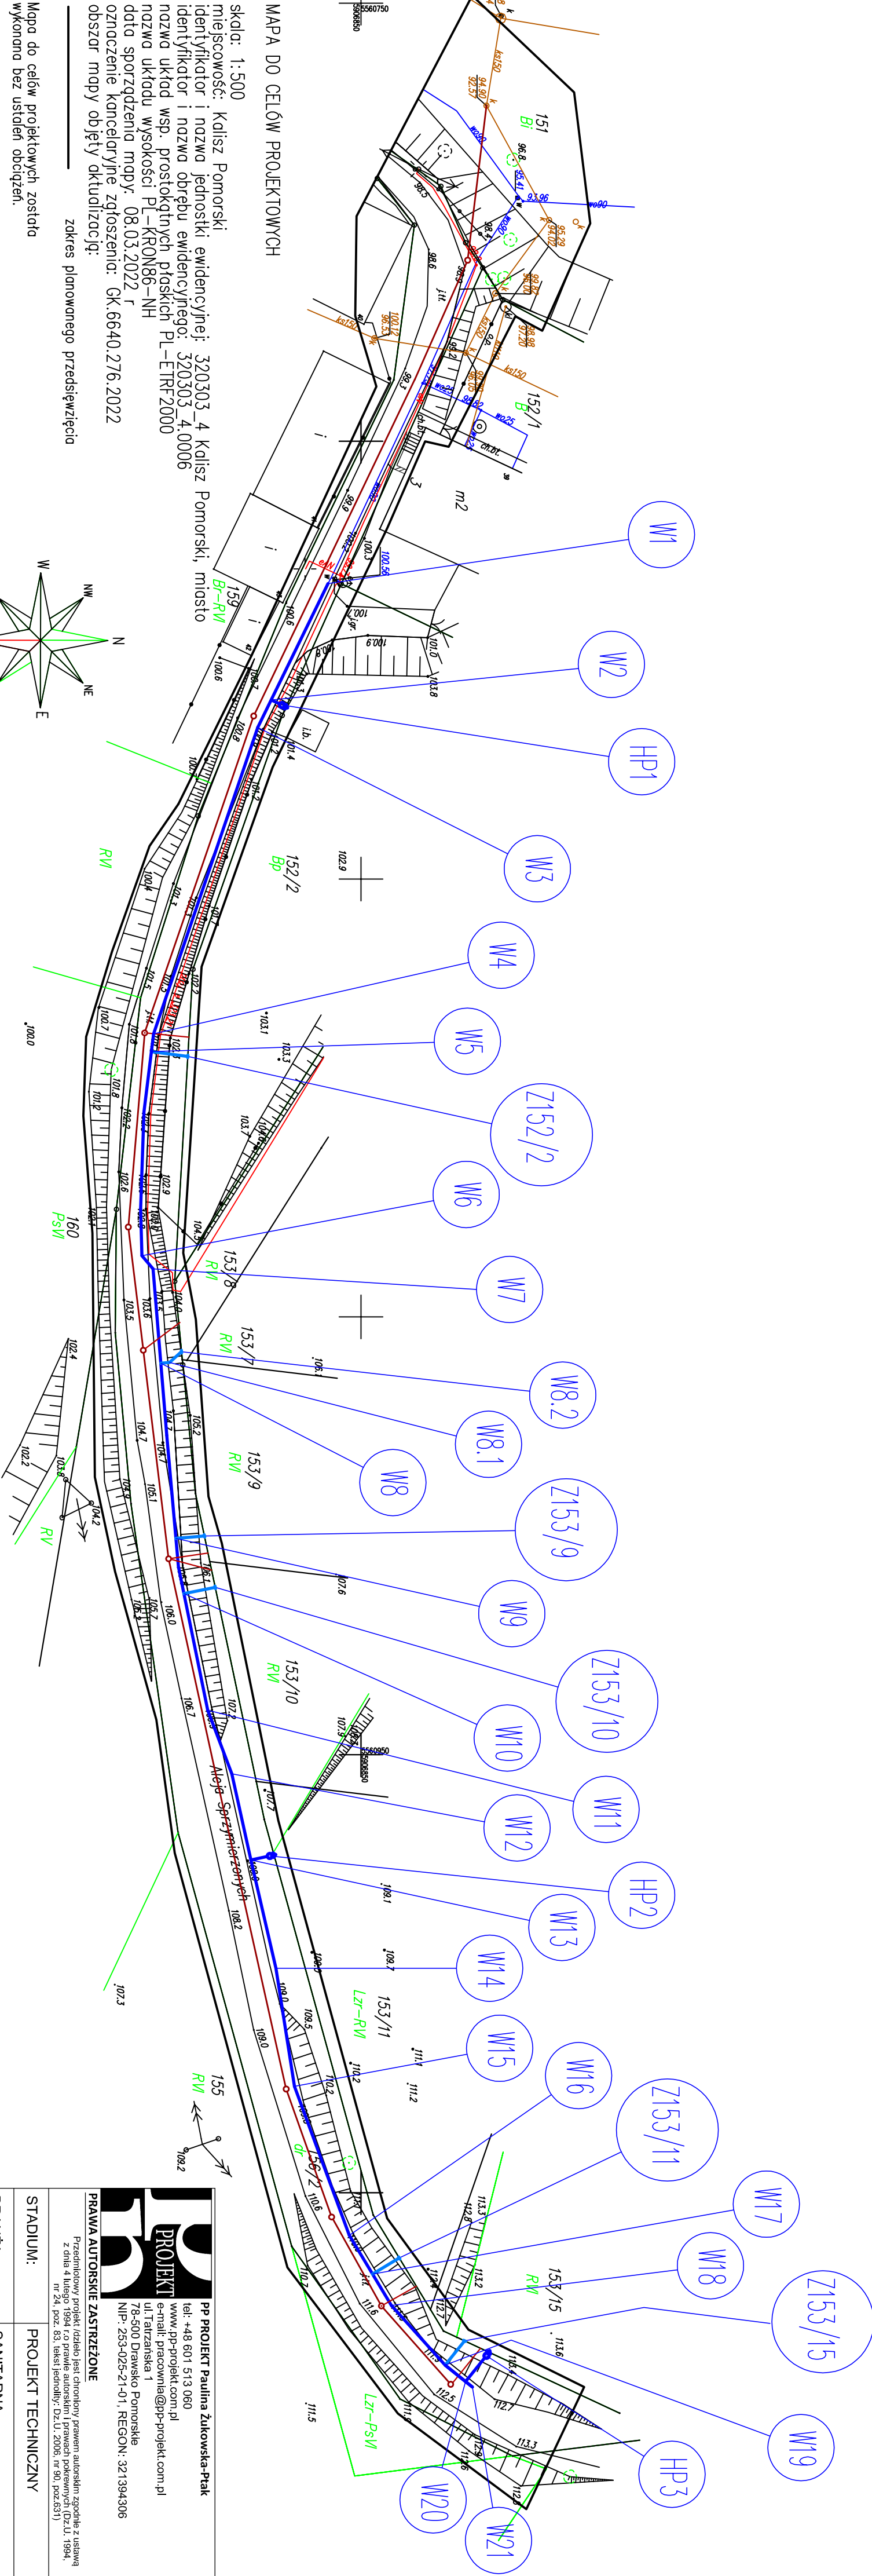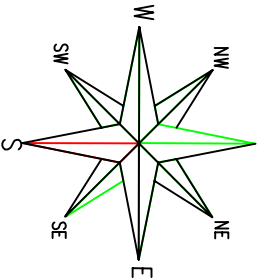

LEGENDA:

- proj. sieć kanalizacji sanitarnej Ø200 mm PVC-U
- proj. studnia kanalizacji sanitarnej
- proj. przyłącze kanalizacji sanitarnej Ø160/Ø200 mm PVC-U
- proj. sieć wodociągowa dn 90mm PE
- proj. przyłącze wodociągowe dn 32 i 63 mm PE
- proj. hydrant p/poż. nadziemny DN80

KOPIE MAPY DO CELÓW PROJEKTOWYCH
POTWIERDZAM ZA ZGODNOŚĆ
Z ORYGINAŁEM

PP PROJEKT Paulina Żukowska-Piak tel: +48 601 513 060 www.pp-projekt.com.pl e-mail: pracownia@pp-projekt.com.pl ul. Tatrzańska 1 78-500 Drawsko Pomorskie NIP: 253-025-21-01, REGON: 321394306	
PRAWA AUTORSKIE ZASTRZEŻONE Przedmiotowy projekt (całość) jest chroniony prawem autorskim zgodnie z ustawą z dnia 4 lutego 1994 r. o prawie autorskim i prawach pokrewnych (Dz.U. 1994, nr 24, poz. 83, tekst jednolity; Dz.U. 2006, nr 50, poz. 6317)	
STADIUM:	PROJEKT TECHNICZNY
BRANŻA:	SANITARNA
OBIEKT:	BUDOWA SIECI WODOCIĄGOWEJ I KANALIZACJI SANITARNEJ WRAZ Z PRZYLĄCZANIAMI
ADRES:	DZIAŁKI: 151 I 156/2 OBRĘB 0006 KALISZ POMORSKI, J. EWID. 320303_4 KALISZ POM. MIASTO
RYSUNEK:	PROJEKT ZAGOSPODAROWANIA TERENU-SIEĆ WOD-KAN Z PRZYLĄCZANIAMI
PROJEKTANT:	mgr inż. Paulina Żukowska-Piak upr. nr ZAP/0115PWCOS/11
SPRAWDZAJĄCY:	mgr inż. Agnieszka Jakubczak upr. nr ZAP/0197/PWBSZ/21
SKALA: 1:500	DATA: CZERWIEC 2022 r.
	NR RYS.: S1