
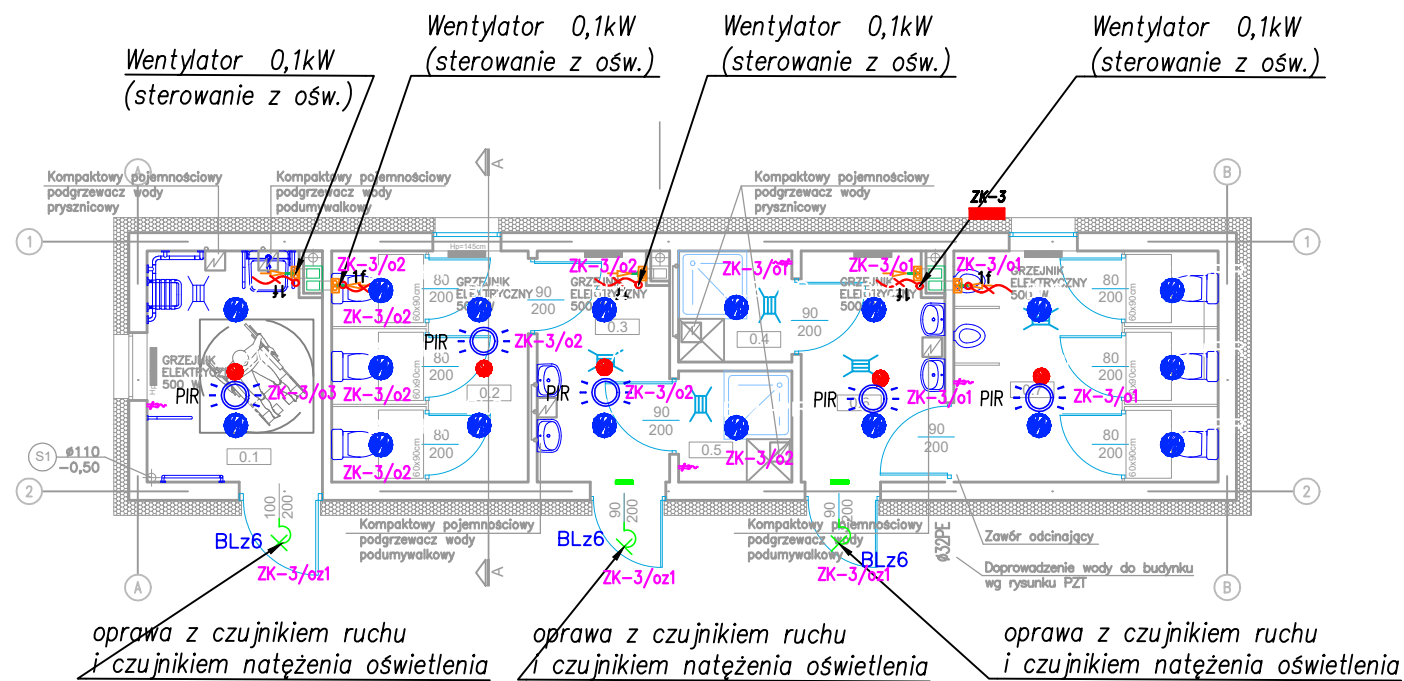


BUDYNEK HIGIENICZNO-SANITARNY

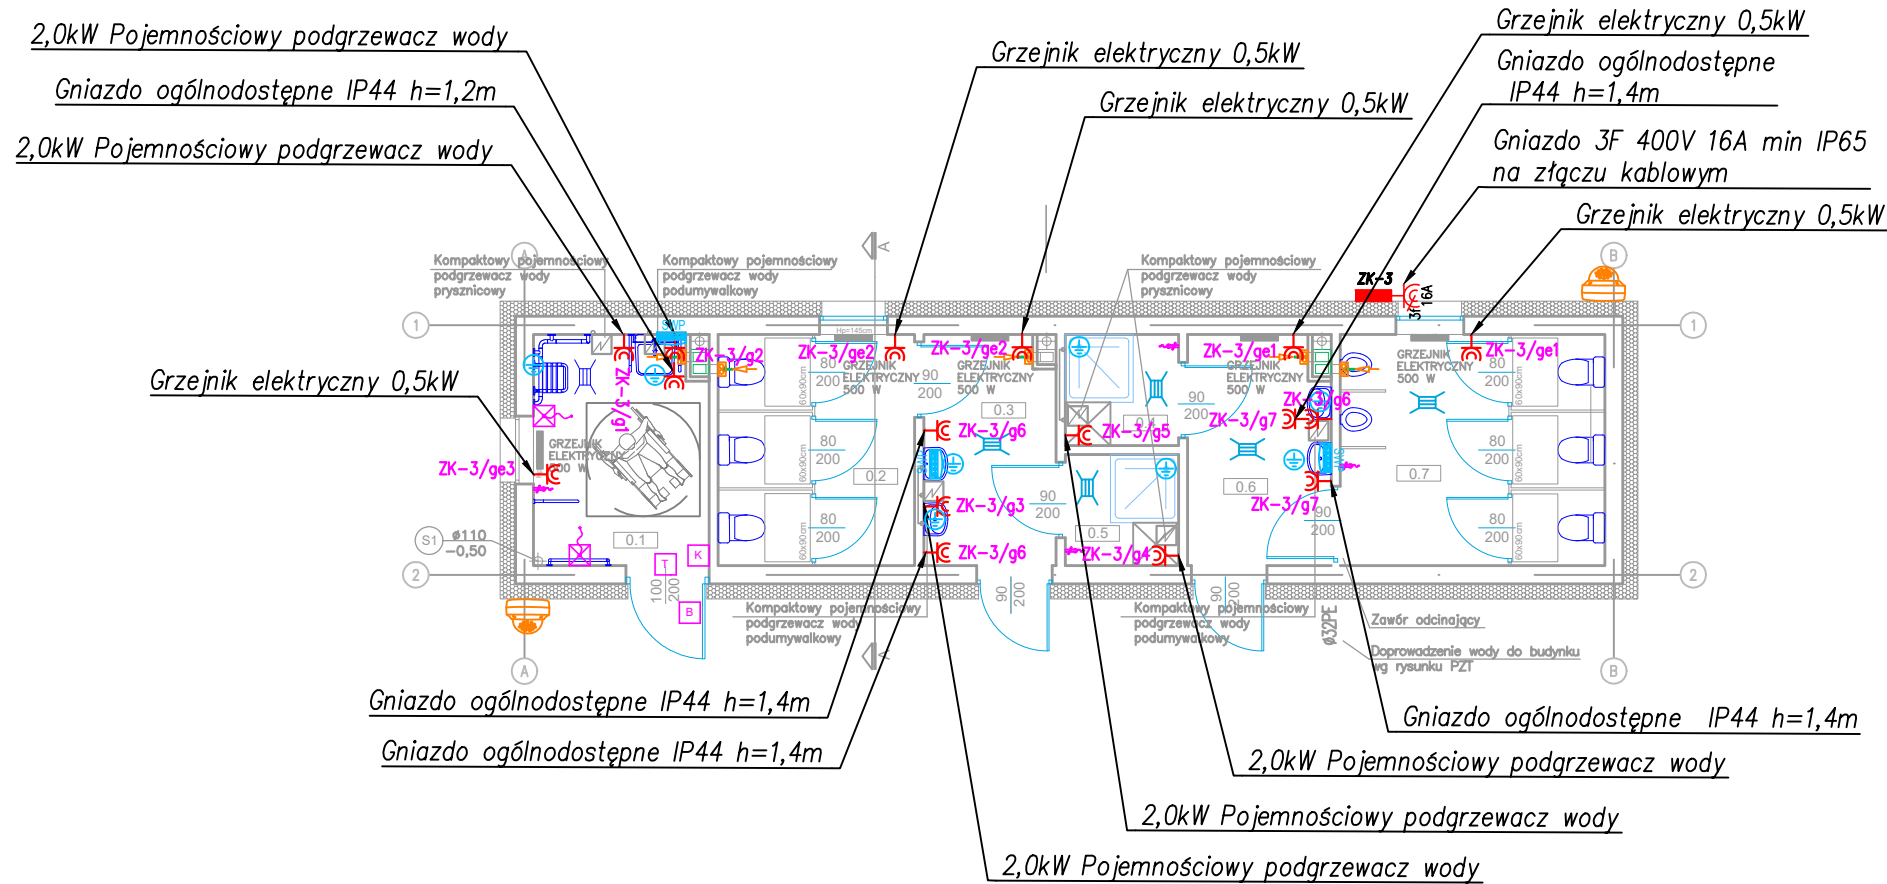

- TP2/g3** nazwa rozdzielnic/ nr obwodu

1f wypust instalacji elektrycznej 1-faz
zapas przewodu 1,0m

3f/16A gniazdo 3-fazowe 16A n_t

1C gniazdo elektryczne IP44 16A p_t

Instalacja potęczeń wyrównawczych

⚡⊕ połączenie wyrównawcze przewodem LgY6mm2

SWP szyna wyrównania potencjałów SWP

Instalacja przyzywowa toalety dla niepełnosprawnych

K kasownik

⊗ włącznik pociągowy

B lampka czerwona z bucikiem

T transformator

📹 kamera monitoringu wizyjnego CCTV

PIR czujnik ruchu PIR 360

Lista oprav (Bud. sanit.-hig. 1)				
	Indeks	Producent	Nazwa artykułu	Moc przyłączowa
	BL2	BEE-LIGHT	FREESIA O N-ML PLX IP44 WH 840 22 D300	18 W
	BL2+PIR	BEE-LIGHT	FREESIA O N-ML PLX IP44 CMW-2P-PR WH 840 22 D300 H65	18 W
	BLz6	BEE-LIGHT	MALLOW K PC IP65 WH 840 16 322 CMW	13 W
	AW	AWEX	AXNO/E/2W	2 W
	EW	AWEX	ETS/C/1W/SA	1 W

<div>Usługi Wykonawczo-Projektowe</div> <div>Adam Kłoskowski</div>		
biuro: 15-082 Białystok, ul. Świętojańska 12A lok.01 tel. 693 977 787 email:biuro@miastoprojekt.eu		
NAZWA INWESTYCJI:		
BUDOWA WIEŻY WIDOKOWEJ, TĘŻNI SOLANKOWEJ, BUDYNKU HIGIENICZNO-SANITARNEGO, BUDYNKU TECHNICZNEGO, BUDYNKU MAGAZYNOWO-TECHNICZNEGO WRAZ Z ZAGOSPODAROWANIEM TERENU I INFRASTRUKTURA TOWARZYSZĄCĄ W RAMACH ZADANIA PM. "BUDOWA ZBIORNIKA RETENCYJNEGO WRAZ Z INFRASTRUKTURĄ TECHNICZNĄ W MIEJSCOWOŚCI ORLA - ETAP II"		
LOKALIZACJA:		
jednostka ewidencyjna Orla obręb ewidencyjny Orla, identyfikator 200306_2_0013		
STADIUM: PROJEKT ARCHITEKTONICZNO-BUDOWLANY		
NAZWA RYSUNKU:		
BUDYNEK HIGIENICZNO-SANITARNY -INSTALACJE ELEKTRYCZNE		
BRANŻA ELEKTRYCZNA		PODPIS:
PROJEKTANT:		
mgr inż. Marek Prokopiuk nr upr.: PDL/0068/PBE/18		
WSPÓŁPRACA:		
DATA 01.07.2025r.	SKALA 1:100	NR RYS. E-2