



WIATA W KSZTAŁCIE LITERY L

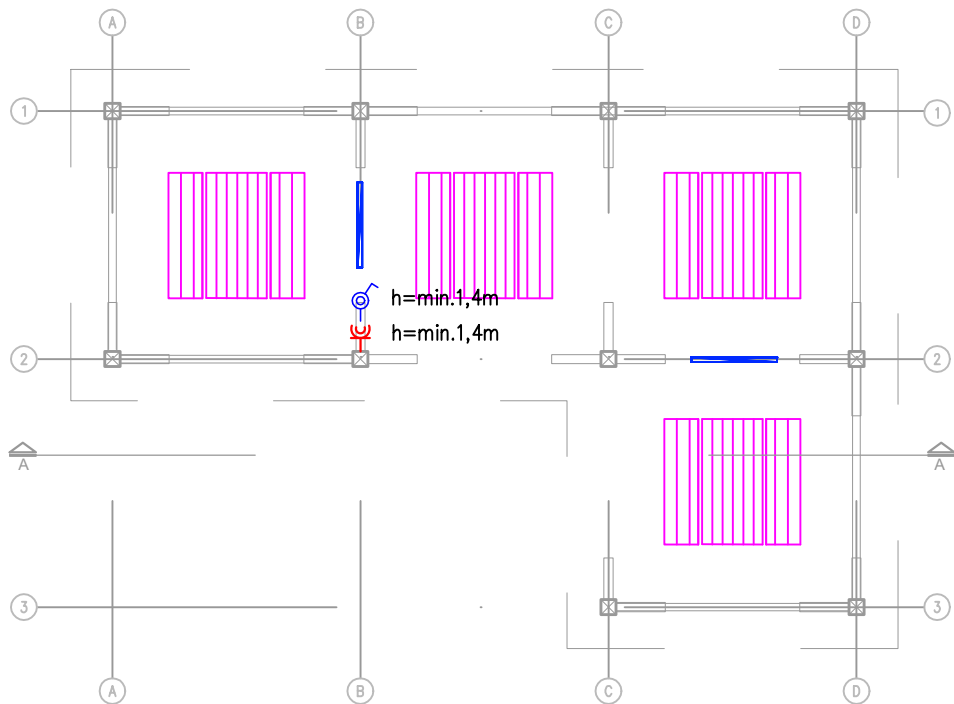

Lista opraw (PZT - wiata grillowa)				
	Indeks	Producent	Nazwa artykułu	Moc przyłączowa
	BLz5	BEE-LIGHT	ORCHID OD N-ML PLX ANT IP54 840 34 1135 SPAW	27.2 W

Uwaga:
-Oprawy w wiatkach zasilone z wydzielonego obwodu, sterowane lokalnie łącznikami.
-Gniazdo w wiatkach zasilone z wydzielonego obwodu (odrębnego od oświetlenia wiaty)
l-nstalację prowadzić w rurach elektroinstalacyjnych po konstrukcji wiaty.
Kolor rury zbliżony do kolorystyki wiaty.

Usługi Wykonawczo-Projektowe Adam Kłoskowski		
biuro: 15-082 Białystok, ul. Świętojańska 12A lok.01 tel. 693 977 787 email:biuro@miastoprojekt.eu		
NAZWA INWESTYCJI:		
BUDOWA WIEŻY WIDOKOWEJ, TĘŻNI SOLANKOWEJ, BUDYNKU HIGIENICZNO-SANITARNEGO, BUDYNKU TECHNICZNEGO, BUDYNKU MAGAZYNOWO-TECHNICZNEGO WRAZ Z ZAGOSPODAROWANIEM TERENU I INFRASTRUKTURĄ TOWARZYSZĄCĄ W RAMACH ZADANIA PM. "BUDOWA ZBIORNIKA RETENCYJNEGO WRAZ Z INFRASTRUKTURĄ TECHNICZNĄ W MIEJSCOWOŚCI ORLA - ETAP II"		
LOKALIZACJA:		
jednostka ewidencyjna Orla obręb ewidencyjny Orla, identyfikator 200306_2.0013		
STADIUM: PROJEKT ARCHITEKTONICZNO-BUDOWLANY		
NAZWA RYSUNKU:		
WIATA TYPU L -INSTALACJE ELEKTRYCZNE		
BRANŻA: ELEKTRYCZNA		PODPIS:
PROJEKTANT:		
mgr inż. Marek Prokopiuk nr upr.: PDL/0068/PBE/18		
WSPÓŁPRACA:		
DATA 01.07.2025r.	SKALA 1:100	NR RYS. E-5