


RZUT PARTERU

Skala 1:50
STAN ISTNIEJĄCY

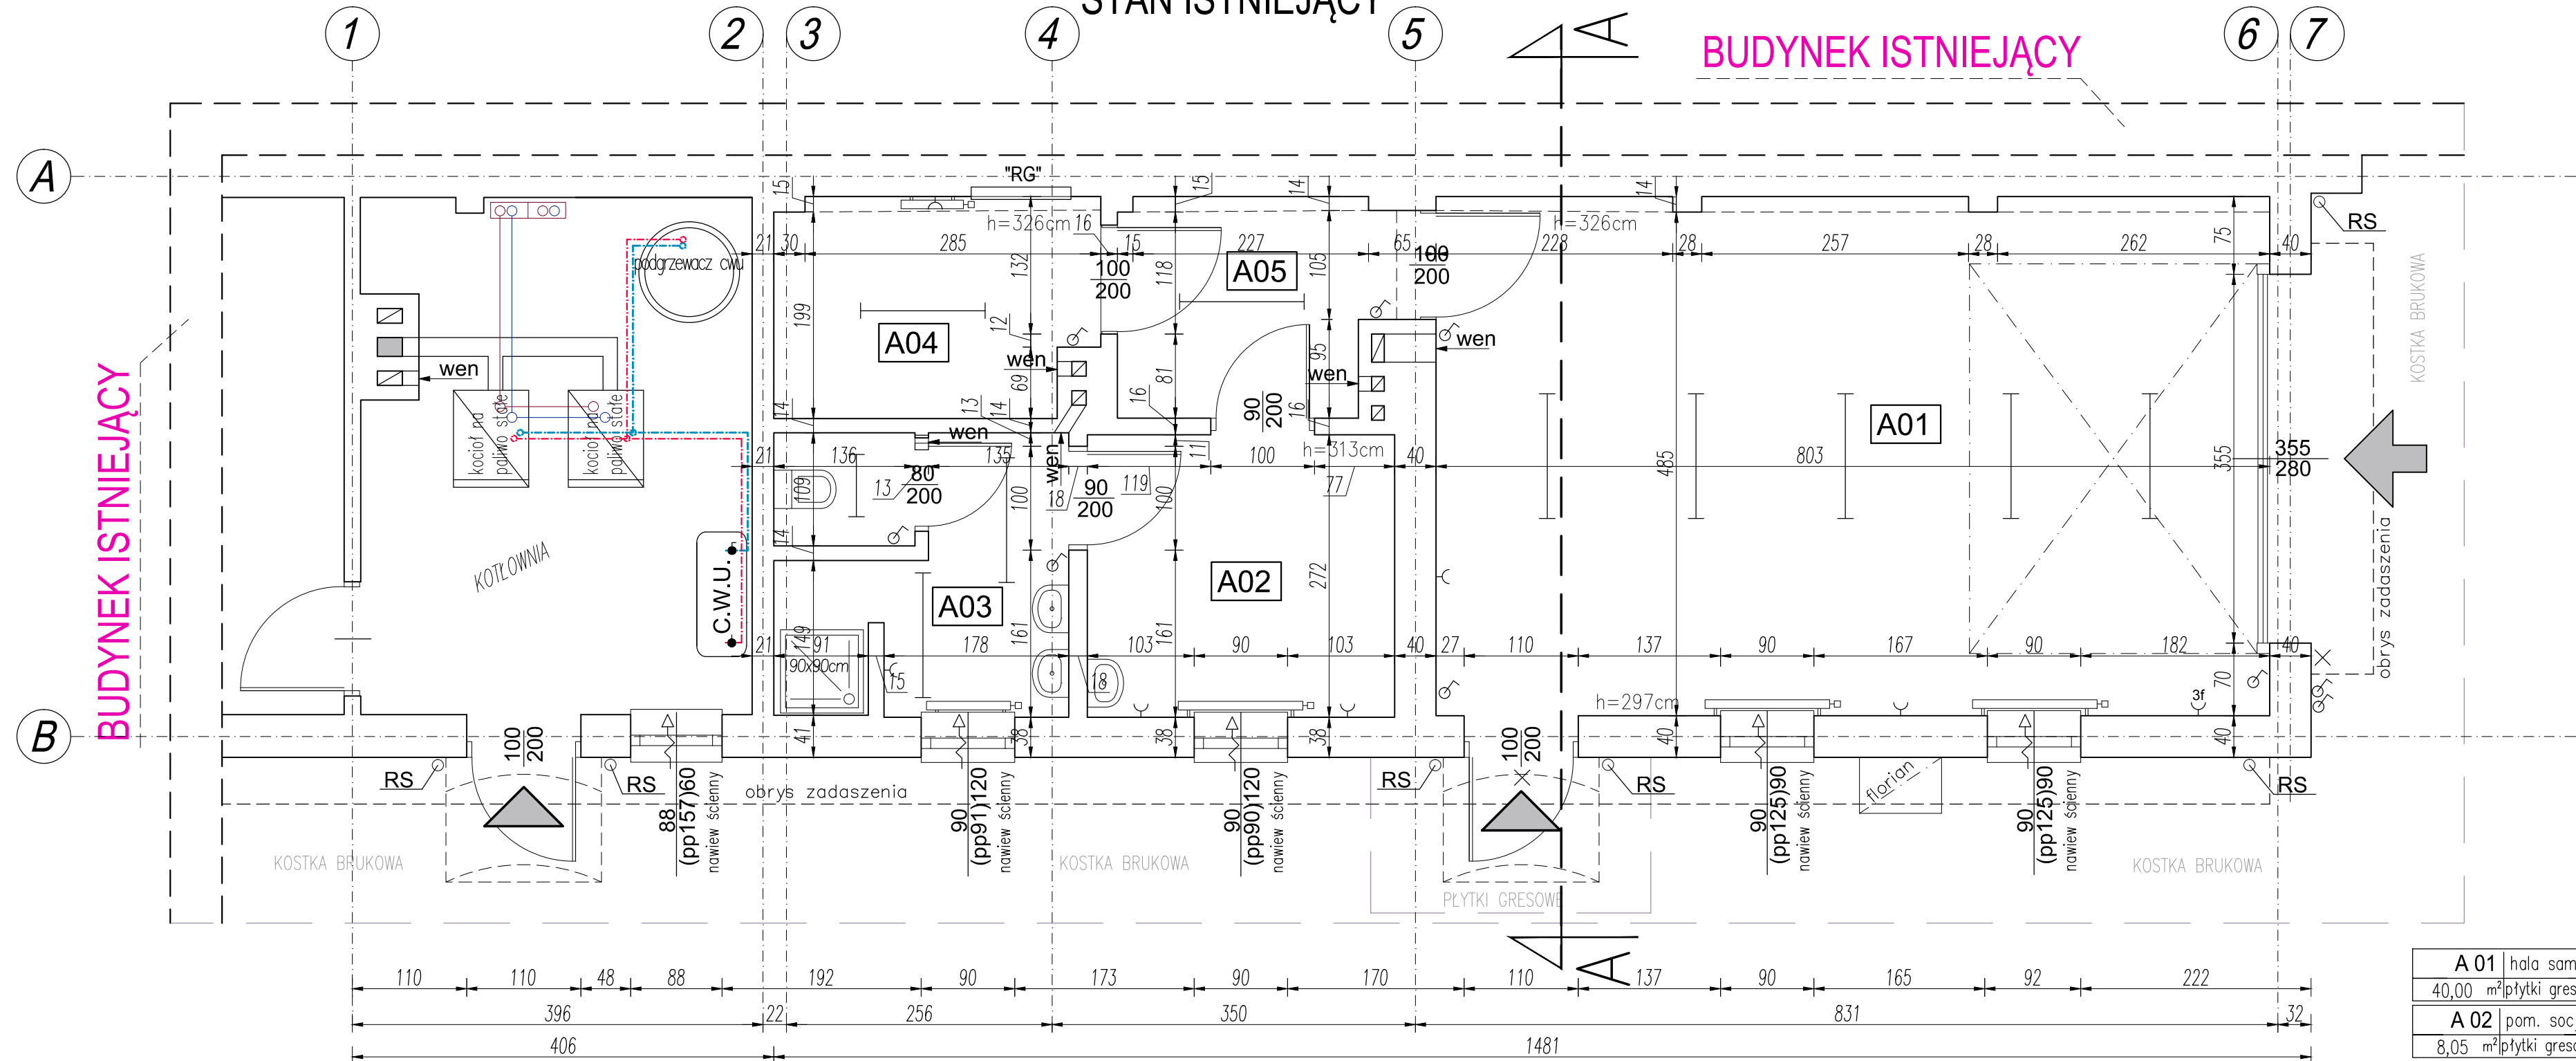

A 01	hala sam.ratowniczych
40,00	m ² płytki gresowe
A 02	pom. socjalne
8,05	m ² płytki gresowe
A 03	umywalnia
7,27	m ² płytki gresowe
A 04	szatnia
6,40	m ² płytki gresowe
A 05	komunikacja
5,33	m ² płytki gresowe
SUMA	POWERZCHNI
67,05	m ²

LEGENDA:	
CWU - ZASOBNIK CIEPŁEJ WODY UŻYTKOWEJ	
RG	- ROZDZIELNICA GŁÓWNA
×	- WYPUST OŚWIETLENIOWY
○	- WŁĄCZNIK
○	- GNIAZDO WTYCZKOWE
3f	- GNIAZDO WTYCZKOWE 3-fazowe
—	- GRZEJNIK C.O.
---	INSTALACJA WODNA - ISTNIEJĄCA
---	INSTALACJA C.O. ISTNIEJĄCA
---	INSTALACJA C.O. ISTNIEJĄCA
---	INSTALACJA CWU ISTNIEJĄCA
---	INSTALACJA CWU ISTNIEJĄCA
■	- PRZEWÓD KOMINOWY DYMOWY
■	- PRZEWÓD KOMINOWY WENTYLACYJNY
□	- PRZEWÓD KOMINOWY WOLNY

1. PRAWA AUTORSKIE DO TEGO RYSUNKU PRZYSŁUGUJĄ SAG.PROJEKT BIURO PROJEKTÓW I REALIZACJI INWESTYCJI I BEZ JEJ ZGODY RYSUNEK NIE MOŻE BYĆ WYKORZYSTYWANY LUB REPRODUKOWANY.
2. PRZYJĘTE WYMIARY SPRAWDZIĆ NA BUDOWIE. EWENTUALNE ROZBIEŻNOŚCI I ICH KONSEKWENCJE WYKONAWCZE WYMAGAJĄ ROZWIĄZANIA W POROZUMIENIU Z PROJEKTANTEM.

JEDNOSTKA PROJEKTOWA :
sag.projekt
biuro projektów
i realizacji inwestycji
tel. 48 508 190 634 e-mail sagprojekt@o2.pl

INWESTOR:
GMINA SOŚNIE
ul. Wielkopolska 47
63-435 Sośnie

PROJEKT :
**Przebudowa, nadbudowa i rozbudowa budynku
OSP Chojnik w miejscowości Chojnik**

FAZA PROJEKTU :
PROJEKT BUDOWLANY

BRANŻA:
ARCHITEKTONICZNO-BUDOWLANA

PROJEKTANT:
mgr inż. Grzegorz Sąsiada
uprawnienia nr 201/DOS/12
w specjalności konstrukcyjno-budowlanej
do projektowania bez ograniczeń

PODPIS:

NAZWA RYSUNKU:
**RZUT PARTERU
STAN ISTNIEJĄCY**

DATA:
12.12.2024

SKALA:
1:50

NUMER RYSUNKU:
S-PB-126-SI-01