


# RZUT PARTERU

Skala 1:50

BUDYNEK ISTNIEJĄCY

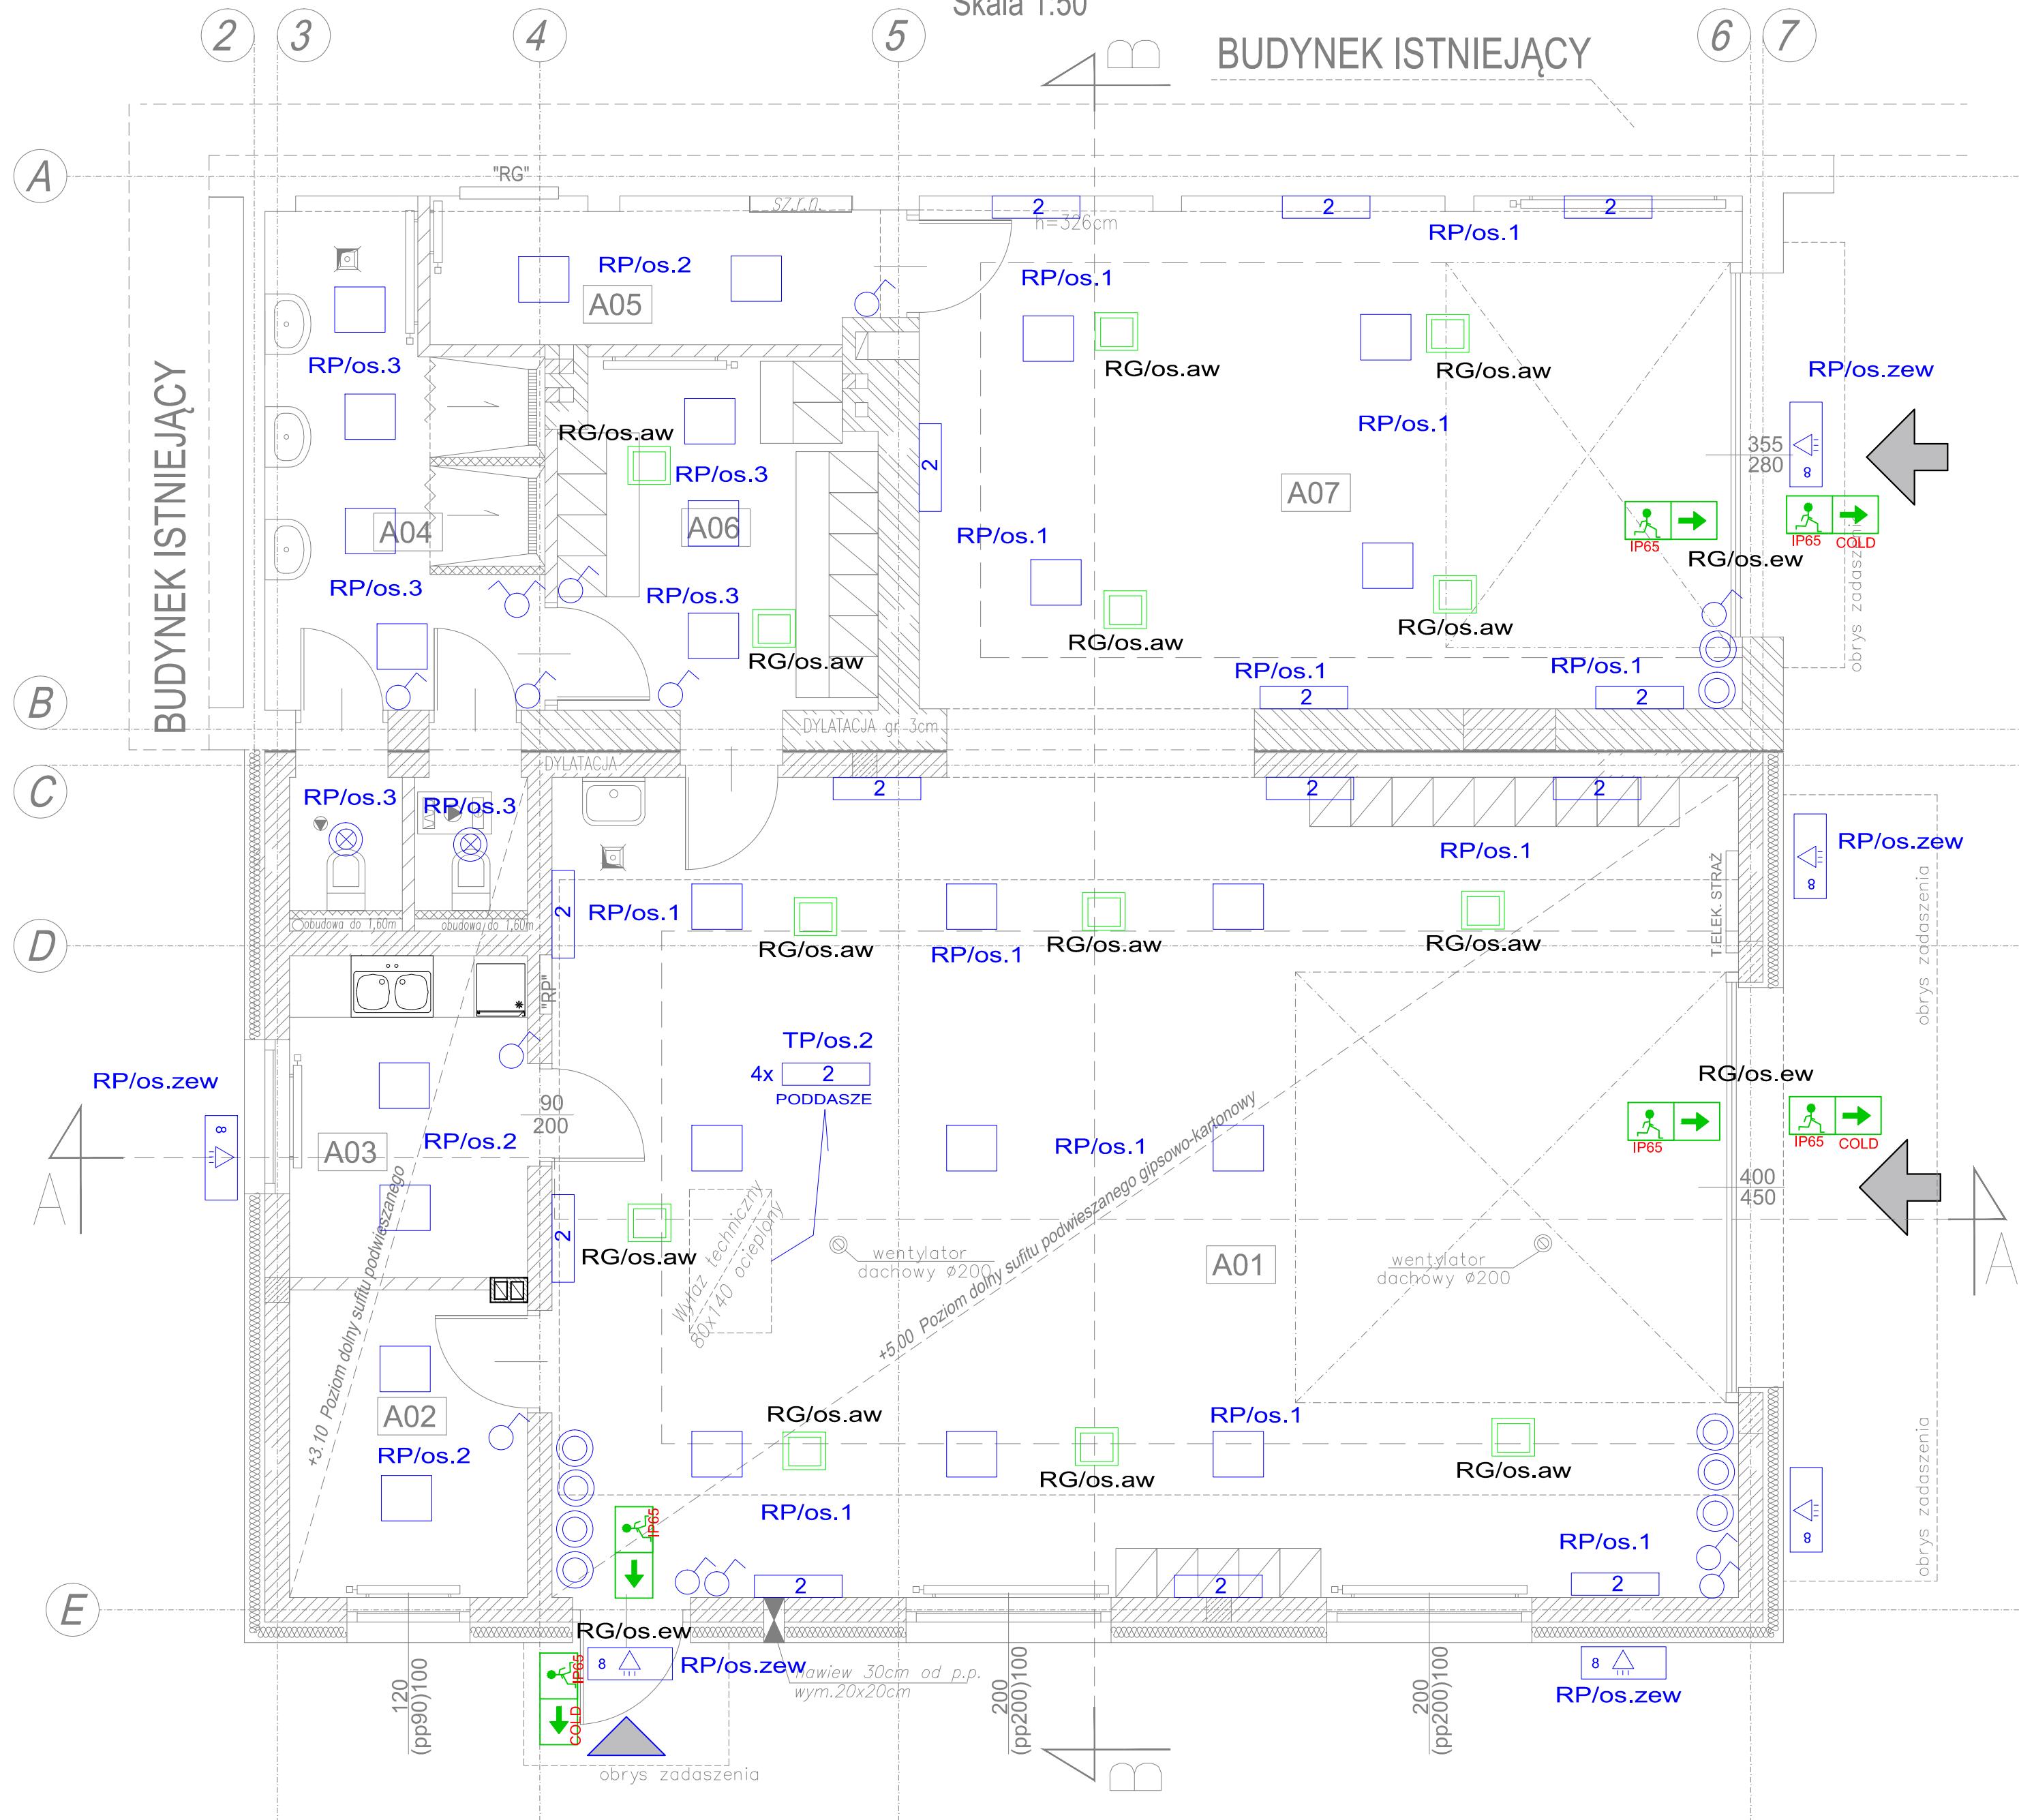

A 01	hala samochodów ratowniczych 1
92,54	m <sup>2</sup> pos. betonowa przemysłowa
A 02	magazyn 1
6,96	m <sup>2</sup> płytki gresowe
A 03	pom. socjalne
7,28	m <sup>2</sup> płytki gresowe
A 04	umywalnia
14,37	m <sup>2</sup> płytki gresowe
A 05	magazyn 2
6,18	m <sup>2</sup> płytki gresowe
A 06	szatnia
10,31	m <sup>2</sup> płytki gresowe
A 07	hala samochodów ratowniczych 1
40,00	m <sup>2</sup> pos. betonowa przemysłowa
SUMA	POWIERZCHNI
177,64	m <sup>2</sup>

Oprawa ewakuacyjna ONTEC S M1 IP65 z modulem awaryjnym 1h jednostronna. Piktogramy dobrane odpowiednio do miejsca rozmieszczenia opraw ewakuacyjnych

Oprawa ewakuacyjna ONTEC S M1 COLD IP65 z modulem awaryjnym 1h i mrozoodpornym jednostronna. Piktogramy dobrane odpowiednio do miejsca rozmieszczenia opraw ewakuacyjnych

oprawa downlight LED (światło ciepłe)

oprawa sufitowa LED 24W raster

wyłącznik jednobiegunowy

oprawa Np. PXF Lighting FIBRA III 2x54W

Halogen zewnętrzny LED 50W, 4500lm z czujnikiem ruchu IP65

np. Lovato P Eco Led 3W 325lm 1h AT jednozadaniowa

1. PRAWA AUTORSKIE DO TEGO RYSUNKU PRZYSŁUGUJĄ SAG.PROJEKT BIURO PROJEKTÓW I REALIZACJI INWESTYCJI I BEZ JEJ ZGODY RYSUNEK NIE MOŻE BYĆ WYKORZYSTYWANY LUB REPRODUKOWANY.
2. PRZYJĘTE WYMIARY SPRAWDZIĆ NA BUDOWIE. EWENTUALNE ROZBIEŻNOŚCI I ICH KONSEKWENCJE WYKONAWCZĘ WYMAGAJĄ ROZWIĄZANIA W POROZUMIENIU Z PROJEKTANTEM.
3. RYSUNKI P.B. KONSTRUKCJI NALEŻY BEZWZGLĘDNE ROZPATRYWAĆ Z RYS. WSZYSTKICH BRANŻ. W RAZIE JAKICHKOLWIEK WĄTPLIWOŚCI NALEŻY NIEWŁOCHNIE SKONTAKTOWAĆ SIĘ Z PROJEKTANTAMI

JEDNOSTKA PROJEKTOWA :

**sag.projekt**  
biuro projektów  
i realizacji inwestycji  
ul. Myślowska 35. 55-003 Nadolice Wielkie  
tel. 48 508 80 634 e-mail: sagprojekt@o2.pl

INWESTOR:

**GMINA SOŚNIE**  
ul. Wielkopolska 47  
63-435 Sośnie

PROJEKT :

Przebudowa, nadbudowa i rozbudowa budynku  
OSP Chojnik w miejscowości Chojnik

FAZA PROJEKTU :

PROJEKT BUDOWLANY

BRANŻA:

INSTALACJE ELEKTRYCZNE

PROJEKTANT:

mgr inż. Ryszard Walczak  
uprawnienia nr WKP/0320/PW/OE/08  
w specjalności instalacyjnej w zakresie sieci,  
instalacji i urządzeń elektrycznych i  
elektroenergetycznych bez ograniczeń

PODPIS:

NAZWA RYSUNKU:

INSTALACJE ELEKTRYCZNE - PARTER  
OŚWIETLENIE

DATA:

12.12.2024

SKALA:

1:50

NUMER RYSUNKU:

S-PB-126-IE-02