


Skala 1:50

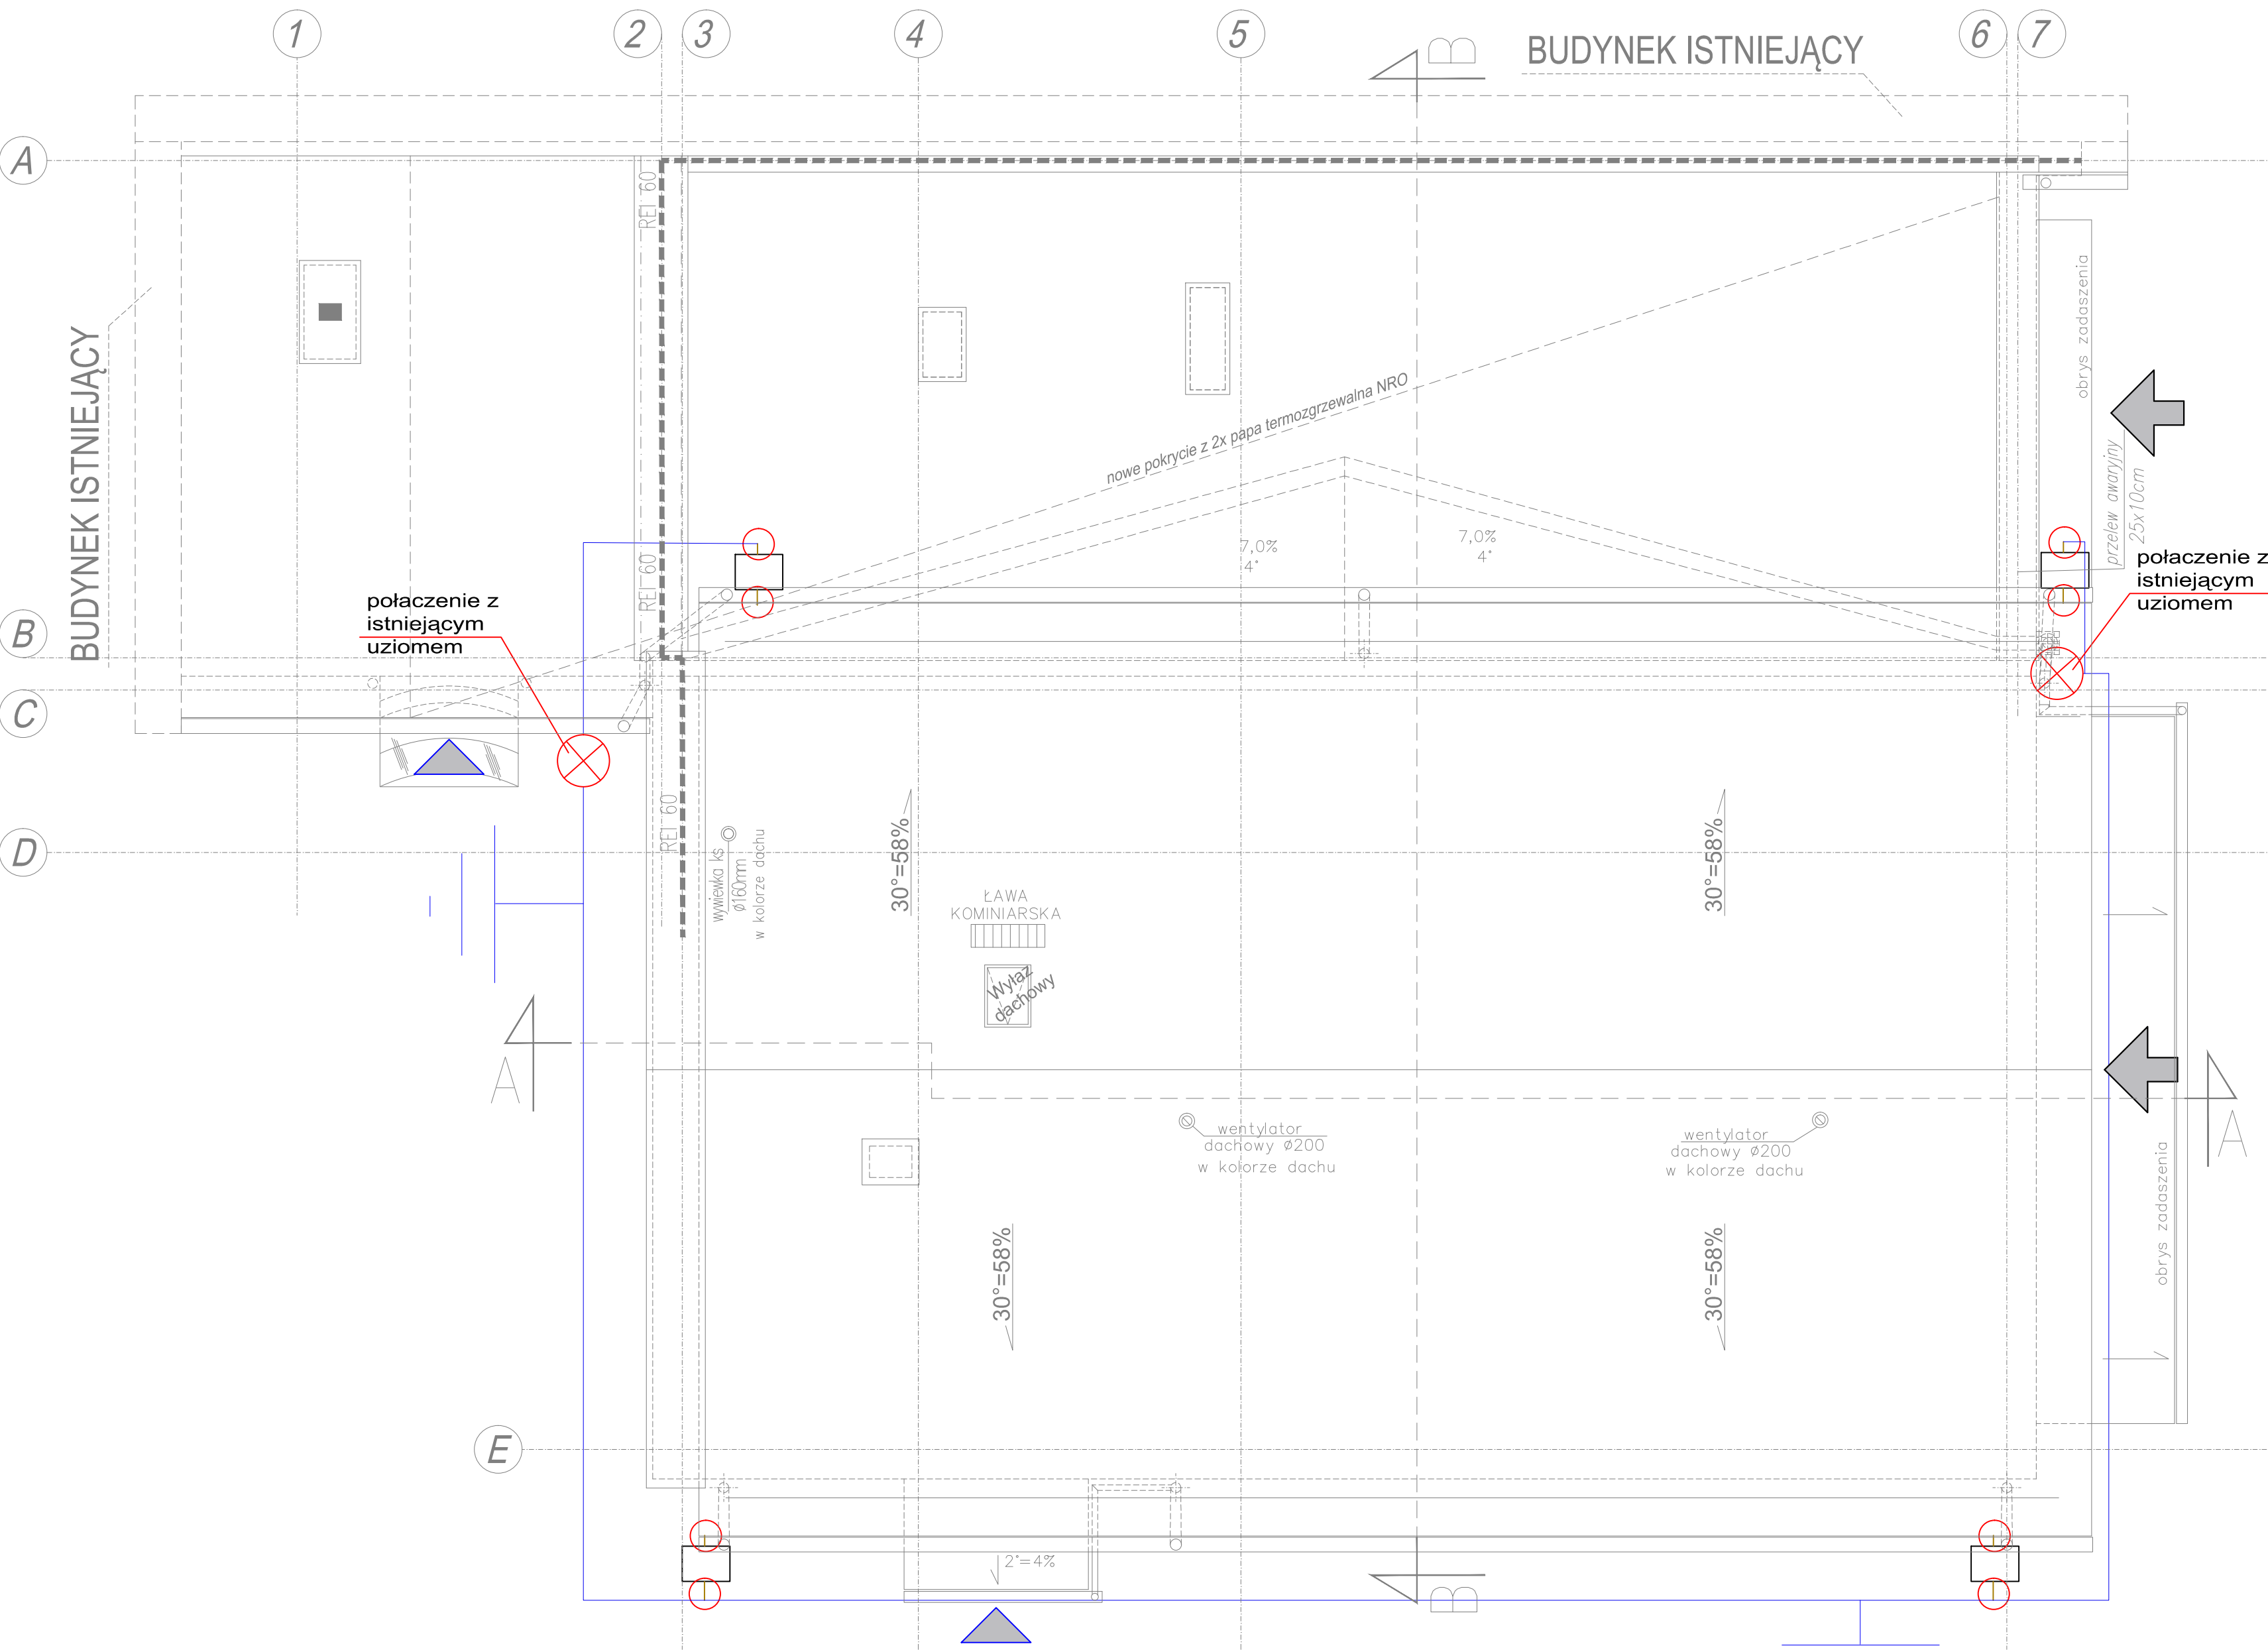

dopuszcza się wykorzystanie blachodachówki do celó ochrony odgromowej w przypadku gdy jej grubość przekracza 0,5mm

1. PRAWA AUTORSKIE DO TEGO RYSUNKU PRZYSŁUGUJĄ SAG.PROJEKT BIURO PROJEKTOW I REALIZACJI INWESTYCJI I BEZ JEJ ZGODY RYSUNEK NIE MOŻE BYĆ WYKORZYSTYWANY LUB REPRODUKOWANY.
2. PRZY JĘTE WYMIARY SPRAWDZIĆ NA BUDOWIE. EWENTUALNE ROZBIEZNOŚCI I ICH KONSEKWENCJE WYKONAWCZE WYMAGAJĄ ROZWIĄZANIA W POROZUMIENIU Z PROJEKTANTEM.
3. RYSUNKI P.B. KONSTRUKCJI NALEŻY BEZWZGLĘDNE ROZPATRYWAĆ Z RYS. WSZYSTKICH BRANŻ. W RAZIE JAKICHKOLWIEK WĄTPLIWOŚCI NALEŻY NIEZWŁOCZNIE SKONTAKTOWAĆ SIĘ Z PROJEKTANTAMI

JEDNOSTKA PROJEKTOWA :  
**sag.projekt**  
biuro projektów  
i realizacji inwestycji  
ul. Myśliwska 35. 55-003 Nadolice Wielkie  
tel. 48 508 190 634 e-mail sagprojekt@o2.pl

INWESTOR: **GMINA SOŚNIE**  
ul. Wielkopolska 47  
63-435 Sośnie

PROJEKT :  
**Przebudowa, nadbudowa i rozbudowa budynku  
OSP Chojnik w miejscowości Chojnik**

FAZA PROJEKTU :	BRANŻA:
PROJEKT BUDOWLANY	INSTALACJE ELEKTRYCZNE
PROJEKTANT: mgr inż. Ryszard Walczak uprawnienia nr WKP/0320/PWOE/08 w specjalności instalacyjnej w zakresie sieci, instalacji i urządzeń elektrycznych i elektroenergetycznych bez ograniczeń	PODPIS:

NAZWA RYSUNKU:  
**INSTALACJA ODGROMOWA**

DATA: <b>12.12.2024</b>	SKALA: <b>1:50</b>	NUMER RYSUNKU: <b>S-PB-126-IE-03</b>
----------------------------	-----------------------	---