



rozdzielnica TP
rozdzielnica wewnętrzna
plastikowa 4x12 mod

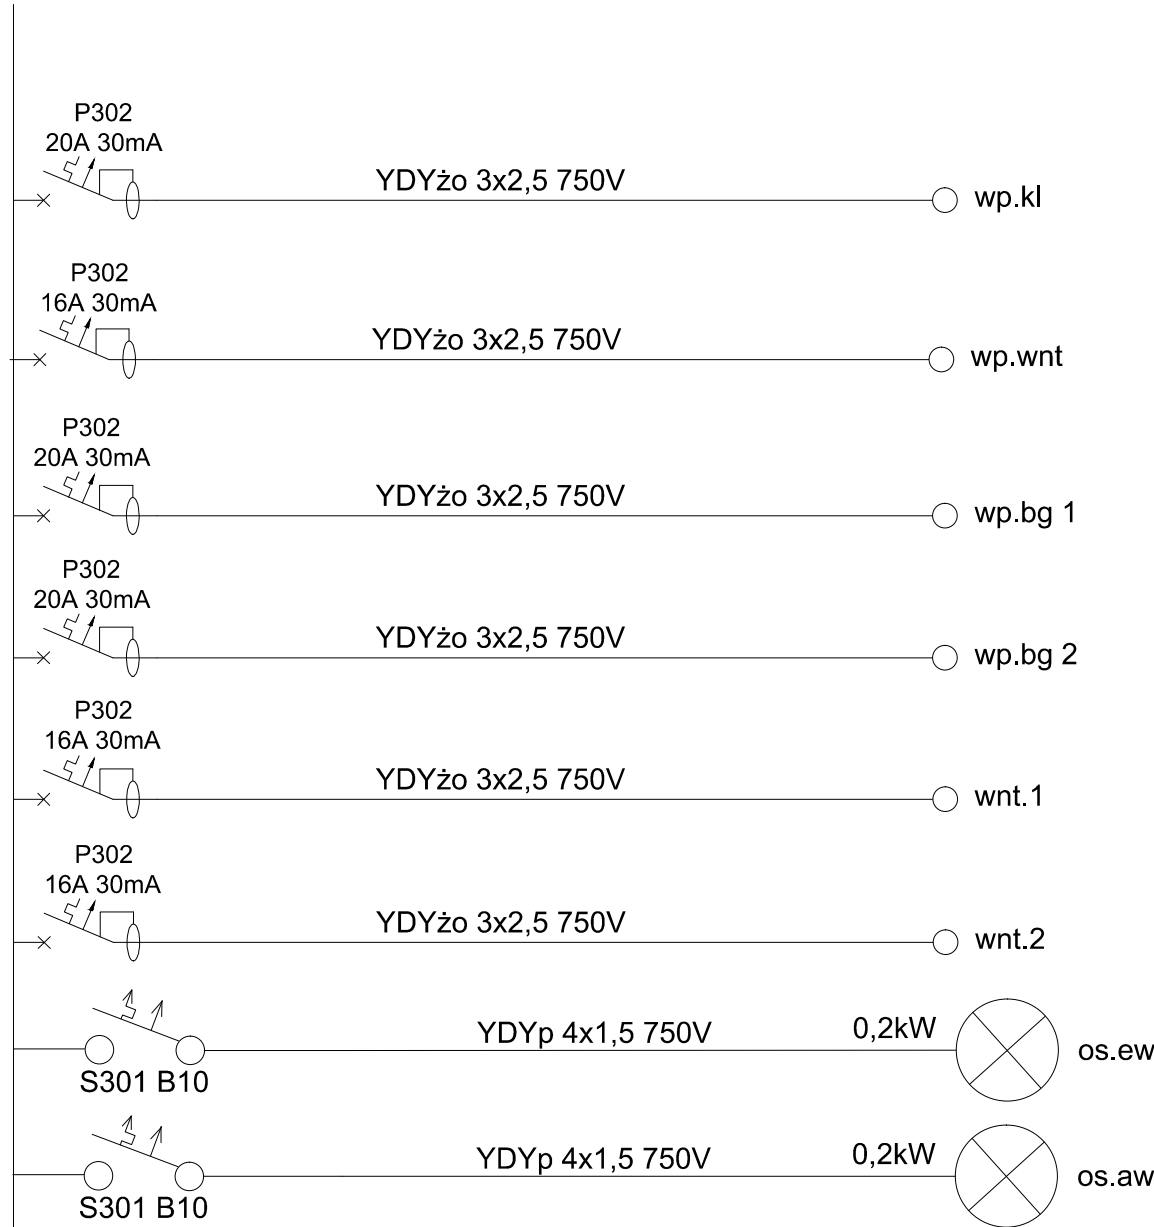

1. PRAWA AUTORSKIE DO TEGO RYSUNKU PRZYSŁUGUJĄ SAG.PROJEKT BIURO PROJEKTOW I REALIZACJI INWESTYCJI I BEZ JEJ ZGODY RYSUNEK NIE MOŻE BYĆ WYKORZYSTYWANY LUB REPRODUKOWANY.
2. PRZYJĘTE WYMIARY SPRAWDZIĆ NA BUDOWIE. EWENTUALNE ROZBIEŻNOŚCI I ICH KONSEKWENCJE WYKONAWCZE WYMAGAJĄ ROZWIĄZANIA W POROZUMIENIU Z PROJEKTANTEM.
3. RYSUNKI P.B. KONSTRUKCJI NALEŻY BEZWZGLĘDNIE ROZPATRYWAĆ Z RYS. WSZYSTKICH BRANŻ. W RAZIE JAKICHKOLWIEK WĄTPLIWOŚCI NALEŻY NIEZWŁOČNIE SKONTAKTOWAĆ SIĘ Z PROJEKTANTAMI

JEDNOSTKA PROJEKTOWA :

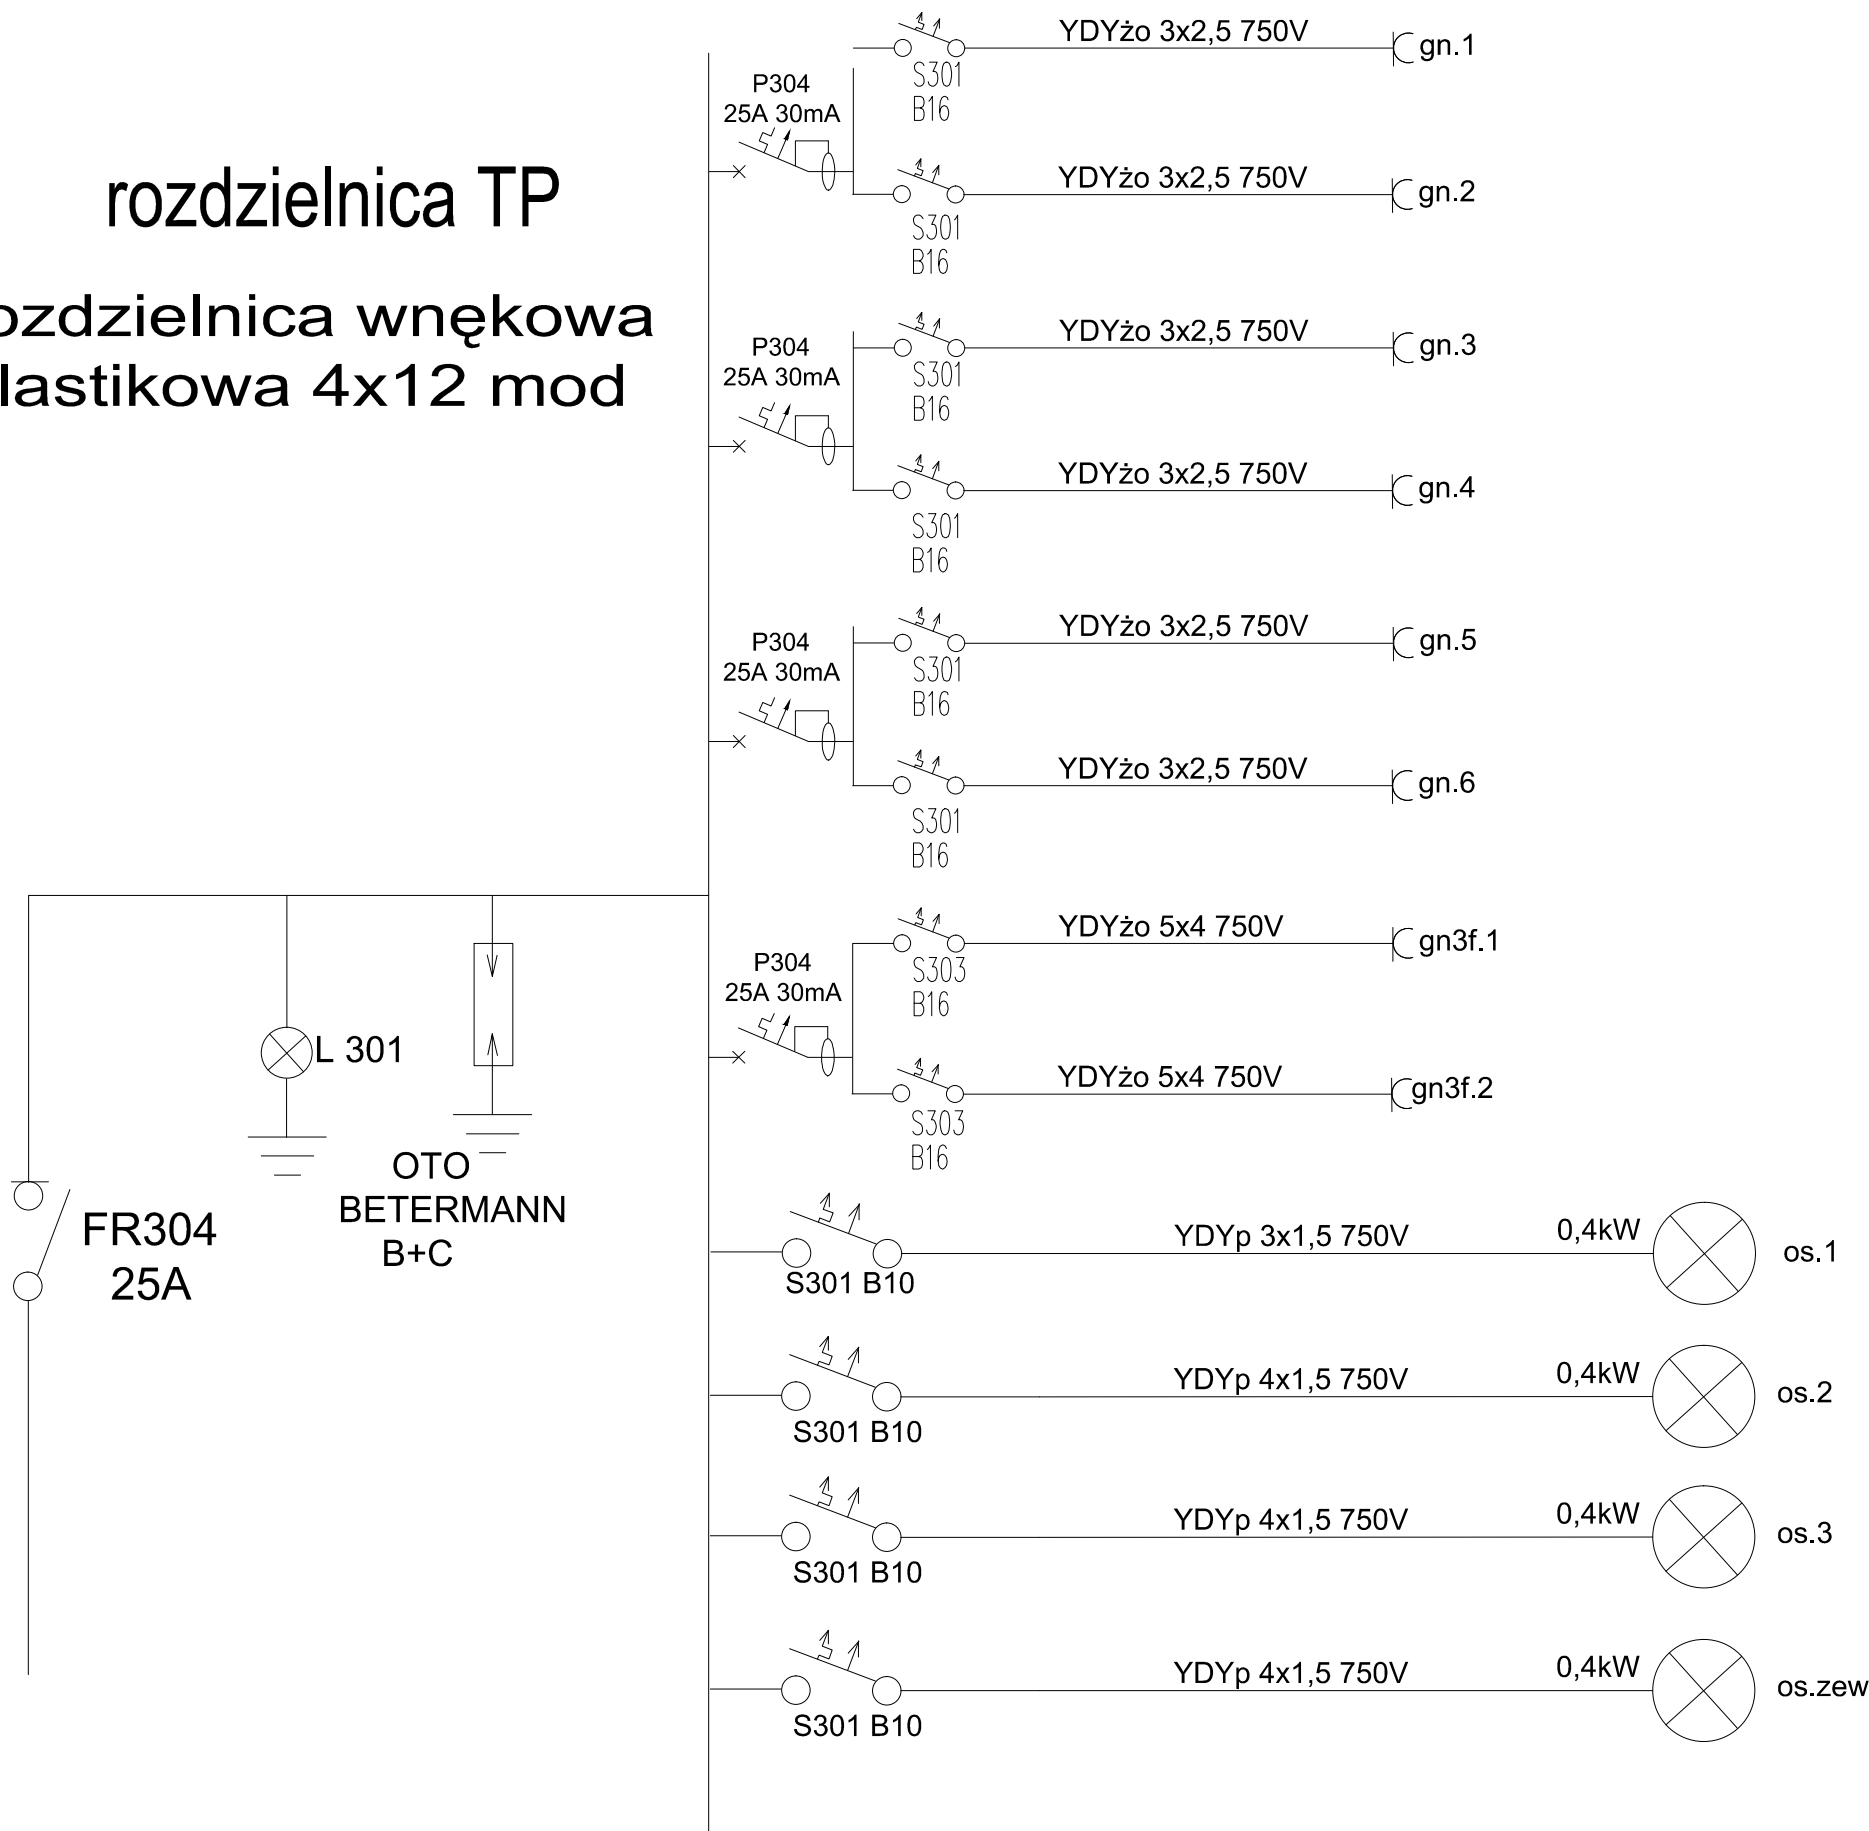

sag.projekt

biuro projektów
i realizacji inwestycji

ul. Myśliwska 35 55-003 Nadolice Wielkie
tel. 48 508 190 634 e-mail: sagprojekt@o2.pl

INWESTOR: **GMINA SOŚNIE**
ul. Wielkopolska 47
63-435 Sośnie

PROJEKT :
**Przebudowa, nadbudowa i rozbudowa budynku
OSP Chojnik w miejscowości Chojnik**

FAZA PROJEKTU : PROJEKT BUDOWLANY	BRANŻA: INSTALACJE ELEKTRYCZNE
---	--

PROJEKTANT: mgr inż. Ryszard Walczak uprawnienia nr WKP/0320/PW/OE/08 w specjalności instalacyjnej w zakresie sieci, instalacji i urządzeń elektrycznych i elektroenergetycznych bez ograniczeń	PODPIS:
---	---------

NAZWA RYSUNKU:
ROZDZIELNICA "TP"

DATA: 12.12.2024	SKALA: 1:50	NUMER RYSUNKU: S-PB-126-IE-04
----------------------------	-----------------------	---