 


woj. łódzkie
pow. tomaszowski
gm. 101607_2 Rokiciny
obr. 0010 Łaznów
dz. 377, 378

GEO-POMIAR
Usługi Geodezyjne Robert Kot
ul. Łódzka 19d, 97-221 Rokiciny-Kolonia
NIP 7712743043 REGON 101418833
tel. 781-224-540

Mapa do celów projektowych
skala 1 : 500

Aktualna na dzień: 13.09.2024
Układ współrzędnych 2000_7
Poziom odniesienia: PL-EVRF2007-NH
Granice działek wkreślono zgodnie z EGiB
Mapa została wykonana bez ustalenia obciążeń
ujawnionych w księgach wieczystych
ID zgłoszenia GK.6642.1.2357.2024




Zakres opracowania

Nie wyklucza się istnienia w terenie innych niewykazanych na niniejszej mapie urządzeń podziemnych, które nie były zgłoszone do inwentaryzacji lub o których brak jest informacji w instytucjach branżowych.

wykonał dn. 13.09.2024r.

GEODETA UPRAWNIONY
Świadectwo GGG Nr 22668
inż. Robert Kot
tel. 781-224-540

Oświadczam, że niniejszy dokument został opracowany w wyniku prac geodezyjnych i kartograficznych, których rezultaty zawiera operat techniczny pozytywnie zweryfikowany. Jednocześnie informuję, że jestem świadomy odpowiedzialności karnej za złożenie fałszywego oświadczenia.	
Identyfikator zgłoszenia prac geodezyjnych	GK.6642.1.2357.2024
Organ służby geodezyjnej, który otrzymał zgłoszenie	STAROSTA TOMASZOWSKI
Wykonawca prac geodezyjnych	Geo-Pomiar Usługi Geodezyjne Robert Kot
Nr oraz data sporządzenia dokumentu zawierającego wynik pozytywnej weryfikacji	P.1016.2024.2255 z dn. 16.09.2024r.
Imię i nazwisko oraz nr uprawnień zawodowych kierownika prac	GEODETA UPRAWNIONY Świadectwo GGG nr 22668 Robert Kot

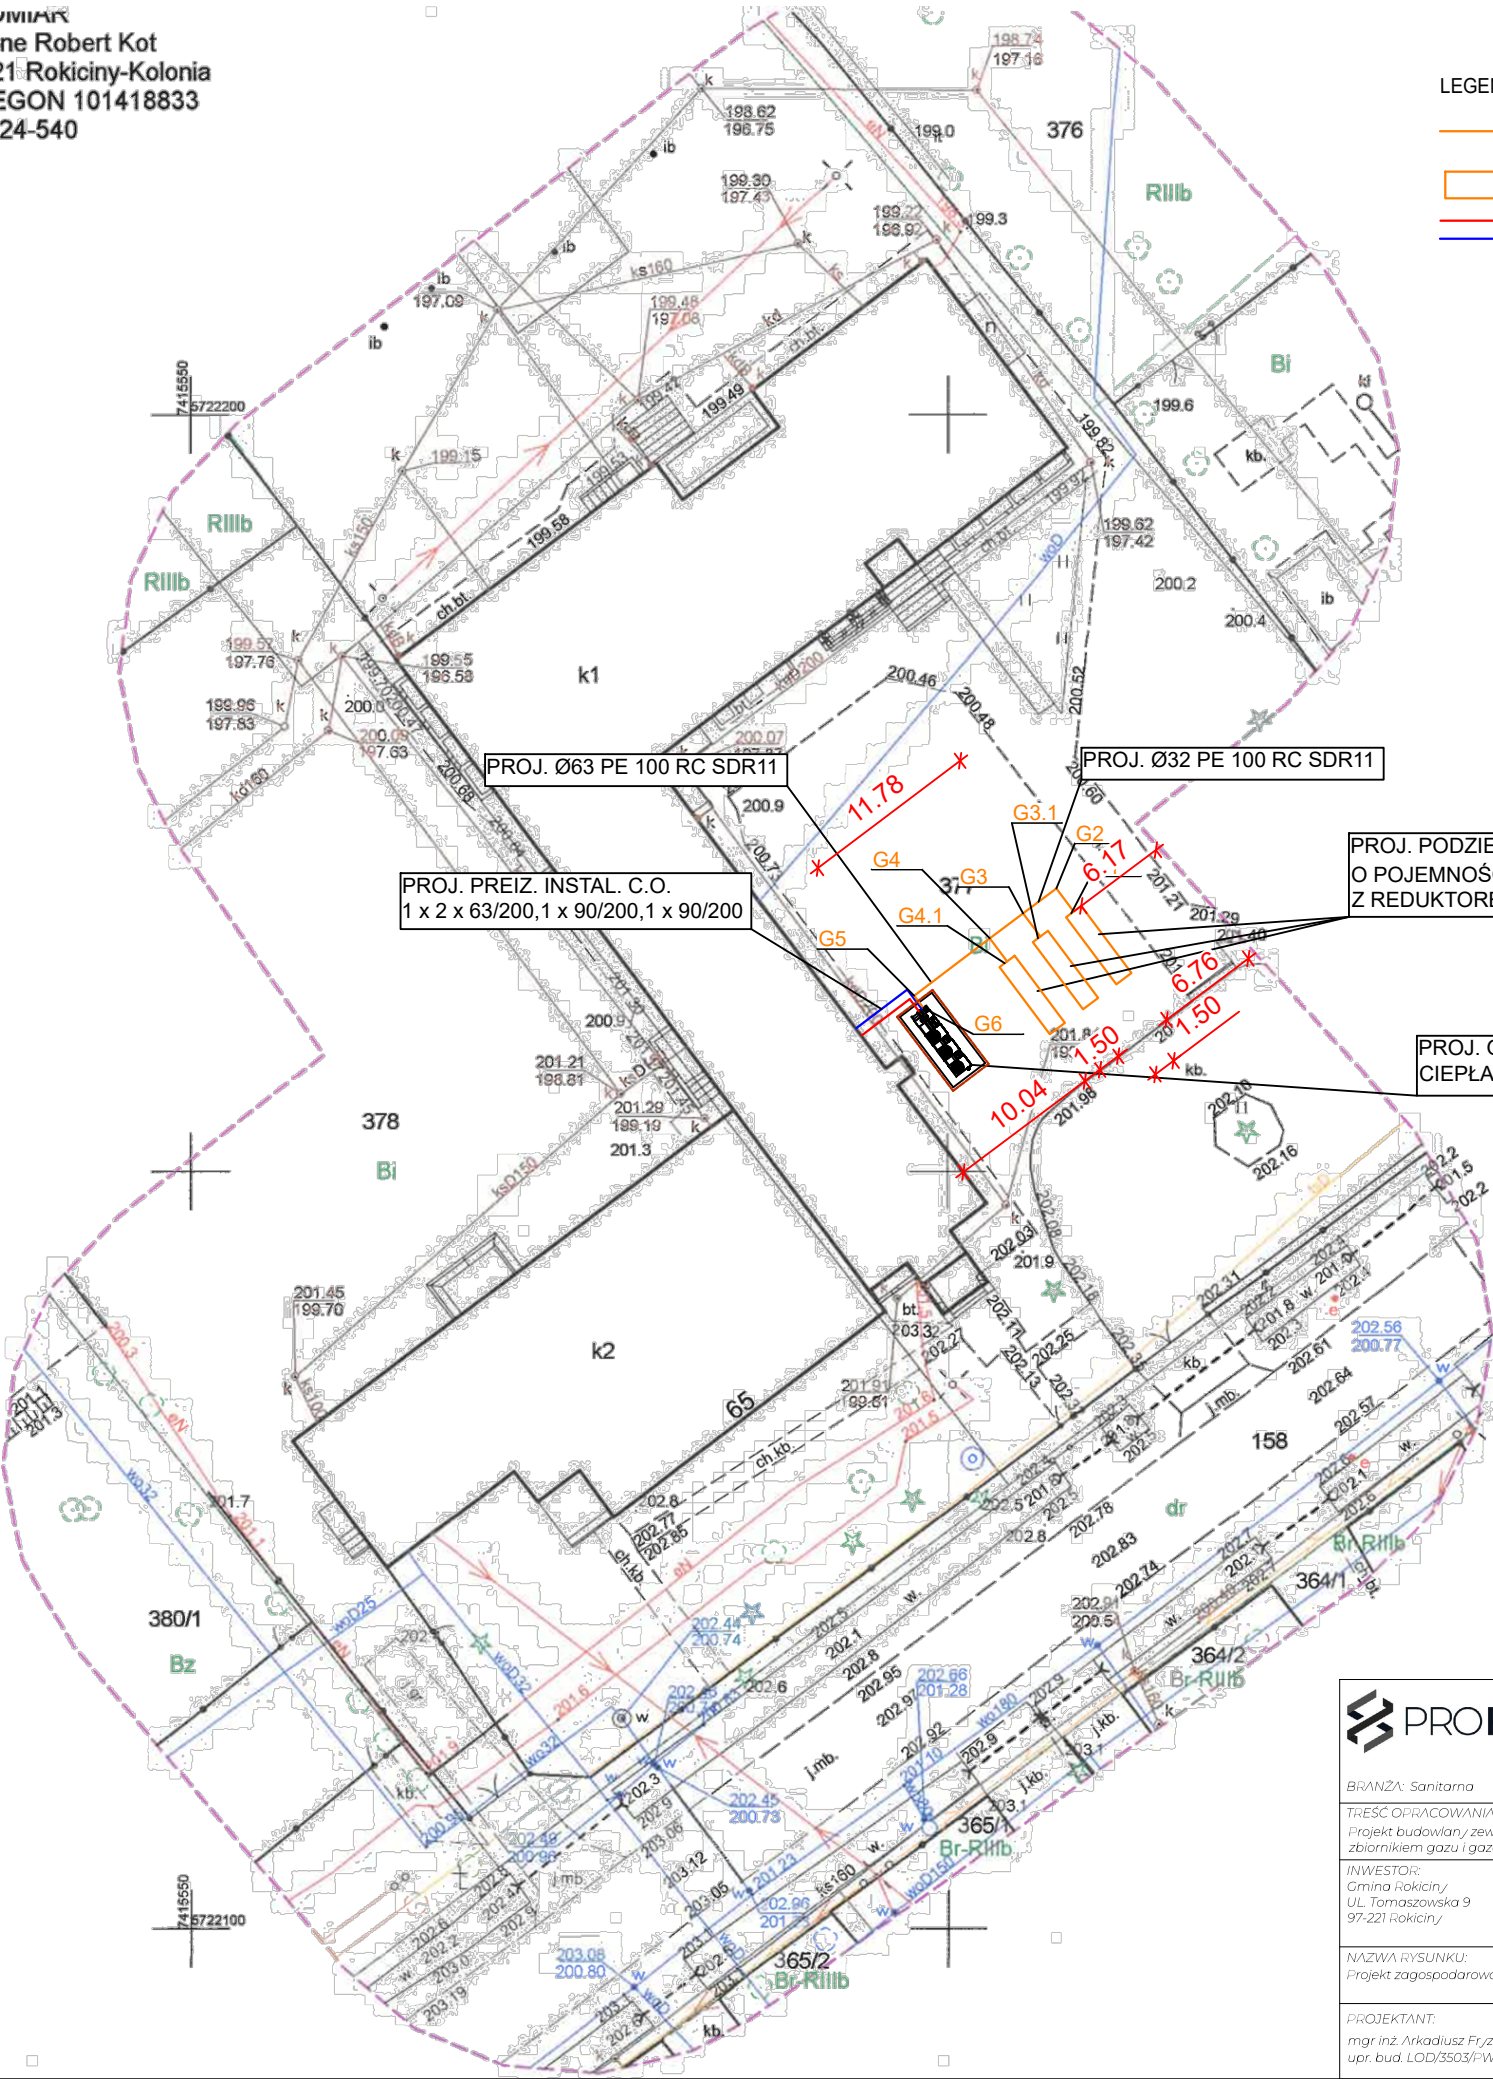

- LEGENDA:
- projektowane zewnętrzna instalacja gazu
 - podziemny zbiornik gazu
 - projektowana zewnętrzna instalacja c.t.

RZECZPODZEWNA DO SPRAW ZABEZPIECZEN
PRZECIWPÓŻAROWYCH
mgr inż. Wiesław Grzybowski, Nr upr. 503/2011
15.01.2025r.
(data i podpis)
Zgodność projektu z wymaganiami
ochrony przeciwpożarowej
stwierdzam
bez uwag! z uwagami!

PRO-FLOW sp. z o.o. z siedzibą ul. Łódzka 2D, 93-466 Łódź KRS: 0001120296, NIP: 7292757474 tel: 516 707 649, e-mail: biuro@pro-flow.pl	
BRANŻA: Sanitarna	NR RYS: IS01
TREŚĆ OPRAWOWANIA: Projekt budowlany zewnętrznej instalacji gazu płynnego wraz z podziemnym zbiornikiem gazu i gazową pompą ciepła	DATA: 04.2025r.
INWESTOR: Gmina Rokiciny/ ul. Tomaszowska 9 97-221 Rokiciny	ADRES INWESTYCJI: Łaznów 65, 97-221 Rokiciny/ Dz. nr 377, 378 Obręb 0010 Łaznów Gmina Rokiciny
NAZWA RYSUNKU: Projekt zagospodarowania terenu	SKALA: 1:500
PROJEKTANT: mgr inż. Arkadiusz Fr/ze upr. bud. LOD/3503/PWB5/18	PODPIS: OPRAWOWAŁ: PODPIS: