


Profil podłużny kanalizacji
sanitarnej ciśnieniowej

Skala 1:100/500

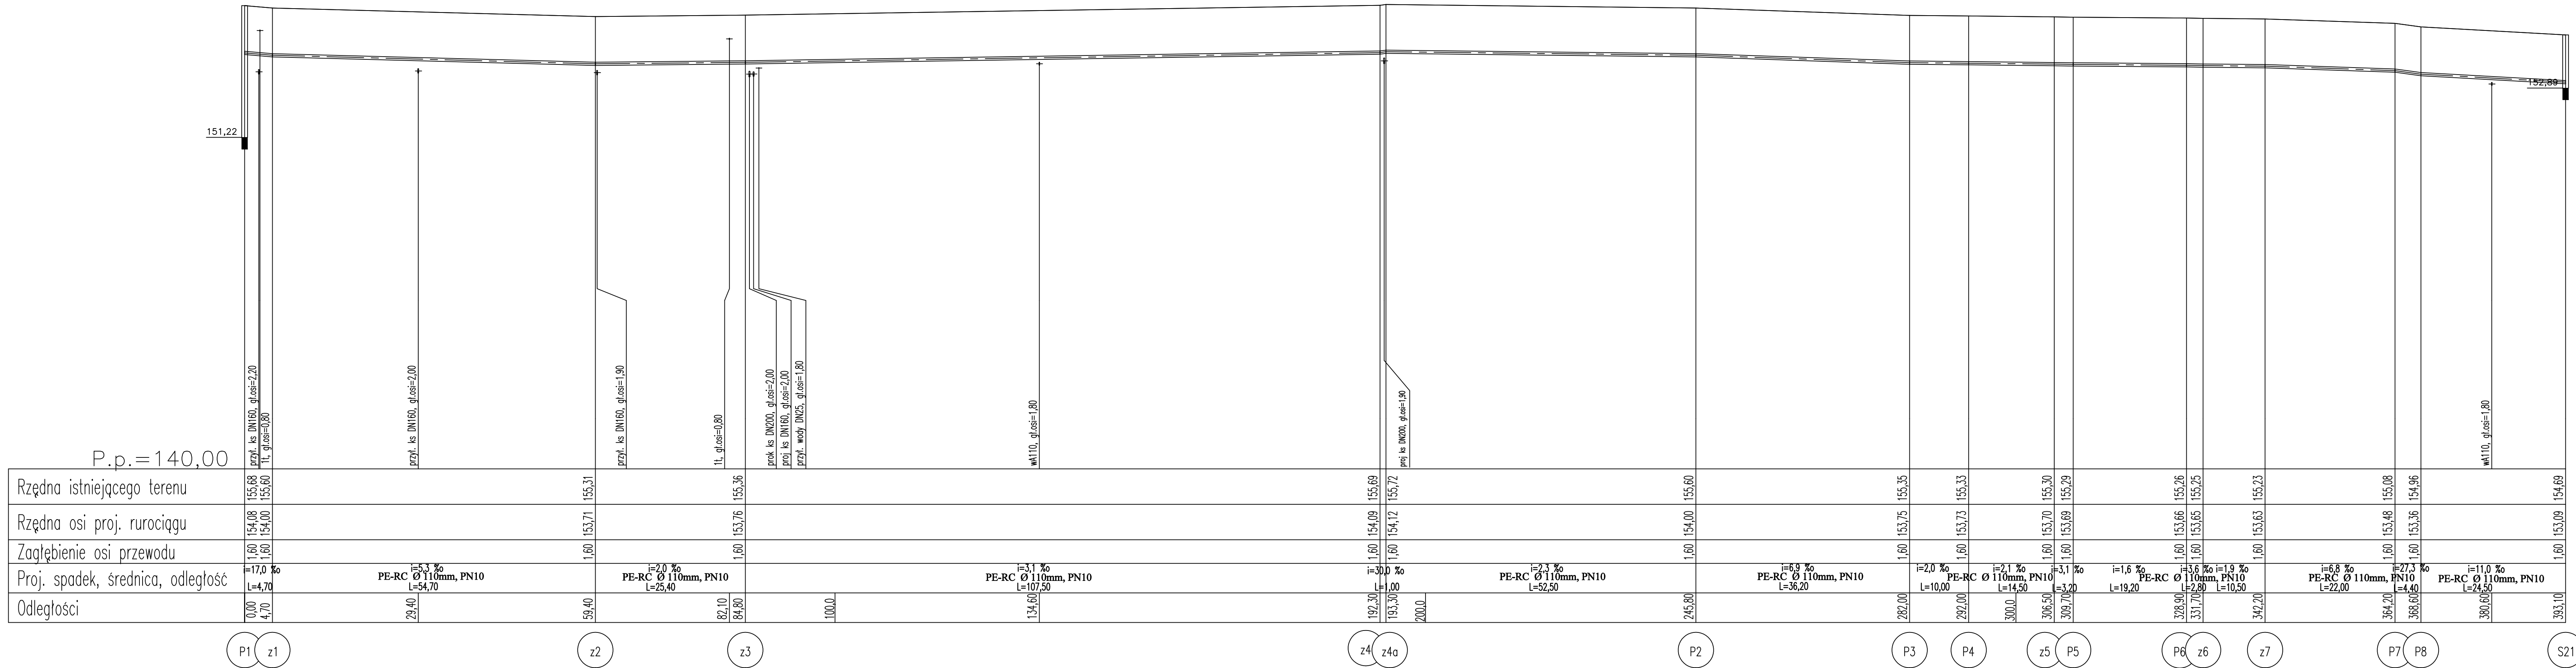

JEDNOSTKA PROJEKTOWA	AGMAR	Grabówka ul. Magnoliowa 4
OBIEKT	Agata Fiedoruk-Walko	tel. 501 379 809
TYTUŁ RYSUNKU	Profil podłużny kanalizacji sanitarnej	Skala 1 : 100/500 Rys. nr 3
STADIUM	Projekt zagospodarowania terenu	
ADRES	Trakcja ul. nr 104/2, 185	
TEMAT	Budowa sieci kanalizacji sanitarnej z przepompownią	
PROJEKTANT	Imię Nazwisko inż. Mariusz Walko	DATA 29.09.25
SPRAWDZAJĄCY	Imię Nazwisko mgr inż. Agata Fiedoruk-Walko	DATA 29.09.25