


kanalizaciji sanitarnej
gravitacyjnei

Skald 1:100/100

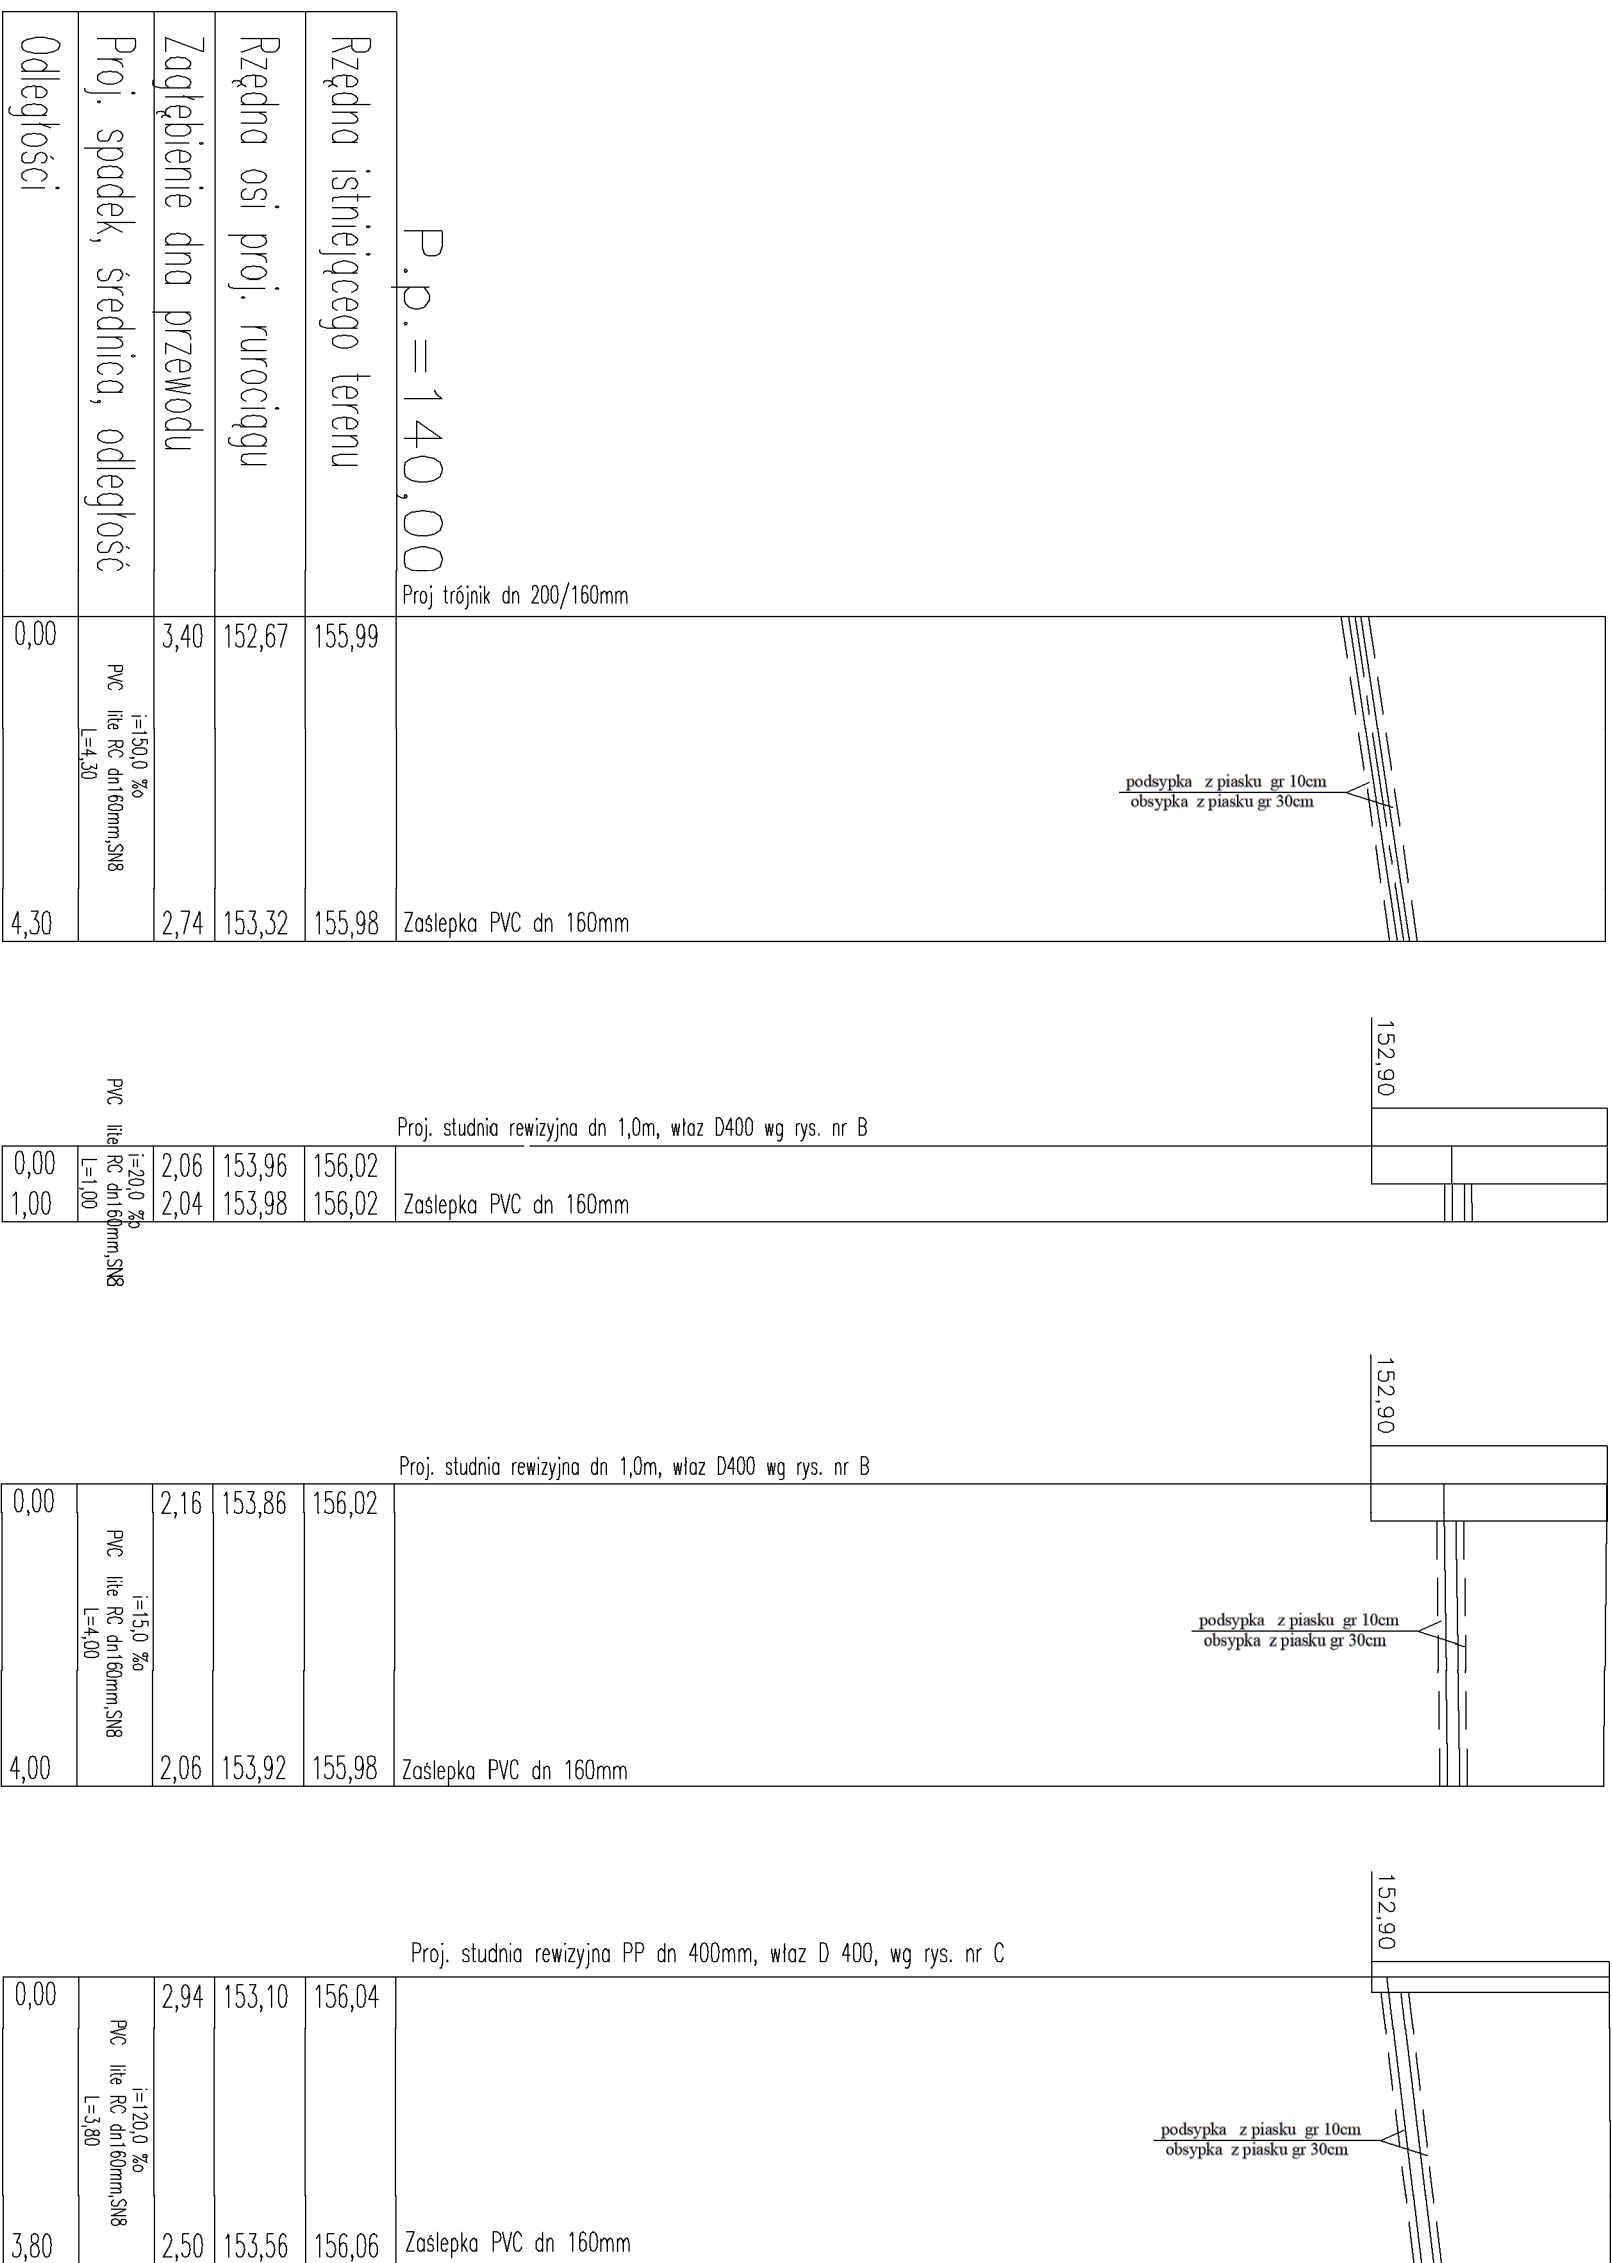

JEDNOSTKA PROJEKTOWA	AGMAR Mariusz Walcko	Grabówka ul. Magnoliowa 4 tel. 501 379 809
OBIĘKI	Sieć kanalizacji sanitarnej z czyszczownią	Skala 1 : 100/100 Rys. nr 4/1
TYTUŁ, RYSUNKU	Profil podłazny kanalizacji sanitarnej	
STADIUM	Projekt zagospodarowania terenu	
ADRES	Toflowce dz. nr 104/2, 185	
TEMAT	Budowa sieci kanalizacji sanitarnej z przepompownią	
PROJEKTANT	Imię i Nazwisko	Upr. Projekt Inst. i sieć sanitarne Nr uprawn.
	inż. Mariusz Walcko	PDL-0057/PBS/23
SPRAWDZAJĄCY	Imię i Nazwisko	DATA
	mgr inż. Agata Fiedoruk-Walcko	29. 09. 25
	DATA	PODPIS