
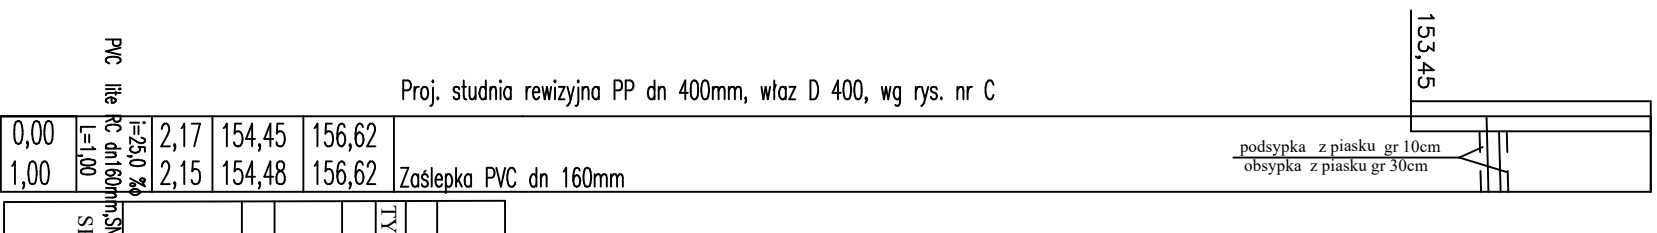
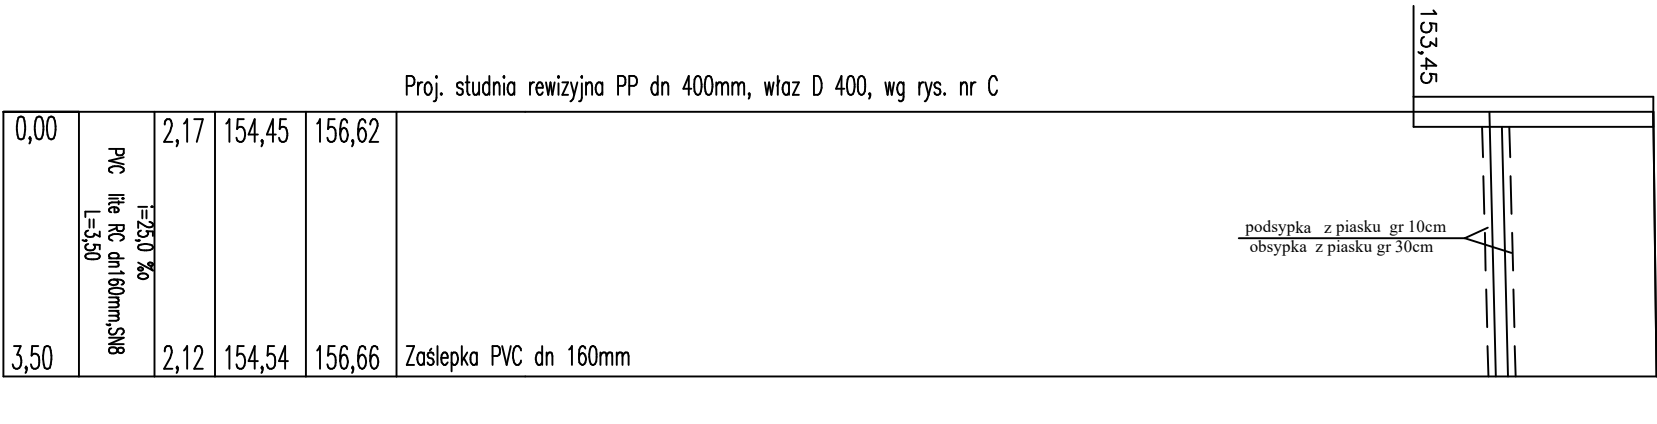
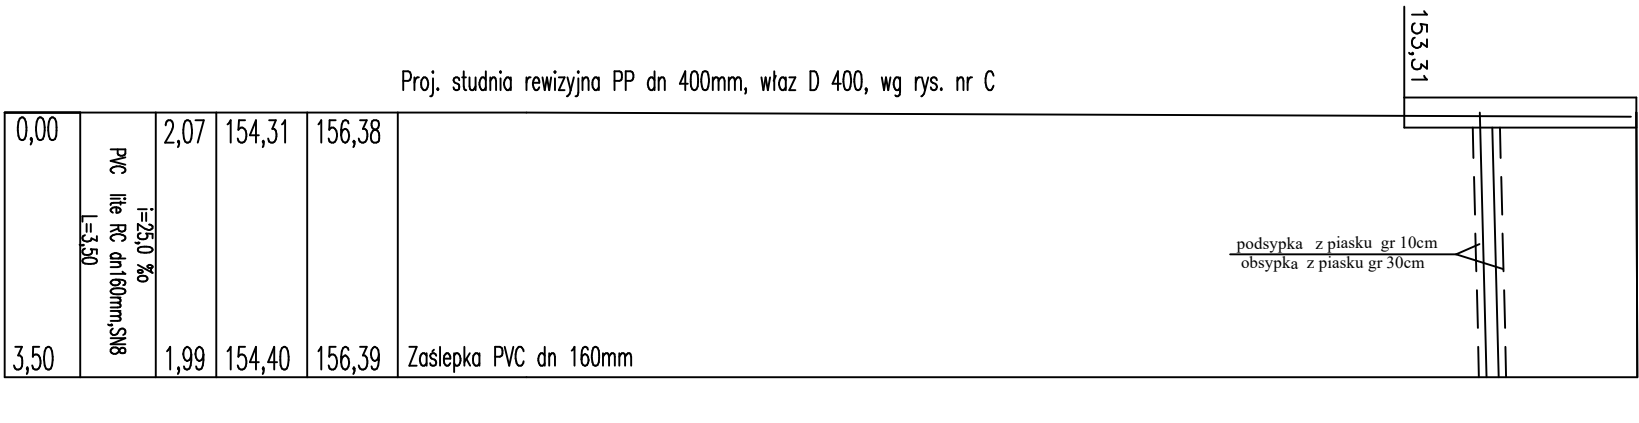
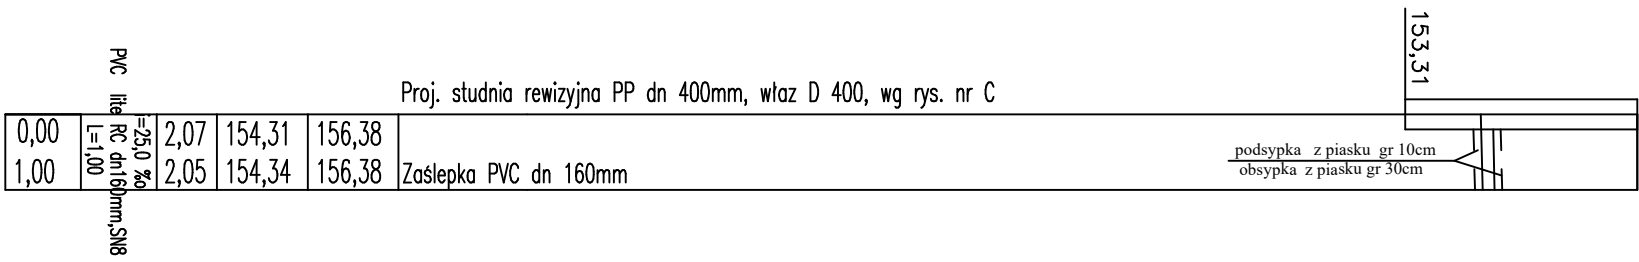


Profil podłużny przyłaczy
kanalizacji sanitarnej
grawitacyjnej

Skala 1:100/100

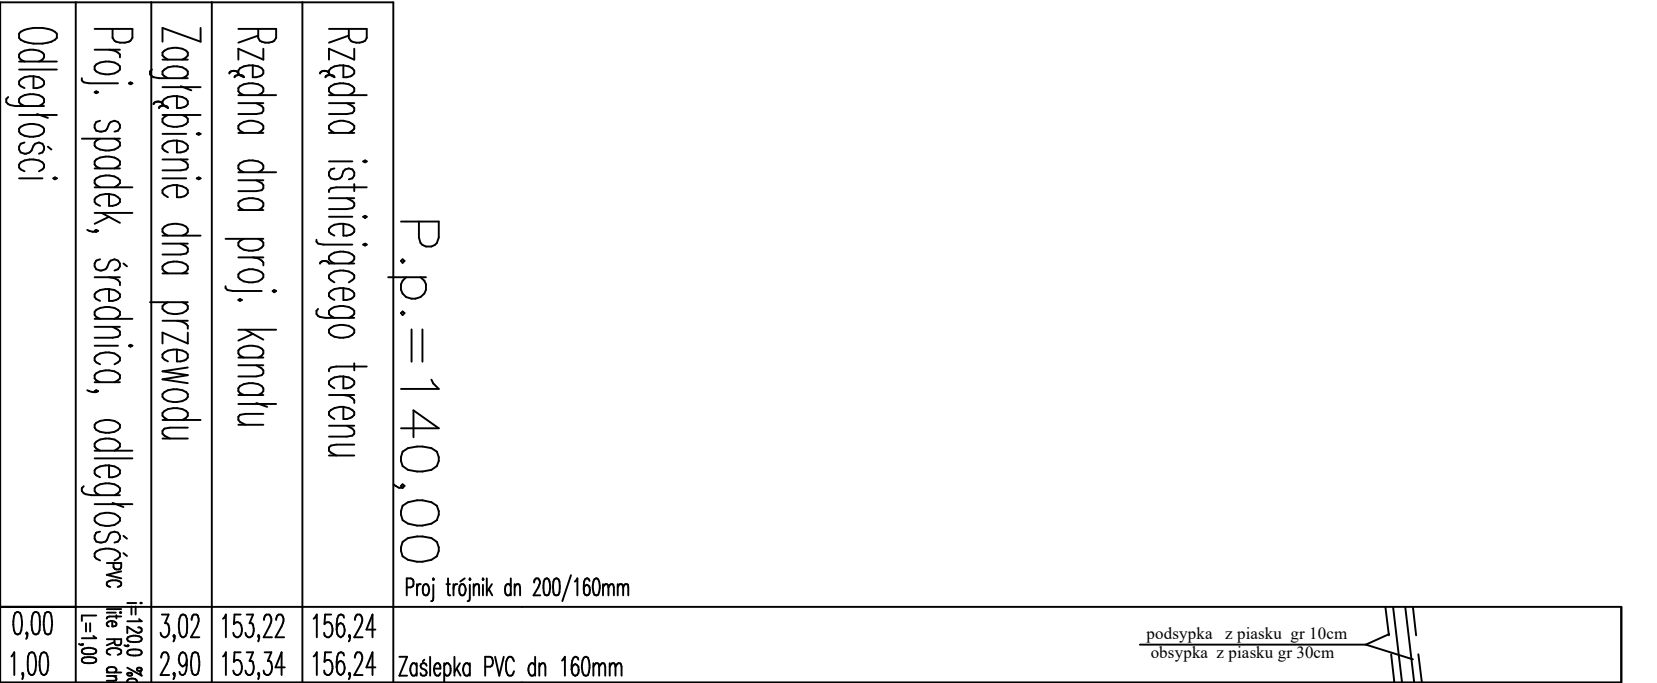

| | | |
|---------------------------------|---|--|
| JEDNOSTKA PROJEKTOWA | AGMAR | Gratbówka ul. Magnoliowa 4 tel. 501 379 809 |
| OBIEKT | Martusz Waliko | Skala 1 :100/100 Rys. nr 4/2 |
| TYTUŁ RYSUNKU | Seć kanalizacji sanitarnej z przepompownią | Profil podłużny kanalizacji sanitarnej |
| STADIUM | Projekt zagospodarowania terenu | |
| ADRES | Tołkowiec dz. nr 104/2, 185 | |
| TEMAT | Budowa sieci kanalizacji sanitarnej z przepompownią | |
| PROJEKTANT | Imię Nazwisko | Upr. Projekt. Inst. i sieci sanitarne |
| | inż. Martusz Waliko | PDL/0057/PBS/23 |
| SPRAWDZAJĄCY | | Imię Nazwisko |
| mgr inż. Agata PDL/0049/PWOS/12 | | DATA |
| Fiedoruk-Waliko | | PODPIS |
| | | 29.09.25 |

S10/S10/1a

S11/S11a

S11

S11b

S12

S12b

S12/S12a