


Profil podłużny przyłaczy
kanalizacji sanitarnej
grawitacyjnej

Skala 1:100/250

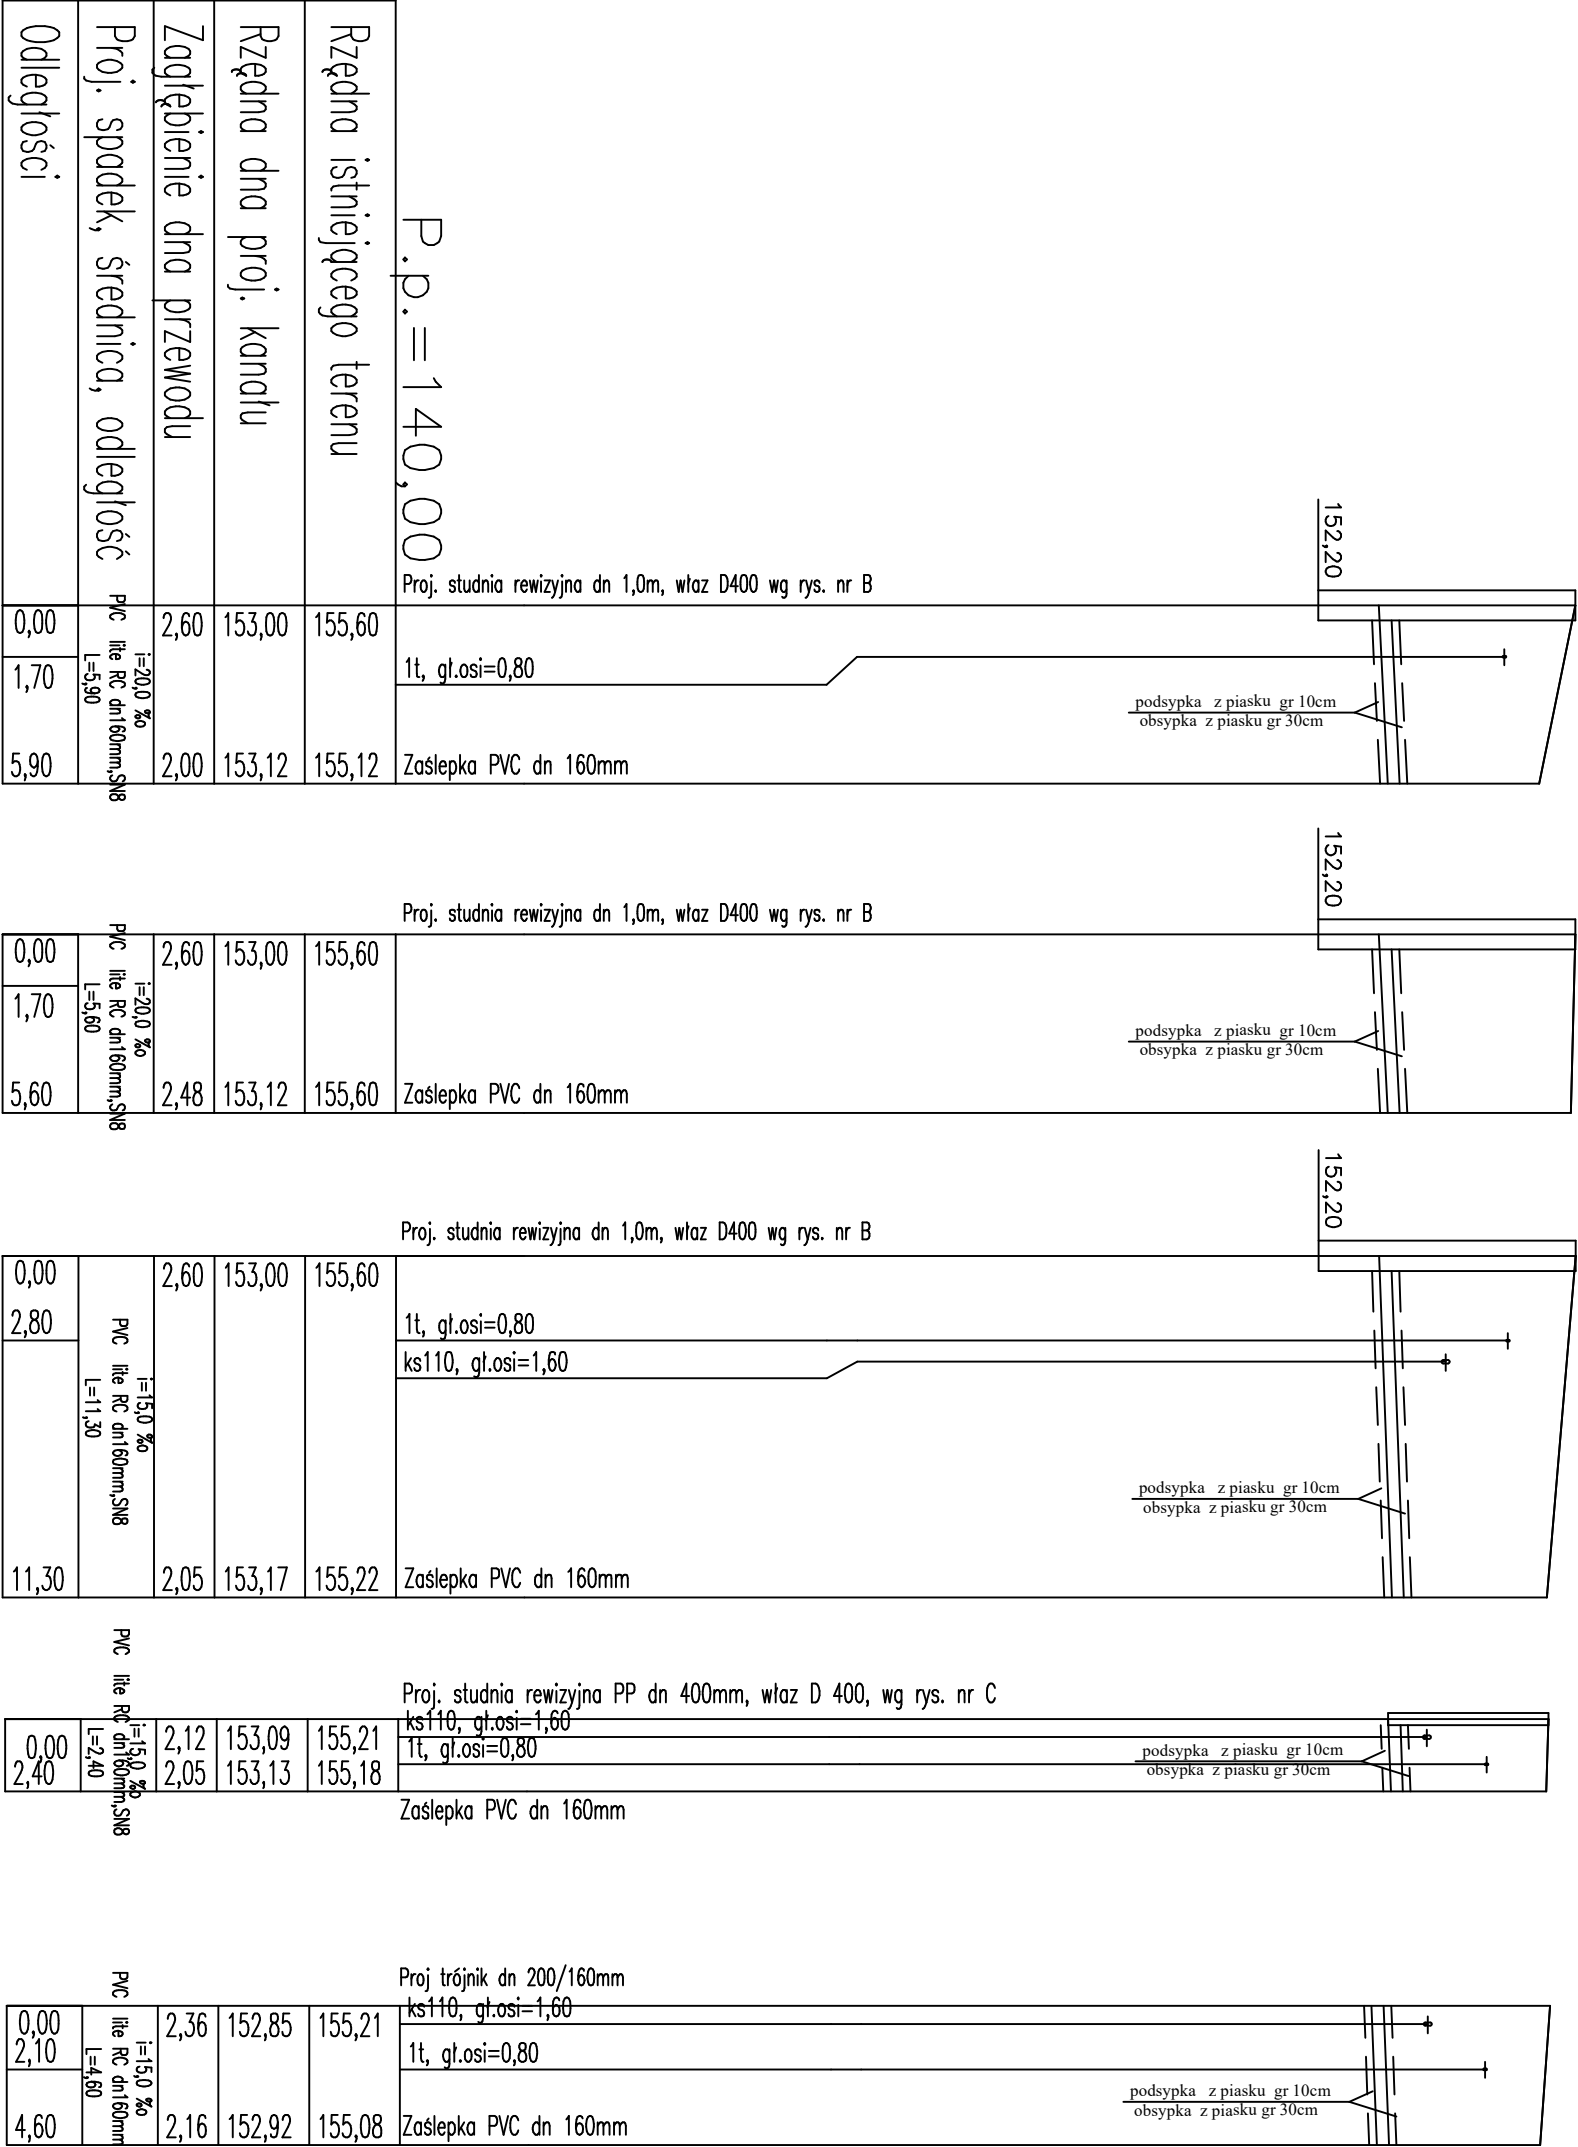

JEDNOSTKA PROJEKTOWA	AGMAR	Grabówka ul. Magolowa 4
OBIEKT	Mariusz Walcko	tel. 501 379 809
TYTUŁ RYSUNKU	Profil podłużny kanalizacji sanitarnej z przepompownią	Skala 1 :100/250
STADIUM	Projekt zagospodarowania terenu	Rys. nr 4/7
ADRES	Tołkowiec dz. nr 104/2, 185	
TEMAT	Budowa sieci kanalizacji sanitarnej z przepompownią	
PROJEKTANT	Imię Nazwisko	DATA
	inż. Mariusz Walcko	29. 09. 25
SPRAWDZAJĄCY	Imię Nazwisko	PODPIS
	mgr inż. Agata Fiedoruk-Walcko	DATA
		29. 09. 25