


Profil podłużny przyłaczy
kanalizacji sanitarnej
ciśnieniowej

Skala 1:100/100

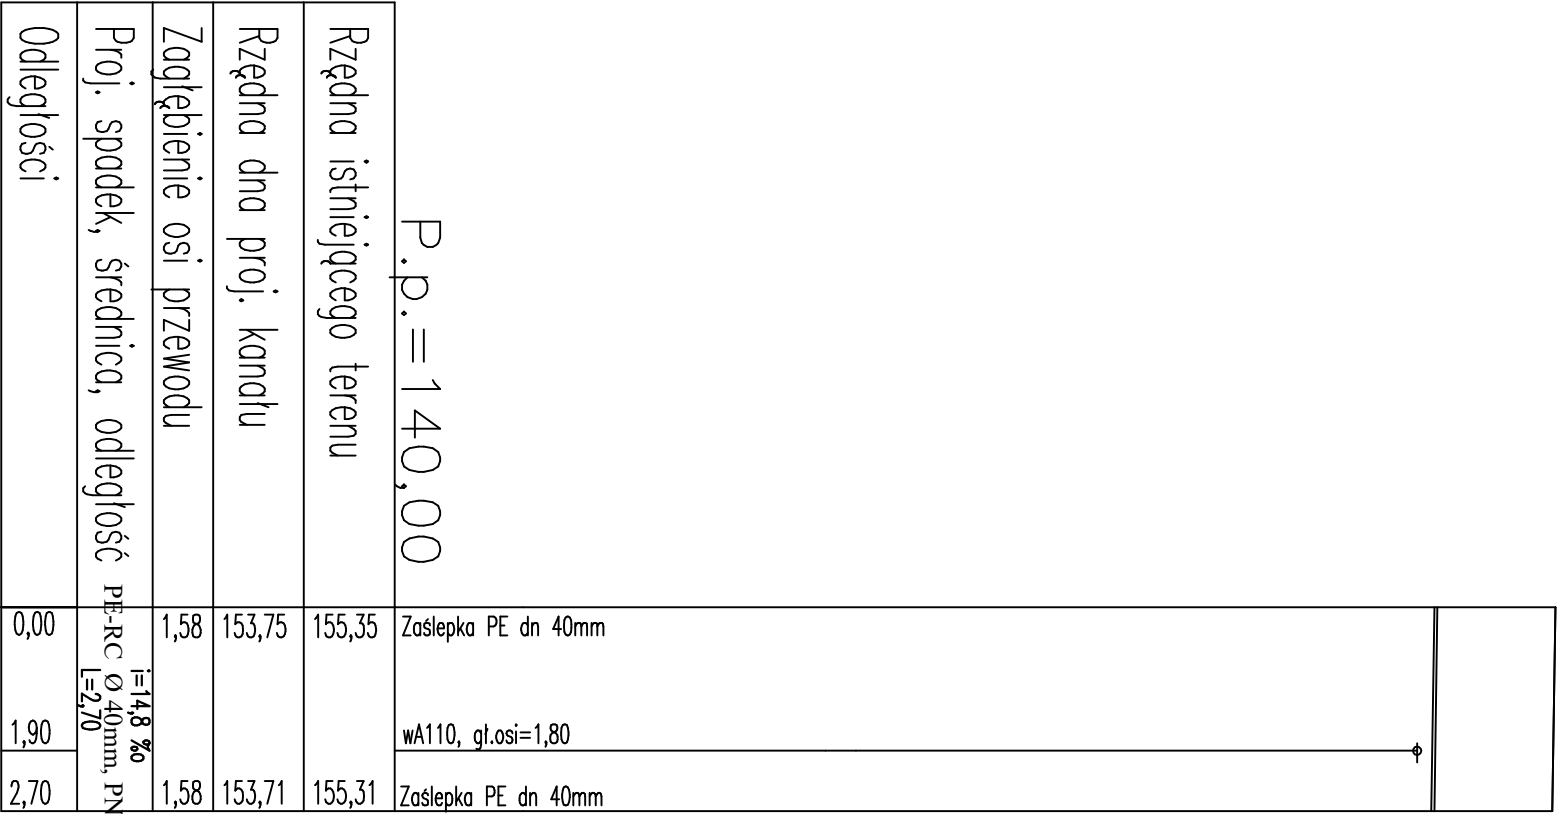


P3

P3a




P5

P5a

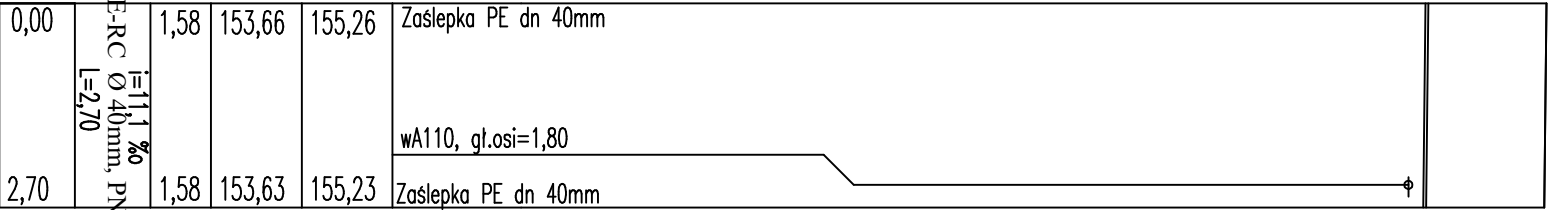

P6

P6a

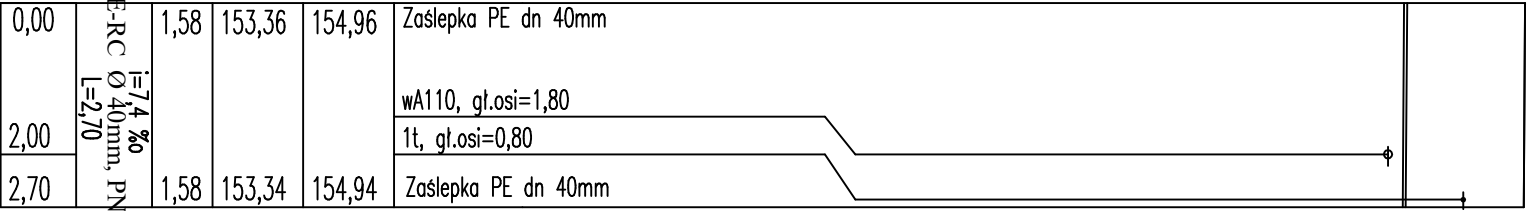

P8

P8a

JEDNOSTKA PROJEKTOWA	ACGMAR	Grabówka ul. Magnoliowa 4	
OBIEKT	Martusz Waliko	tel. 501 379 809	
TYTUŁ RYSUNKU	Sieć kanalizacji sanitarnej z przepompownią		
	Profil podłużny kanalizacji sanitarnej		
STADIUM	Projekt zagospodarowania terenu		
ADRES	Tołkowiec dz. nr 104/2, 185		
TEMAT	Budowa sieci kanalizacji sanitarnej z przepompownią		
PROJEKTANT	Imię i Nazwisko	Upr. Projekt. Inst. i sieci sanitarne Nr uprawn.	DATA
	inż. Martusz Waliko	PDL/0057/PBS/23	29. 09. 25
SPRAWDZAJĄCY	Imię i Nazwisko	DATA	PODPIS
	mgr inż. Agata Fiedoruk-Waliko	29. 09. 25	