
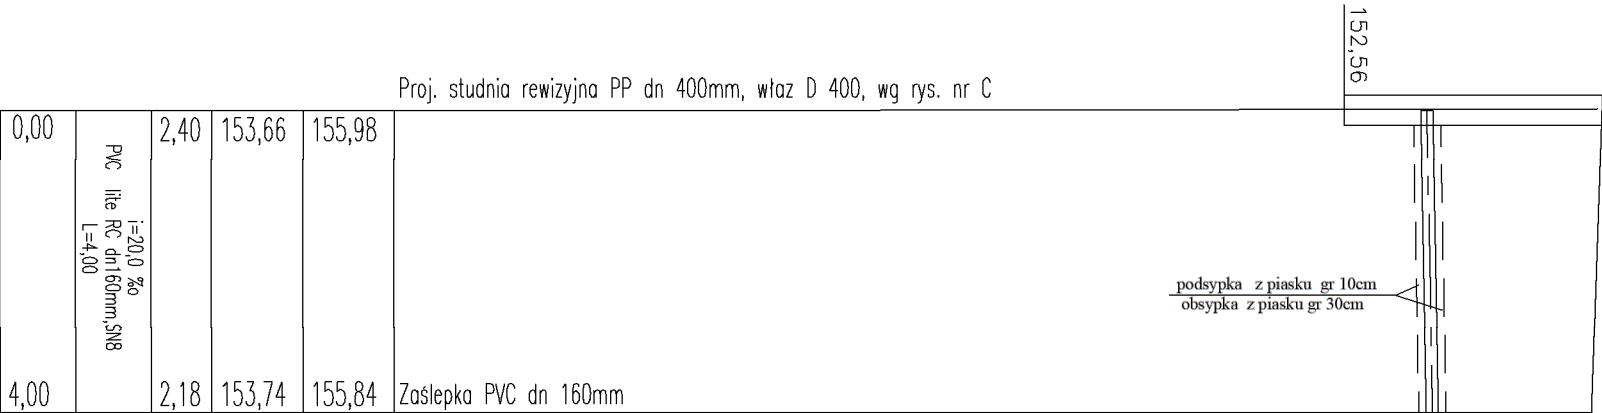
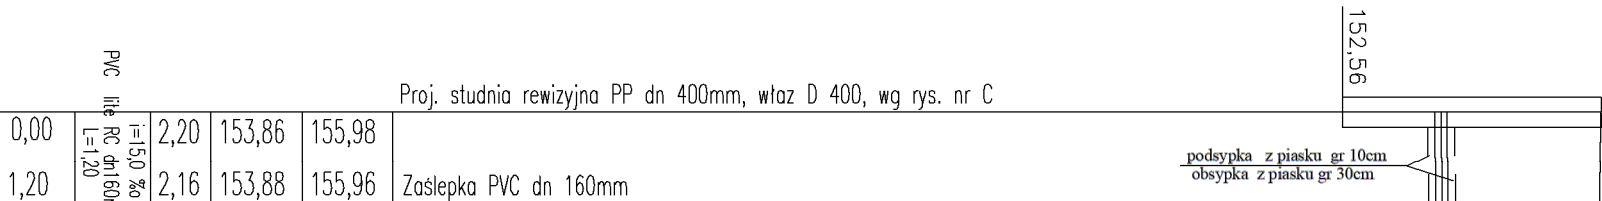
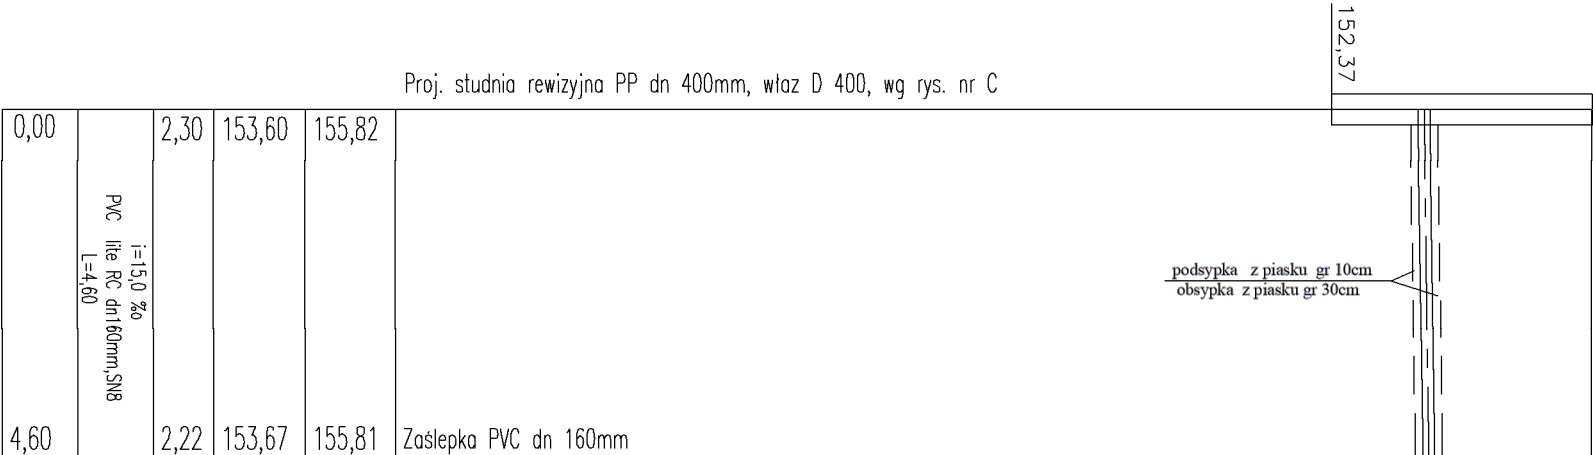


Profil podłużny przyłączy
kandlizacji sanitarnej
grawitacyjnej

Skala 1:100/100

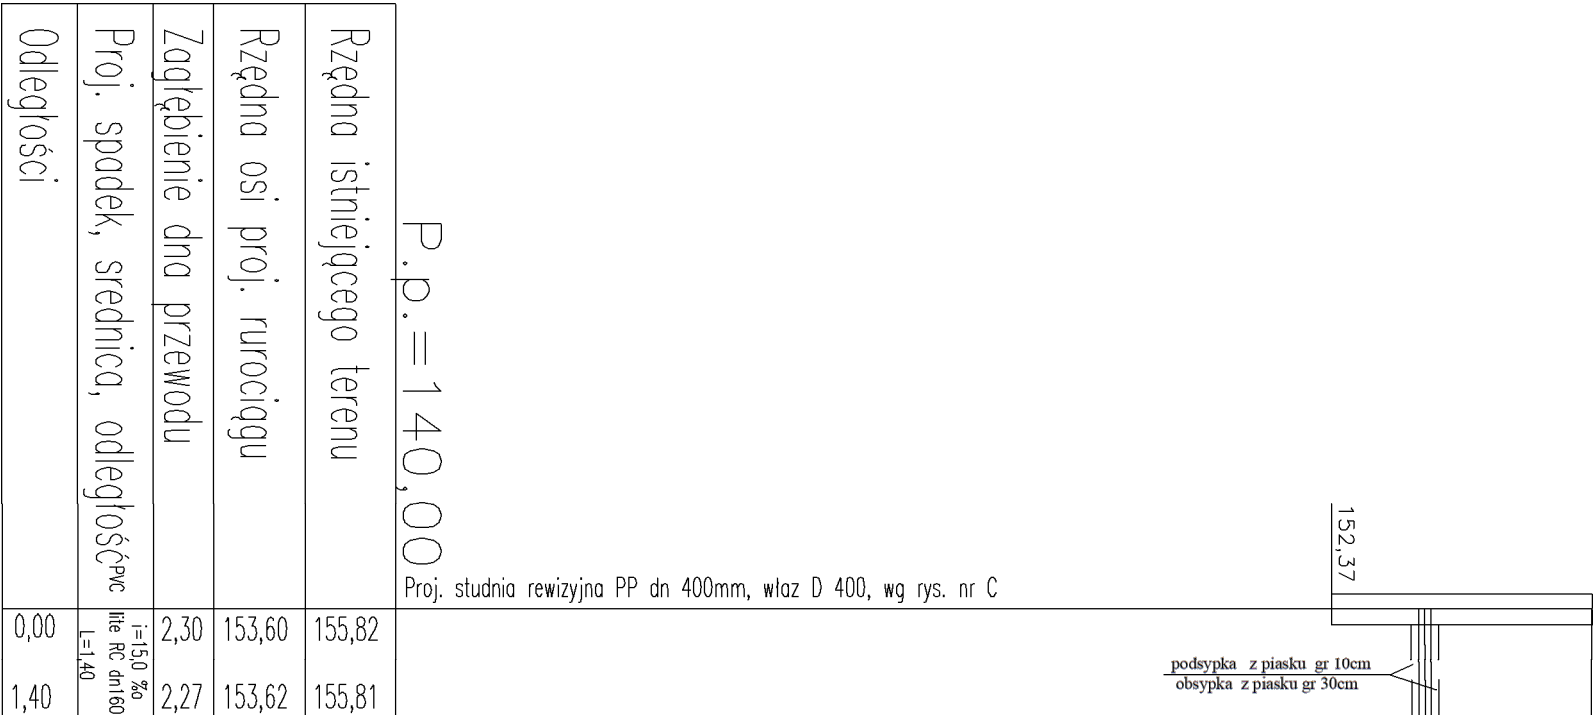

JEDNOSTKA PROJEKTOWA	AGMAR	Grabówka ul. Magnoliowa 4
OBIEKT	Mariusz Waliko	tel. 501 379 809
TYTUŁ RYSUNKU	Profil podłużny kanalizacji sanitarnej z przepompownią	Skala 1 :100/100
STADIUM	Projekt zagospodarowania terenu	Rys. nr 4
ADRES	Tołkowiec dz. nr 104/2, 185	
TEMAT	Budowa sieci kanalizacji sanitarnej z przepompownią	
PROJEKTANT	Imię Nazwisko	Imię Nazwisko
	Upr. Projekt. Inst. i sieci sanitarne Nr uprawn.	DATA
SPRAWDZAJĄCY	inż. Mariusz Waliko	29.09.25
	Imię Nazwisko	DATA
mgr inż. Agata Fiedoruk-Waliko PDL/0049/PWOS/12		PODPIS
29.09.25		

S7
S7a

S7
S7b

S8
S8a

S8
S8b